


| Tabulka místností 4.NP | | | | |
|------------------------|------------------|----------|--------------------------|-------------------------|
| Číslo | Název | s.v. (m) | plocha (m ²) | objem (m ³) |
| 01.01 | pasáž | 3.0 | 796.0 | 2379.0 |
| 01.02 | Tech. místnost 1 | 3.0 | 24.6 | 73.8 |
| 01.03 | Tech. místnost 2 | 3.0 | 32.5 | 97.5 |
| 01.04 | Tech. místnost 3 | 3.0 | 27.4 | 82.2 |
| 01.05 | Tech. místnost 4 | 3.0 | 9.2 | 27.6 |
| 01.06 | Schodiště | 3.2 | 15.3 | 49.0 |

LEGENDA KOMPONENT

- 1.1 ANEMOSTAT 500x500
- 1.2 ANEMOSTAT 400x400
- 2.1 DIFUZOR 500x500mm
- 2.2 DIFUZOR 400x400mm
- 3.1 Tálif přívodní 160mm
- 3.2 Tálif odvodní 100mm
- 3.3 Tálif odvodní 125mm
- 3.4 Tálif odvodní 160mm
- 4.1 Zpětná klapka RSK 200
- 4.2 Zpětná klapka RSK 250
- 4.3 Zpětná klapka RSK 280
- 4.4 Zpětná klapka
- 4.5 Zpětná klapka
- 5.1 Požární klapka 400x280mm
- 5.2 Požární klapka 500x280mm
- 5.3 Požární klapka 600x500mm
- 5.4 Požární klapka 600x280mm
- 5.5 Požární klapka 500x280mm
- 5.6 Požární klapka 550x315mm
- 6.1 Regulator průtoku 230mm
- 6.2 Regulator průtoku 250mm
- 6.3 Regulator průtoku 600x500mm
- 6.4 Regulator průtoku 600x500mm
- 6.5 Regulator průtoku 600x500mm
- 6.6 Regulator průtoku 600x500mm
- 7.1 PVC Dveřní nř120x 460x125mm
- 8.1 Tlumič hluku 600x500x1000mm
- 8.2 Tlumič hluku 600x280x1000mm
- 8.1 Tlumič hluku 550x280x1000mm
- 8.1 Tlumič hluku 900x500x1000mm

LEGENDA ČAR A PRVKŮ

- PŘÍVODNÍ POTRUBÍ
- ODVODNÍ POTRUBÍ - KNIHOVNA
- ODVODNÍ POTRUBÍ - HYGIENA
- ODVODNÍ POTRUBÍ - GAŘEŽE
- XX MINIMÁLNÍ PŘÍVODNĚHO VZDUCHU = XX m³/h
- YY MINIMÁLNÍ ODVODNĚHO VZDUCHU = YY m³/h
- ANEMOSTAT
- TAJROVÝ VENTIL ODVODNÍ
- TAJROVÝ VENTIL PŘÍVODNÍ
- TLUMIČ HLUKU
- REGULATOR PRŮTOKU VZDUCHU
- ZPĚTNÁ KLAPKA
- POŽÁRNÍ KLAPKA
- VENTILÁTOR DO KRUHOVÉHO POTRUBÍ

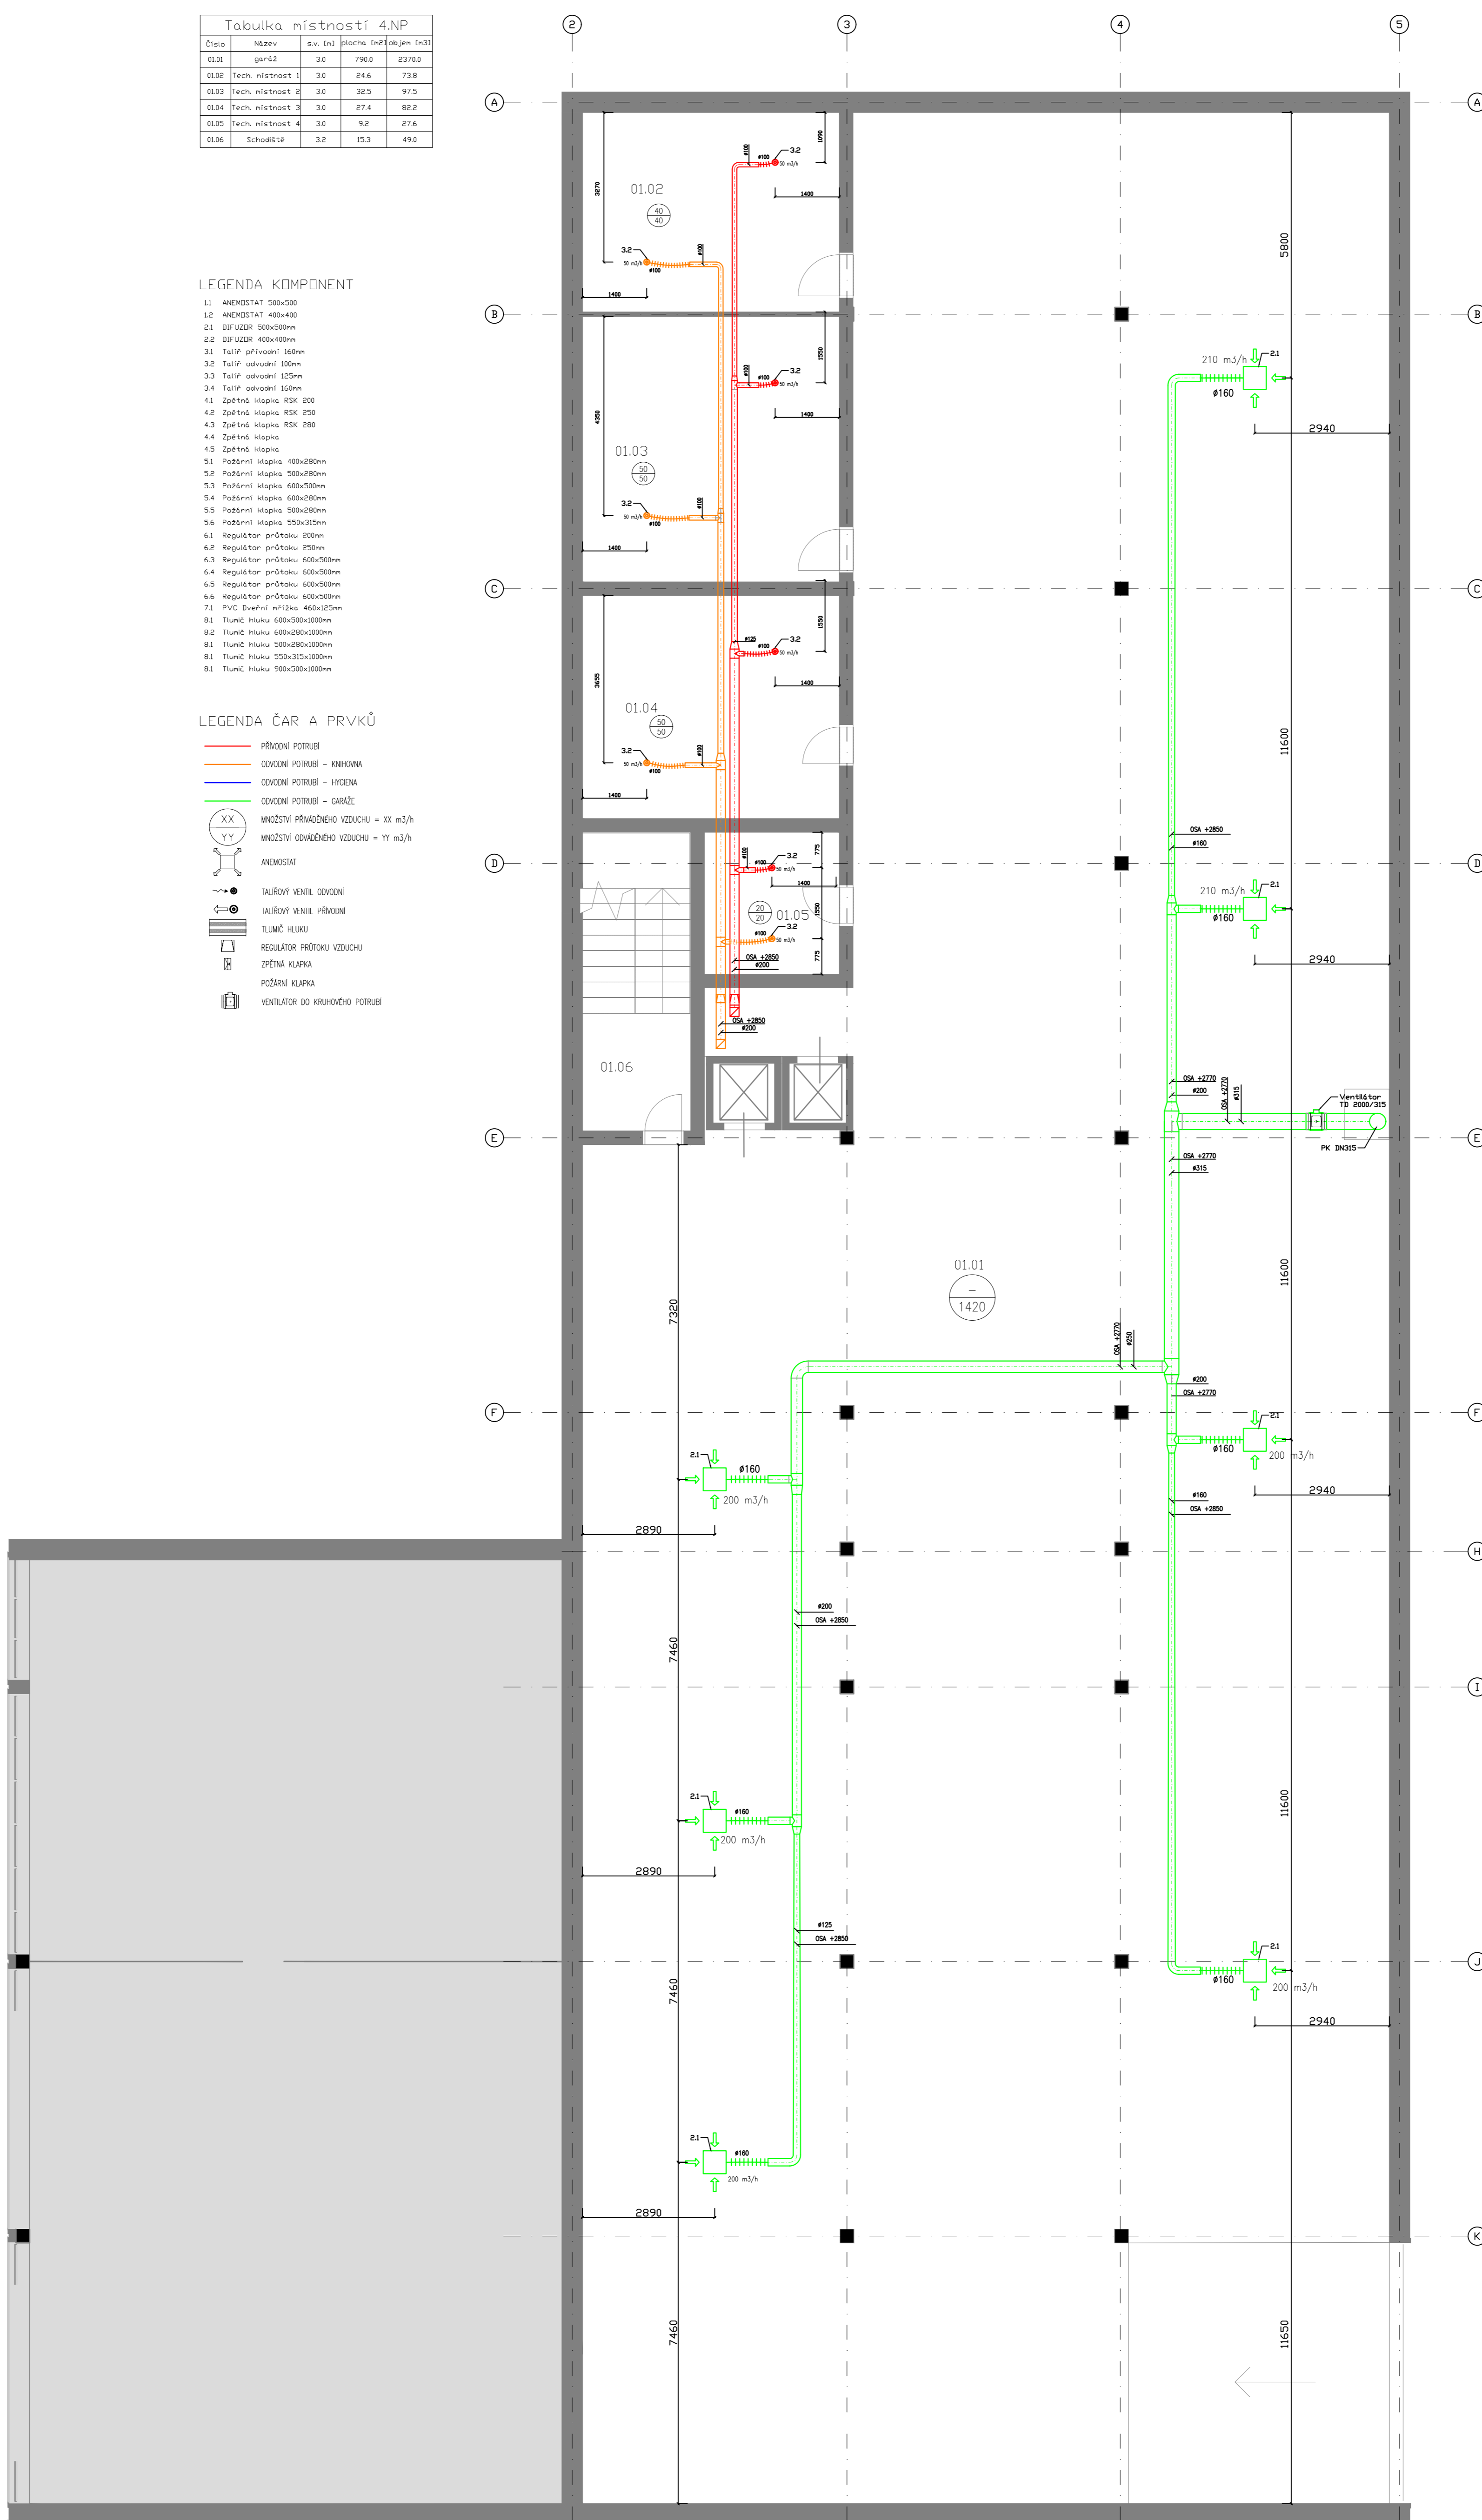

| | | | | |
|----------------------------|-----------------------|------|---------|--------------------------------------|
| STUDENT | VYUČUJÍCÍ | KRUH | ŠK. ROK | ČESKÉ VYSOKÉ UČENÍ TECHNICKÉ V PRAZE |
| Bc. Jakub Vrzáň | Ing. Dvořáková, Ph.D. | | 2021/22 | |
| DIPLOMOVÁ PRÁCE - KNIHOVNA | | | | KATEDRA K125 |
| PŮDORYS- 1.NP | | | | MĚŘÍTKO 1:75 |
| | | | | ČÍSLO V KRESU I |