


Číslo	Název	s.v. [m]	plocha [m ²]	objem [m ³]
1.1	lobby východ	3.7	25.0	92.5
1.2	hala+chodba	3.7	188.0	695.6
1.3	lobby západ	3.7	26.5	98.1
1.4	archiv 1	3.7	99.6	368.5
1.5	archiv 2	3.7	63.5	235.0
1.6	archiv 3	3.7	37.7	139.5
1.7	šatna	3.7	67.5	249.8
1.8	umývárna muži	3.7	3.8	14.1
1.81	WC muži	3.7	6.5	24.1
1.82	Toaleta 1	3.7	1.2	4.4
1.83	Toaleta 2	3.7	1.3	4.8
1.84	WC handicap	3.7	5.1	18.9
1.85	umývárna ženy	3.7	3.8	14.1
1.86	toaleta 3	3.7	1.3	4.8
1.87	toaleta 4	3.7	2.0	7.4
1.9	schodiště	4.0	15.3	61.2

LEGENDA KOMPONENT

- 1.1 ANEMOSTAT 500x500
- 1.2 ANEMOSTAT 400x400
- 2.1 DIFUZOR 500x500mm
- 2.2 DIFUZOR 400x400mm
- 3.1 Talíř přívodní 160mm
- 3.2 Talíř odvodní 100mm
- 3.3 Talíř odvodní 125mm
- 3.4 Talíř odvodní 160mm
- 4.1 Zpětná klapka RSK 200
- 4.2 Zpětná klapka RSK 250
- 4.3 Zpětná klapka RSK 280
- 4.4 Zpětná klapka
- 4.5 Zpětná klapka
- 5.1 Požární klapka 400x280mm
- 5.2 Požární klapka 500x280mm
- 5.3 Požární klapka 600x500mm
- 5.4 Požární klapka 600x280mm
- 5.5 Požární klapka 500x280mm
- 5.6 Požární klapka 550x315mm
- 6.1 Regulator průtoku 200mm
- 6.2 Regulator průtoku 250mm
- 6.3 Regulator průtoku 600x500mm
- 6.4 Regulator průtoku 600x500mm
- 6.5 Regulator průtoku 600x500mm
- 6.6 Regulator průtoku 600x500mm
- 7.1 PVC Dveřní mřížka 460x125mm
- 8.1 Tlumič hluku 600x500x1000mm
- 8.2 Tlumič hluku 600x280x1000mm
- 8.1 Tlumič hluku 500x280x1000mm
- 8.1 Tlumič hluku 550x315x1000mm
- 8.1 Tlumič hluku 900x500x1000mm

LEGENDA ČAR A PRVKŮ

- PŘÍVODNÍ POTRUBÍ
- ODVODNÍ POTRUBÍ - KNIHOVNA
- ODVODNÍ POTRUBÍ - HYGIENA
- ODVODNÍ POTRUBÍ - GARÁŽE
- XX MNOŽSTVÍ PŘÍVÁDĚNEHO VZDUCHU = XX m³/h
- YY MNOŽSTVÍ ODVÁDĚNEHO VZDUCHU = YY m³/h
- ANEMOSTAT
- TALÍŘOVÝ VENTIL ODVODNÍ
- TALÍŘOVÝ VENTIL PŘÍVODNÍ
- TLUMIČ HLUKU
- REGULÁTOR PRŮTOKU VZDUCHU
- ZPĚTNÁ KLAHPKA
- POŽÁRNÍ KLAHPKA

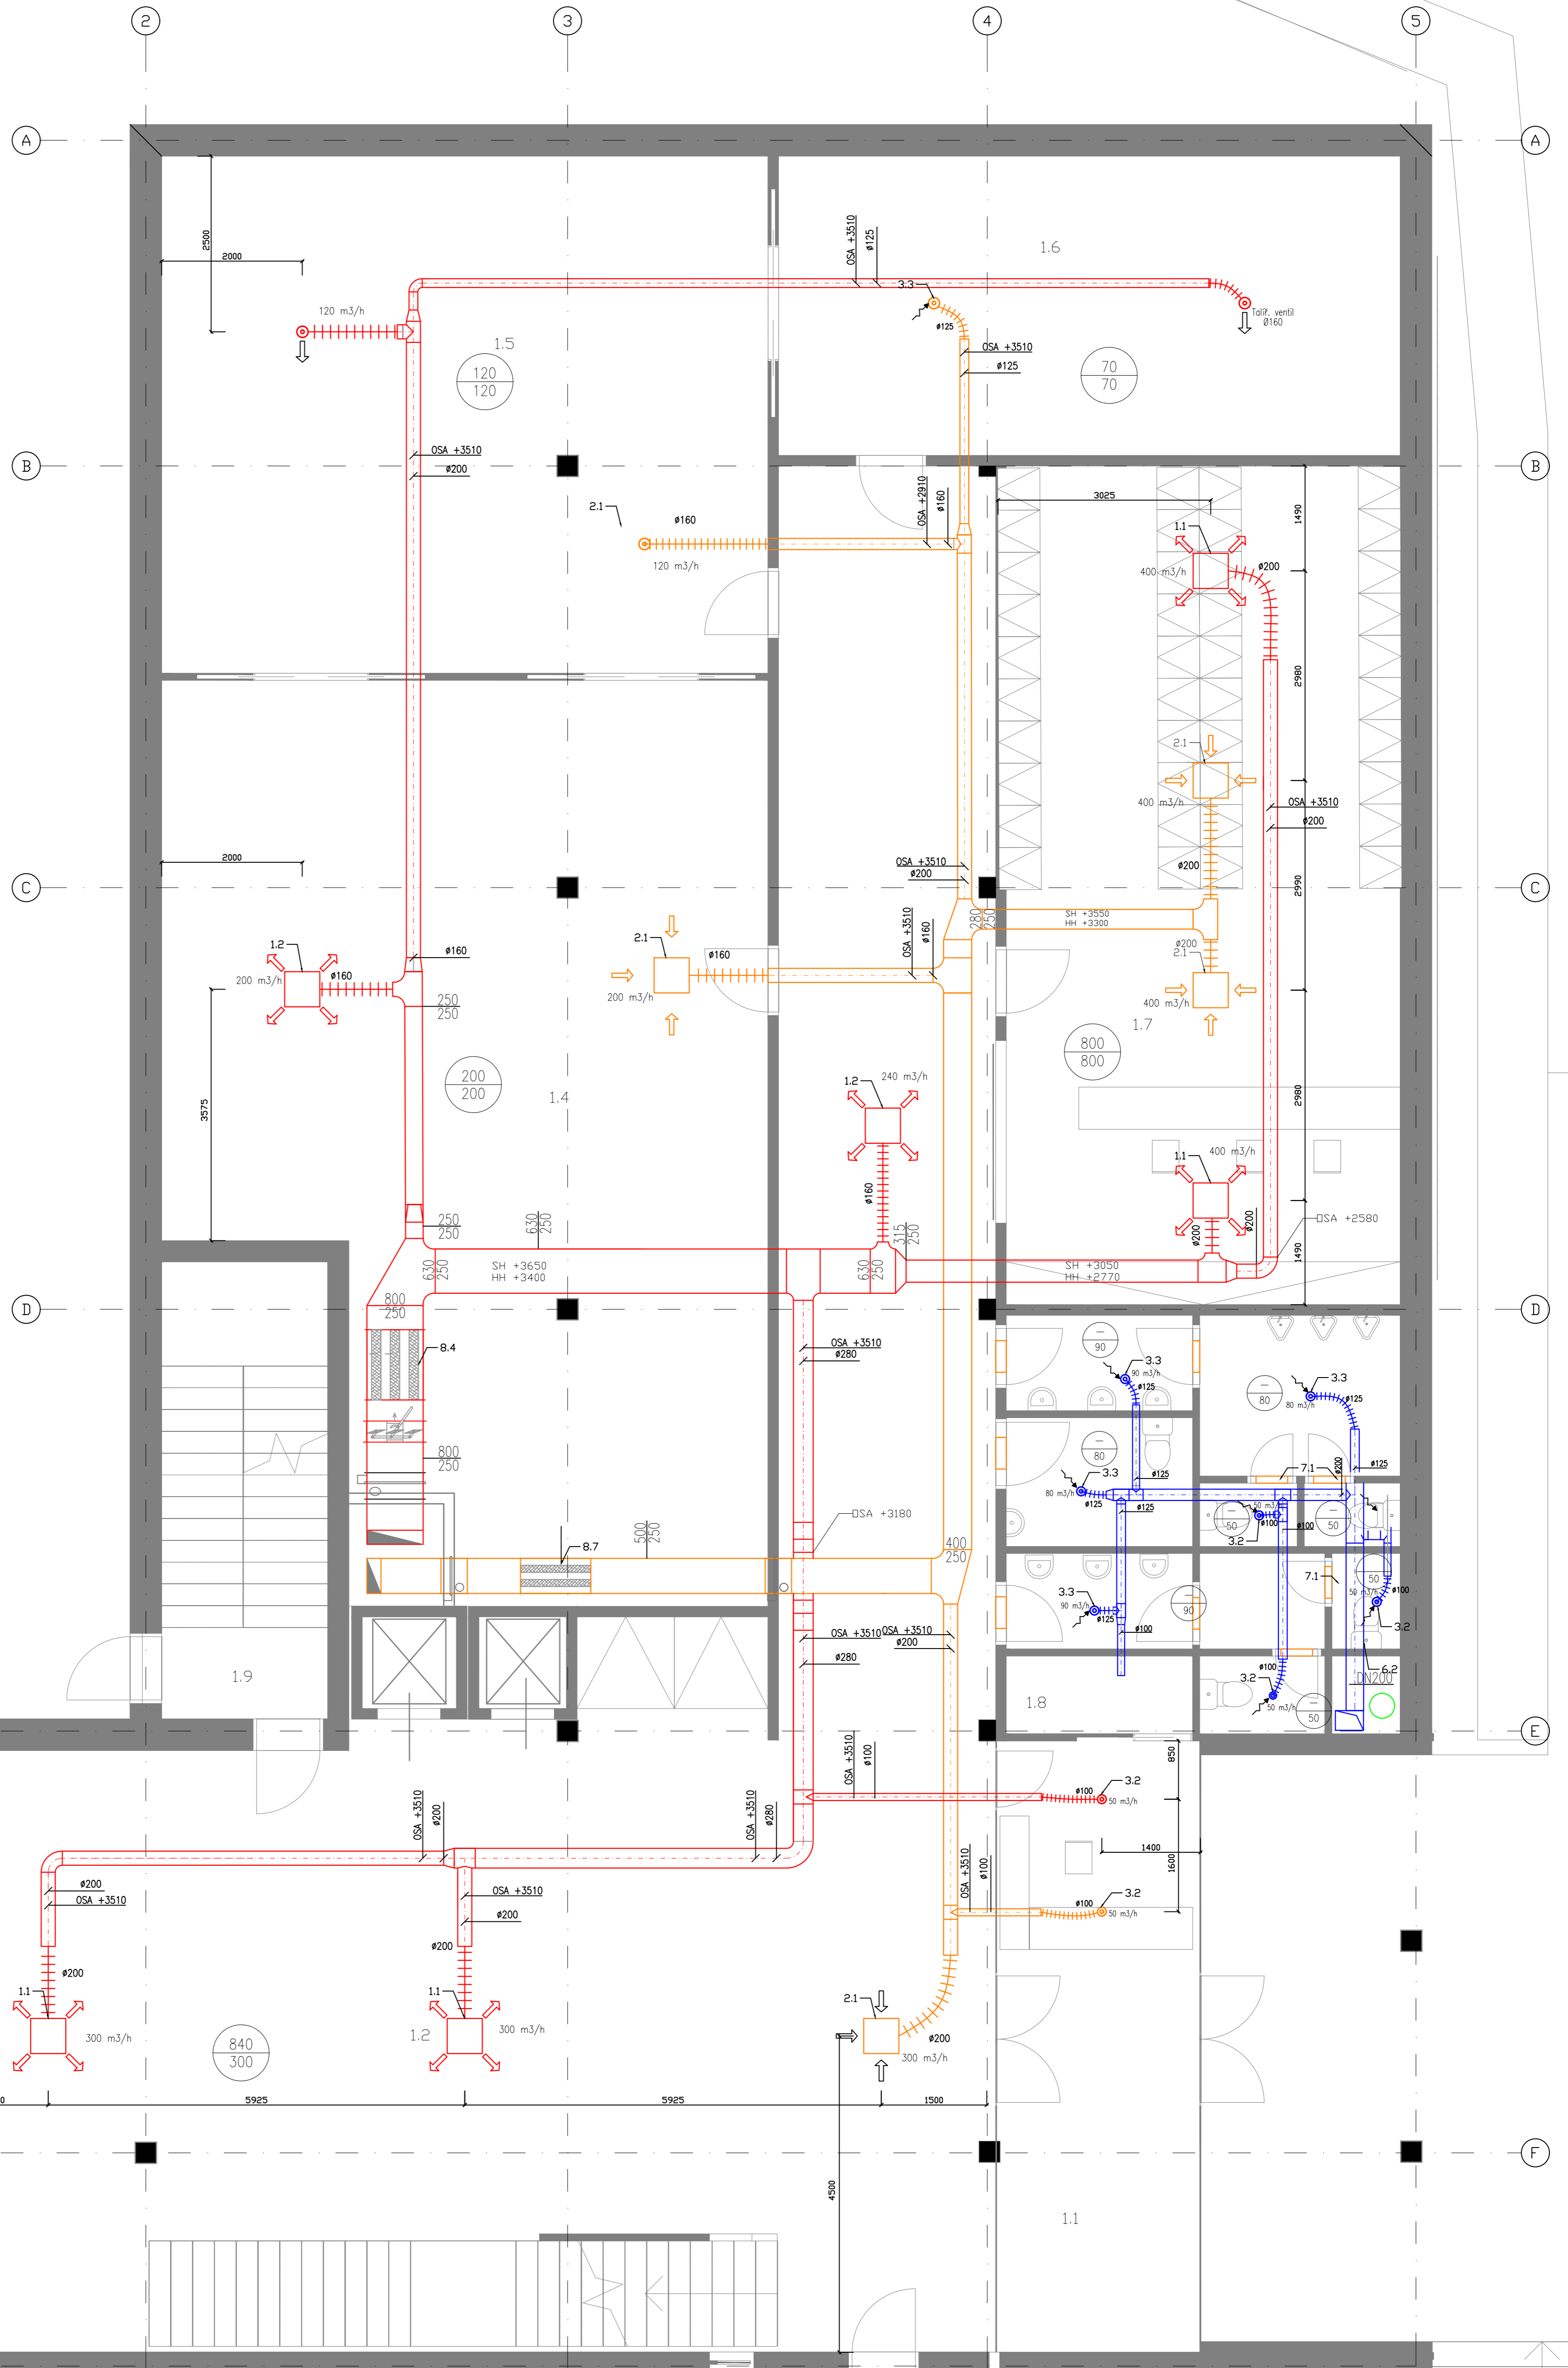

STUDENT Bc. Jakub Vrzáň	VYUČUJÍCÍ Ing. Dvořáková, Ph.D.	KRUH	ŠK. ROK 2021/22	ČESKÉ VYSOKÉ UČENÍ TECHNICKÉ V PRAZE
DIPLOMOVÁ PRÁCE - KNIHOVNA PŮDORYS- 1.NP				KATEŘINA MĚŘÍTKO 1:50 ČÍSLO VÝKRESU 2