


Tabulka místností 3.NP				
Číslo	Název	s.v. [m]	plocha [m ²]	objem [m ³]
3.1	hala	3.0	210.0	630.0
3.2	knihovna	3.0	328.0	984.0
3.31	umývárna muži	3.0	3.8	11.4
3.32	WC muži	3.0	6.5	19.5
3.33	Toaleta 1	3.0	1.2	3.6
3.34	Toaleta 2	3.0	1.3	3.9
3.35	WC handicap	3.0	5.1	15.3
3.36	umývárna ženy	3.0	3.8	11.4
3.37	toaleta 3	3.0	1.3	3.9
3.38	toaleta 4	3.0	2.0	6.0
3.39	místnost úklidu	3.0	3.1	9.3
3.4	schodiště	3.6	15.3	55.1

LEGENDA KOMPONENT

- 1.1 ANEMOSTAT 500x500
- 1.2 ANEMOSTAT 400x400
- 2.1 DIFUZOR 500x500mm
- 2.2 DIFUZOR 400x400mm
- 3.1 Taliř přívodní 160mm
- 3.2 Taliř odvodní 100mm
- 3.3 Taliř odvodní 125mm
- 3.4 Taliř odvodní 160mm
- 4.1 Zpětná klapka RSK 200
- 4.2 Zpětná klapka RSK 250
- 4.3 Zpětná klapka RSK 280
- 4.4 Zpětná klapka
- 4.5 Zpětná klapka
- 5.1 Požární klapka 400x280mm
- 5.2 Požární klapka 500x280mm
- 5.3 Požární klapka 600x500mm
- 5.4 Požární klapka 600x280mm
- 5.5 Požární klapka 500x280mm
- 5.6 Požární klapka 550x315mm
- 6.1 Regulátor průtoku 200mm
- 6.2 Regulátor průtoku 250mm
- 6.3 Regulátor průtoku 600x500mm
- 6.4 Regulátor průtoku 600x500mm
- 6.5 Regulátor průtoku 600x500mm
- 6.6 Regulátor průtoku 600x500mm
- 7.1 PVC Dveřní mřížka 460x125mm
- 8.1 Tlumič hluku 600x500x1000mm
- 8.2 Tlumič hluku 600x280x1000mm
- 8.1 Tlumič hluku 500x280x1000mm
- 8.1 Tlumič hluku 550x315x1000mm
- 8.1 Tlumič hluku 900x500x1000mm

LEGENDA ČAR A PRVKŮ

- PŘÍVODNÍ POTRUBÍ
- ODVODNÍ POTRUBÍ - KNIHOVNA
- ODVODNÍ POTRUBÍ - HYGIENA
- ODVODNÍ POTRUBÍ - GARÁŽE
- XX MNOŽSTVÍ PŘÍVADĚNÉHO VZDUCHU = XX m³/h
- YY MNOŽSTVÍ ODVADĚNÉHO VZDUCHU = YY m³/h
- ANEMOSTAT
- TALÍŘOVÝ VENTIL ODVODNÍ
- TALÍŘOVÝ VENTIL PŘÍVODNÍ
- TLUMIČ HLUKU
- REGULÁTOR PRŮTOKU VZDUCHU
- ZPĚTNÁ KLAPKA

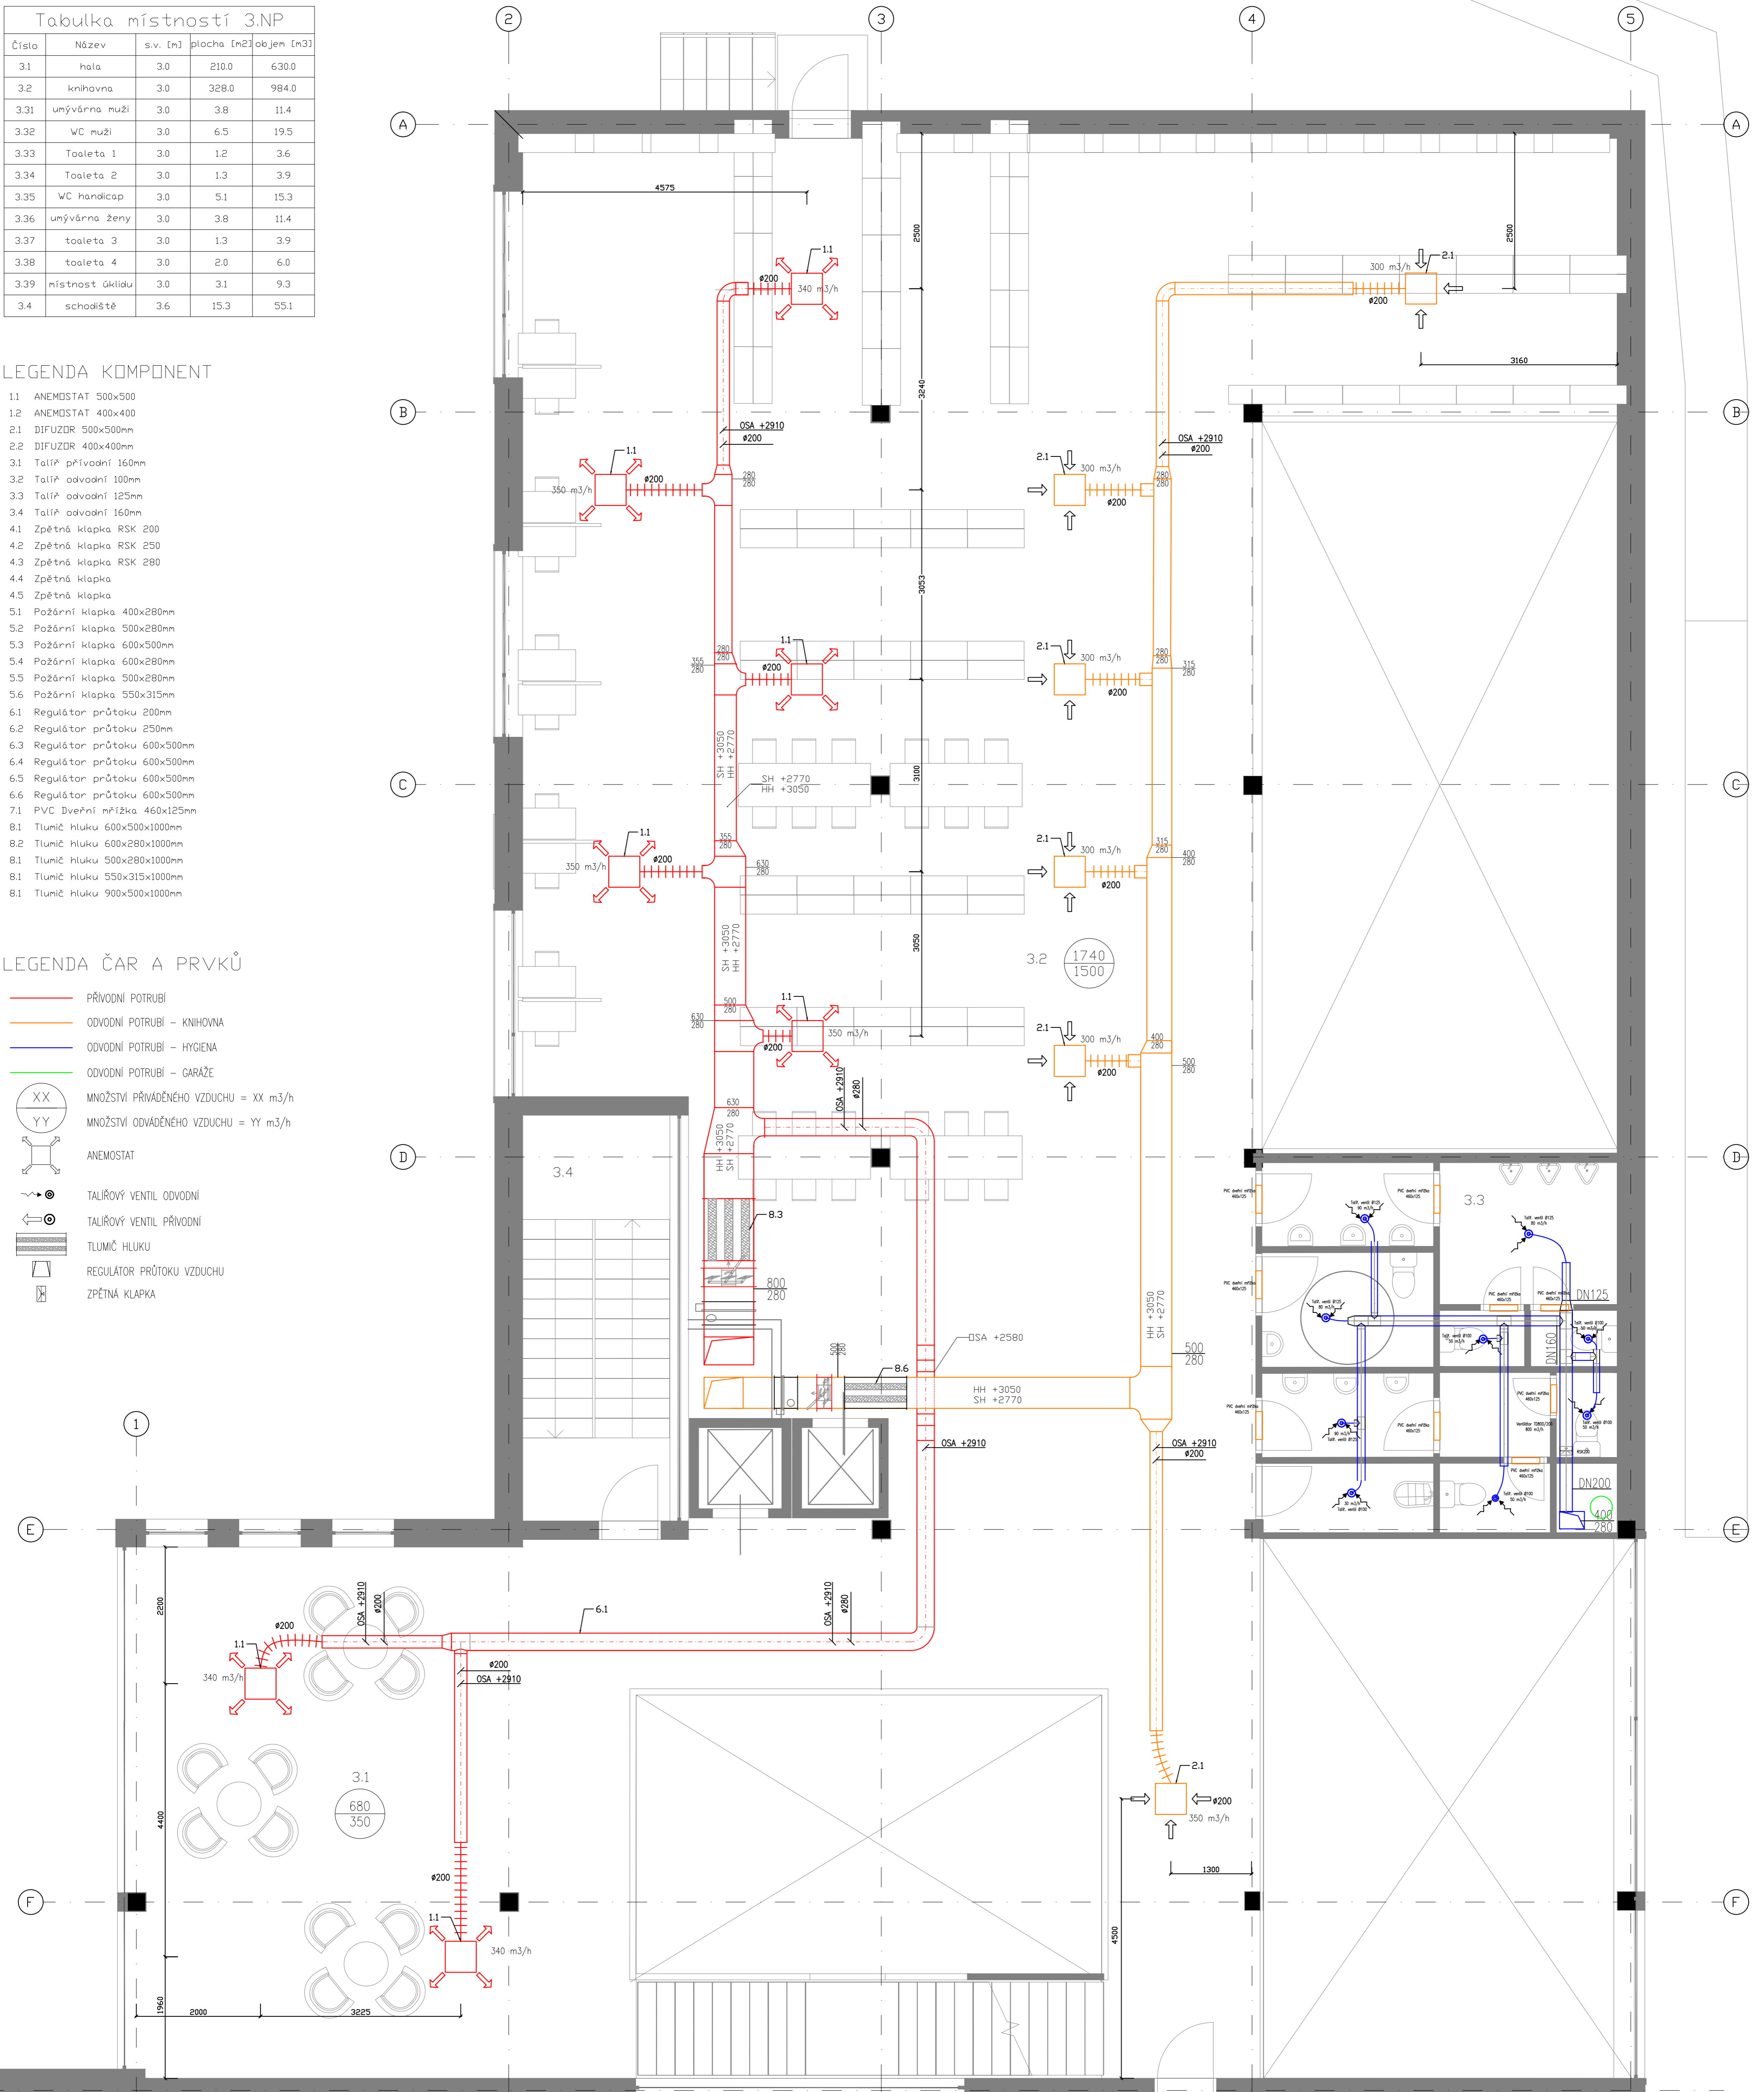

STUDENT	VYUČJÍCÍ	KRUH	ŠK. ROK	ČESKÉ VYSOKÉ UČENÍ TECHNICKÉ V PRAZE
Bc. Jakub Vrzbař	Ing. Dvořáková, Ph.D.		2021/22	
DIPLOMOVÁ PRÁCE - KNIHOVNA				KATEBRA K125
PŮDORYS- 3.NP				MĚŘÍTKO 1:50
				ČÍSLO V KRESLU 4