



Pohled 1

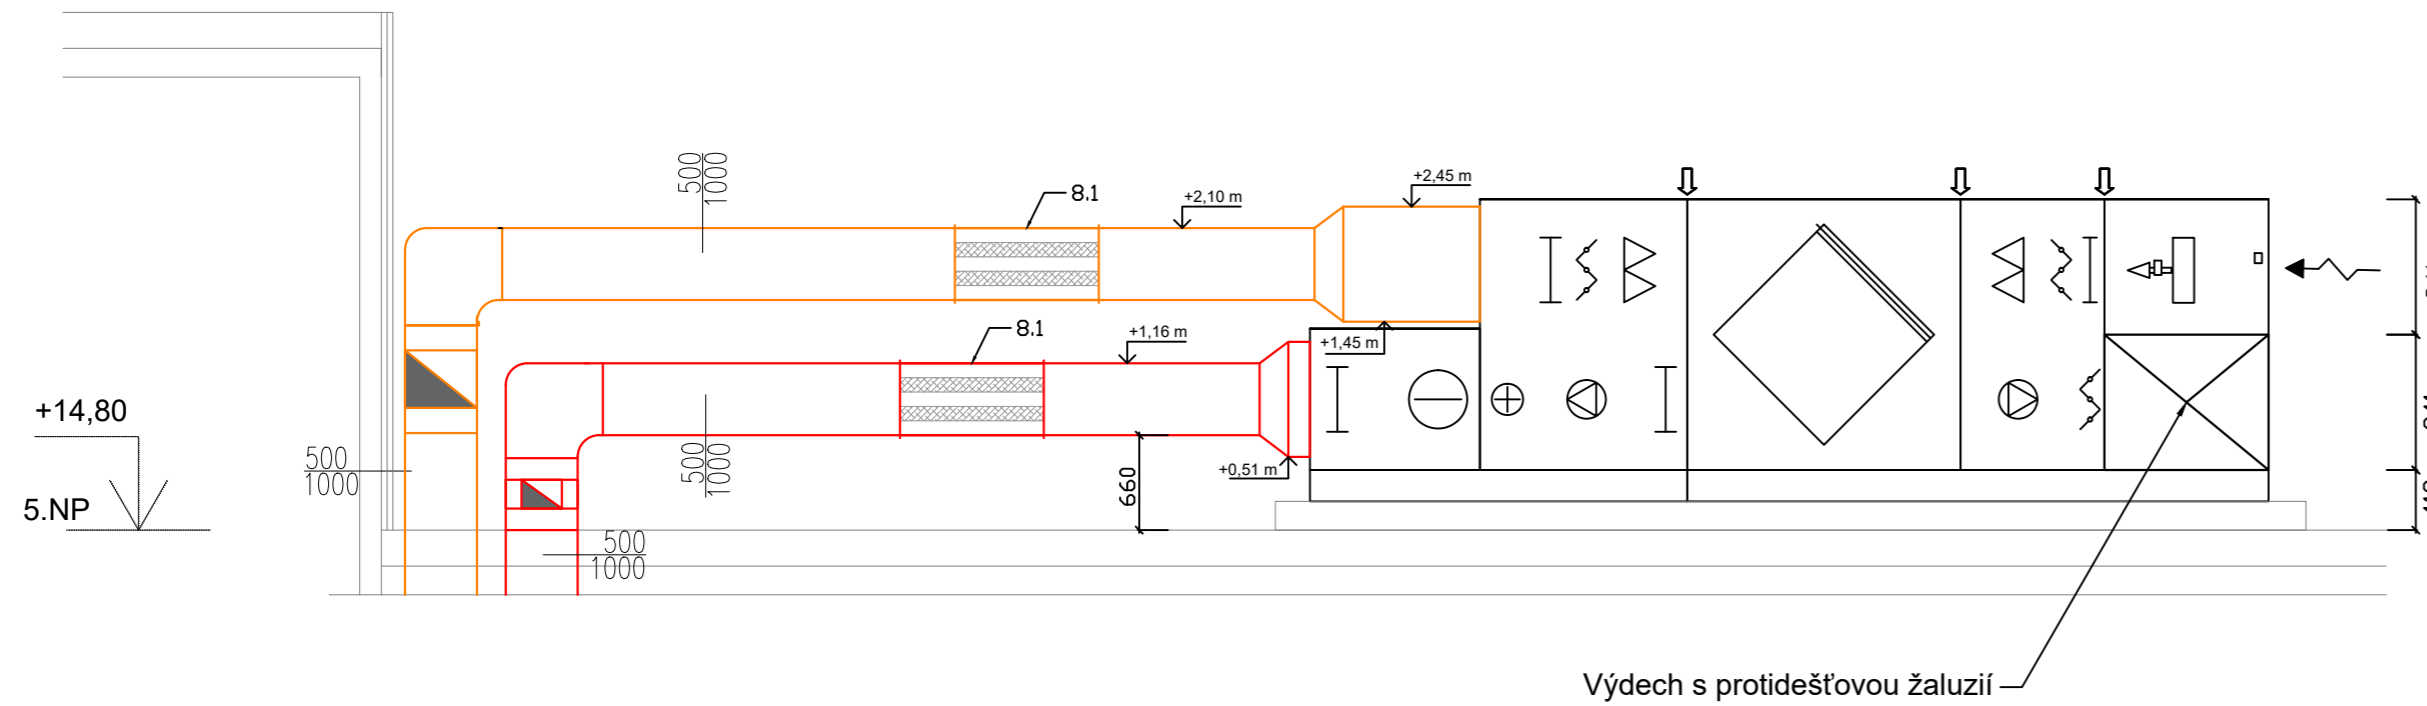

LEGENDA ČAR A PRVKŮ

- PŘÍVODNÍ POTRUBÍ
- ODVODNÍ POTRUBÍ - KNIHOVNA
- ODVODNÍ POTRUBÍ - HYGIENA
- SMĚR PROUDĚNÍ VZDUCHU

Pohled 1

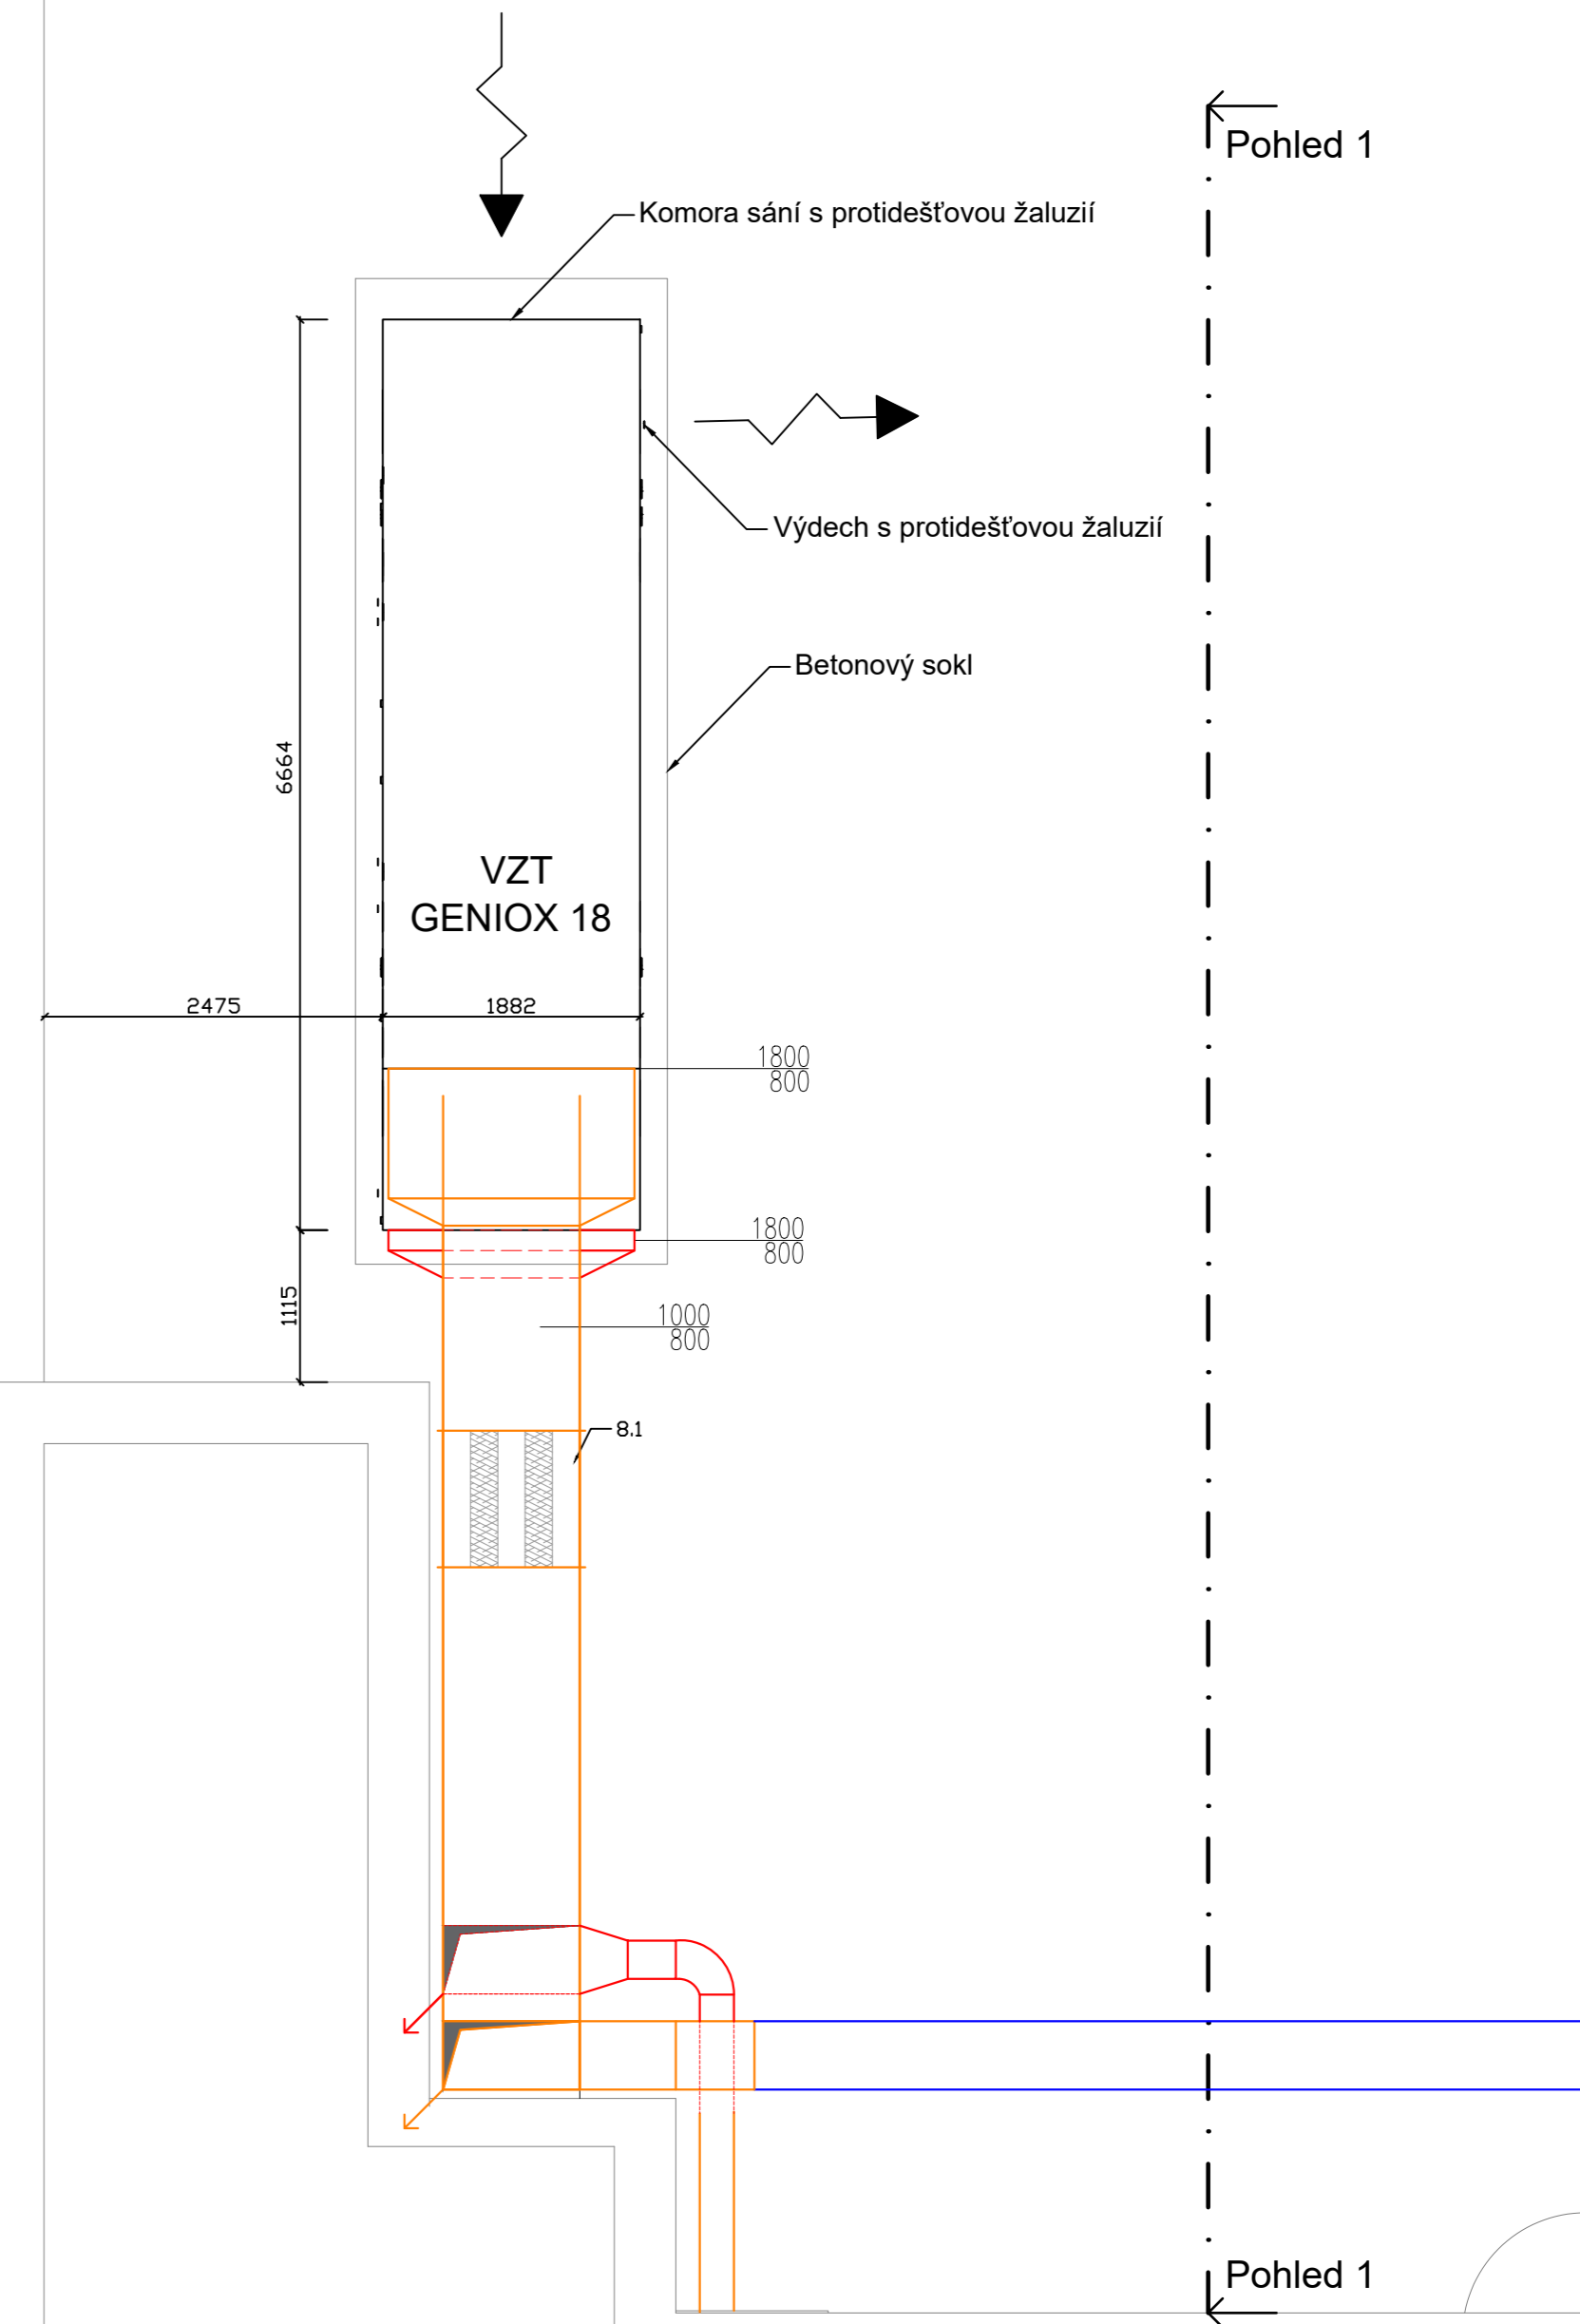

STUDENT	VYUČUJÍCÍ	KRUH	ŠK. ROK	ČESKÉ VYSOKÉ UČENÍ TECHNICKÉ V PRAZE
Bc. Jakub Vrzáň	Ing. Dvořáková, Ph.D.		2021/22	
DIPLOMOVÁ PRÁCE - KNIHOVNA				KATEDRA K125 MĚŘÍTKO 1:50 ČÍSLO VÝKRESU 7
VZT JEDNOTKA PŮDORYS + POHLED				