


Legenda:

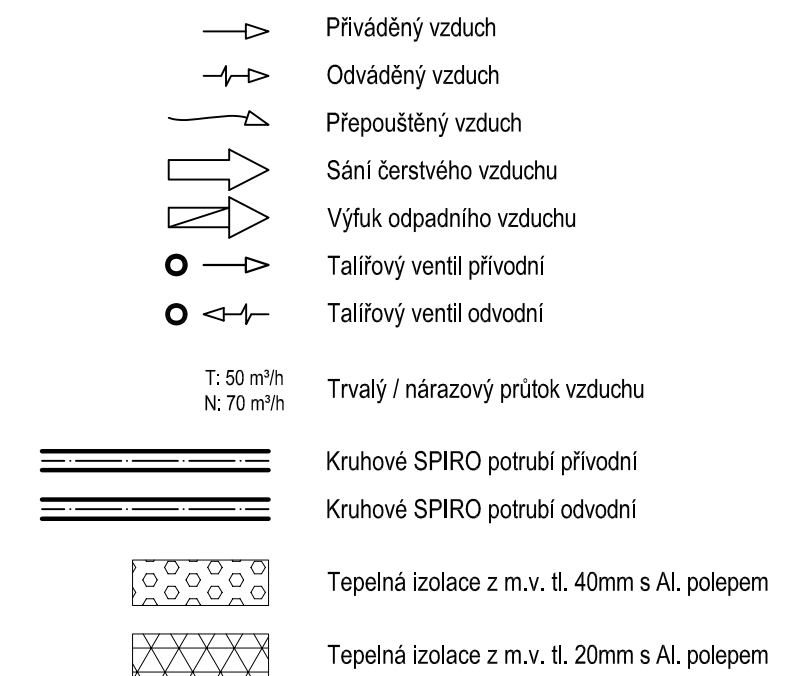

Poznámka:

- Vzduchotechnická jednotka je Atrea Duplex 570 EC5 s maximálním průtokem vzduchu 570 m³/h
- Vzduchotechnická jednotka je vybavena výměníkem se zpětným získáváním tepla (rekuperační deskový výměník)
- Potrubní trasy jsou zhotoveny z pozinkovaného SPIRO potrubí
- Veškeré potrubí je vedeno v akustickém podhledu
- Veškeré potrubí je izolováno tepelnou izolací z minerální vaty až do napojení distribučního elementu
- Zaregulování jednotlivých výustek je realizováno pomocí průtoků

| | | | |
|----------------|--------------------------------|--------|-----------------------|
| VYPRACOVAL: | JAN PILNÝ | Č. BP: | 2-BS-2023 |
| VEDOUČÍ BP: | Prof. Ing. JIRÍ BAŠTA Ph.D. | | |
| NÁZEV BP: | STUDIE VYTÁPĚNÍ RODINNÉHO DOMU | | |
| NÁZEV VÝKRESU: | PŮDORYS 1.NP - VZDUCHOTECHNIKA | | DATUM: 13.06.2023 |
| | | | MĚŘÍTKO: 1:50 |
| | | | Č. VÝKRESU: D.1.4.3.3 |

