


loměrná sestava

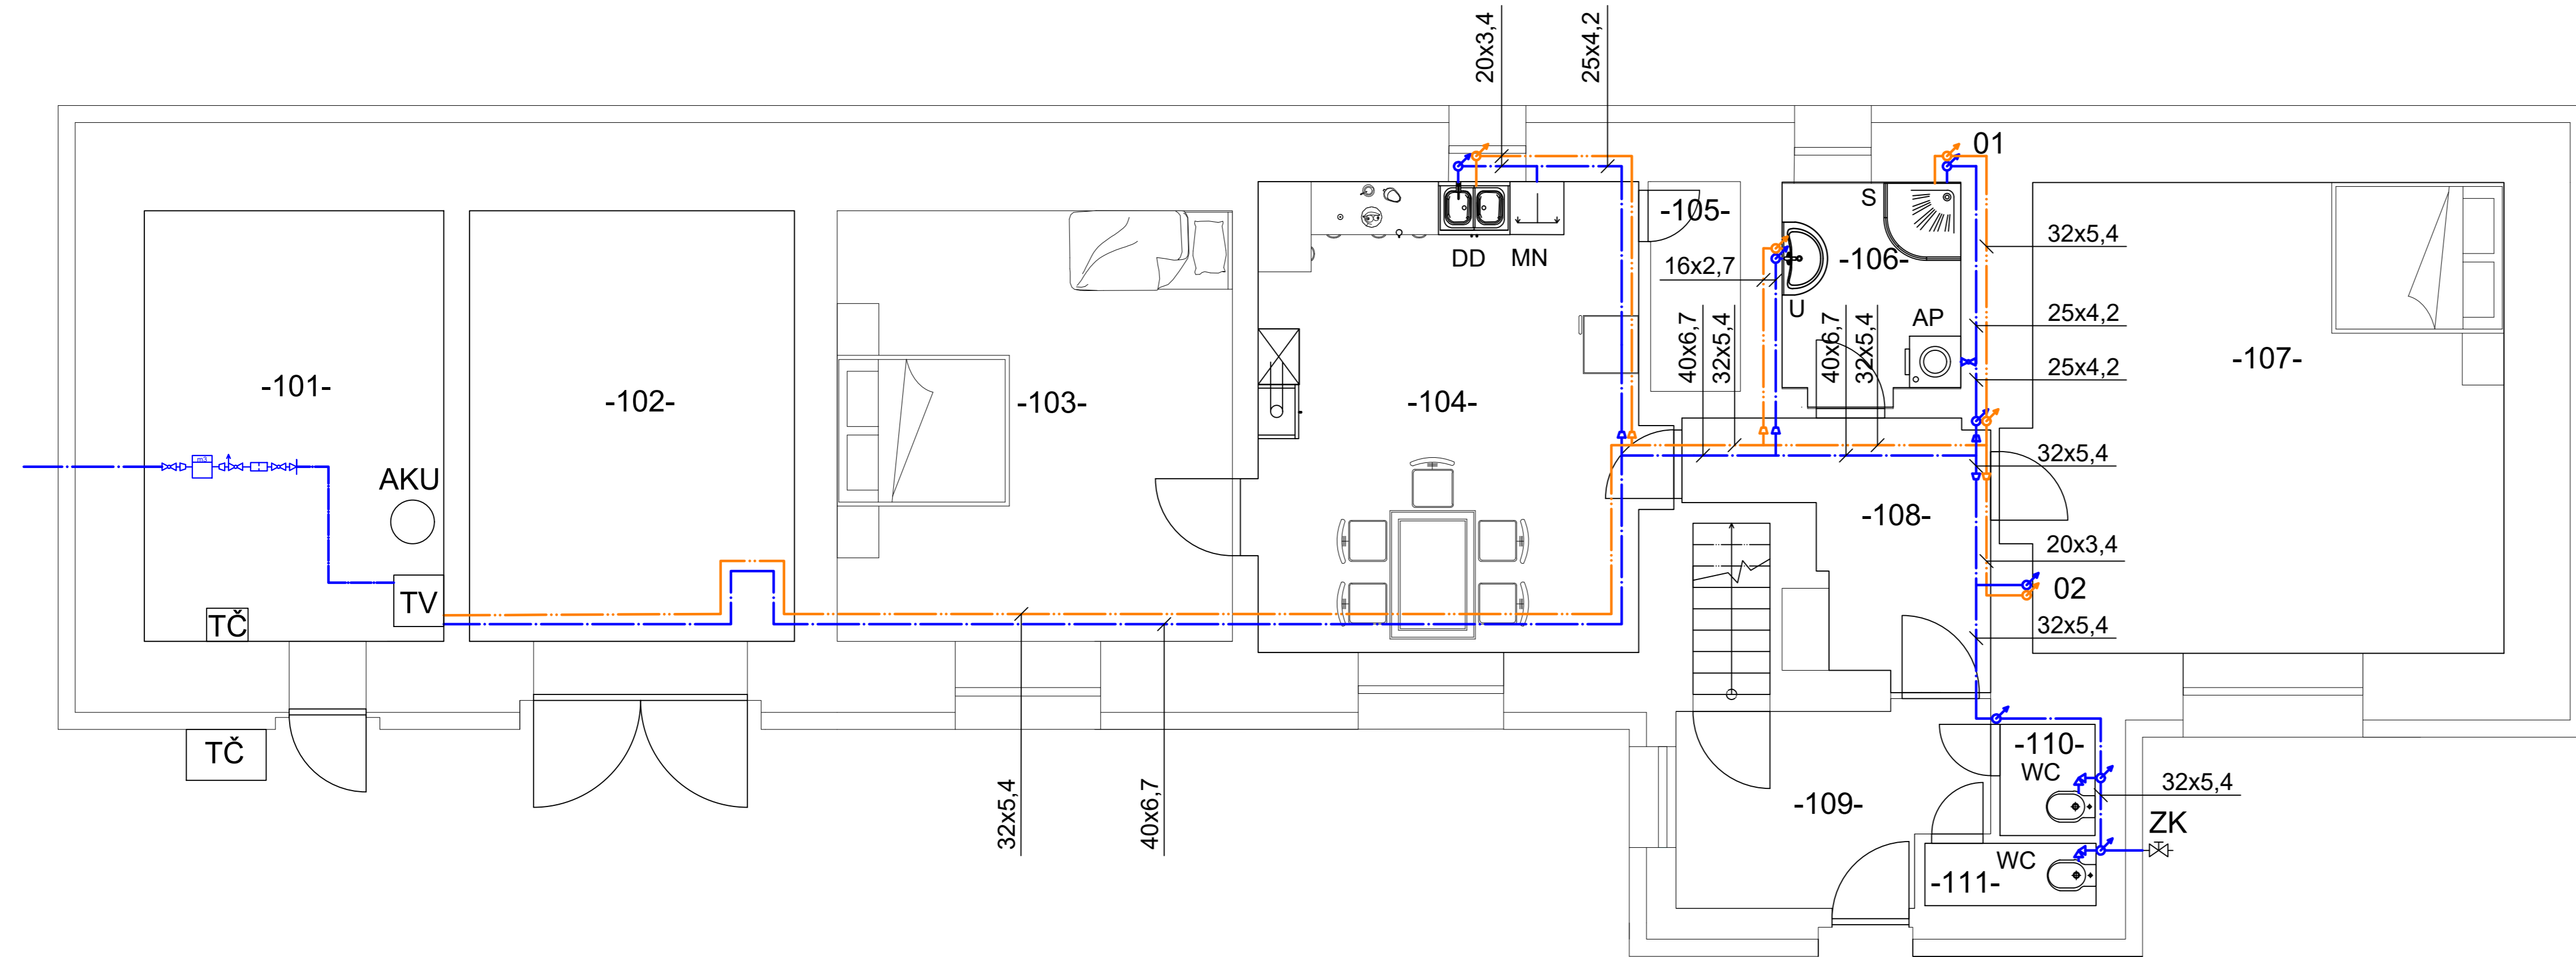


číslo	název	plocha [m <sup>2</sup> ]
101	Technická místnost	17,6
102	Garáž	20,1
103	Ložnice	23,2
104	Kuchyně	24,8
105	Spíž	2,6
106	Koupelna	5,2
107	Pokoj	30,8
108	Chodba	7,7
109	Předstíň	8
110	WC	1,4
111	WC	1,5

LEGENDA:

- DD - Dřez dvojitý
- WC - Záchodová mísa kombinační
- S - Sprcha
- U - Umyvadlo
- AP - Automatická pračka
- MN - Myčka
- ZK - Zahradní kohout
- 01 - Číselné označení stoupačného potrubí
- 104- - Číslo místnosti
- TČ - Tepelné čerpadlo
- AKU - Akumulační nádrž
- TV - Příprava teplé vody
- Studená voda
- Teplá voda
- Vodoměrná sestava

Neokótované potrubí má průměr 16x2,7  
 Veškeré potrubí je zhotoveno z materiálu PPR S 2,5 (PN20)

KRESLIL	Autor	Datum	PROJEKTOVÁ DOKUMENTACE	MĚŘÍTKO 1:50
VEDOUcí PRÁCE	Ondřej Vytlačil	5.3.2023		
 ČESKÉ VYSOKÉ UČENÍ TECHNICKÉ V PRAZE FAKULTA STROJNÍ	NÁZEV PŮDORYS 1. NP - VODOVOD		ČÍSLO PŘÍLOHY 005	ČÍSLO BP: 4 - BS - 2023
				LIST: /