




PŮDORYS

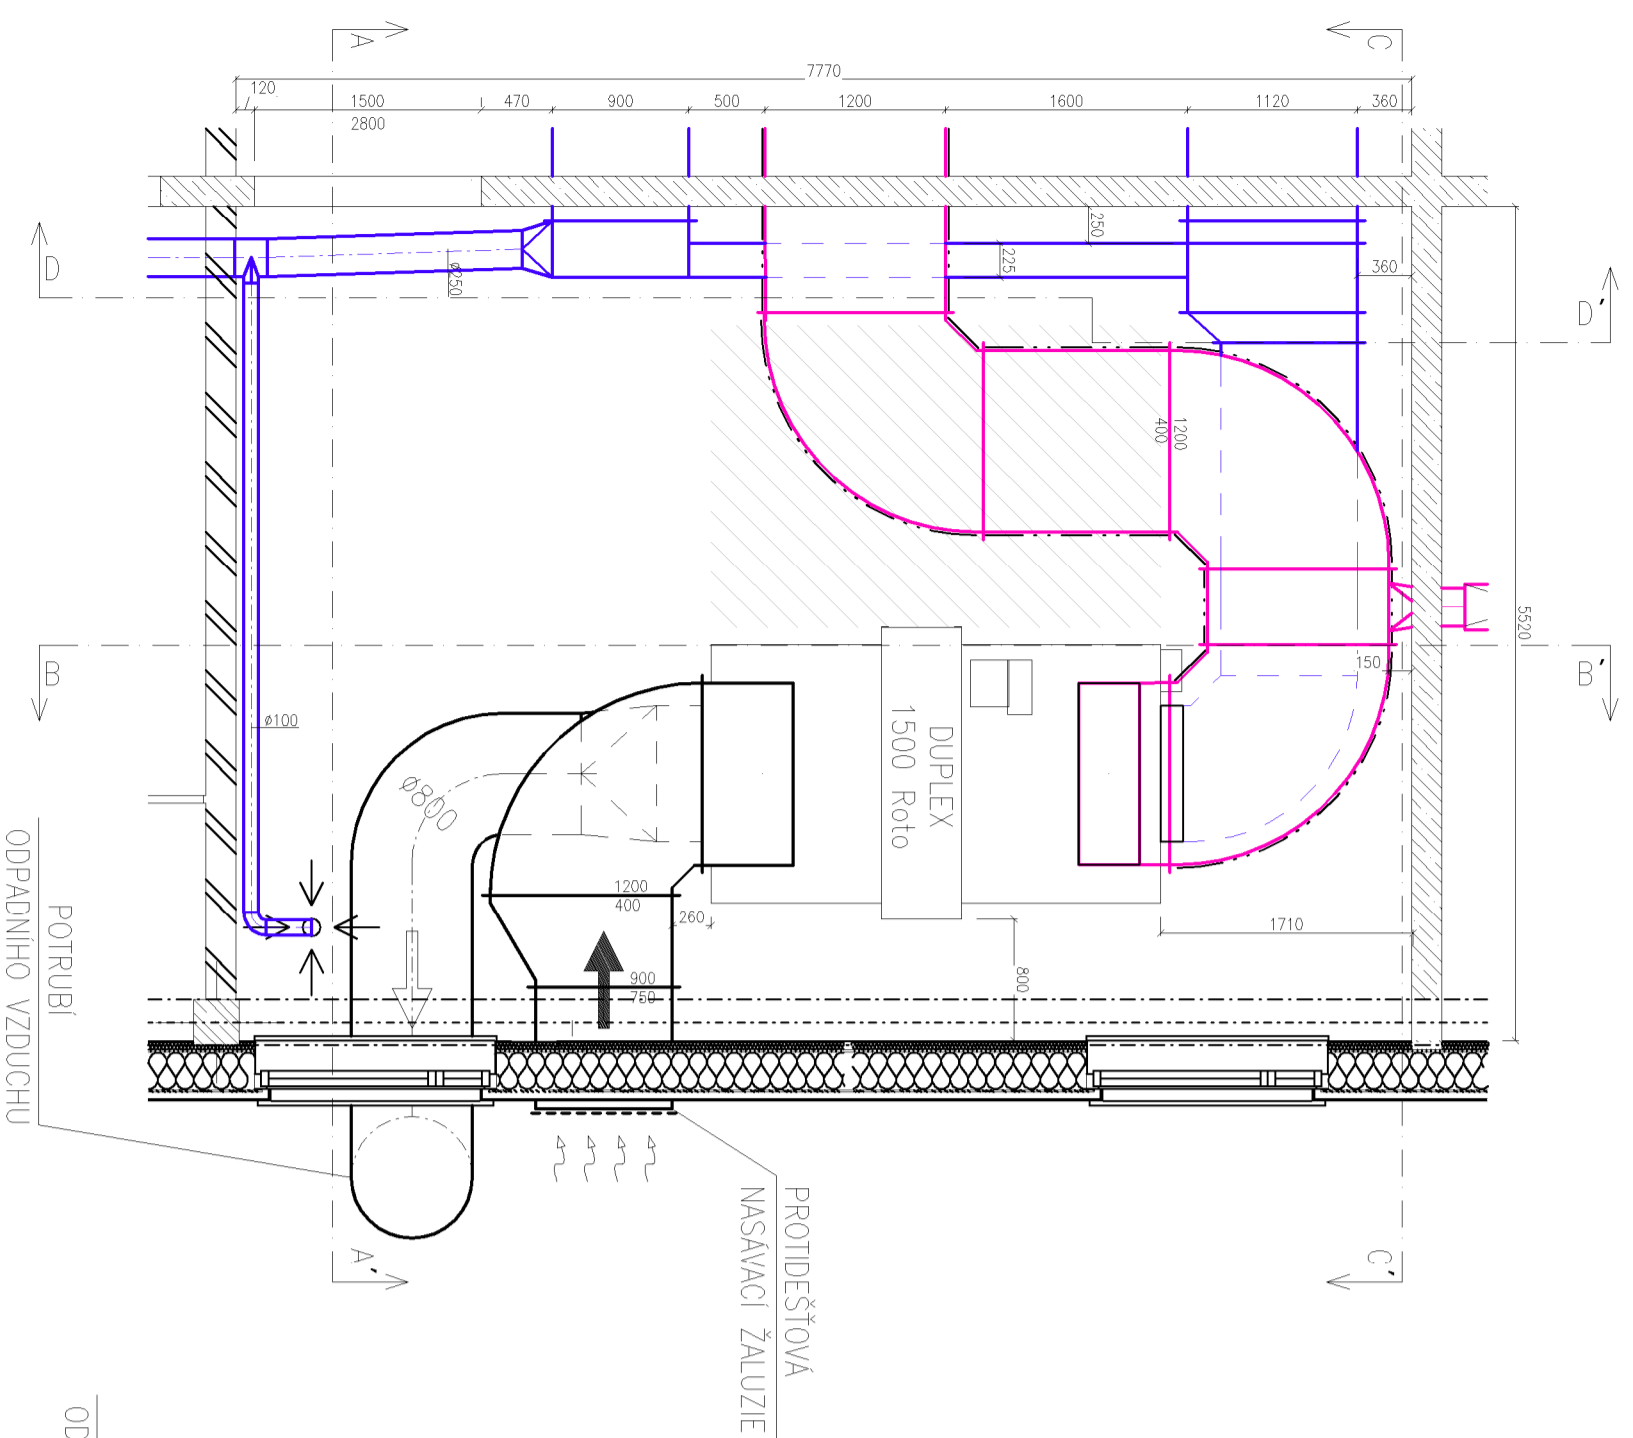


ŘEZ A-A'

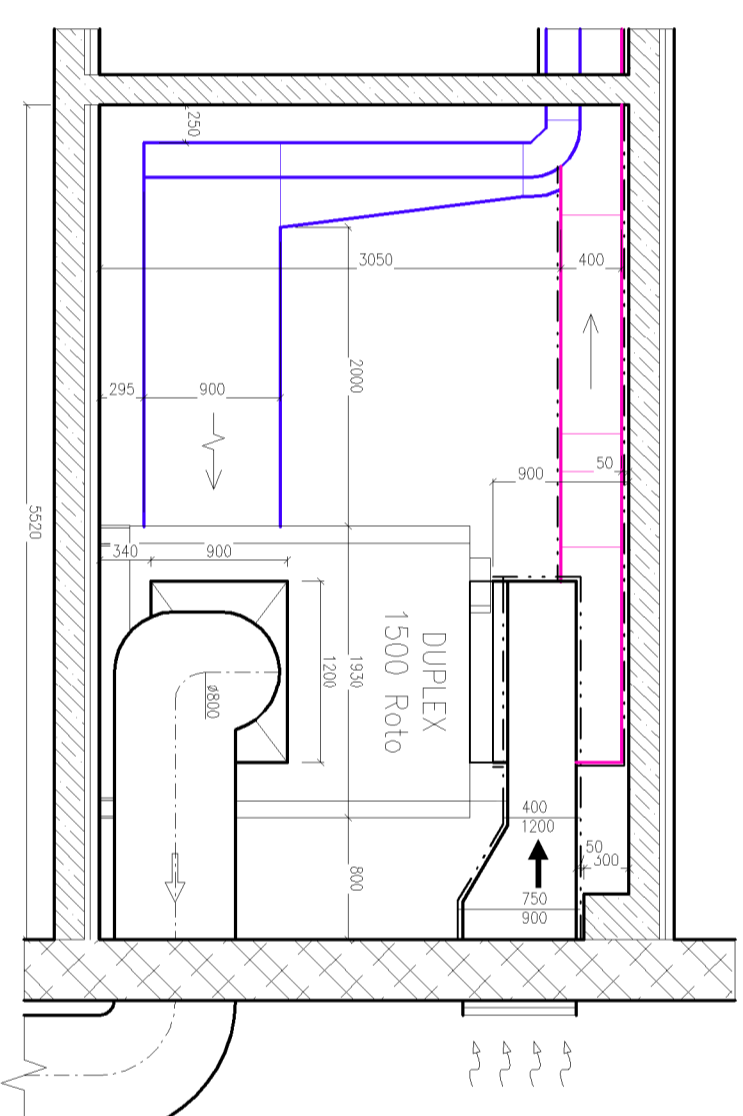


ŘEZ B-B'

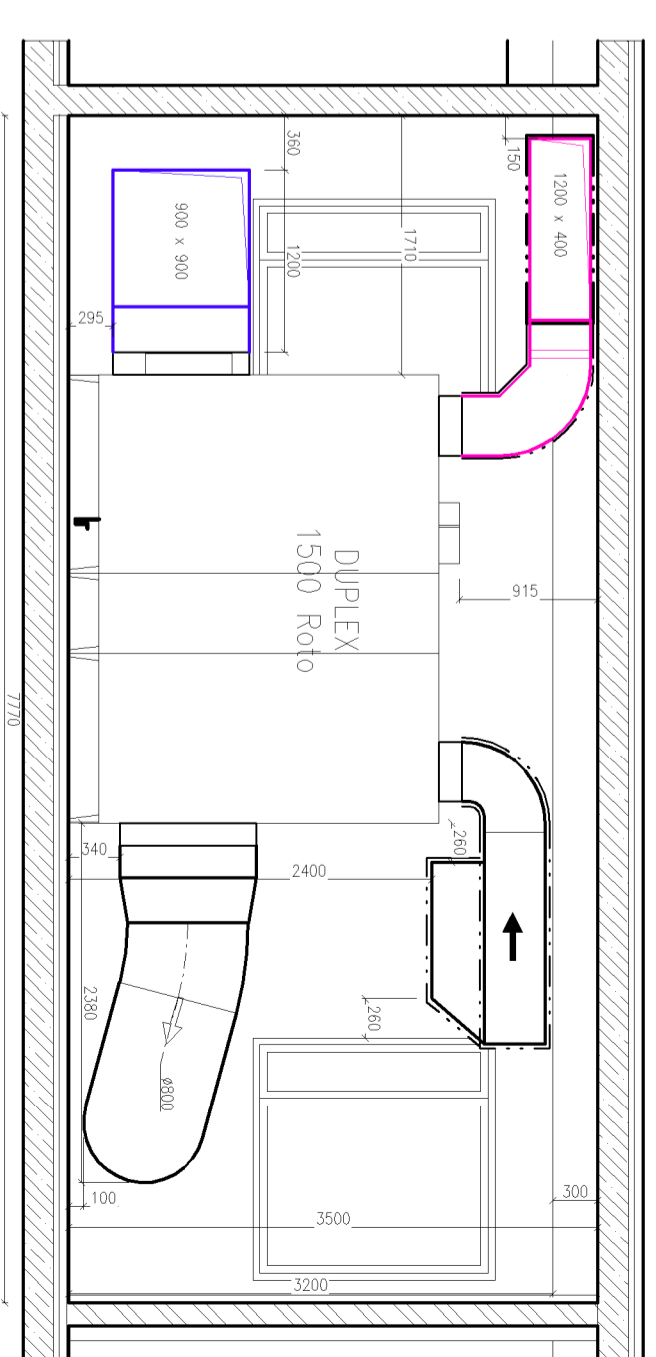

ŘEZ C-C'

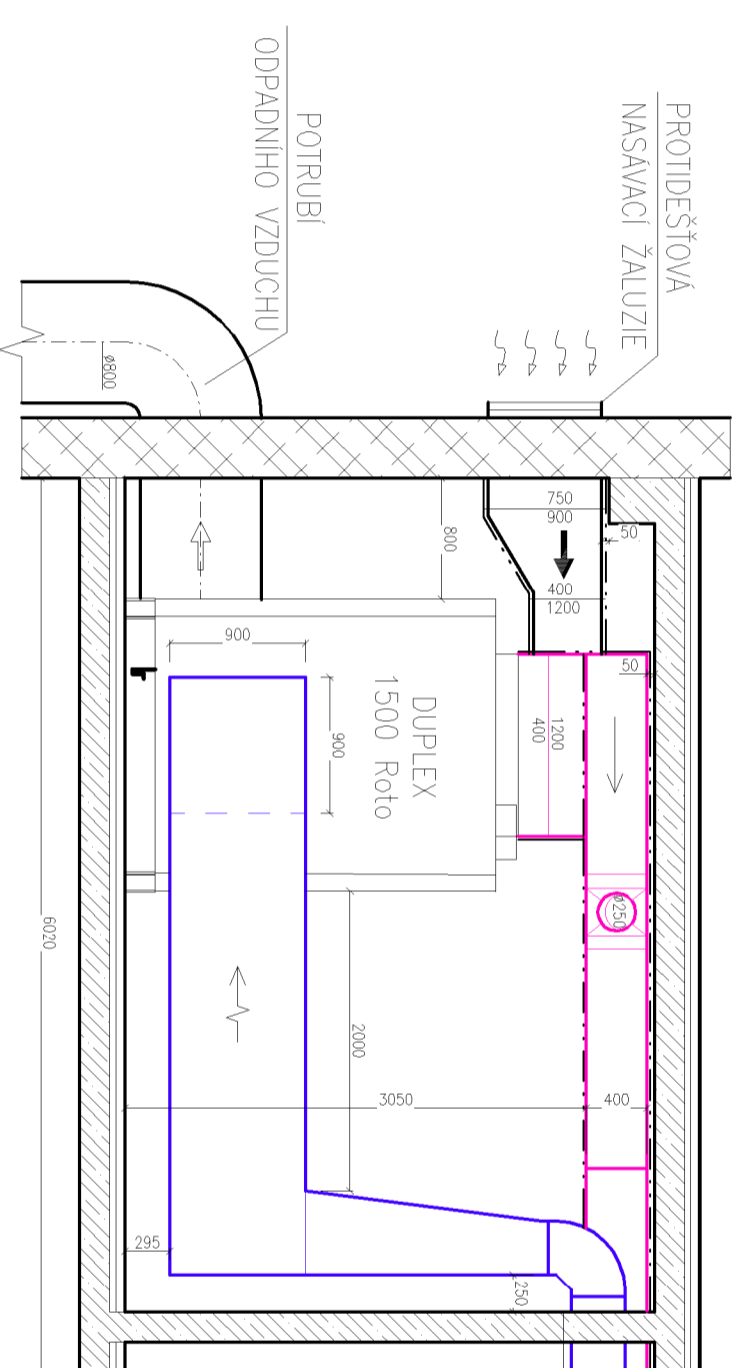

ŘEZ D-D'

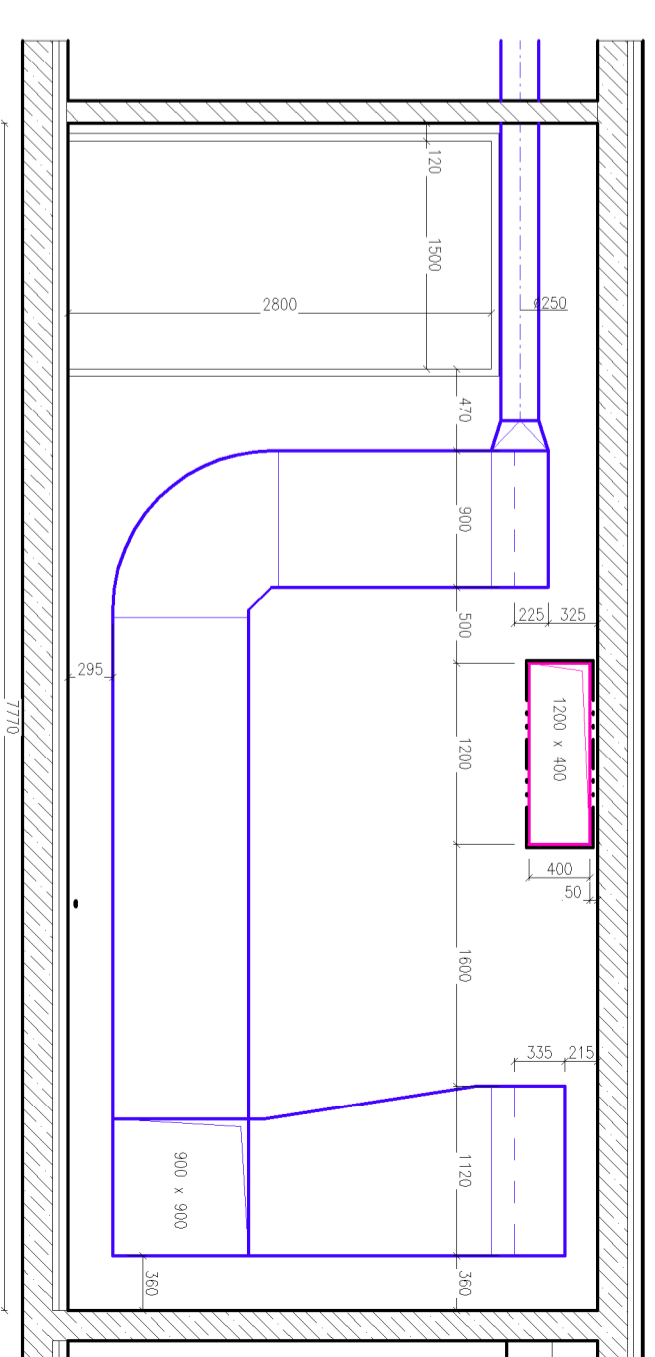

- sání vzduchu
- výfuk vzduchu
- přívod vzduchu
- odvod vzduchu

Zpracoval Tomáš Brůuk	Vedoucí bakalářské práce Ing. Daniel Adamovský, Ph.D.	Školní rok 2015-2016	Fakulta stavební ČVUT
Bakalářská práce - Katedra technických zařízení budov			
Název: Vzduchotechnika restaurace jízdárny	Datum 5/2016	Měřítko M 1:50	Číslo výkresu 3
Příloha: STROJOVNA VZUCHOTECHNIKY			