


TABULKA MÍSTNOSTÍ		
Č. M.	NÁZEV	PLOCHA [m <sup>2</sup> ]
220a	220a	220a
201	Schodiště	23,3
202	Chodba	30,5
203	Kancelář	9,9
204	Klubovna	29,4
205	Klubovna	31,3
206	Kancelář THP	25,7
207	Kancelář SADBA 2	29,4
208	Kancelář SADBA 1	29,4
209a	Úklid	5,2
209b	Sprchy	11,6
209c	WC	8,0
209d	WC	1,4
209e	WC	1,4
209f	WC	2,5
210	Chodba	13,2
211	Chodba	60,9
212a	Předsíň	5,3
212b	Koupelna	6,2
212c	Pokoj	23,7
212d	WC	1,5
213a	Předsíň	3,5
213b	Koupelna	4,0
213c	Pokoj	16,2
214a	Předsíň	6,1
214b	Pokoj	25,4
214c	Koupelna	6,5
215a	Předsíň	5,5
215b	Pokoj	25,1
215c	Pokoj	18,4
215d	Koupelna	5,6
215e	WC	1,3
216a	Předsíň	4,8
216b	Koupelna	5,6
216c	Pokoj	17,0
216d	Pokoj	23,0
216e	WC	1,3
217	Schodiště	21,3
218	Sklad komunity	13,4
219a	Předsíň	3,6
219b	Koupelna	3,4
219c	Pokoj	14,4

Č. M.	NÁZEV	PLOCHA [m <sup>2</sup> ]
220a	220a	220a
220b	WC	1,2
220c	Koupelna	1,9
220d	Pokoj	16,4
221a	Předsíň	2,5
221b	Koupelna	3,6
221c	Pokoj	21,3
222	Chodba	34,6
222a	Server	7,6
223	Kaple	76,4
224	Sakristie	12,6
225	Zasedací místnost	23,6
226	Chodba	14,5
226a	Kancelář	7,0
227	Schodiště	5,9
228a	Předsíň	6,8
228b	Kancelář	14,6
228c	Kancelář	16,4
228d	Koupelna	3,8
228e	WC	1,7
228f	WC	1,7
229	Kancelář	7,0
230a	WC	1,7
230b	WC	2,1
231a	WC	1,5
231b	WC	2,1
240	Schodiště	35,3
241a	Kancelář ředitele divadla	34,3
241b	Příruční klad	26,7
242a	Chodba	25,7
242b	Šatna - balkon	17,6
243a	WC muži	13,1
243b	WC	1,5
244a	WC ženy	2,3
244b	WC	3,1
244c	WC	1,1
244d	WC	1,1
244e	WC	1,1
245	Balkon	111,3
246	Akumulátorovna	12,2
247	Sklad židli	6,7
248	Sklad baru	6,8
249	Sklad 35	1,7

LEGENDA ČAR	
	PITNÁ VODA
	PROVOZNÍ VODA
	TEPLÁ VODA

LEGENDA ZNAČEK	
P2	STOUPACÍ POTRUBÍ - PITNÁ VODA
B2	STOUPACÍ POTRUBÍ - PROVOZNÍ VODA
C2	STOUPACÍ POTRUBÍ - CÍRKULAČNÍ VODA
U2	STOUPACÍ POTRUBÍ - TEPLÁ VODA
DN20	DIMENZE STOUPACÍHO POTRUBÍ
	UZÁVÍRAČÍ KOHOUT

POZNÁMKA:  
 DIMENZE DN CÍRKULAČNÍHO POTRUBÍ  
 JE O JEDEN RÁD NIŽŠÍ NEŽ DIMENZE SPV A TV.  
 DIMENZE DN BYLA VYPOČÍTÁNA U SPV.  
 DN TV SE PŘEDPOKLÁDA STEJNÁ, PŘI REALIZACI  
 NUTNO OVĚRIT VÝPOČTEM.

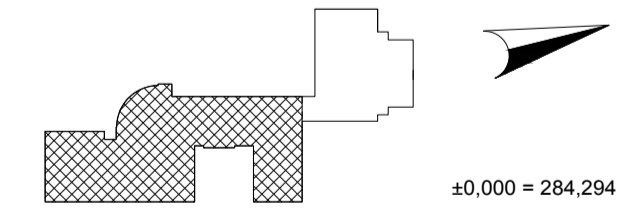

Zpracoval: Bc. Štěpánka Rosová	Vedoucí diplomové práce: Ing. Ilona Koubková, Ph.D.	Fakulta stavební <b>ČVUT</b> Školní rok: 2015/2016 Měřítko: 1:100 Číslo výkresu: 16
<b>VODOVOD - PŮDORYS 2.NP</b>		