

LEGENDA - INŽENÝRSKÉ SÍTĚ

	PLYNOVOD
	VODOVOD
	KANALIZACE
	TEPLOVODY
	ELTODO
	SLABOPROUD
	KOLEKTORY
	IS - RUŠENÉ
	IS - NAVRŽENÉ


DETAIL NAVRŽENÉHO ZNAČENÍ

	IP19		IP20a
	IP20a		IP20b
	IP19/IP20a		

LEGENDA:

- VDZ STÁVAJÍCÍ
- VDZ RUŠENÉ
- VDZ OBNOVENÉ
- VDZ NAVRHOVANÉ
- SDZ NAVRHOVANÉ/STÁVAJÍCÍ
- SDZ RUŠENÉ
- SLOUPEK RUŠENÝ/NAVRHOVANÝ
- FYZICKÉ HRANY
- FYZICKÉ HRANY - KRAJNÍK
- ZPEVNĚNÉ PLOCHY - CHODNÍK
- PROTIHLUKOVÁ ZEĎ STÁVAJÍCÍ
- OPĚRNÁ ZEĎ NAVRHOVANÁ
- ZPEVNĚNÉ PLOCHY - VOZOVKA
- ZPEVNĚNÉ PLOCHY - ZELEN'
- PRVKY PRO NEVIDOMÉ A SLABOZRÁKÉ
- POJÍZDĚNÉ PLOCHY - DLAŽBA
- ZÁBRADLÍ RUŠENÉ
- ZÁBRADLÍ NAVRHOVANÉ
- SSZ RUŠENÉ
- VO NAVRHOVANÉ (10m)
- VO NAVRHOVANÉ (6m)

Bpv		JTSK	
Objednatel: 	ČVUT FAKULTA DOPRAVNÍ Konviktská 20 110 00 Praha 1	Vypracoval: Bc. Nováček O.	Kontrola: Ing. Novotný
Místo stavby:	MČ Praha 4	Odp. projektant: Bc. Nováček O.	Zak. číslo:
Akce:	OPATŘENÍ PRO PREFERENCI AUTOBUSŮ V ULICI VÍDEŇSKÁ V PRAZE	Ved. projektu: Ing. Novotný	Datum vyprac.: 04/2016
Výkres:	SO 103 CELKOVÁ SITUACE	Měřítko: 1:500	Stupeň: Diplomová práce
			Číslo přílohy: C.2.3.1-1

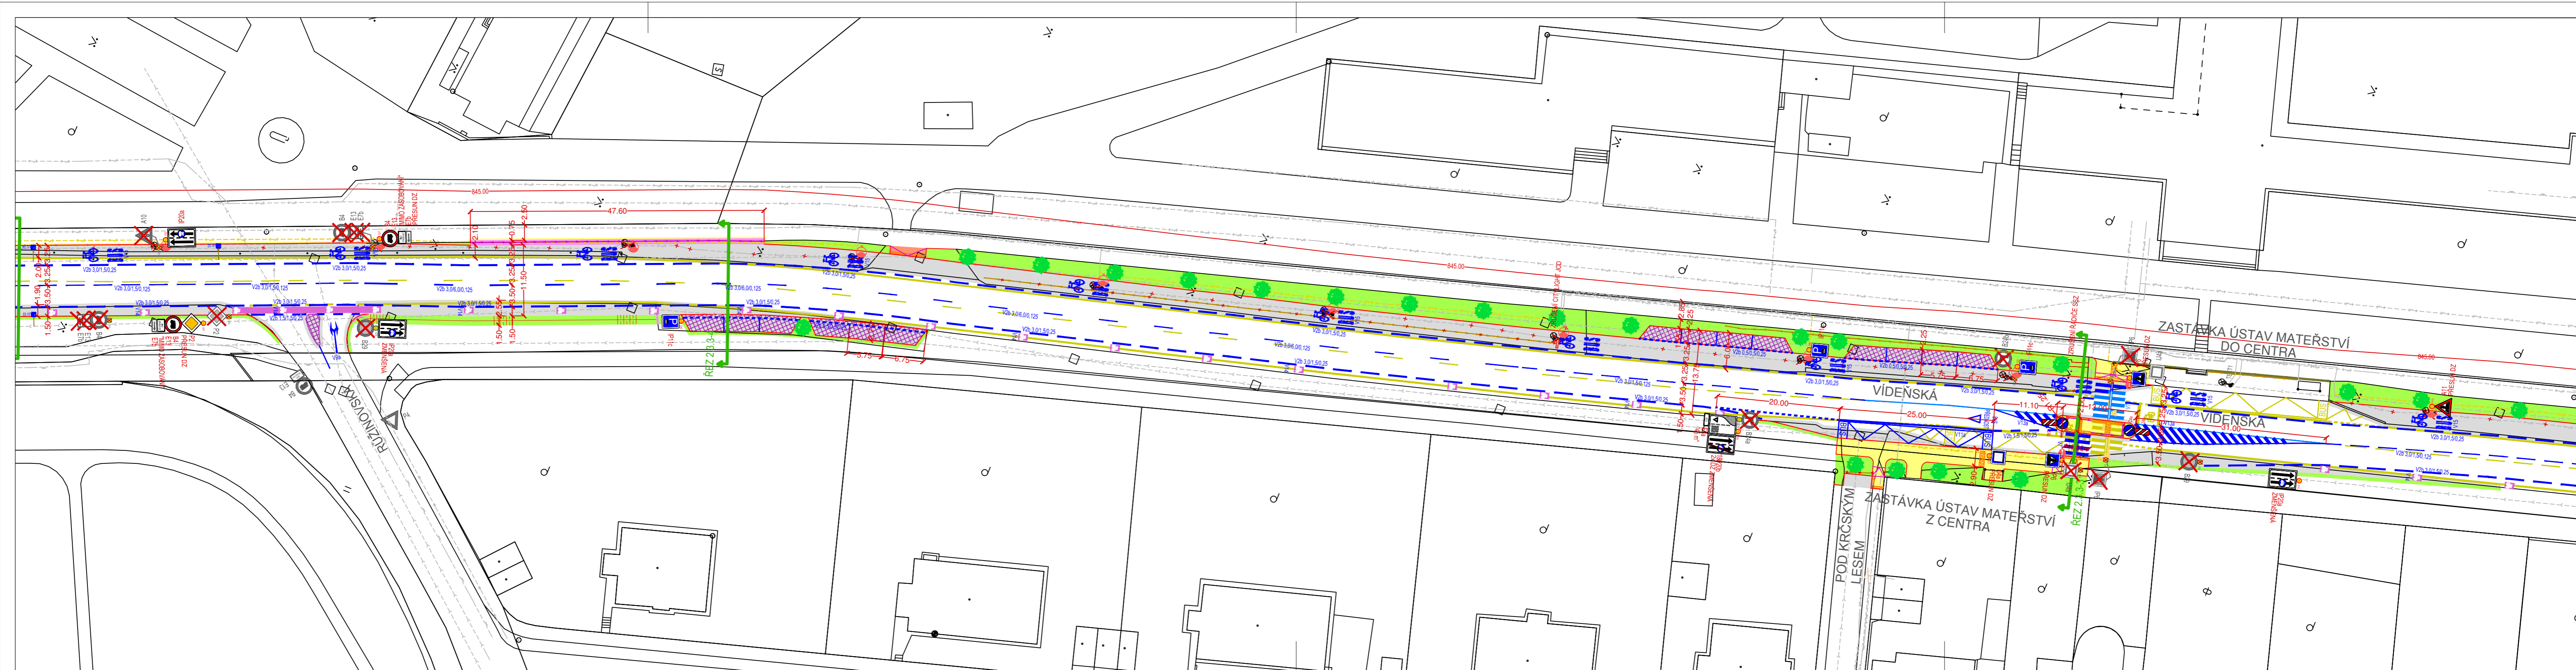

LEGENDA - INŽENÝRSKÉ SÍTĚ

---	PLYNOVOD
---	VODOVOD
---	KANALIZACE
---	TEPLOVODY
---	ELTODO
---	SLABOPROUD
---	KOLEKTORY
-x-x-x-x-	IS - RUŠENÉ
-x-x-x-x-	IS - NAVRŽENÉ


DETAIL NAVRŽENÉHO ZNAČENÍ

	IP20a		IP20a
	IP20b		IS10/IP18b


LEGENDA:

- VDZ STÁVAJÍCÍ
- VDZ RUŠENÉ
- VDZ OBNOVENÉ
- VDZ NAVRHOVANÉ
- SDZ NAVRHOVANÉ/STÁVAJÍCÍ
- SDZ RUŠENÉ
- SLOUPEK RUŠENÝ/NAVRHOVANÝ
- FYZICKÉ HRANY
- FYZICKÉ HRANY - KRAJNÍK
- ZPEVNĚNÉ PLOCHY - CHODNÍK

- PROTIHLUKOVÁ ZEĎ STÁVAJÍCÍ
- OPĚRNÁ ZEĎ NAVRHOVANÁ
- ZPEVNĚNÉ PLOCHY - VOZOVKA
- ZPEVNĚNÉ PLOCHY - ZELEŇ
- PRVKY PRO NEVIDOMÉ A SLABOZRÁKÉ
- POJÍŽDĚNÉ PLOCHY - DLAŽBA
- ZÁBRADLÍ RUŠENÉ
- ZÁBRADLÍ NAVRHOVANÉ
- SSZ RUŠENÉ
- VO NAVRHOVANÉ (10m)
- VO NAVRHOVANÉ (6m)

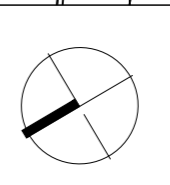

Bpv		JTSK	
Objednatel: ČVUT FAKULTA DOPRAVNÍ Konviktská 20 110 00 Praha 1	Vypracoval: Bc. Nováček O.	Kontrola: Ing. Novotný	
Místo stavby: MČ Praha 4	Odp. projektant: Bc. Nováček O.	Zak. číslo:	
Akce: OPATŘENÍ PRO PREFERENCI AUTOBUSŮ V ULICI VÍDEŇSKÁ V PRAZE	Ved. projektu: Ing. Novotný	Datum vyprac.:	04/2016
Výkres: SO 103 CELKOVÁ SITUACE	Měřítko: 1: 500	Stupeň: Diplomová práce	
		Číslo přílohy:	C.2.3.1-2

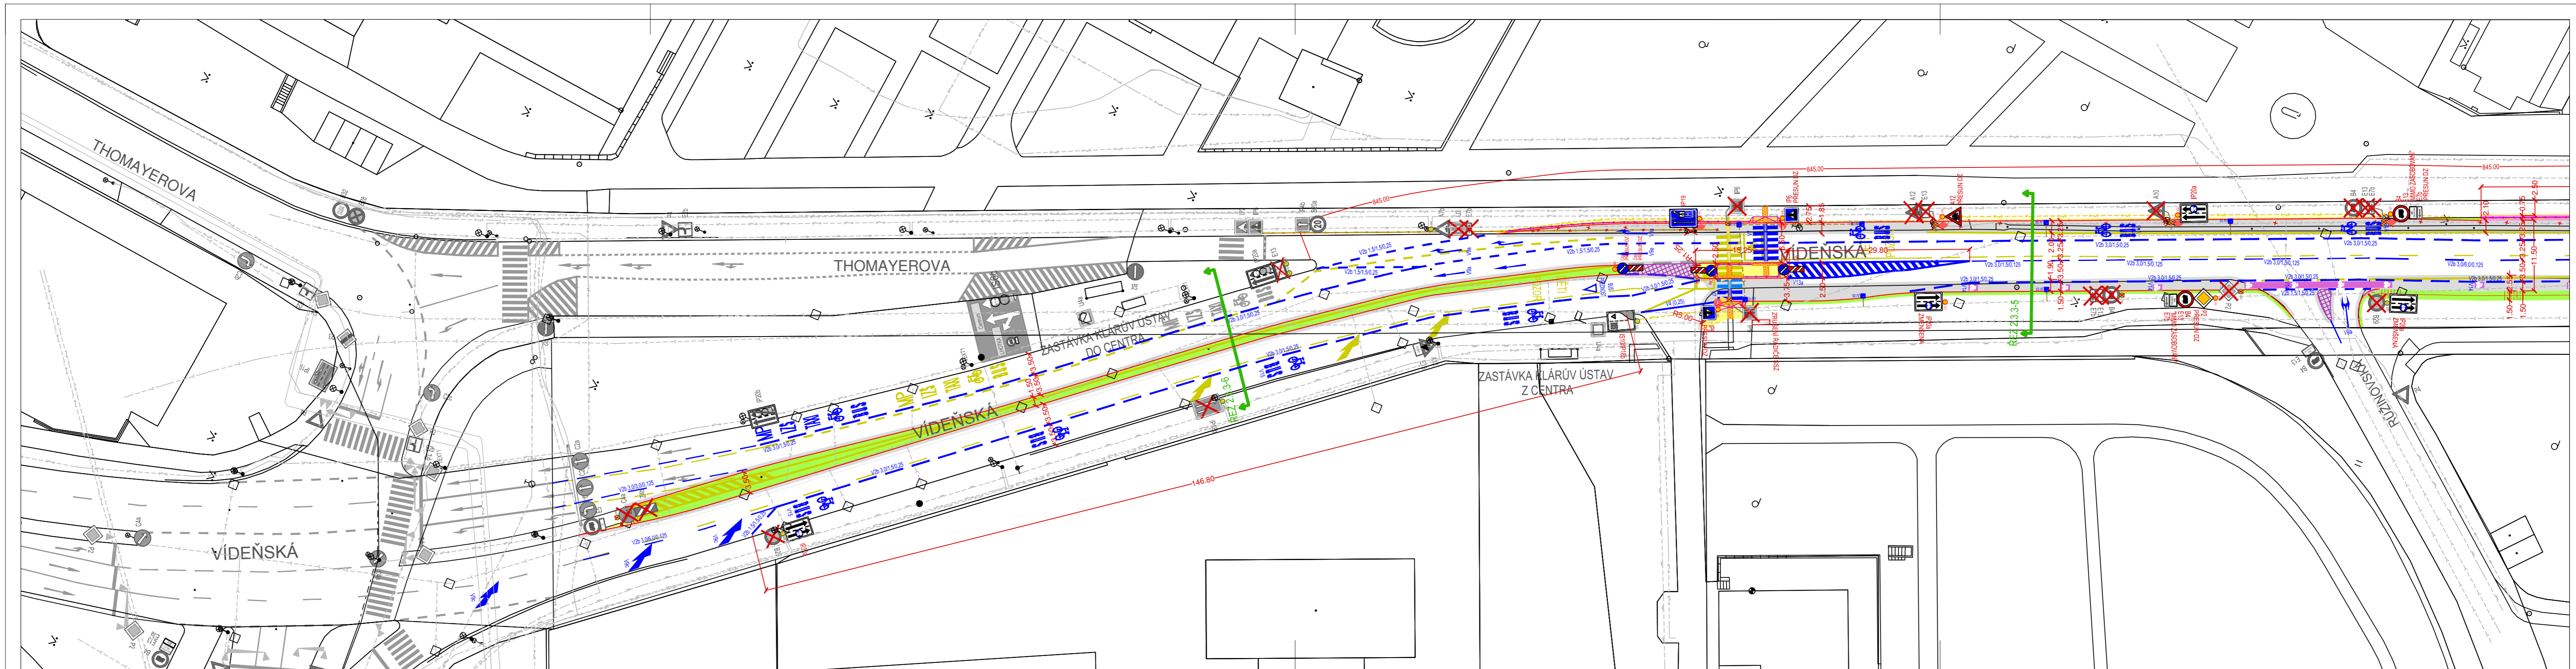

LEGENDA - INŽENÝRSKÉ SÍTĚ

	PLYNOVOD
	VODOVOD
	KANALIZACE
	TEPLOVODY
	ELTODO
	SLABOPROUD
	KOLEKTORY
	IS - RUŠENÉ
	IS - NAVRŽENÉ


DETAIL NAVRŽENÉHO ZNAČENÍ

	IP19		IP20a
	IP20a		IS10/IP18b

LEGENDA:

- VDZ STÁVAJÍCÍ
- VDZ RUŠENÉ
- VDZ OBNOVENÉ
- VDZ NAVRHOVANÉ
- U44 SDZ NAVRHOVANÉ/STÁVAJÍCÍ
- SDZ RUŠENÉ
- SLOUPEK RUŠENÝ/NAVRHOVANÝ
- FYZICKÉ HRANY
- FYZICKÉ HRANY - KRAJNÍK
- ZPEVNĚNÉ PLOCHY - CHODNÍK

- PROTIHLUKOVÁ ZEĎ STÁVAJÍCÍ
- OPĚRNÁ ZEĎ NAVRHOVANÁ
- ZPEVNĚNÉ PLOCHY - VOZOVKA
- ZPEVNĚNÉ PLOCHY - ZELENĚ
- PRVKY PRO NEVIDOMÉ A SLABOZRÁKÉ
- POJÍŽDĚNÉ PLOCHY - DLAŽBA
- ZÁBRADLÍ RUŠENÉ
- ZÁBRADLÍ NAVRHOVANÉ
- SSZ RUŠENÉ
- VO NAVRHOVANÉ (10m)
- VO NAVRHOVANÉ (6m)

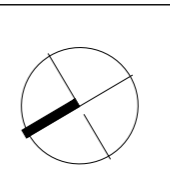

Bpv		JTSK	
Objednatel: 	ČVUT FAKULTA DOPRAVNÍ Konviktská 20 110 00 Praha 1	Vypracoval: Bc. Nováček O.	Kontrola: Ing. Novotný
Místo stavby:	MČ Praha 4	Odp. projektant: Bc. Nováček O.	Zak. číslo:
Akce:	OPATŘENÍ PRO PREFERENCI AUTOBUSŮ V ULICI VÍDEŇSKÁ V PRAZE	Ved. projektu: Ing. Novotný	Datum vyprac.: 04/2016
Výkres:	SO 103 CELKOVÁ SITUACE	Měřítko: 1:500	Stupeň: Diplomová práce
		Číslo přílohy:	C.2.3.1-3