


PŮDORYS

LEGENDA ZAŘÍZENÍ:


- 1 PLYNOVÝ KOTEL BUDERUS
TYP: LOGANO G312; 90kW
- 2 POHOTOVOSTNÍ ZASOBNÍK TUV – 5000L
PSR 5000 AUSTRIA-EMAIL
- 3 PŘEDEHŘÍVACÍ ZASOBNÍK TUV – 4000L
PSM 4000 AUSTRIA-EMAIL
- 4 EXPANZNÍ NÁDOBA
REFLEX NG 140/6
- 5 KOMBINOVANÝ ROZDĚLOVAČ SE SBĚRAČEM
RS KOMBI ETL MODUL 150
- 6 AUTOMATICKÁ ÚPRAVNA VODY
AUV AQUA 150
- 7 DESKOVÝ VÝMĚNÍK TEPLA
PRO SOLÁRNÍ KOLEKTORY, OHŘEV TV
- 8 EXPANZNÍ NÁDOBA
PRO SOLÁRNÍ KOLEKTORY, OHŘEV TV
- 9 EXPANZNÍ NÁDOBA
PRO SOUSTAVU ZTI

LEGENDA:

- VYTÁPĚNÍ – PŘÍVOD
- - - VYTÁPĚNÍ – VRÁT
- PODLAHOVÉ VYTÁPĚNÍ – PŘÍVOD
- - - PODLAHOVÉ VYTÁPĚNÍ – VRÁT
- DOPLŇOVACÍ VODA
- č.m.
.....°C
ČÍSLO MÍSTNOSTI / VNITŘNÍ VÝPOČTOVÁ TEPLOTA
- UT.....
OZNAČENÍ STOUPAČKY

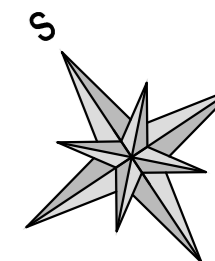

OBJEKT: PŘÍSTAVBA REHABILITAČNÍHO ZAŘÍZENÍ V AREALU NEMOCNICE BEROUN		
NÁZEV AKCE: DIPLOMOVÁ PRÁCE		
VYPRACOVAL: Filip Hodys	KONTROLOVAL: Ing. Daniel Adamovský, Ph.D.	NÁZEV SOUBORU: UT Půdorys 1 NP.dwg
ČÁST: D.1.4.3 VYTÁPĚNÍ		STUPEŇ PD: DSP
NÁZEV PŘÍLOHY: KOTELNA		MĚŘÍTKO: 1:50
		DATUM: 01/2017
		POČET FORMÁTŮ: 3xA4
		ČÍSLO PARÉ: ČÍSLO STAVBY: 17PR0001
		ČÍSLO PŘÍLOHY: UT 08

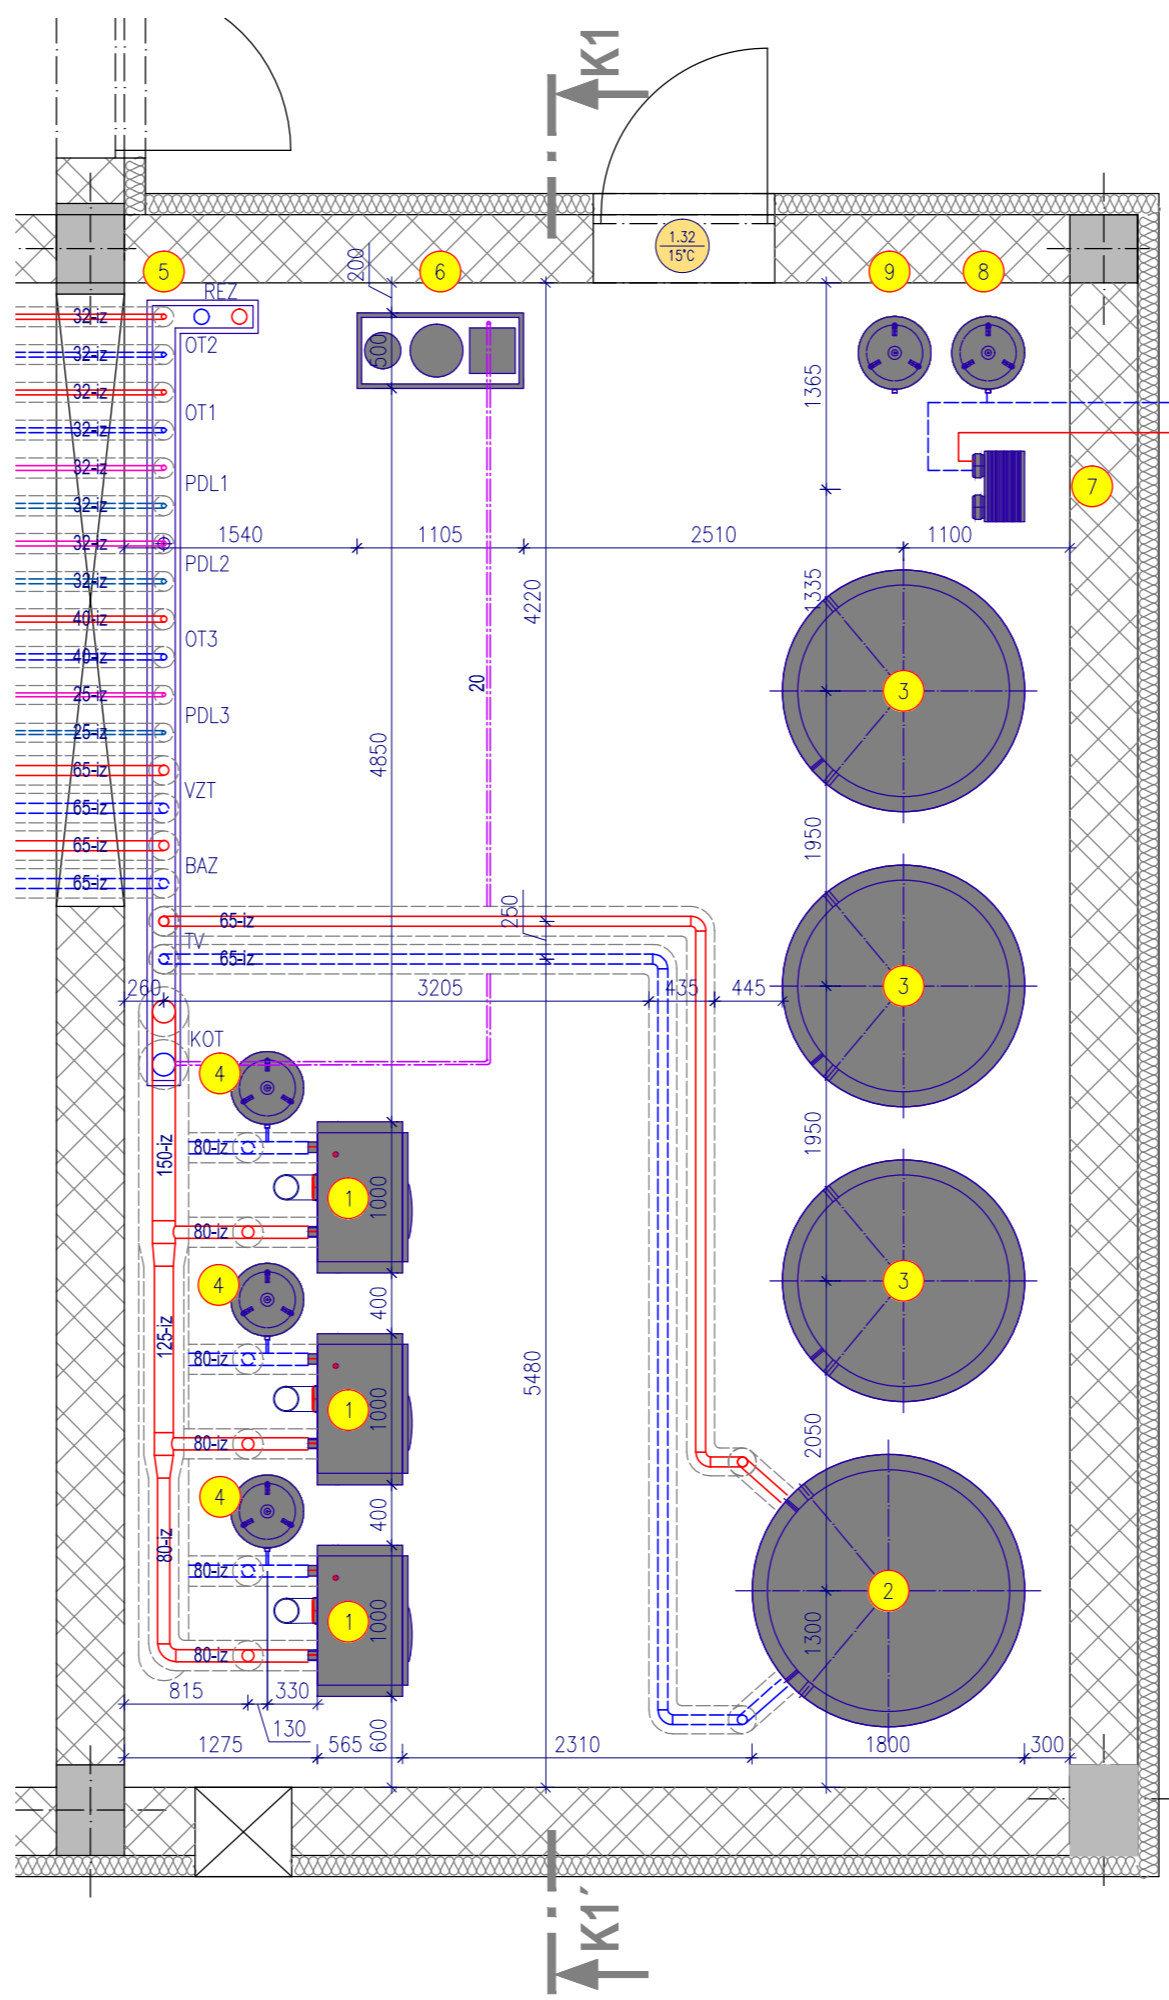

ŘEZ K1

