


Půdorys 5.np - nový stav

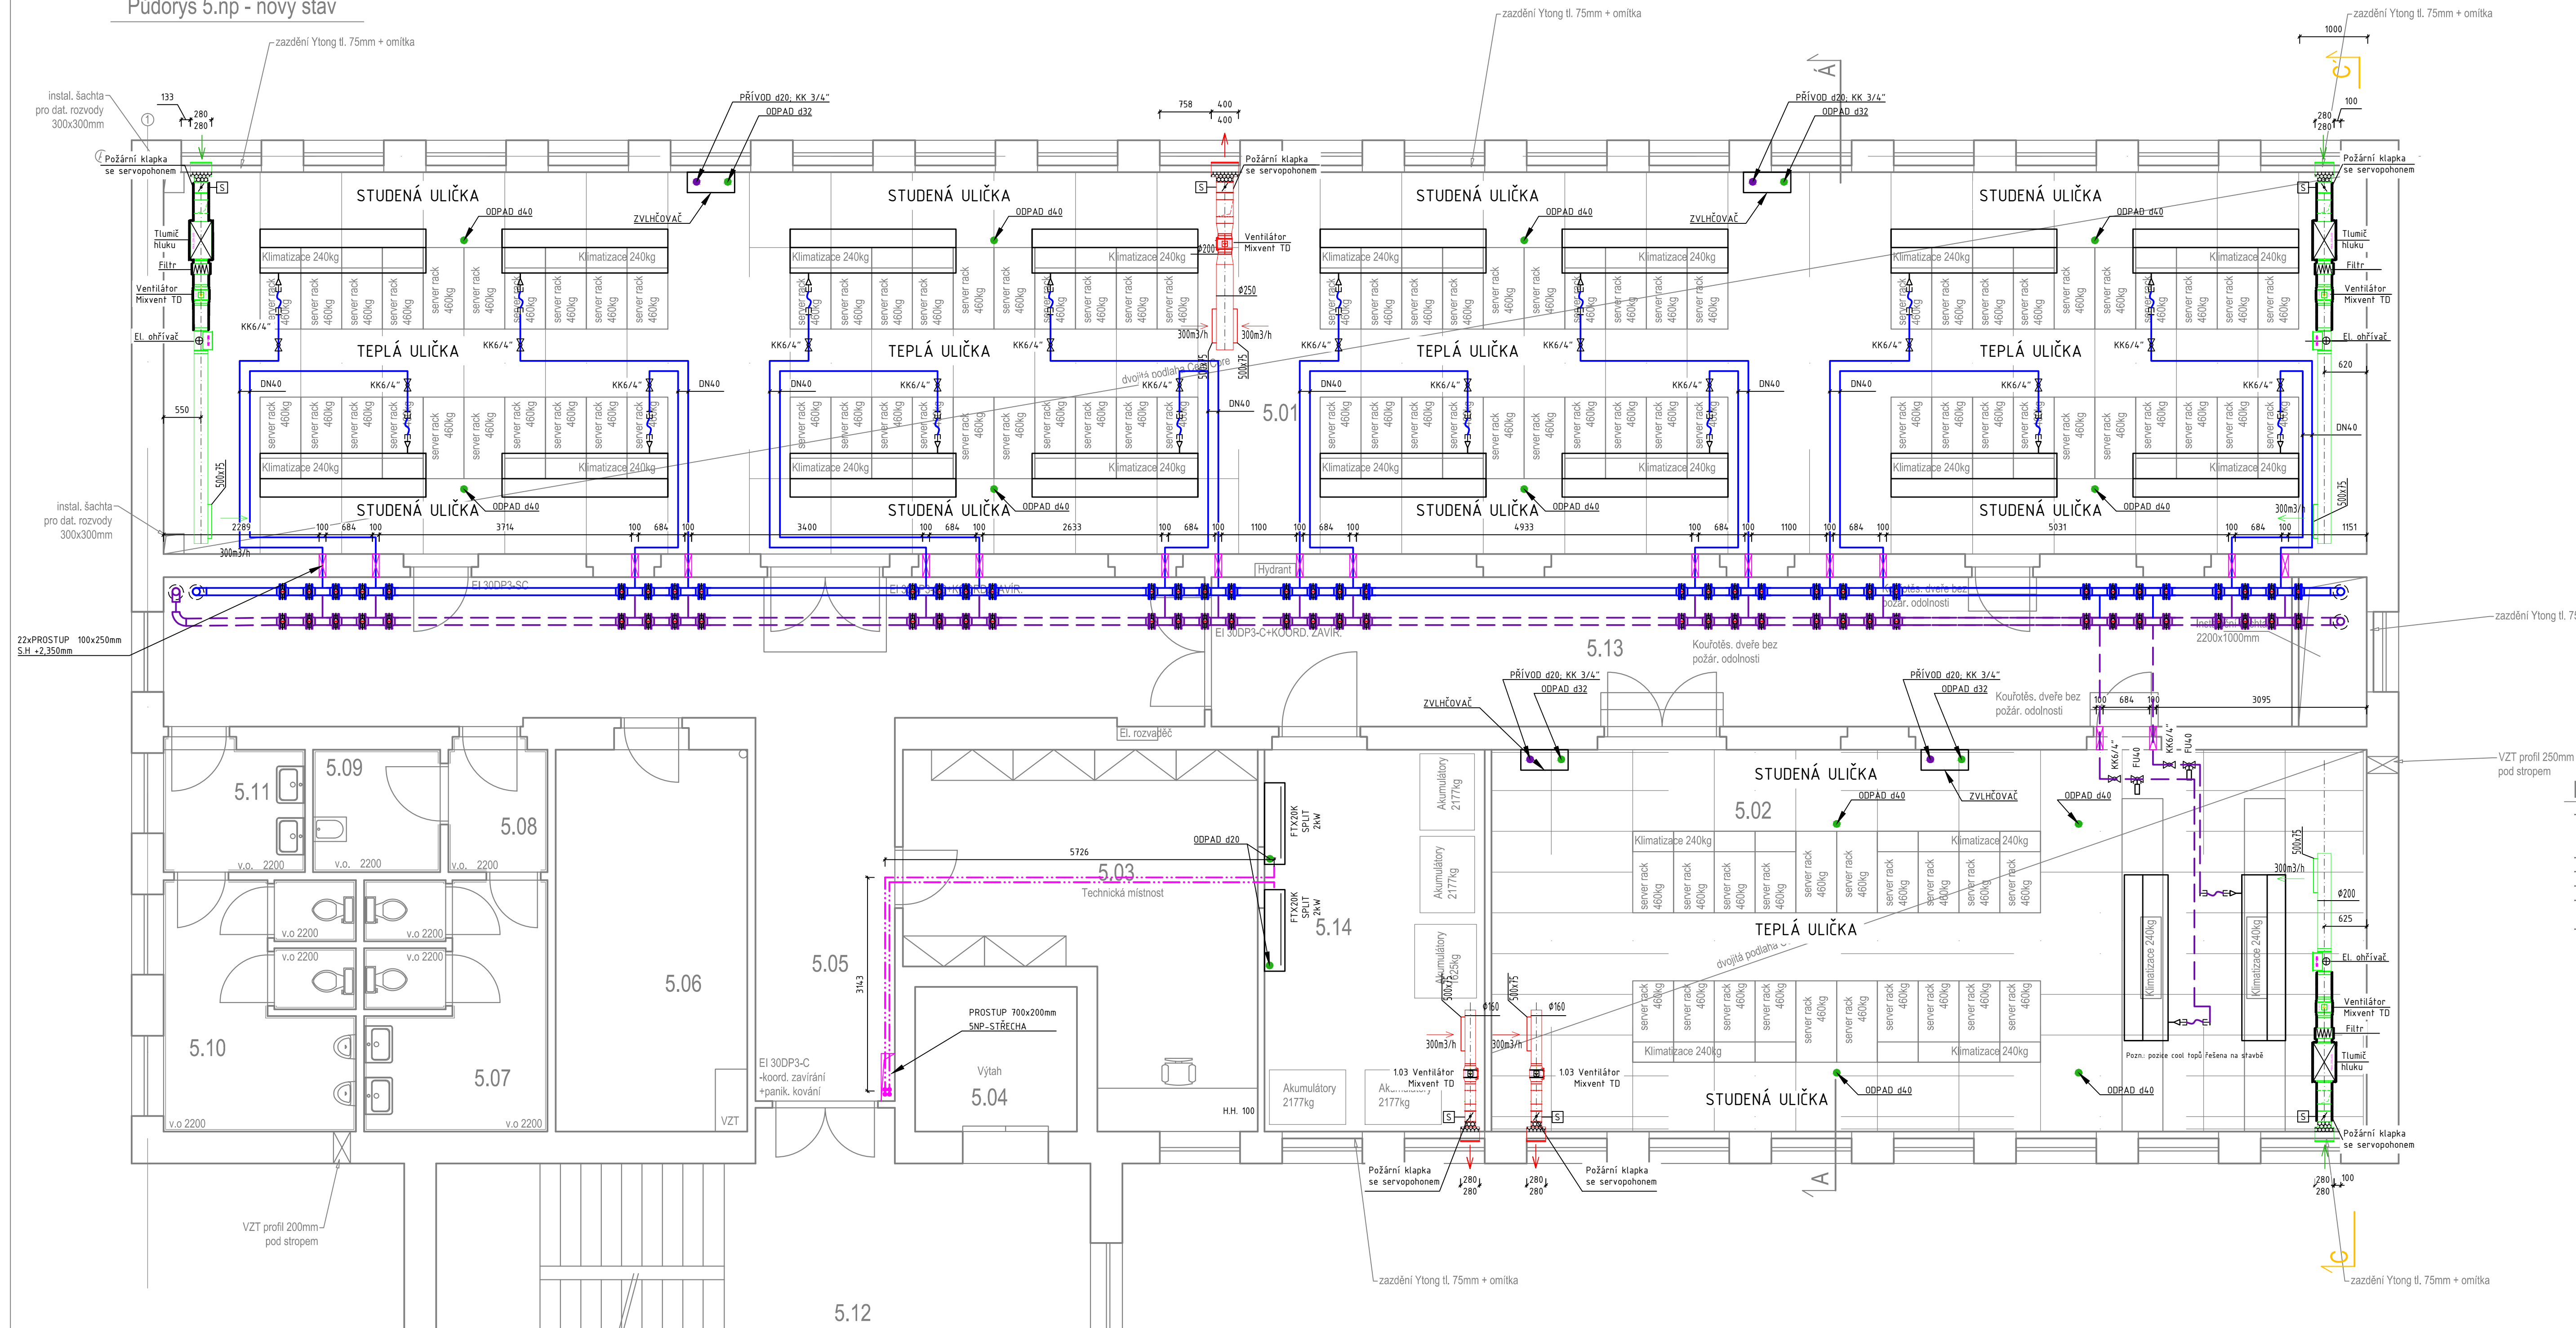

LEGENDA ARMATUR:

- BK_ BEZPŘÍRUBOVÁ KLAPKA, DN_
- KK_ KULOVÝ KOHOUT, DN_
- KKV_ KULOVÝ KOHOUT S VYPOUŠTĚNÍM, DN_
- FU_ FUSION-P, TA

LEGENDA POTRUBÍ:

- OCELOVÉ POTRUBÍ - přívod 13°C
- OCELOVÉ POTRUBÍ - zpětné 18°C
- OCELOVÉ POTRUBÍ - KONDENZAČNÍ - PŘÍVODNÍ 49°C
- OCELOVÉ POTRUBÍ - KONDENZAČNÍ - ZPĚTNÉ 55°C
- MĚDNÉ POTRUBÍ - R410a
- VZDUCHOTECHNICKÉ POTRUBÍ - PŘÍVODNÍ
- VZDUCHOTECHNICKÉ POTRUBÍ - ODVODNÍ 55°C
- TEPelná izolace VZT POTRUBÍ
- PROTIPŮŽÁRNÍ izolace VZT POTRUBÍ

POZNÁMKA:

POTRUBNÍ ROZVODY BUDDU OPATŘENY V NEJVVYŠŠÍCH MÍSTECH ODVZDUŠŇOVACÍMI ARMATURAMI. V NEJNÍŽŠÍCH MÍSTECH BUDDU OSAZENY VYPOUŠTĚČI ARMATURY. POTRUBÍ BUDE PŘEVEDENO TAK, ABY BYLO ŘÁDNĚ ODVZDUŠNITELNÉ A VYPUSITELNÉ. POTRUBÍ BUDE OPATŘENO DVĚMA NÁTĚRY (IZÁKLADNÍ, SVRCHNÍ).

ZPRACOVALA: Bc. Leona Páralová	KONZULTANT doc.ing. K. Papež, CSc.	ŠKOLNÍ ROK: 2016/2017	Fakulta stavební ČVUT
AKCE: PROJEKT CHLAZENÍ DATOVÉHO CENTRA			DATUM 12/2016
ÚLOHA: PŮDORYS 5.NP			MĚŘÍTKO 1:50
			ČÍSLO V. A122