



- 01 Stoupačí potrubí Zás Zásobník na pelety
- PT Prostorový termostat Z Zásobník na TV
- R1 Rozdělovač/sběrač ZA Zásobník OS
- K Kotel na tuhá paliva

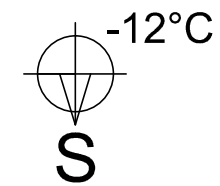

VYTVOŘENO VE VÝUKOVÉM PRODUKTU SPOLEČNOSTI AUTODESK

VYTVOŘENO VE VÝUKOVÉM PRODUKTU SPOLEČNOSTI AUTODESK

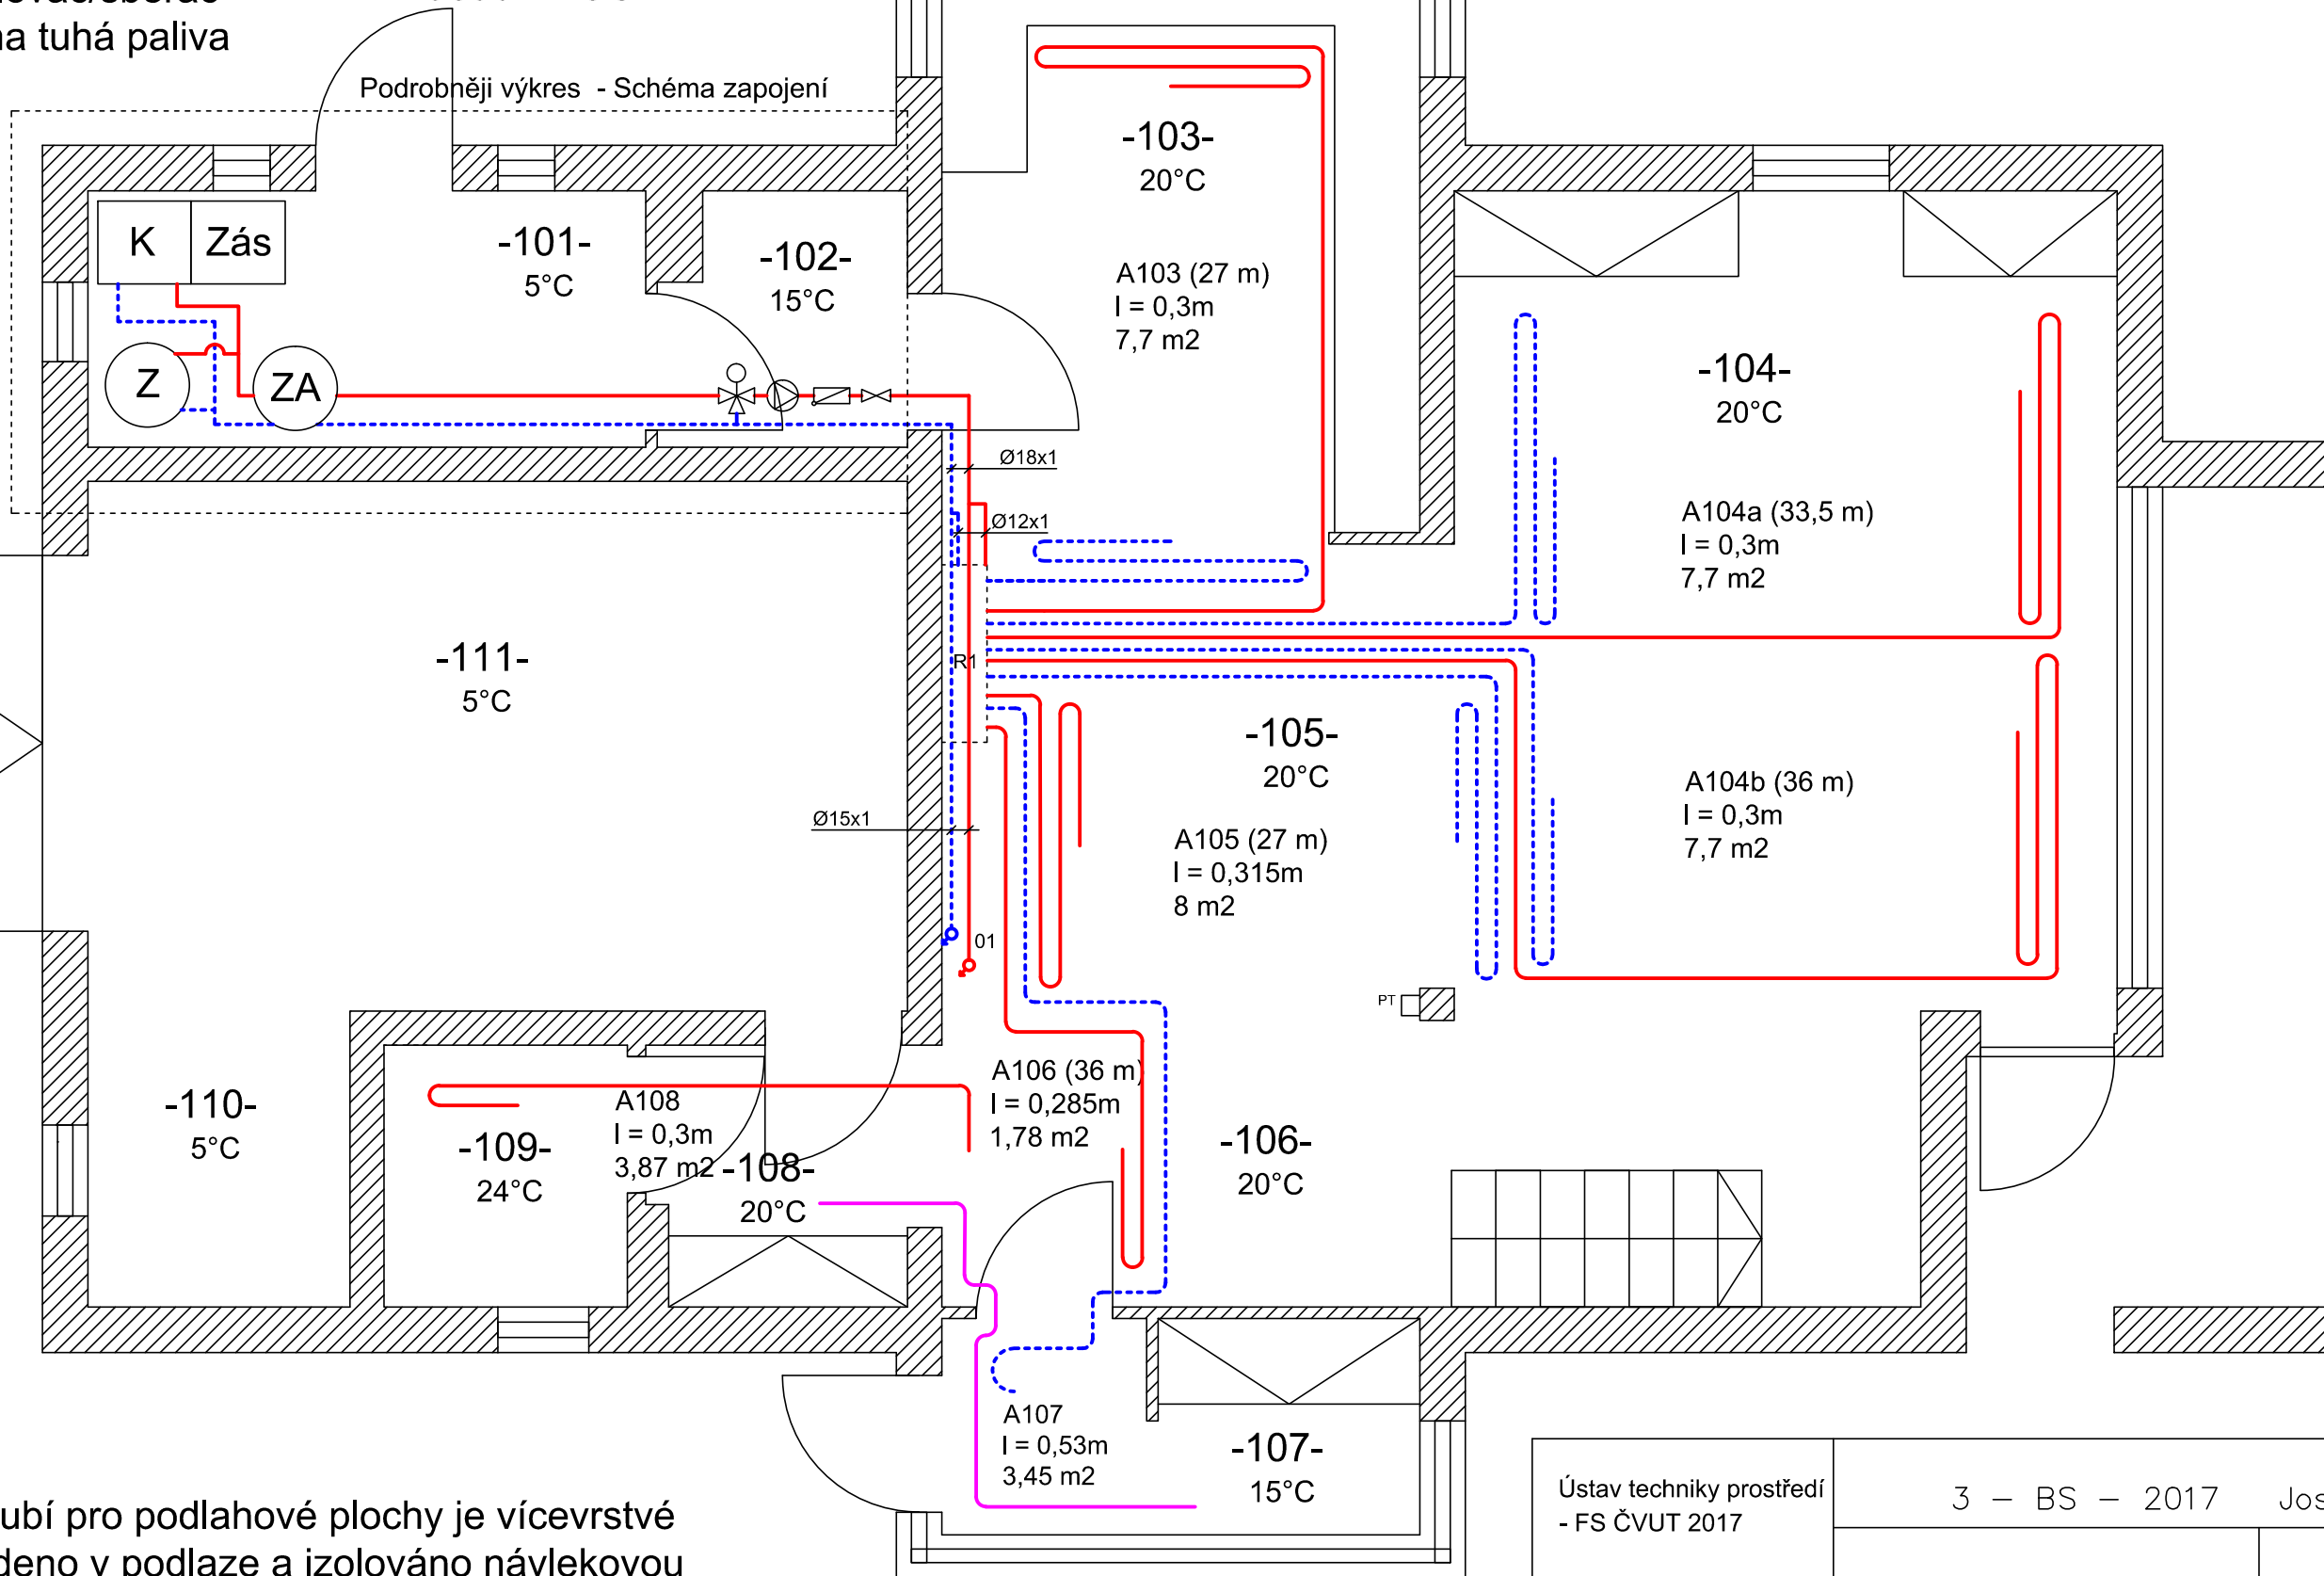

Použité potrubí pro podlahové plochy je vícevrstvé PeXa, je vedeno v podlaze a izolováno návlekovou tepelnou izolací.
 Přívodní potrubí k rozdělovači/sběrači je z mědi a je vedeno v zemi, kromě místností 101 a 102, kde je přiznané nad podlahou podél zdi.
 Nekótované průměry jsou 16x2.

Měřítko 1:50

Ústav techniky prostředí - FS ČVUT 2017	3 – BS – 2017	Josef Tesař
	Schéma č.: 3-01-01	Vydání: 01/2017
Půdorys 1. patro - Kotel na biomasu		