


VYTVOŘENO VE VÝUKOVÉM PRODUKTU SPOLEČNOSTI AUTODESK

VYTVOŘENO VE VÝUKOVÉM PRODUKTU SPOLEČNOSTI AUTODESK

VYTVOŘENO VE VÝUKOVÉM PRODUKTU SPOLEČNOSTI AUTODESK

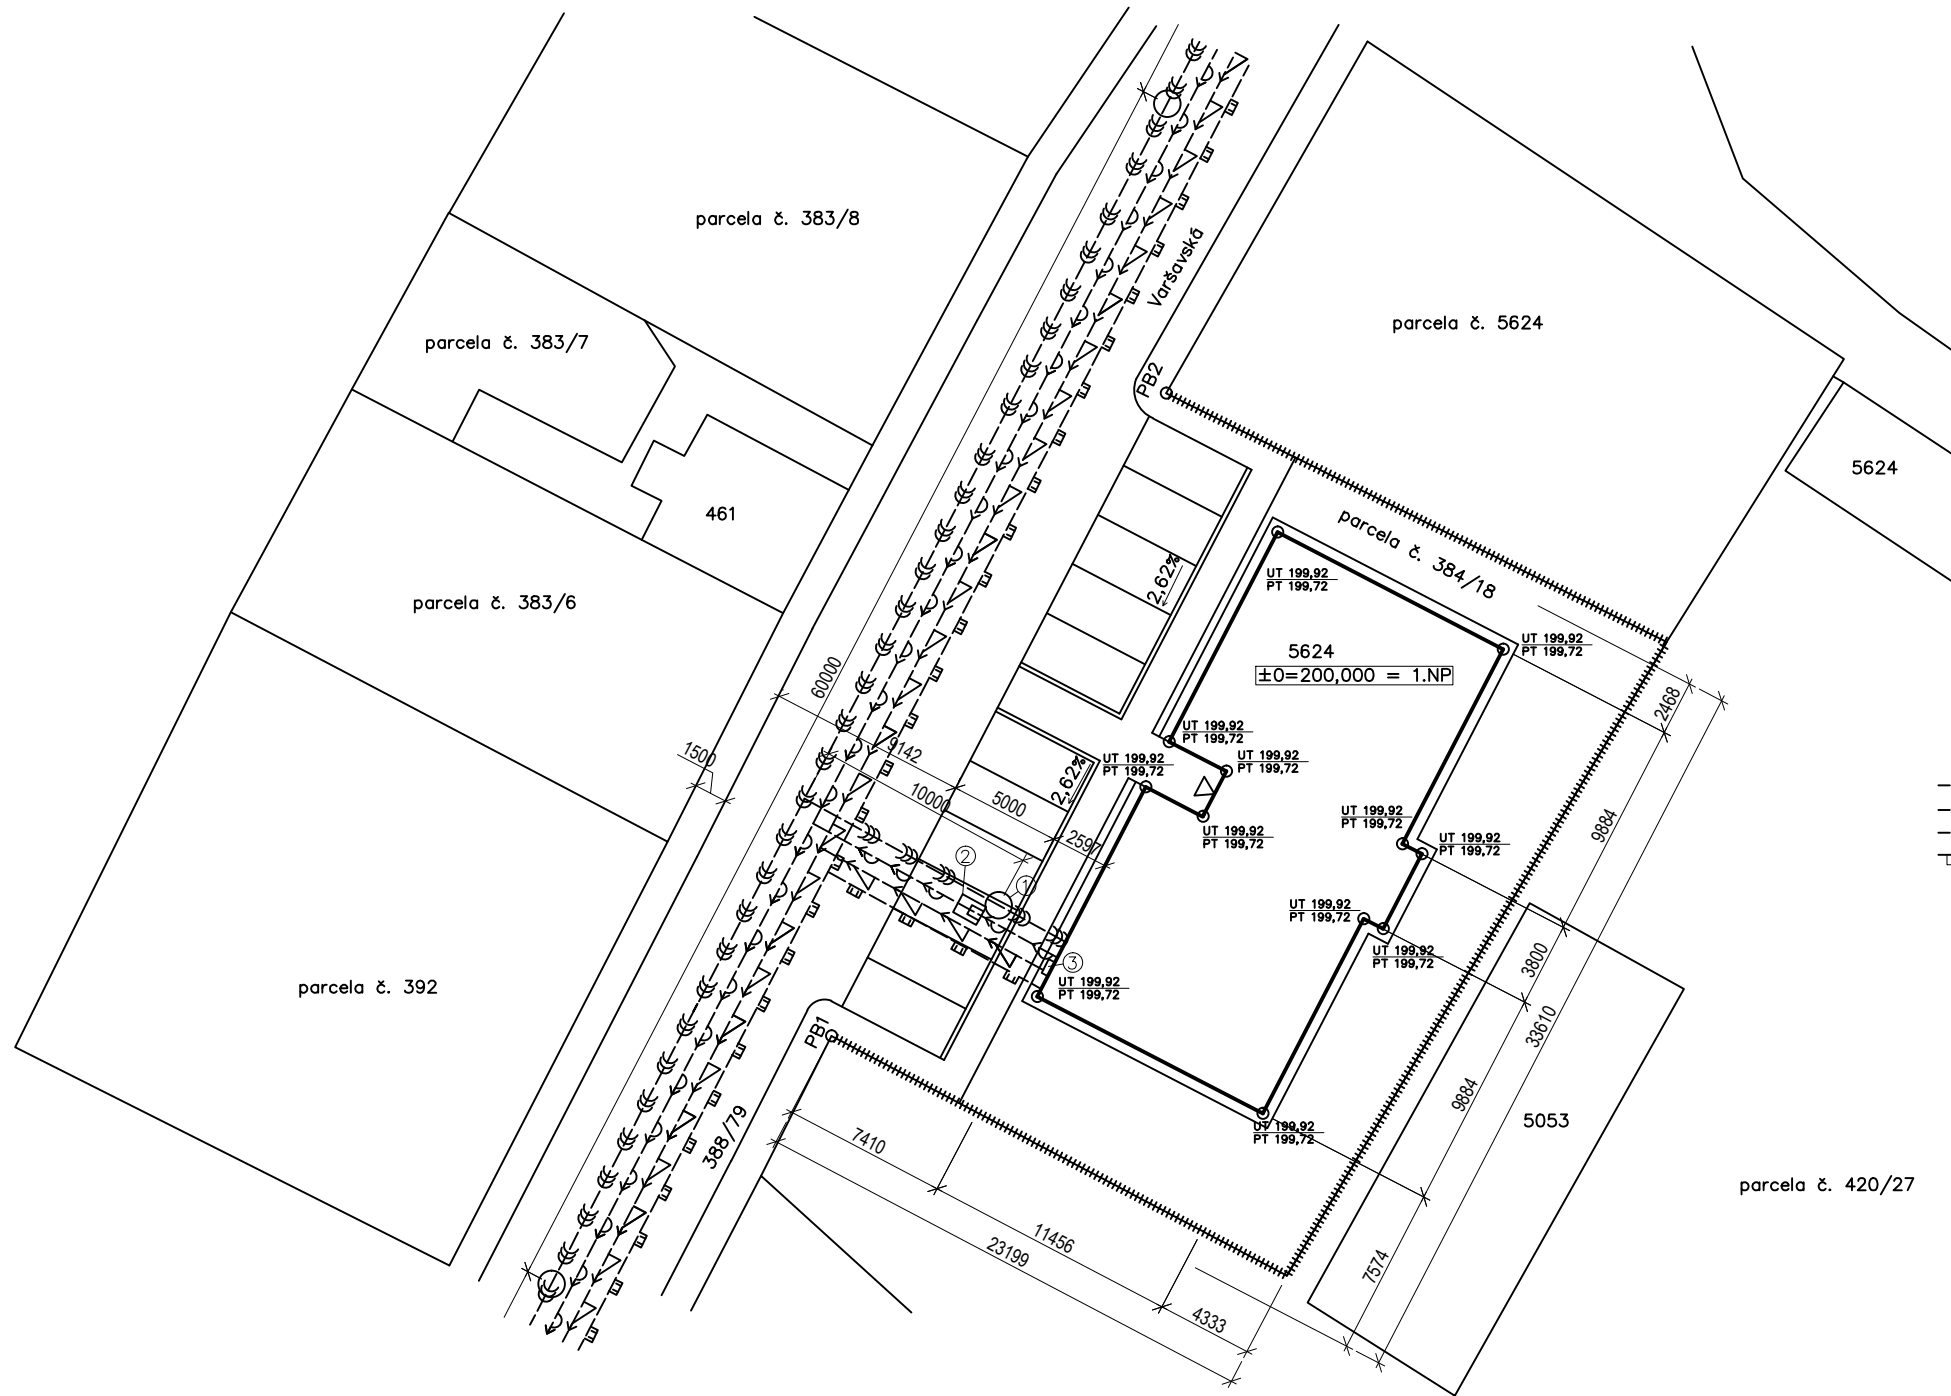

Legenda:

Stávající sítě:		Délky přípojek:
	Vodovodní potrubí	L=18,04m
	Kanalizace jednotná	L=18,95m
	Elektrické vedení NN	L=22,07m
	Plynovodní potrubí STL	L=10,96m
Ostatní značky:		
	Dřevěný plot	
①	Revizní šachta Ø600mm	
②	Vodoměrná šachta ŽB 800x1200mm	
③	Elektroměrný pilíř	

±0,000 = 200m.n.m VÝŠKOVÝ SYSTÉM Qpv



Předmět: BAPC	Zpracoval: LUKÁŠ ČERNOCH	Školní rok: 2015/2016	Fakulta stavební
Vedoucí BP.: Ing. ANNA LOUNKOVÁ, CSc.			ČVUT
Název výkresu: CELKOVÁ SITUACE			Měřítko: 1:300
			Číslo výkresu: C.2

VYTVOŘENO VE VÝUKOVÉM PRODUKTU SPOLEČNOSTI AUTODESK