


KOORDINAČNÍ SITUACE AREÁLU
M 1:500

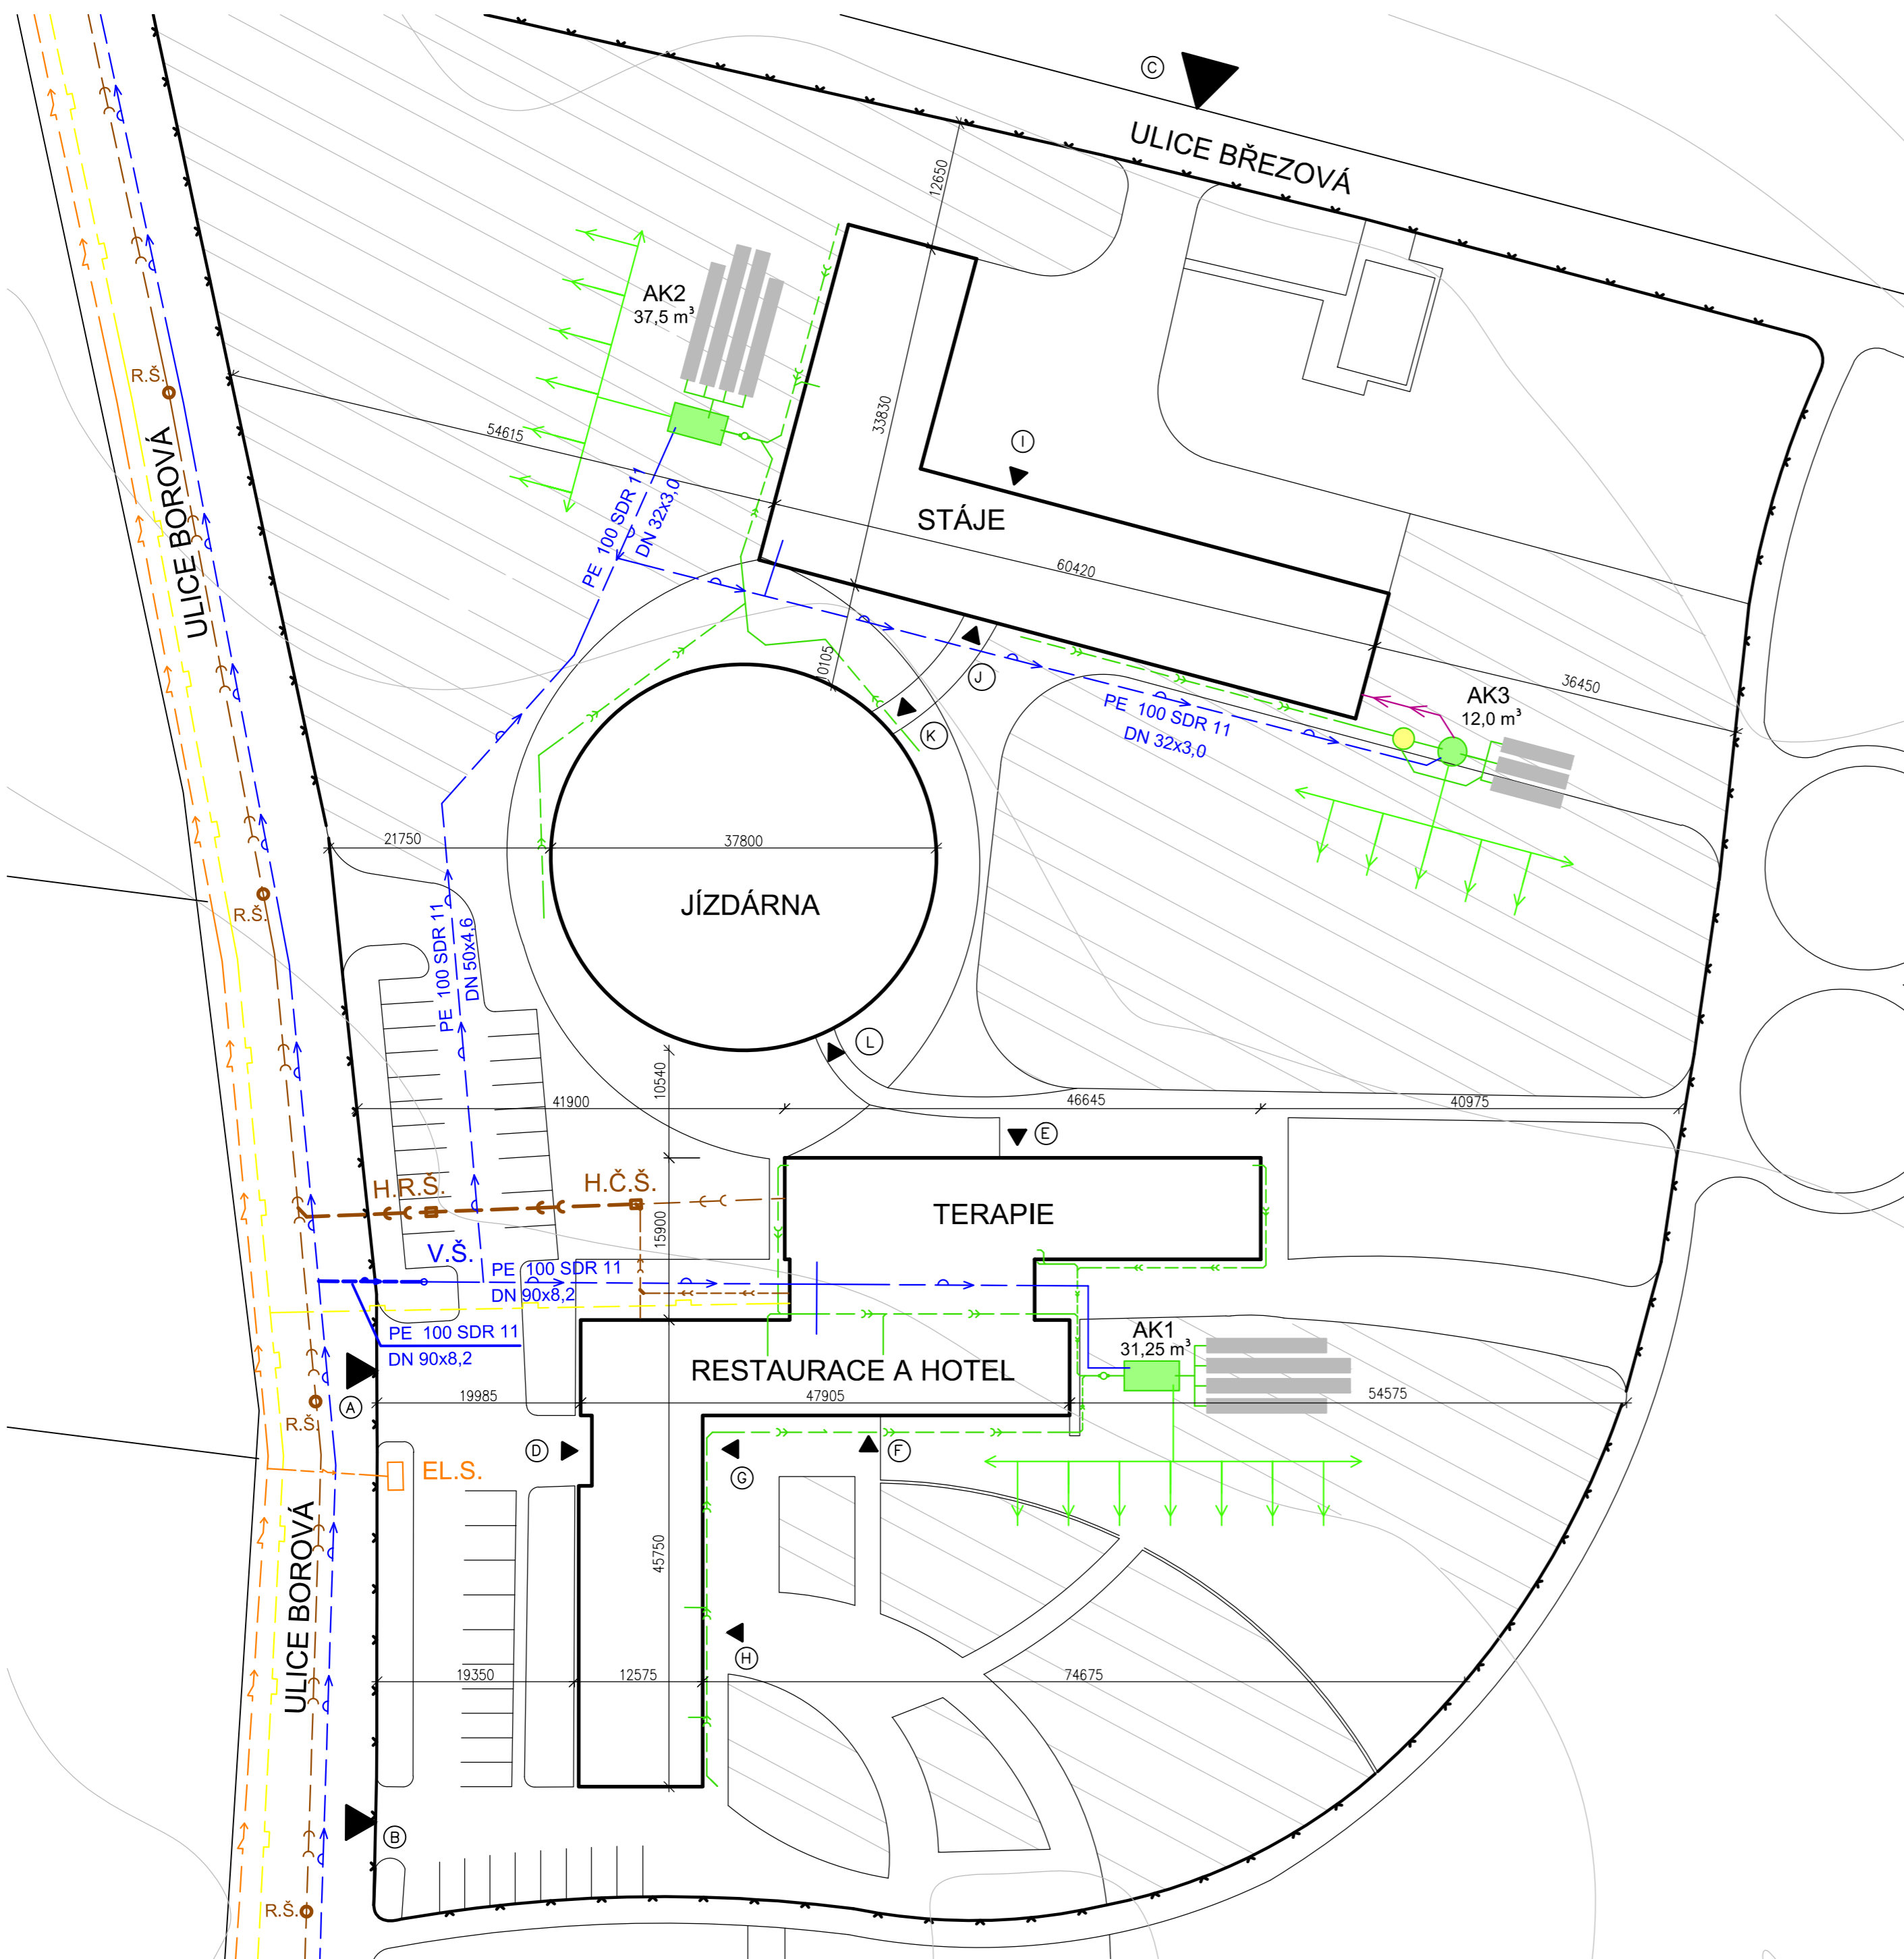

LEGENDA:

- KANALIZACE SPLAŠKOVÁ
 - KANALIZACE DEŠŤOVÁ
 - VODOVOD
 - PLYNOVOD
 - ELEKTRICKÉ NAPĚTÍ
 - UŽITKOVÁ VODA
 - ZAVLAŽOVACÍ SYSTÉM
 - HRANICE POZEMKU
 - HRANICE BUDOVY
-
- POZEMEK K ZAVLAŽOVÁNÍ
 - AKUMULAČNÍ NÁDRŽ
 - FILTRAČNÍ NÁDRŽ
 - VSAKOVACÍ TUNELY
-
- R.Š.
 - H.R.Š.
 - H.Č.Š.
 - V.Š.
 - EL.S.
 - AK
-
- REVIZNÍ ŠACHTA
 - HLAVNÍ REVIZNÍ ŠACHTA
 - HLAVNÍ ČISTÍČI ŠACHTA
 - VODOMĚRNÁ ŠACHTA
 - ELEKTRICKÝ SLOUPEK
 - AKUMULAČNÍ NÁDRŽ
 - VSTUP DO AREÁLU/BUDOVY

- (A) HLAVNÍ VSTUP DO AREÁLU
- (B) (C) VSTUP DO AREÁLU
- (D) HLAVNÍ VSTUP BUDOVY RESTAURACE A HOTELU
- (E) HLAVNÍ VSTUP BUDOVY TERAPIE
- (F) VEDLEJŠÍ VSTUP DO HOTELU
- (G) VEDLEJŠÍ VSTUP DO RESTAURACE
- (H) VSTUP PRO ZAMĚSTNANCE RESTAURACE
- (I) (J) VSTUP DO STÁJÍ
- (K) (L) VSTUP DO JÍZDÁRNA



B.p.v.: ±0,000 = +389,500 m.n.m.

Zpracovala: Bc. Monika Roubalová	Vedoucí cvičení: Ing. Stanislav Frolík, Ph.D.	Školní rok: 2016/2017	Fakulta stavební ČVUT
Předmět: DIPLOMOVÁ PRÁCE			Datum: 5/2017
Název dílohy: ZPĚTNÉ VYUŽITÍ ODPADNÍCH VOD V AREÁLU HIPOCENRA			Měřítko: 1:500
Název výkresu: B1. KOORDINAČNÍ SITUACE			Formát výkresu: 6x44
			Číslo výkresu: 01