


1NP

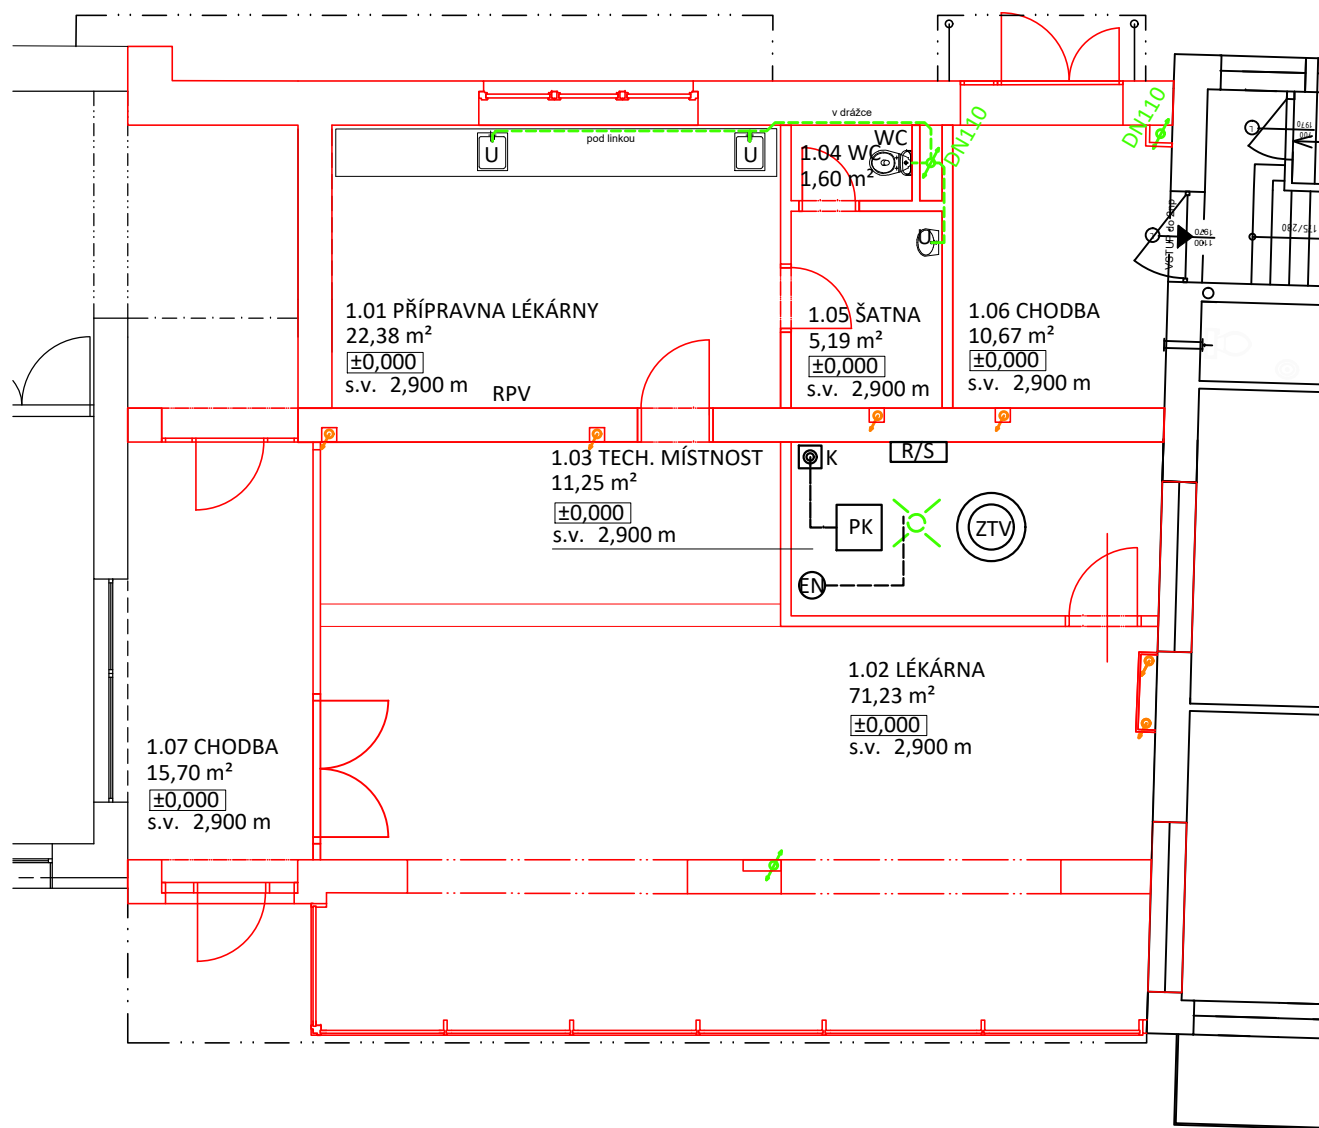


LEGENDA MATERIÁLŮ


- Stávající konstrukce
- Nové konstrukce
- ↗ Splaškové odpadní potrubí- DN 110
- Připojovací potrubí- PVC DN40-110
- ↘ Dešťové odpadní potrubí- PVC DN 100
- ⊗ Podlahová vpusť

LEGENDA ZAŘIZOVACÍCH PŘEDMETŮ

- U - umyvadlo
- WC - klozet

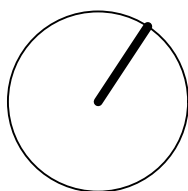


2NP

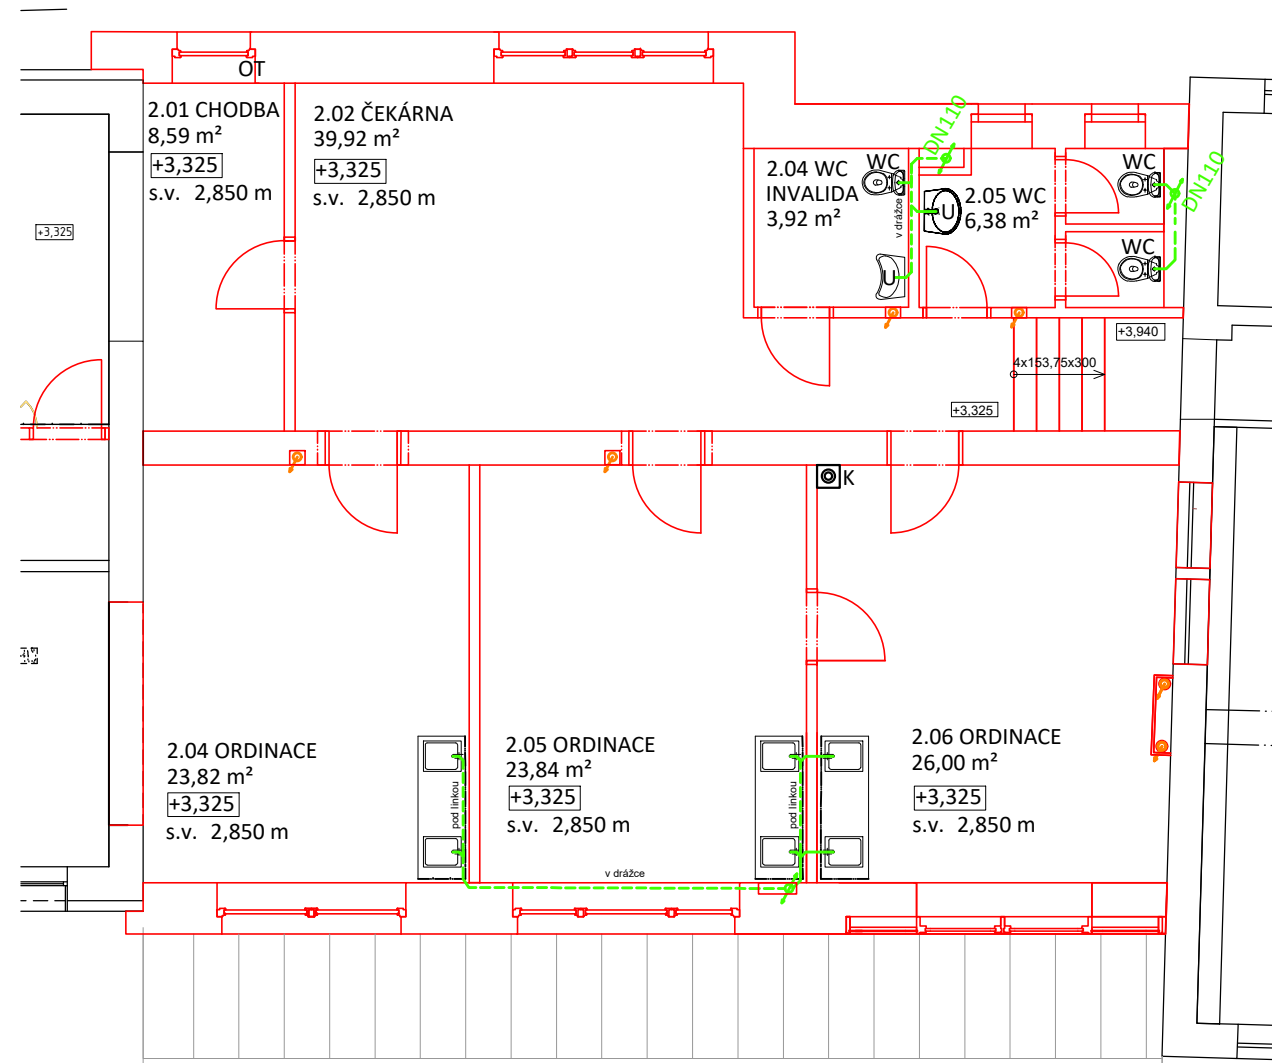

± 0,000 (1.NP) = 437,45 m.n.m. (Bpv)

0 0,5 m 1 m

5 m

PŘEDMĚT	124DPM- Diplomová práce	FAKULTA STAVEBNÍ ČVUT 	
VYPRACOVALA	Bc. Aneta Štědrá		
VEDOUCÍ DIP	doc. Dr. Ing. Zbyněk Svoboda		
MÍSTO STAVBY	Tábor		
NÁZEV DIPLOMOVÉ PRÁCE	Vestavba polikliniky do proluky	FORMÁT	A3
		DATUM	05/2017
OBSAH:	D1.4- Technika prostředí staveb Vnitřní kanalizace- Půdorys 1NP, 2NP	STUPEŇ PD	DPS
		OZN. ČÁSTI	D 1.4.2 e)
		MĚŘÍTKO 1:100	Č. VÝKRESU: 01