


PŮDORYS 1.PP

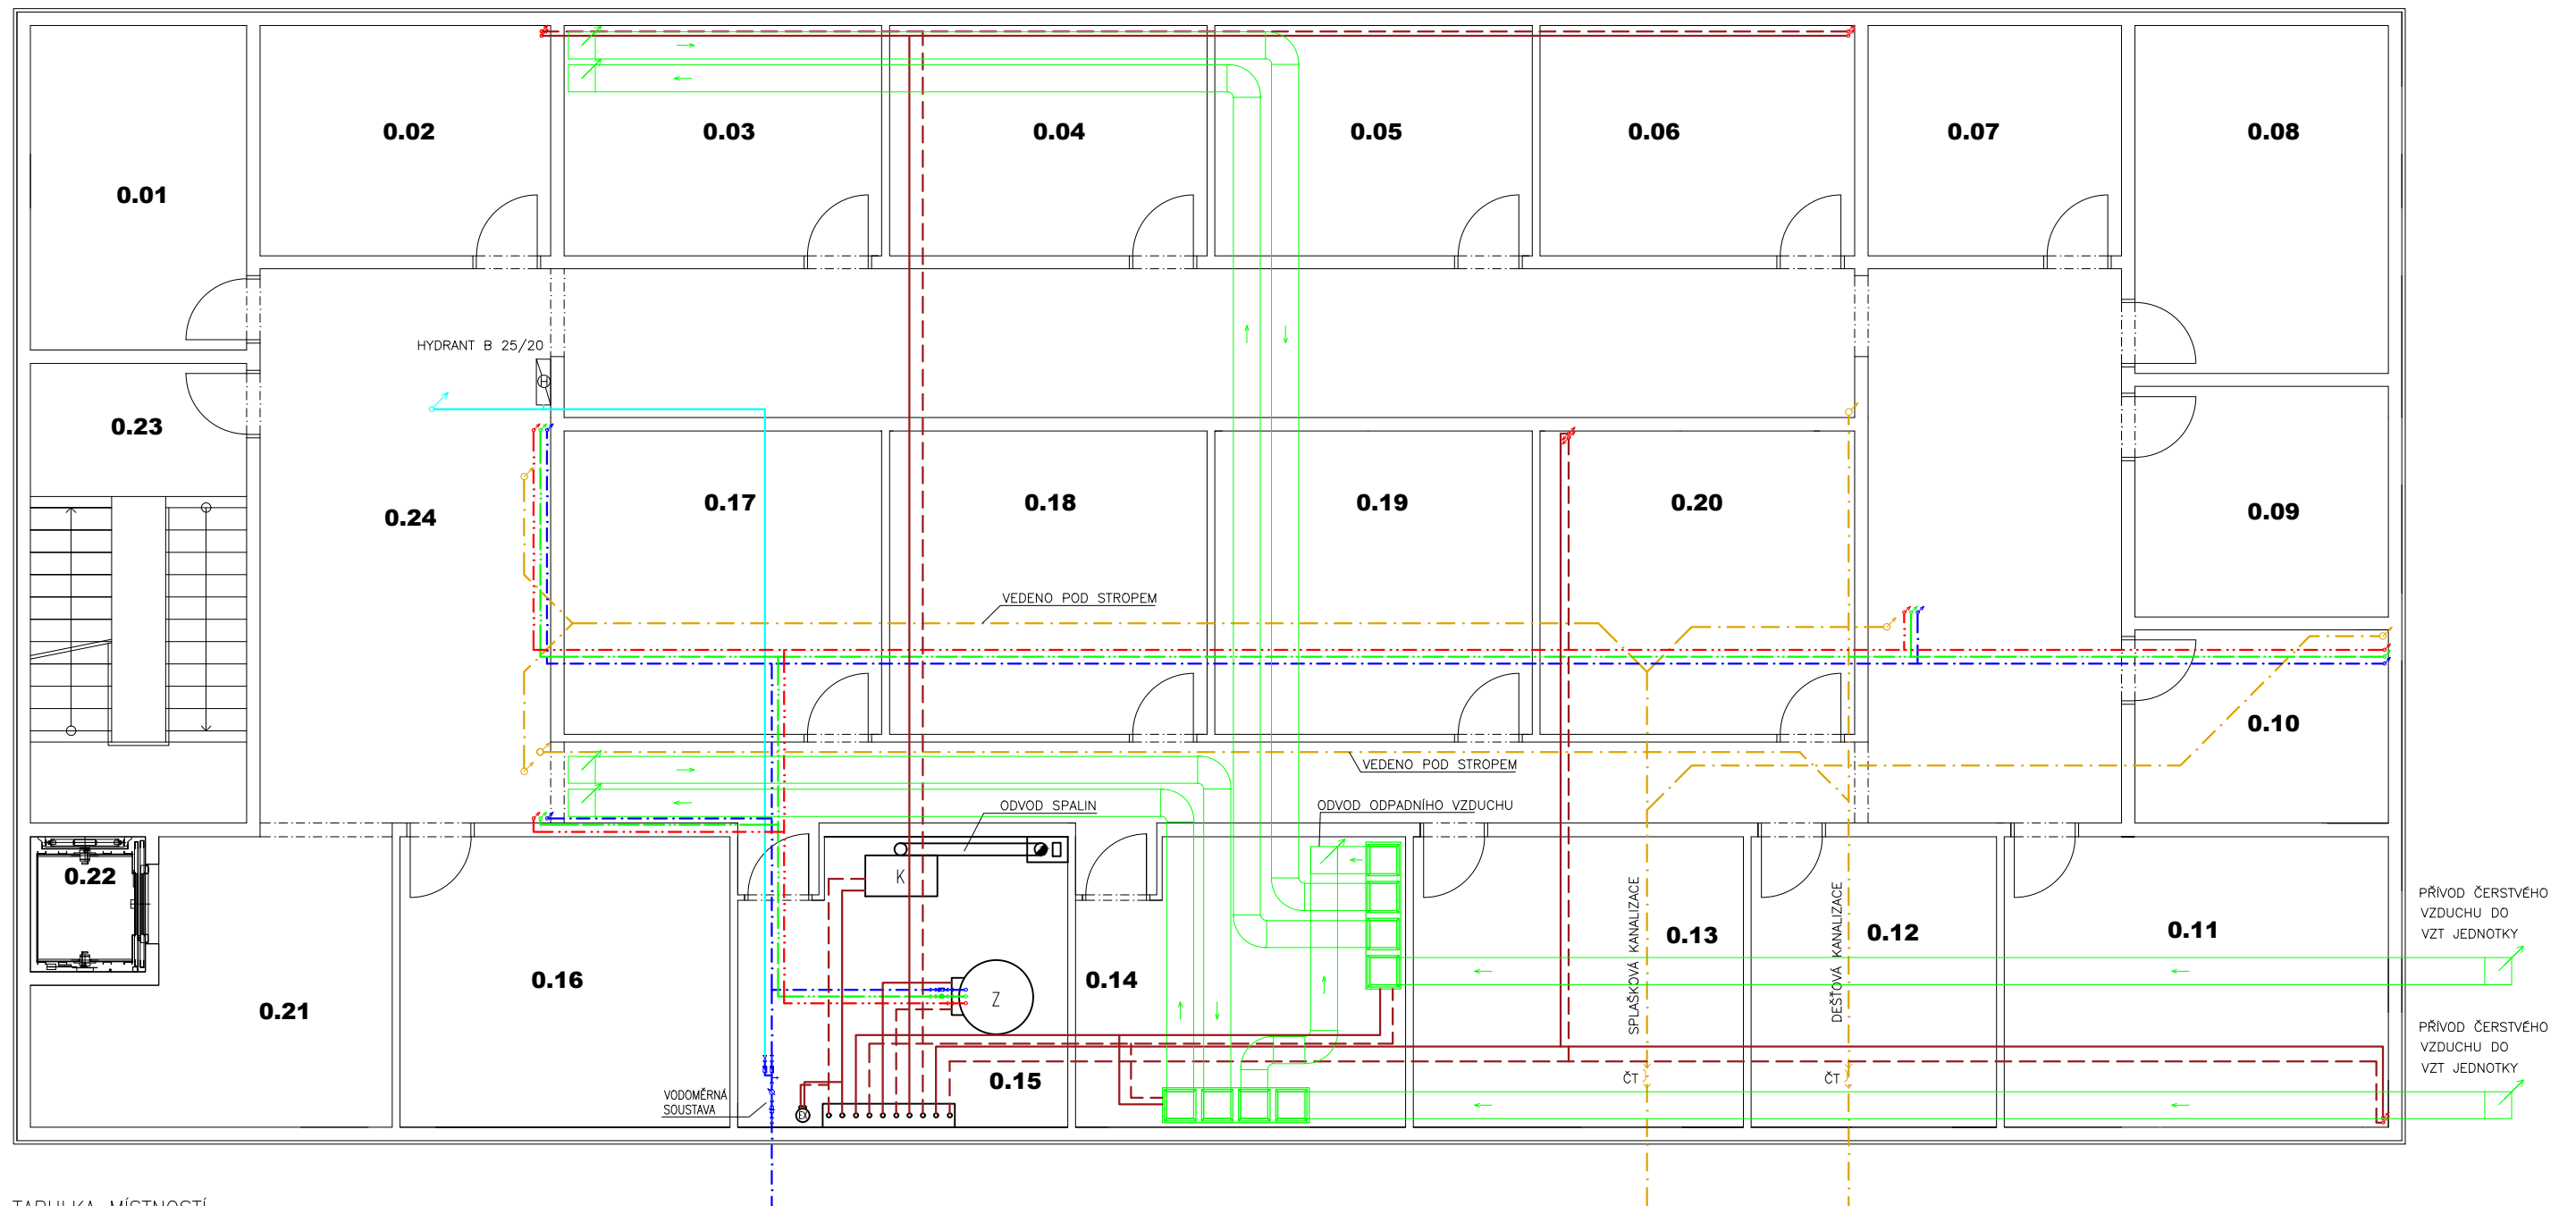

TABULKA MÍSTNOSTÍ

OZNÁZENÍ	NÁZEV
0.01	SKLAD
0.02	SKLAD
0.03	SKLAD
0.04	SKLAD
0.05	SKLAD
0.06	SKLAD
0.07	SKLAD
0.08	SKLAD
0.09	SKLAD
0.10	ARCHIV PRACÍ
0.11	ARCHIV PRACÍ
0.12	ARCHIV PRACÍ
0.13	ARCHIV PRACÍ
0.14	STROJOVNA VZDUCHOTECHNIKY
0.15	KOTELNA
0.16	TECHNICKÁ MÍSTNOST
0.17	SKLAD
0.18	SKLAD
0.19	SKLAD
0.20	SKLAD
0.21	CHODBA
0.22	VÝTAH
0.23	SCHODIŠTĚ
0.24	CHODBA

LEGENDA VODOVOD


- - - - - STUDENÁ VODA
- - - - - TEPLÁ VODA
- - - - - POŽÁRNÍ VODOVOD

LEGENDA VYTÁPĚNÍ

- — — — — PŘÍVODNÍ POTRUBÍ
- - - - - VRATNÉ POTRUBÍ

LEGENDA KANALIZACE

- — — — — PŘIPOJOVACÍ POTRUBÍ

Zpracoval Annette ŘEHOŘKOVÁ	Konzultant Ing. Lenka HANZALOVÁ, Ph.D.	Školní rok 2016/2017	Fakulta stavební ČVUT 
Předmět	BAKALÁŘSKÁ PRÁCE		Datum 28.5.2017
Úloha	ZÁKLADNÍ UMĚLECKÁ ŠKOLA HOLICE		Měřítko 1:100
Výkres	ROZVODY TZB 1.PP – SCHÉMA		Č. výkresu 1