


PŮDORYS 2.NP

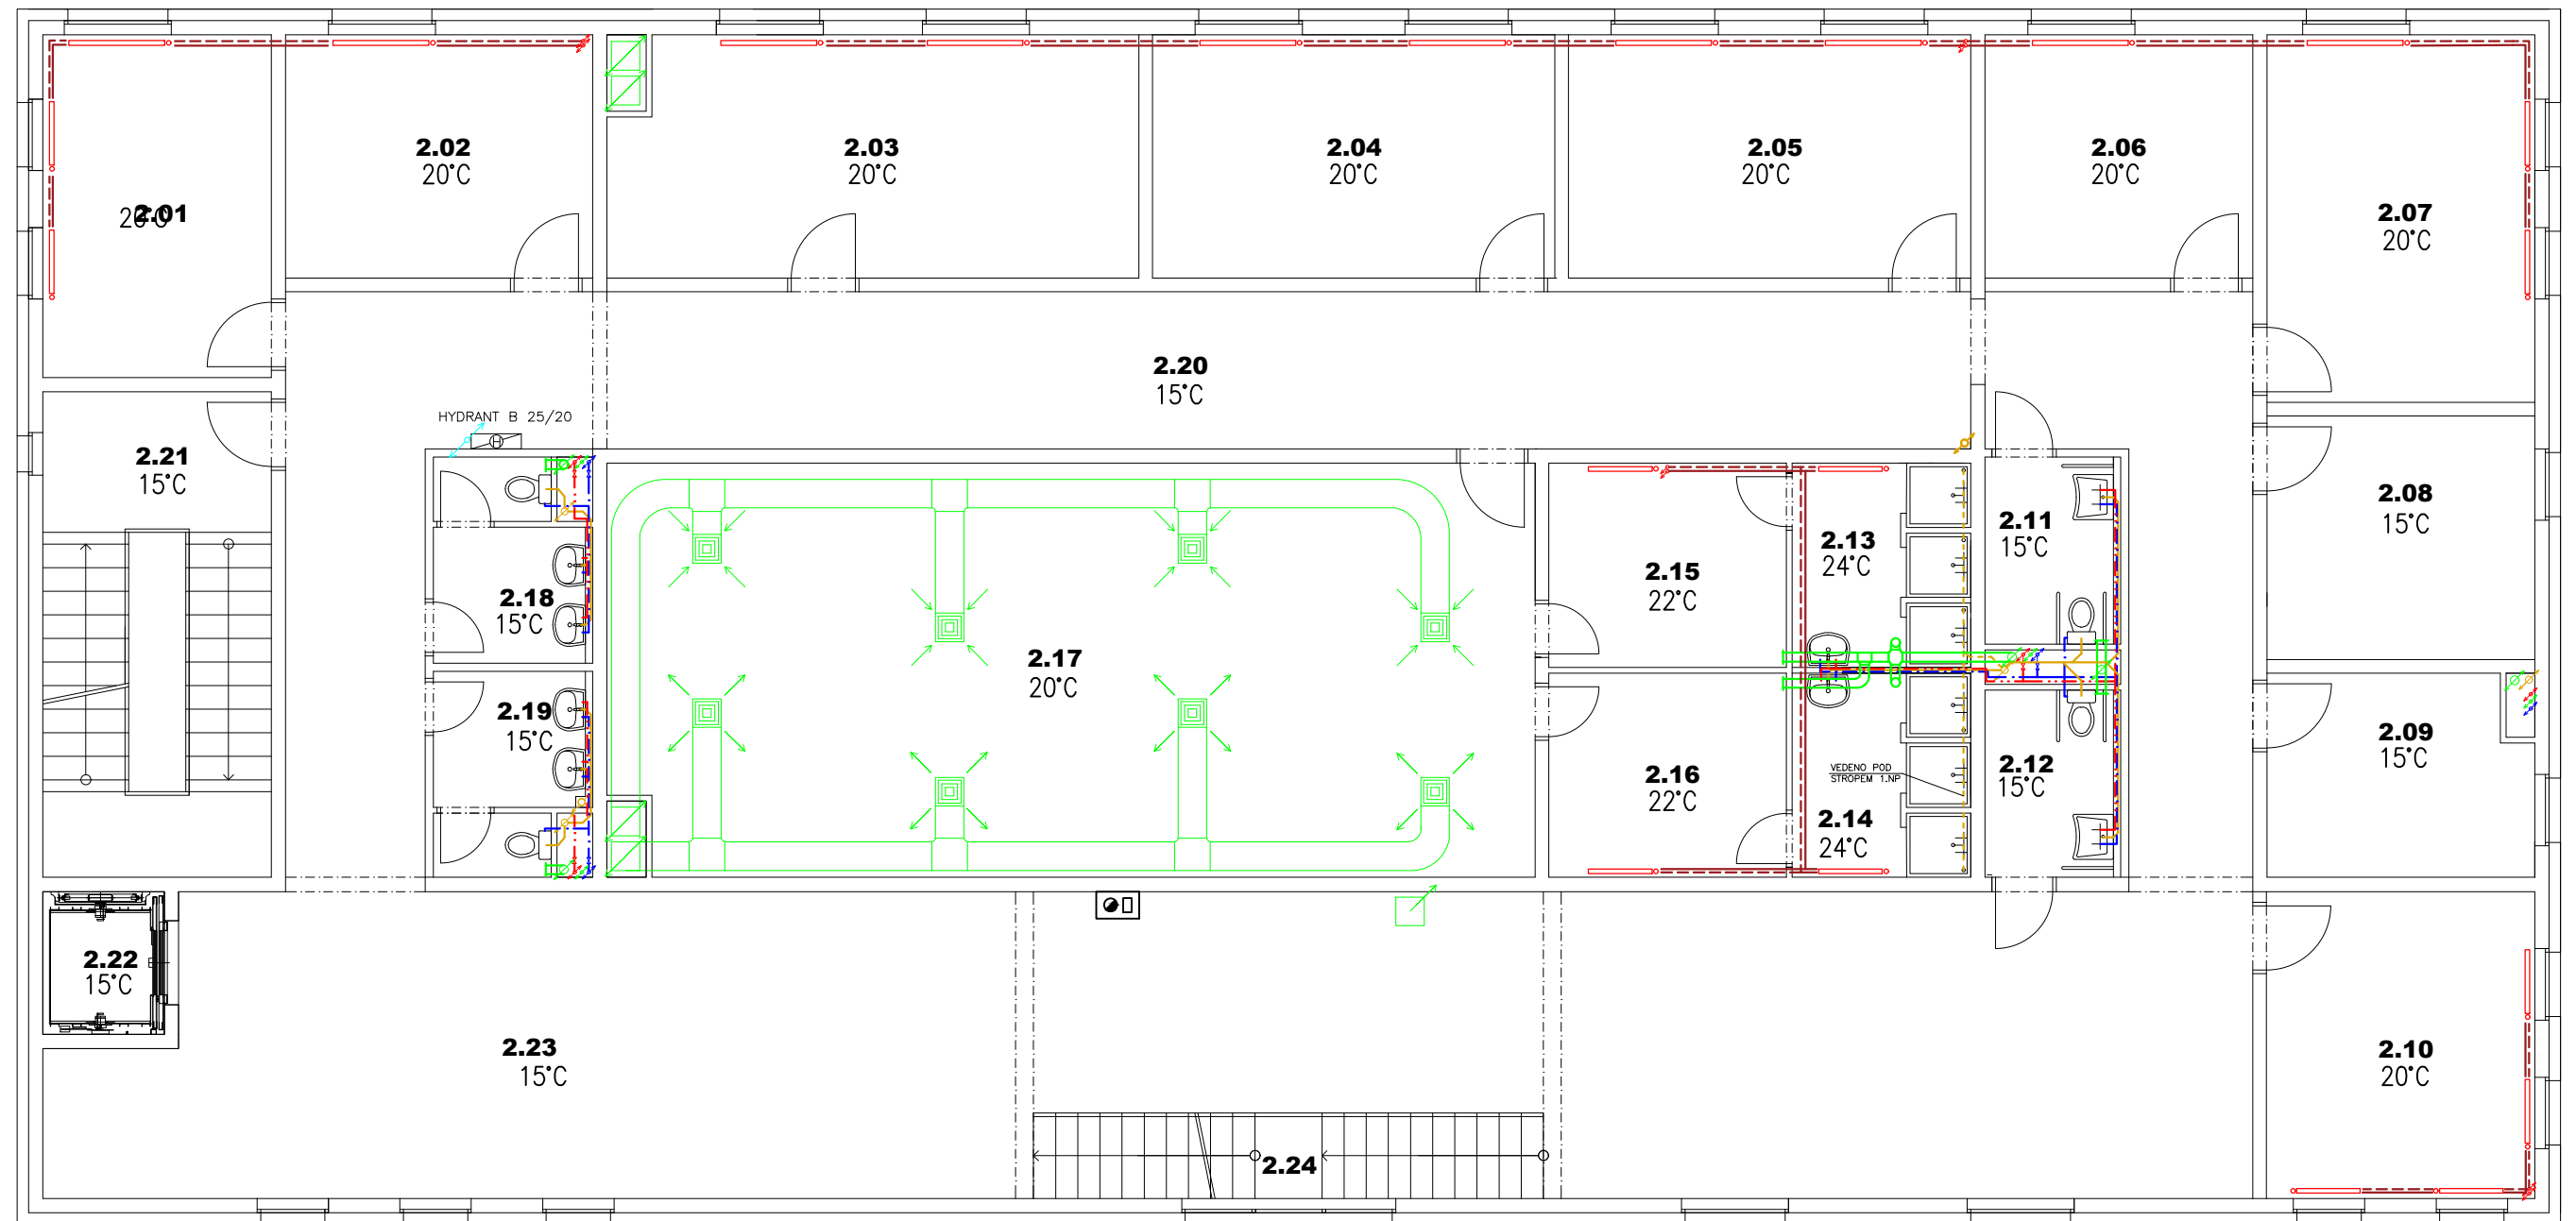

TABULKA MÍSTNOSTÍ

ØZNAČENÍ	NÁZEV
2.01	ÚČEBNA
2.02	ÚČEBNA
2.03	ÚČEBNA
2.04	ÚČEBNA
2.05	ÚČEBNA
2.06	ÚČEBNA
2.07	KANCELÁŘ ŘEDITELA ŠKOLY
2.08	SKLAD KOSTÝMŮ
2.09	HUDEBNÍ NÁSTROJE
2.10	ÚČEBNA
2.11	WC-TĚL. POSTIŽENÉ MUŽI, PERSONÁL
2.12	WC-TĚL. POSTIŽENÉ ŽENY, PERSONÁL
2.13	SPRCHY DÍVKY
2.14	SPRCHY CHLAPCI
2.15	ŠATNA DÍVKY
2.16	ŠATNA CHLAPCI
2.17	TANEČNÍ SÁL
2.18	WC MUŽI
2.19	WC ŽENY
2.20	CHODBA
2.21	SCHODIŠTĚ
2.22	VÝTAH
2.23	FOYER
2.24	SCHODIŠTĚ

LEGENDA VODOVOD


- - - - - STUDENÁ VODA
- - - - - TEPLÁ VODA
- - - - - POŽÁRNÍ VODOVOD

LEGENDA KANALIZACE

- - - - - PŘIPOJOVACÍ POTRUBÍ

LEGENDA VYTÁPĚNÍ

- - - - - PŘÍVODNÍ POTRUBÍ
- - - - - VRATNÉ POTRUBÍ

Zpracoval Annette ŘEHOŘKOVÁ	Konzultant Ing. Lenka HANZALOVÁ, Ph.D.	Školní rok 2016/2017	Fakulta stavební ČVUT 
Předmět BAKALÁŘSKÁ PRÁCE			Datum 28.5.2017
Úloha ZÁKLADNÍ UMĚLECKÁ ŠKOLA HOLICE			Měřítko 1:100
Výkres ROZVODY TZB 2.NP – SCHÉMA			Č. výkresu 3