
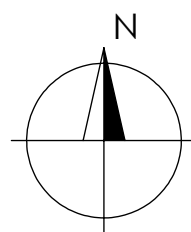


13D	NASTAVENÍ	13E	NASTAVENÍ	13F	NASTAVENÍ	23D	NASTAVENÍ	23E	NASTAVENÍ	23F	NASTAVENÍ	33D	NASTAVENÍ	33E	NASTAVENÍ	33F	NASTAVENÍ
303	2	309	2	315	4	324	2	330	2	336	4	345	2	351	2	356	4
302	open	307	9	319	9	323	open	328	9	340	9	344	open	349	open	360	9
301	7	311	open	318	open	322	5	332	open	339	open	343	5	353	5	359	open
320-1	3	312	3	314	open	321	3	333	3	335	open	342	3	354	4	355	open
320-2	6	313	9			341	3	334	9			361	3				

označení	nastavení	označení	nastavení	označení	nastavení
11A	3	21A	3	31A	3
11B	2,5	21B	2,5	31B	2,5
11C	1,5	21C	1,5	31C	1,5
12D	2,5	22D	2,5	32D	2,5
12E	1,5	22E	2	32E	2,5
12F	2	22F	2	32F	2
13D	2,5	23D	2,5	33D	2,5
13E	2,5	23E	2,5	33E	2,5
13F	2	23F	2	33F	2
14D	2,5	24D	2,5	34D	2,5
14E	2,5	24E	2,5	34E	2,5
14F	2	24F	2	34F	2
15D	3	25D	3	35D	4
15E	3	25E	3	35E	3,5
15F	2,5	25F	2,5	35F	2,5

Potrubí - Pe polyethilen			Potrubí - Ocel. bežešvé		
DN	D _e [mm]	ozn. izol. [mm]	DN	D _e [mm]	ozn. izol. [mm]
15	20	22/9	15	22	22/9
			25	31,8	32/9
			32	38	40/13
			40	44,5	45/13
			50	57	60/16
			65	76	76/13

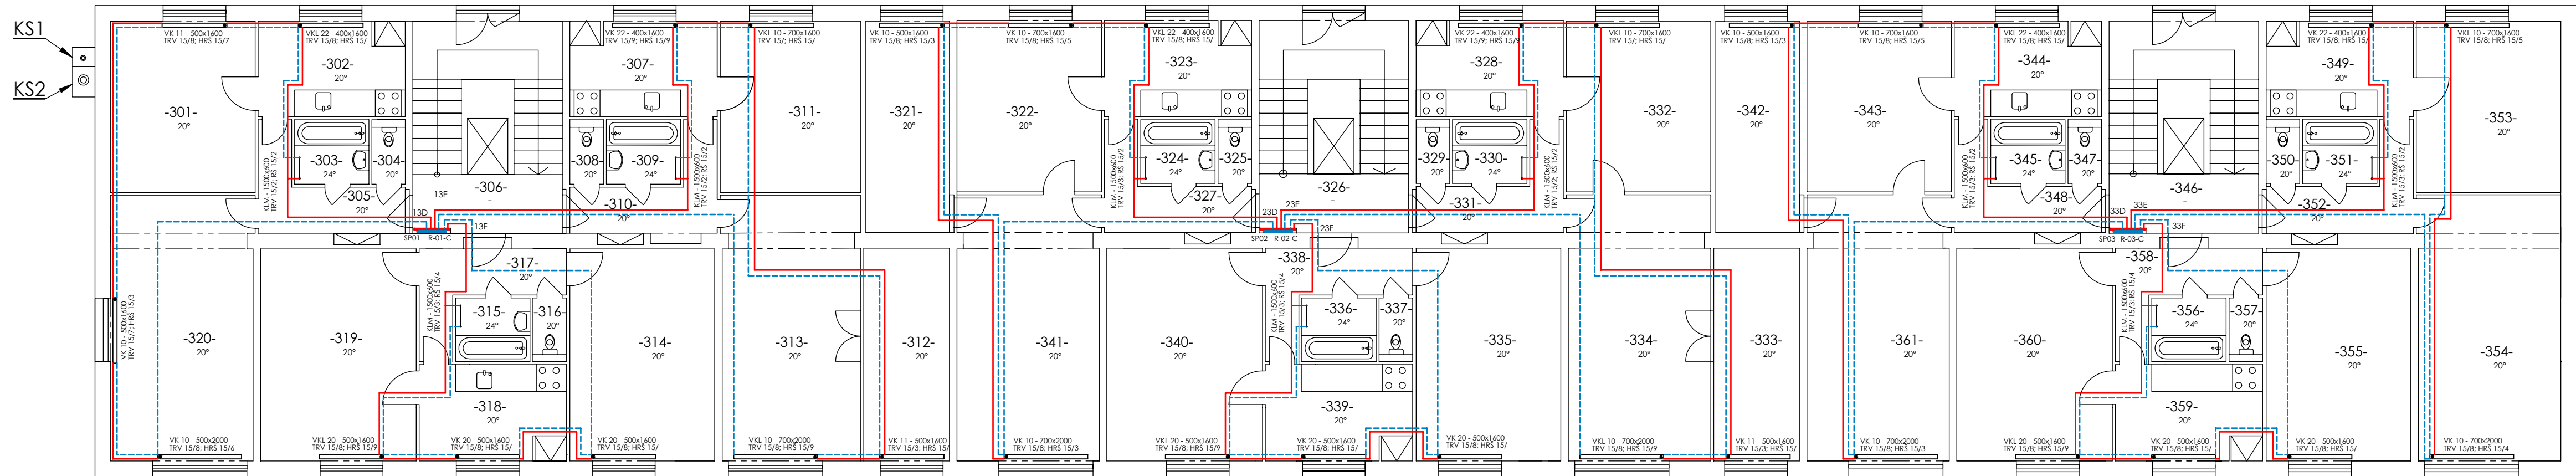

Název DP: Rekonstrukce vytápění bytového domu

Vypracoval: Václav Petrák

Vedoucí DP: Prof. Ing. Jiří Bašta, Ph.D.

Číslo výkresu: 19-TŽP-2017-5

Obsah výkresu: Třetí nadzemní podlaží - půdorys

Měřítko: 1:50

Datum: 24.6.2017