


SITUACE

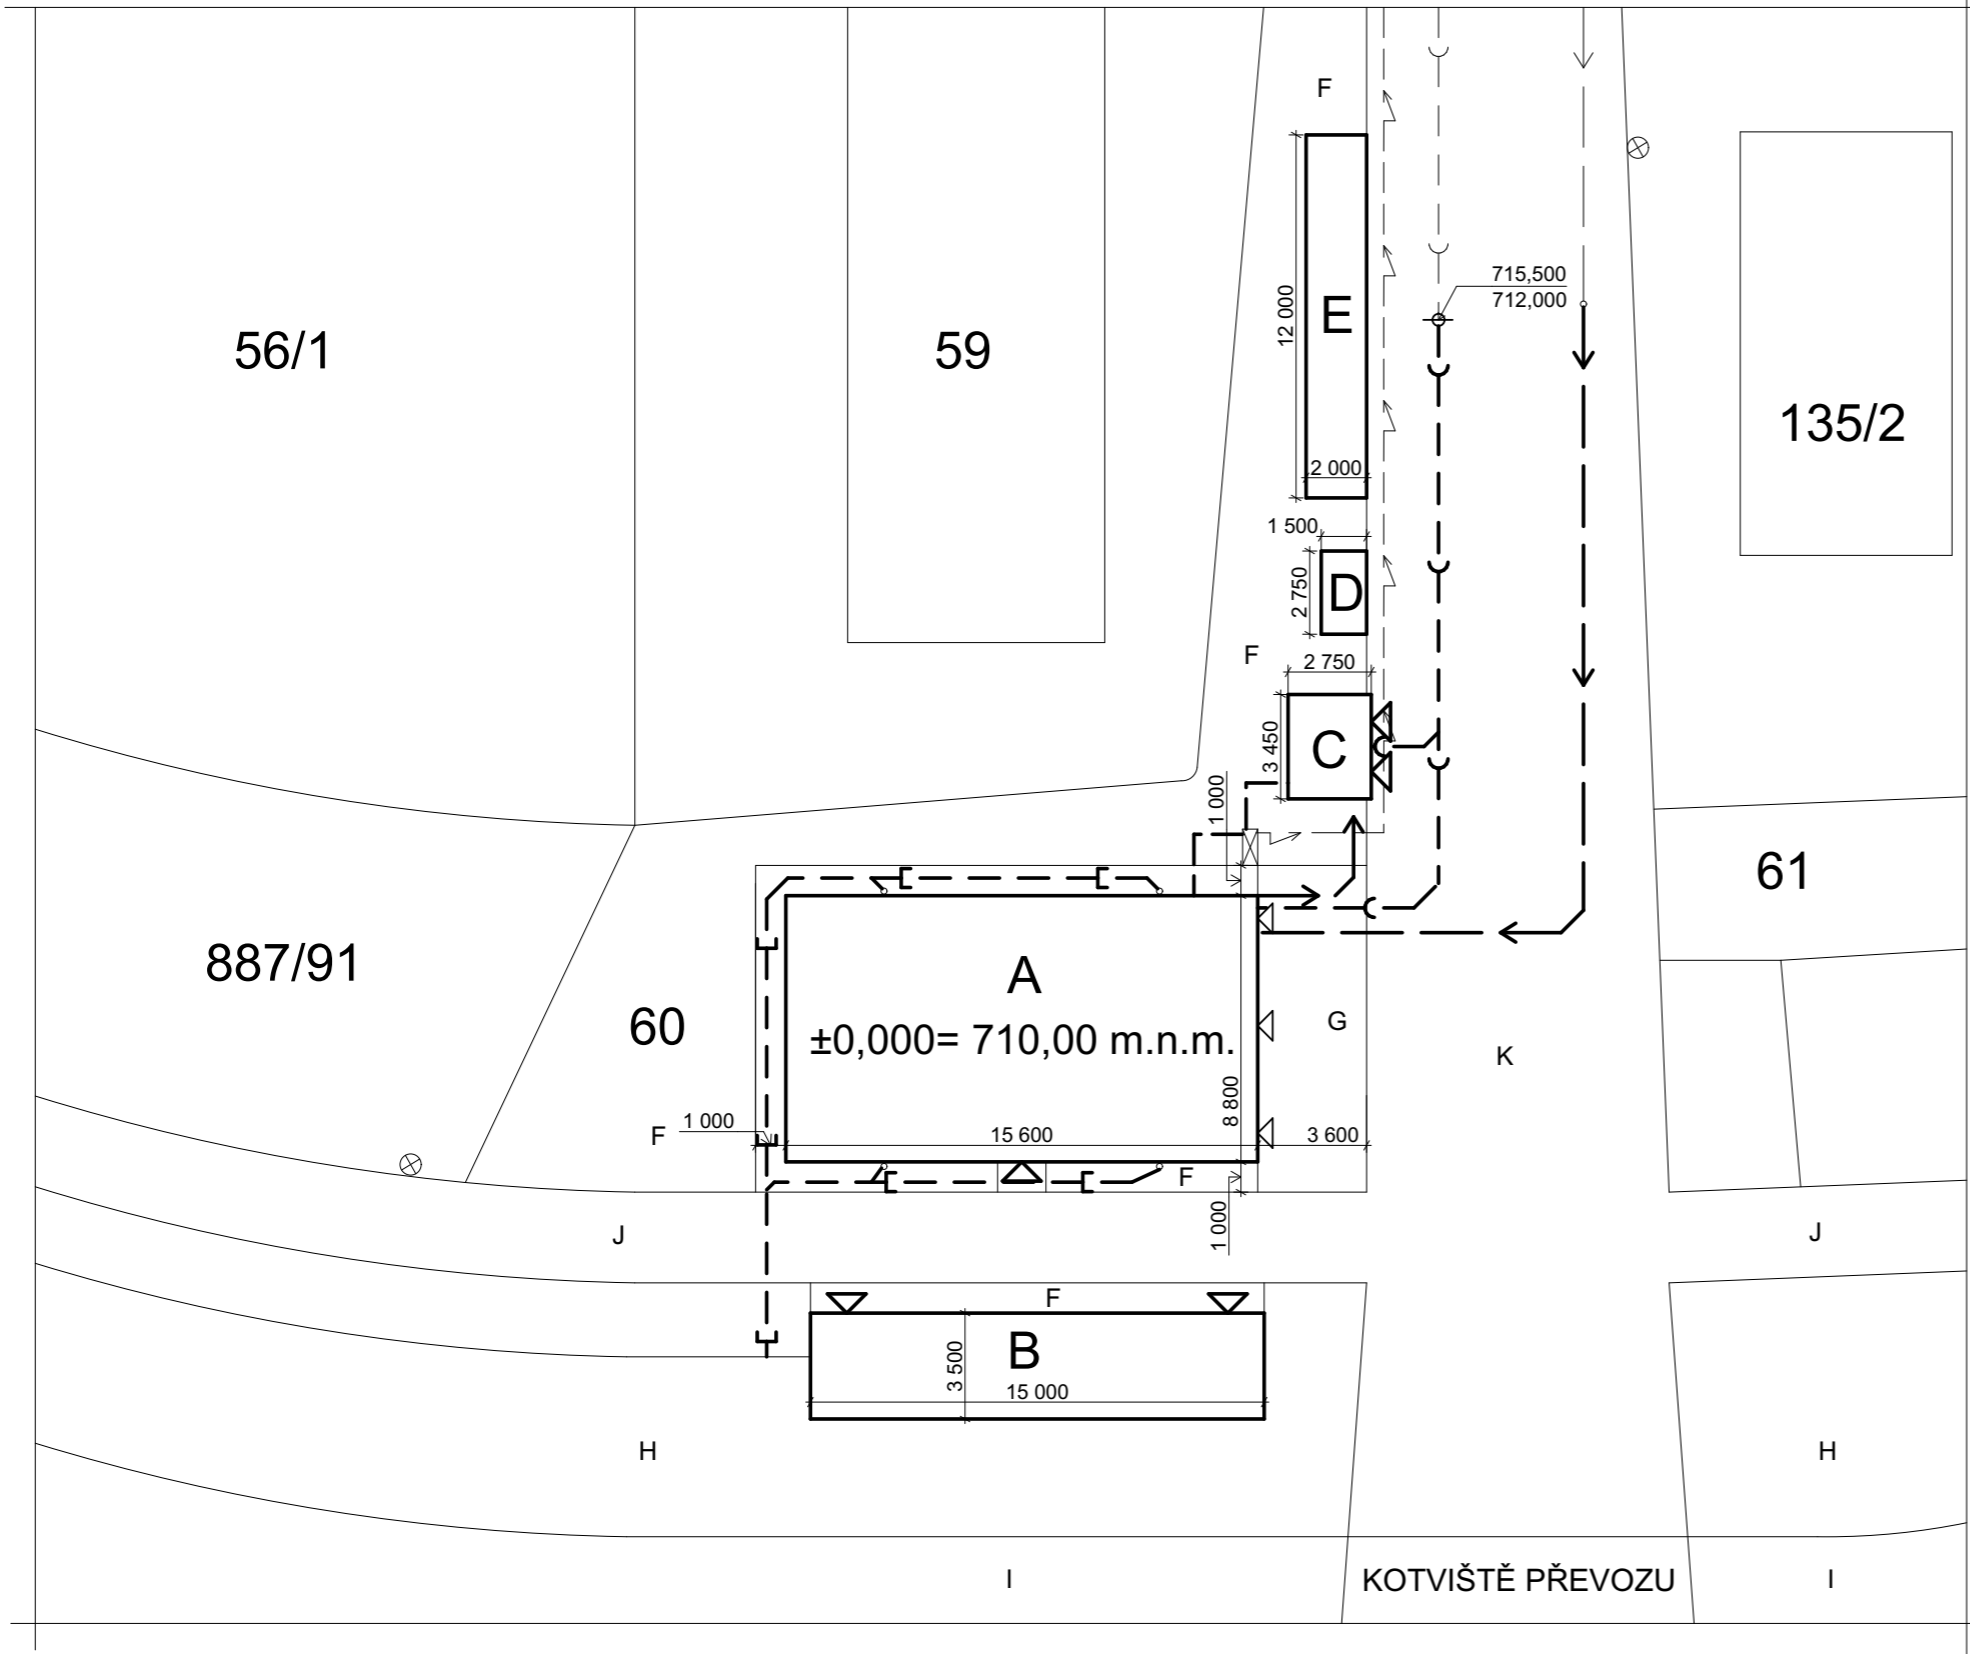

LEGENDA OBJEKTŮ

- A - HLAVNÍ OBJEKT - MULTIFUNKČNÍ DŮM
- B - KRYTÉ + NEKRYTÉ SEZENÍ PRO HOSTY
- C - VEŘEJNÉ WC (MUŽI A ŽENY ZVLÁŠT)
- D - KRYTÉ STÁNÍ PRO TŘÍDĚNÝ A KOMUNÁLNÍ ODPAD
- E - PROSTOR PRO STÁNÍ AUTOMOBILŮ
- F - ZATRAVNĚNÉ PLOCHY
- G - PLOCHA ASFALT PŘED VCHODY DO HL. OBJEKTU
- H - BŘEHY PŘIPRAVENÉ PRO VĚTŠÍ MNOŽSTVÍ VODY
- I - VODNÍ PLOCHA
- J - CYKLOSTEZKA
- K - HLAVNÍ SILNICE OD NÁMĚSTÍ MĚSTYSU
- ⊠ - KAPLIČKA S HLAVNÍ EL. PŘÍPOJKOU NN OBJEKTU A
- ⊗ - VEŘEJNÉ OSVĚTLENÍ


LEGENDA INŽENÝRSKÝCH SÍTÍ

- — — — — JEDNOTNÁ VEŘEJNÁ KANALIZACE
- — — — — VEŘEJNÝ VODOVOD
- — — — — KABELOVÉ VEDENÍ EL. PROUDU 0,4 KW

NAVRHOVANÉ PŘÍPOJKY INŽENÝRSKÝCH SÍTÍ

- — — — — JEDNOTNÁ VEŘEJNÁ KANALIZACE
- — — — — VEŘEJNÝ VODOVOD
- — — — — KABELOVÉ VEDENÍ EL. PROUDU 0,4 KW
- — — — — ODVOD DEŠŤOVÉ VODY DRENÁŽNÍM POTRUBÍM
- ⊗ - KANALIZAČNÍ ŠACHTA

S

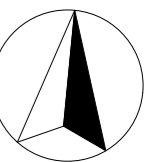

$\pm 0,000 = 710,000$ m.n.m.

ZPRACOVAL: Bc. JAN RIBÁR	VEDOUCÍ CVIČENÍ: Ing. PAVEL NEUMANN	ŠKOLNÍ ROK: 2017/2018	ČVUT FSv
PŘEDMĚT: DIPLOMOVÁ PRÁCE			DATUM: 28.12.17
NÁZEV ÚLOHY: PROJEKTOVÁ DOKUMENTACE			MĚŘÍTKO: 1:250
NÁZEV VÝKRESU: SITUACE			Č. VÝKR.: 2.