


## **Příloha 1 – Situace měrných profilů**

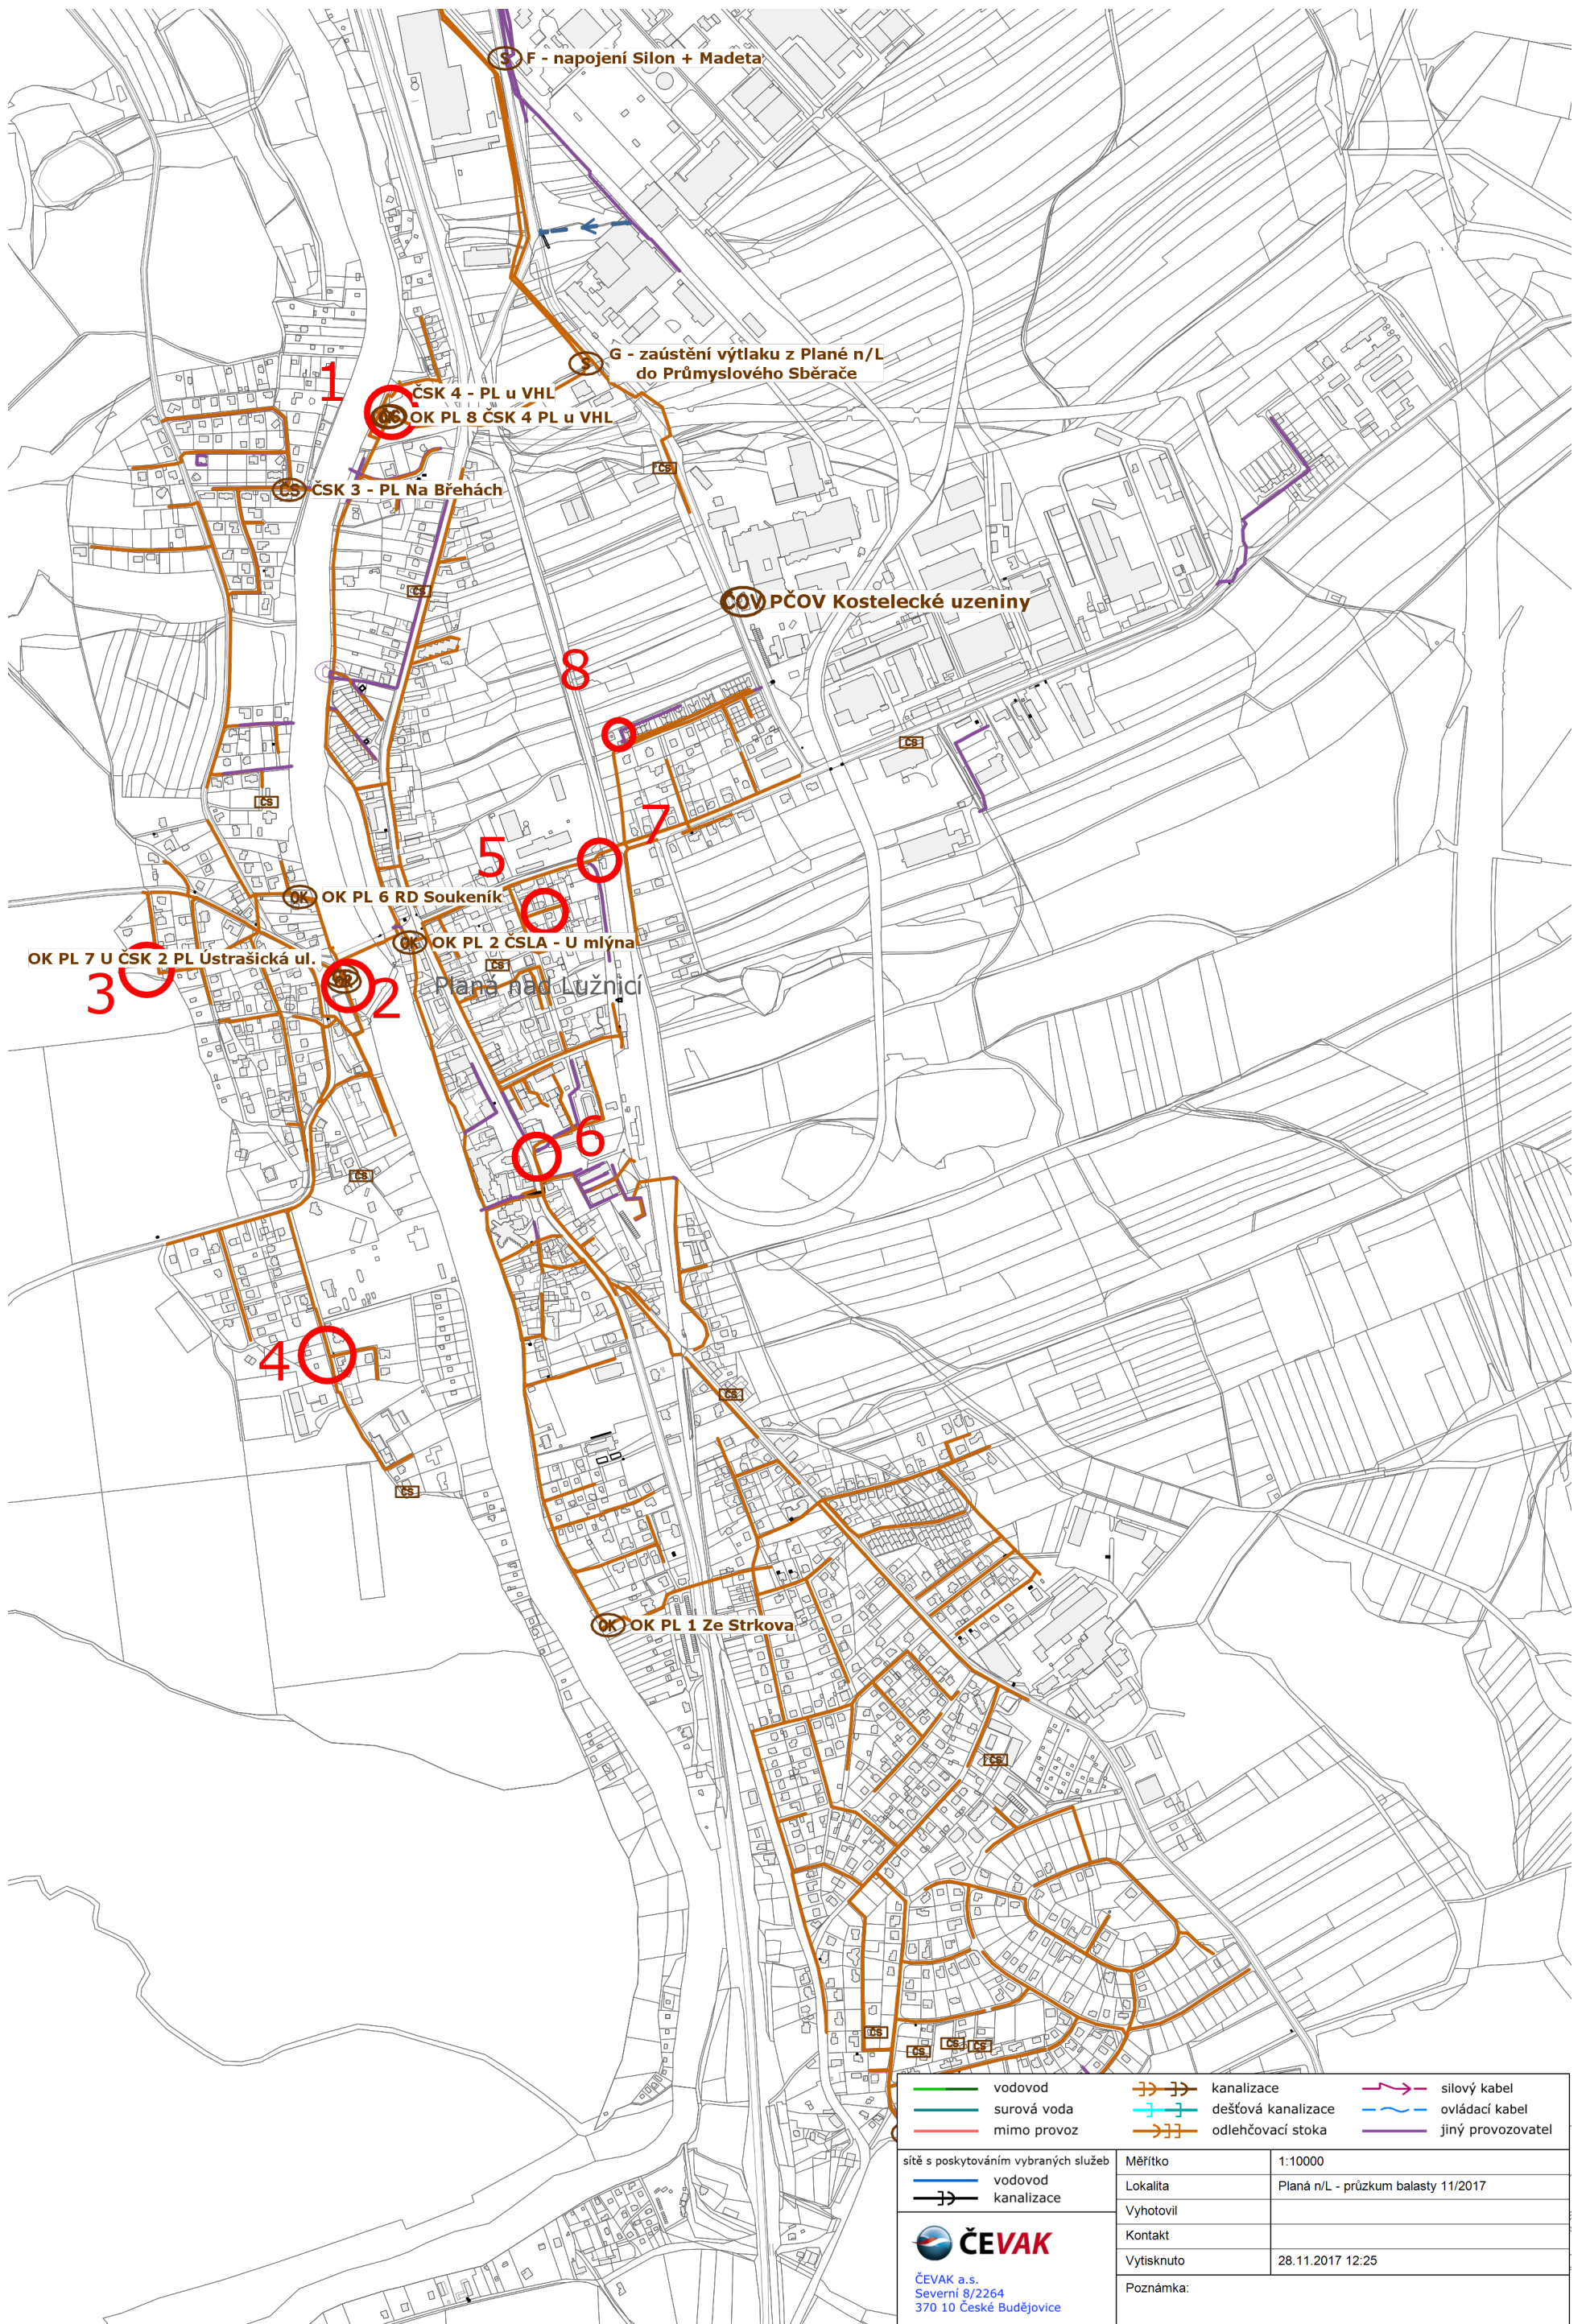

F - napojení Silon + Madeta

G - zaústění výtlačku z Plané n/L do Průmyslového Sběrače

ČSK 4 - PL u VHL  
OK PL 8 ČSK 4 PL u VHL

ČSK 3 - PL Na Břehách

ČOV PČOV Kostelecké uzeniny


OK PL 6 RD Soukeník

OK PL 7 U ČSK 2 PL Ustrašická ul.


OK PL 2 ČSLA - U mlýna

OK PL 1 Ze Strkova

vodovod	kanalizace	silový kabel																		
surová voda	dešťová kanalizace	ovládací kabel																		
mimo provoz	odlehčovací stoka	jiný provozovatel																		
<table border="1"> <tr> <td>sítě s poskytováním vybraných služeb</td> <td>Měřítko</td> <td>1:10000</td> </tr> <tr> <td> vodovod</td> <td>Lokalita</td> <td>Planá n/L - průzkum balasty 11/2017</td> </tr> <tr> <td> kanalizace</td> <td>Vyhotovil</td> <td></td> </tr> <tr> <td></td> <td>Kontakt</td> <td></td> </tr> <tr> <td></td> <td>Vytisknuto</td> <td>28.11.2017 12:25</td> </tr> <tr> <td></td> <td>Poznámka:</td> <td></td> </tr> </table>			sítě s poskytováním vybraných služeb	Měřítko	1:10000	vodovod	Lokalita	Planá n/L - průzkum balasty 11/2017	kanalizace	Vyhotovil			Kontakt			Vytisknuto	28.11.2017 12:25		Poznámka:	
sítě s poskytováním vybraných služeb	Měřítko	1:10000																		
vodovod	Lokalita	Planá n/L - průzkum balasty 11/2017																		
kanalizace	Vyhotovil																			
	Kontakt																			
	Vytisknuto	28.11.2017 12:25																		
	Poznámka:																			
<p><b>ČEVAK</b>          ČEVAK a.s.          Severní 8/2264          370 10 České Budějovice</p>																				

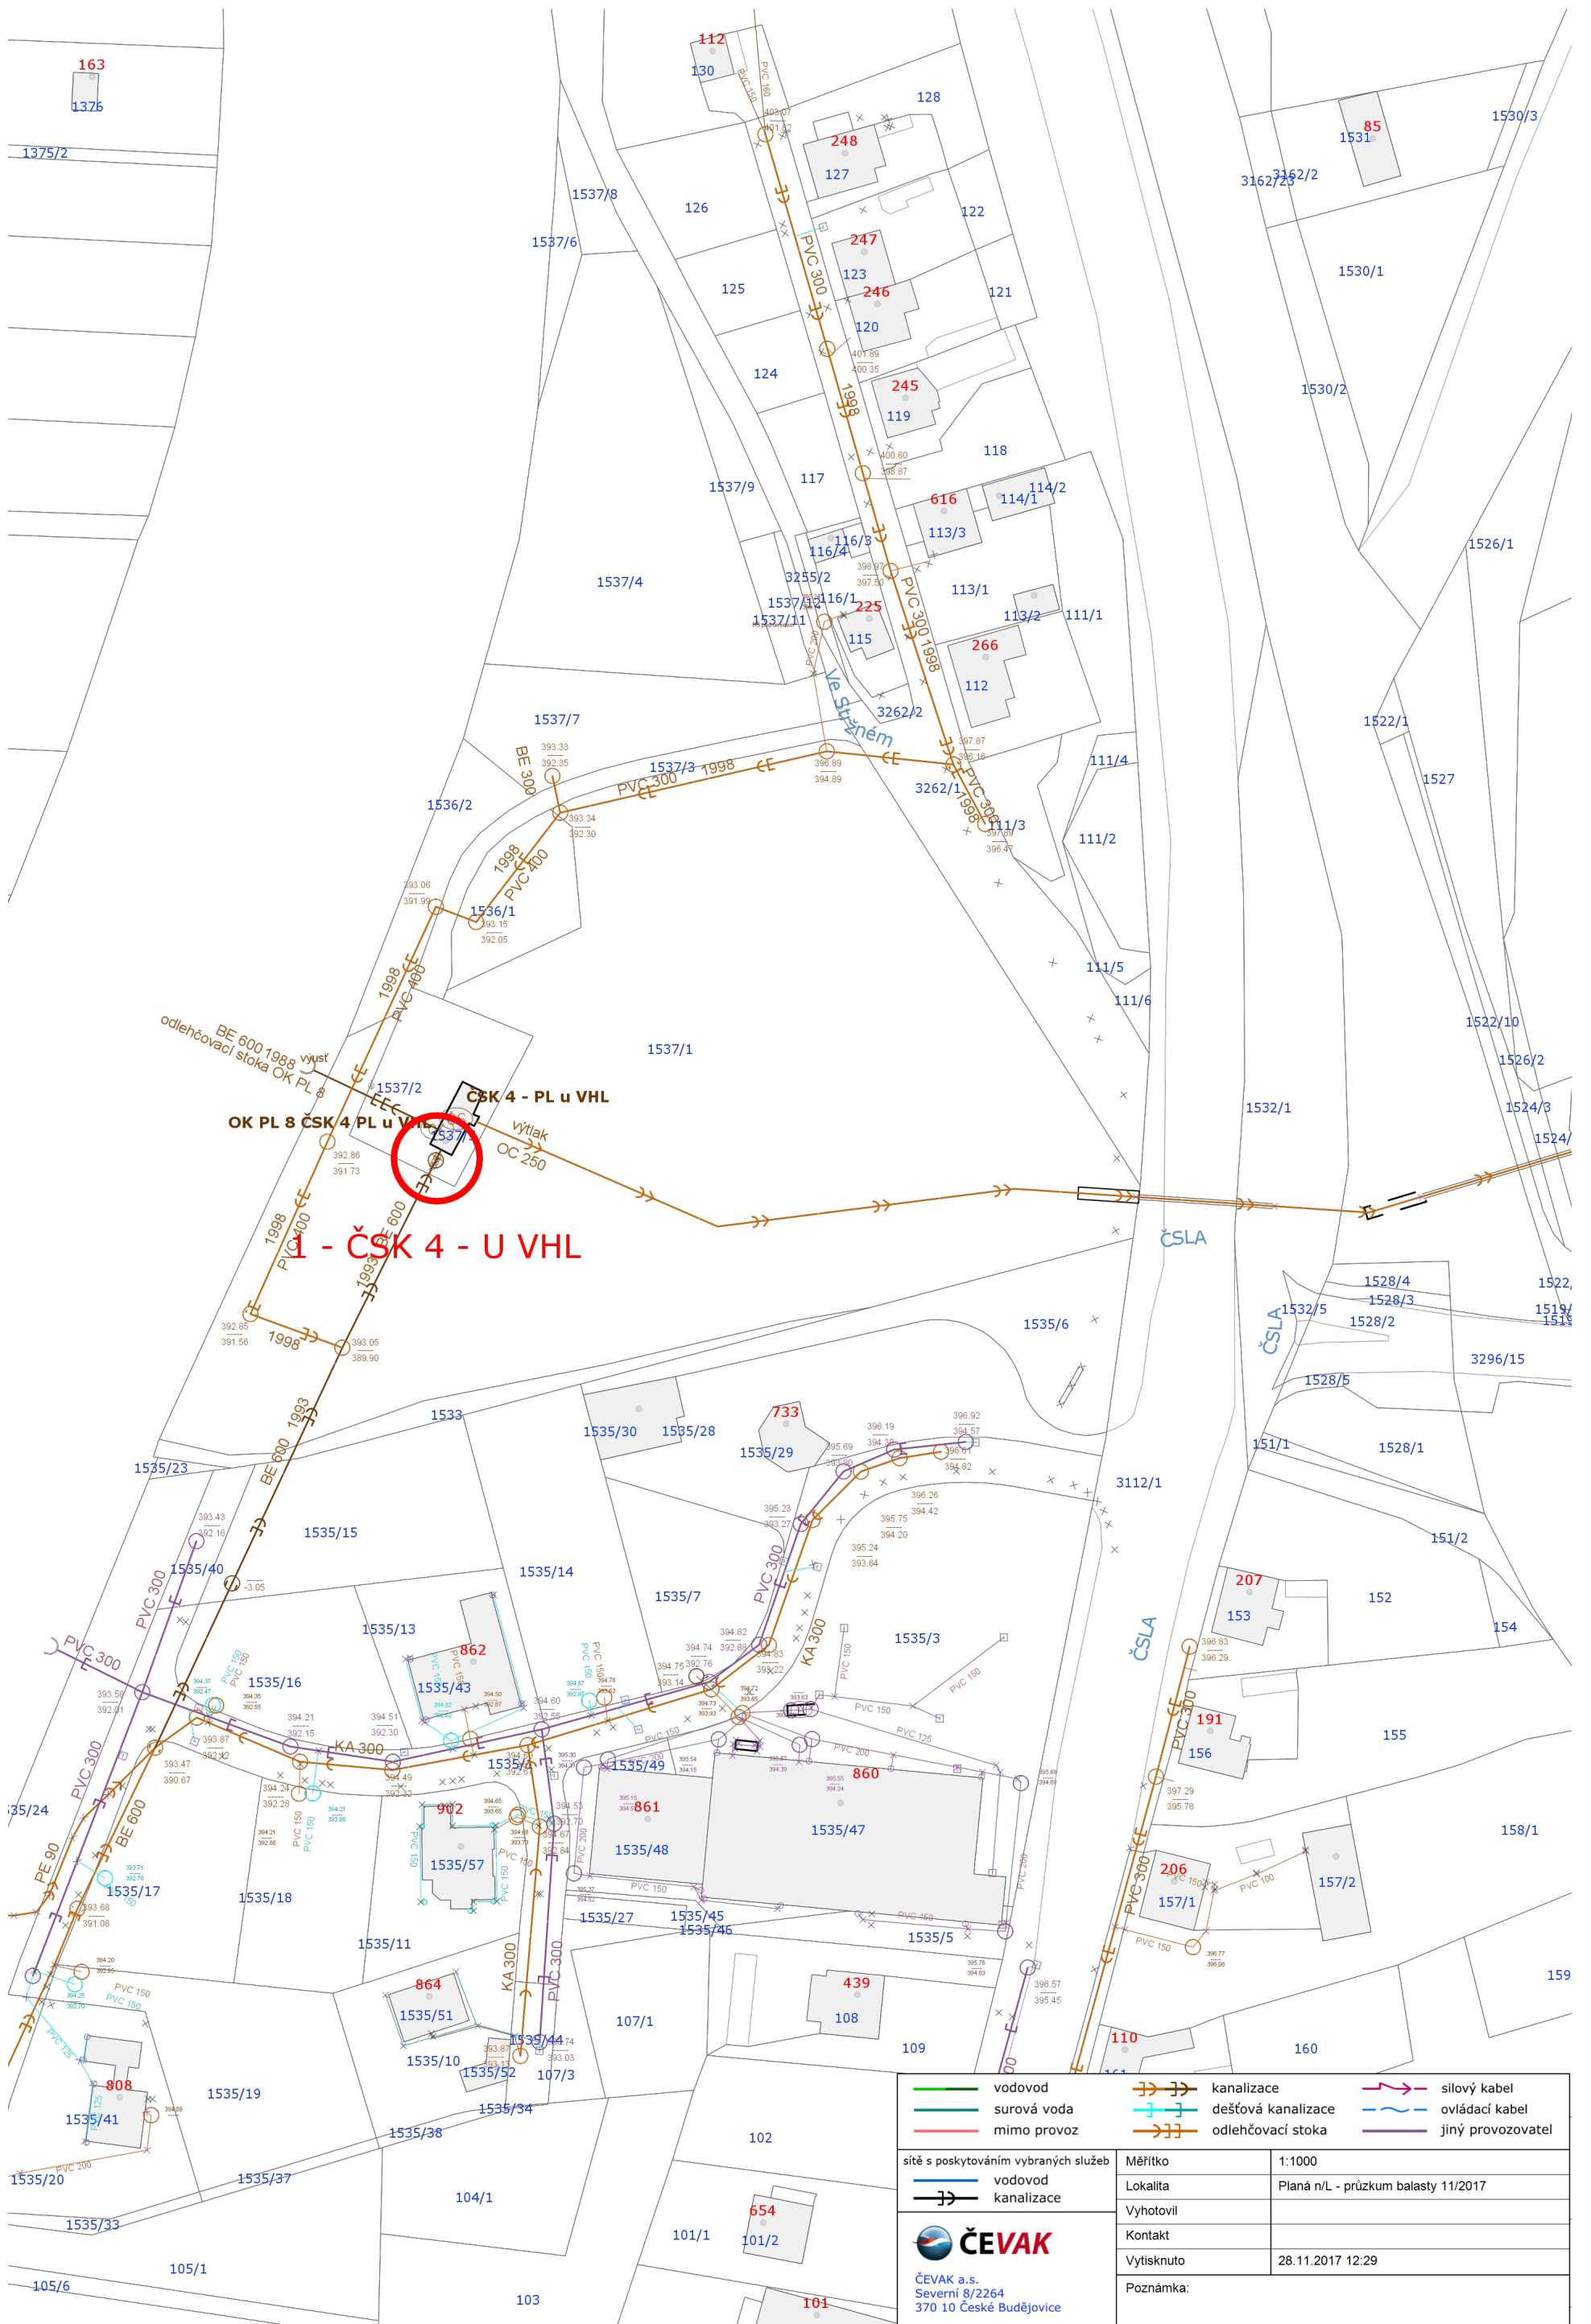

vodovod	kanalizace	silový kabel
surová voda	dešťová kanalizace	ovládací kabel
mimo provoz	odlehčovací stoka	jiný provozovatel
sítě s poskytováním vybraných služeb		
vodovod	Měřítko	1:1000
kanalizace	Lokalita	Planá n/L - průzkum balasty 11/2017
	Vyhotovil	
	Kontakt	
	Vytisknuto	28.11.2017 12:29
	Poznámka:	
 <b>ČEVAK</b> a.s. Severní 8/2264 370 10 České Budějovice		

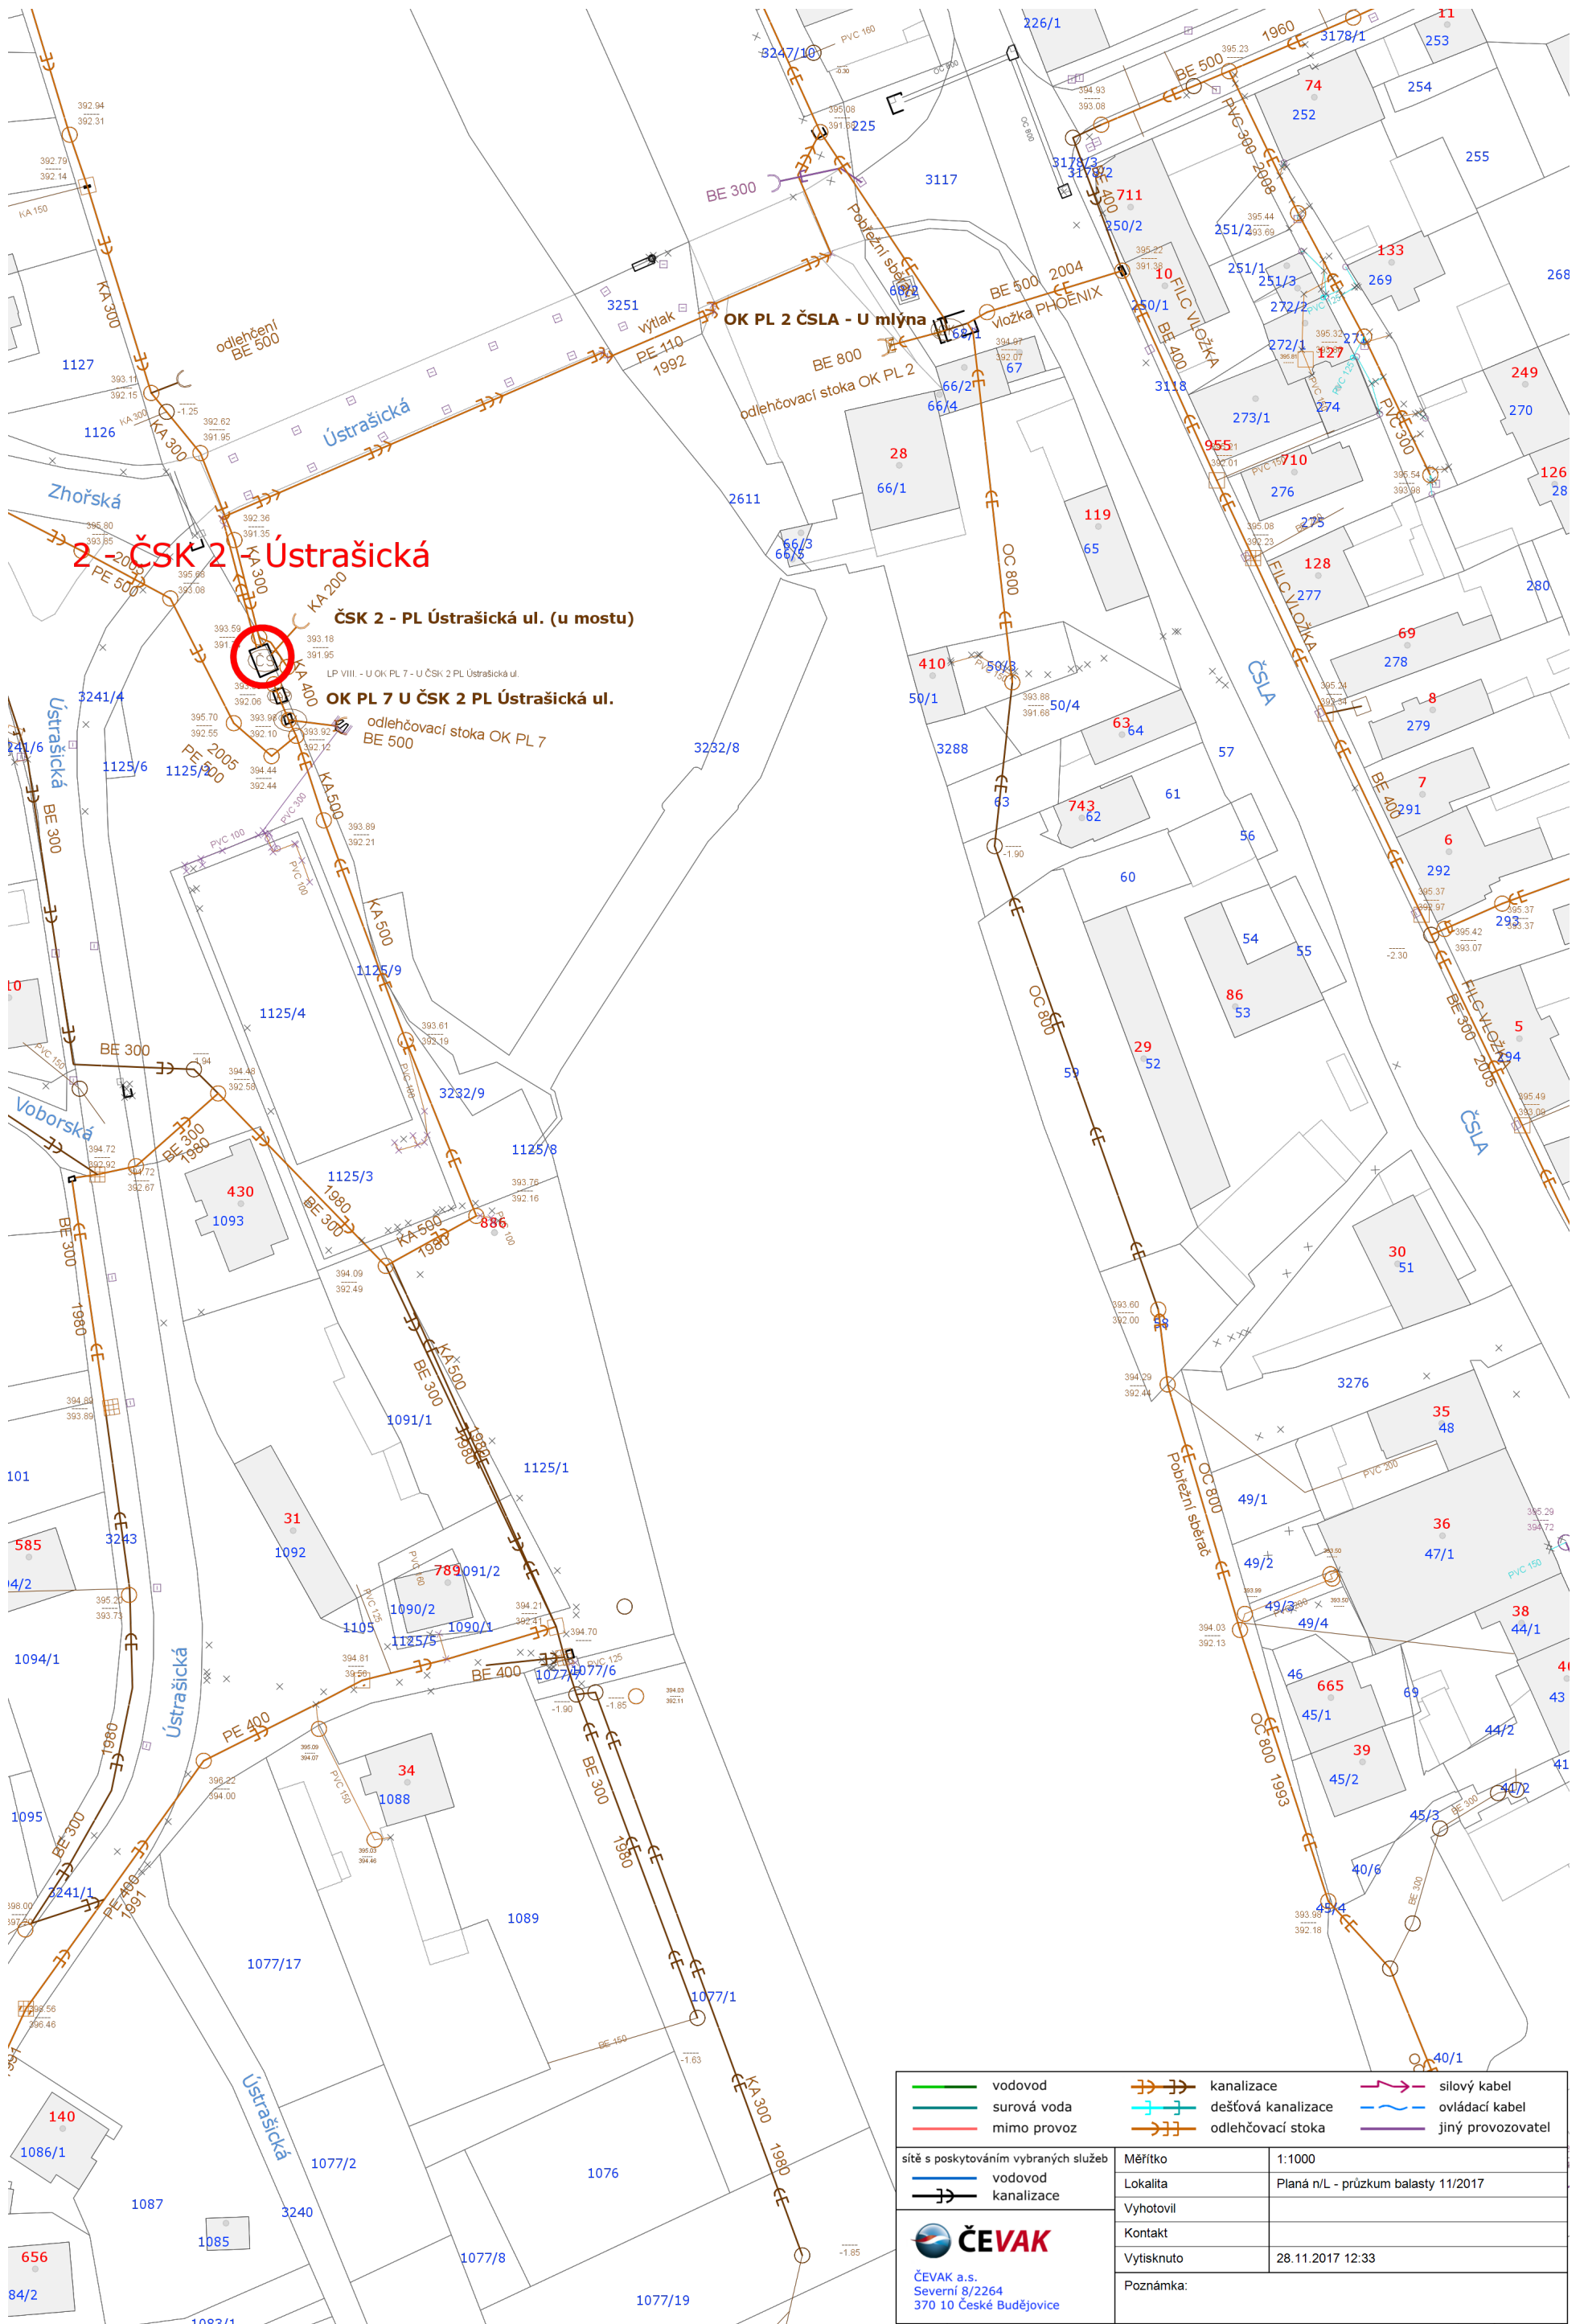

## 2-ČSK 2 Ústrašická

ČSK 2 - PL Ústrašická ul. (u mostu)

OK PL 7 U ČSK 2 PL Ústrašická ul.  
odlehčovací stoka OK PL 7  
BE 500

vodovod	kanalizace	silový kabel
surová voda	dešťová kanalizace	ovládací kabel
mimo provoz	odlehčovací stoka	jiný provozovatel
síť s poskytováním vybraných služeb vodovod kanalizace	Měřítko Lokalita Vyhotovil Kontakt Vytisknuto Poznámka:	1:1000 Planá n/L - průzkum balasty 11/2017  28.11.2017 12:33
 ČEVAK a.s. Severní 8/2264 370 10 České Budějovice		




### 3 - Rybník - Zahradní

vodovod	kanalizace	silový kabel
surová voda	dešťová kanalizace	ovládací kabel
mimo provoz	odlehčovací stoka	jiný provozovatel
sítě s poskytováním vybraných služeb	Měřítko	1:1000
vodovod	Lokalita	Planá n/L - průzkum balasty 11/2017
kanalizace	Vyhotovil	
	Kontakt	
ČEVAK a.s.	Vytisknuto	28.11.2017 12:36
Severní 8/2264	Poznámka:	
370 10 České Budějovice		




4 - Pionýrská 198

<ul style="list-style-type: none"> <li><span style="color: green;">—</span> vodovod</li> <li><span style="color: blue;">—</span> surová voda</li> <li><span style="color: red;">—</span> mimo provoz</li> <li><span style="color: blue;">—</span> vodovod</li> <li><span style="color: black;">—</span> kanalizace</li> </ul>	<ul style="list-style-type: none"> <li><span style="color: orange;">—</span> kanalizace</li> <li><span style="color: cyan;">—</span> dešťová kanalizace</li> <li><span style="color: brown;">—</span> odlehčovací stoka</li> </ul>	<ul style="list-style-type: none"> <li><span style="color: magenta;">—</span> silový kabel</li> <li><span style="color: blue;">—</span> ovládací kabel</li> <li><span style="color: purple;">—</span> jiný provozovatel</li> </ul>
<ul style="list-style-type: none"> <li>— síť s poskytováním vybraných služeb</li> </ul>	<ul style="list-style-type: none"> <li>Měřítko</li> <li>Lokalita</li> <li>Vyhotovil</li> <li>Kontakt</li> <li>Vytisknuto</li> <li>Poznámka:</li> </ul>	<ul style="list-style-type: none"> <li>1:1000</li> <li>Planá n/L - průzkum balasty 11/2017</li> <li></li> <li></li> <li>28.11.2017 12:40</li> <li></li> </ul>
<p><b>ČEVAK</b>          ČEVAK a.s.          Severní 8/2264          370 10 České Budějovice</p>		

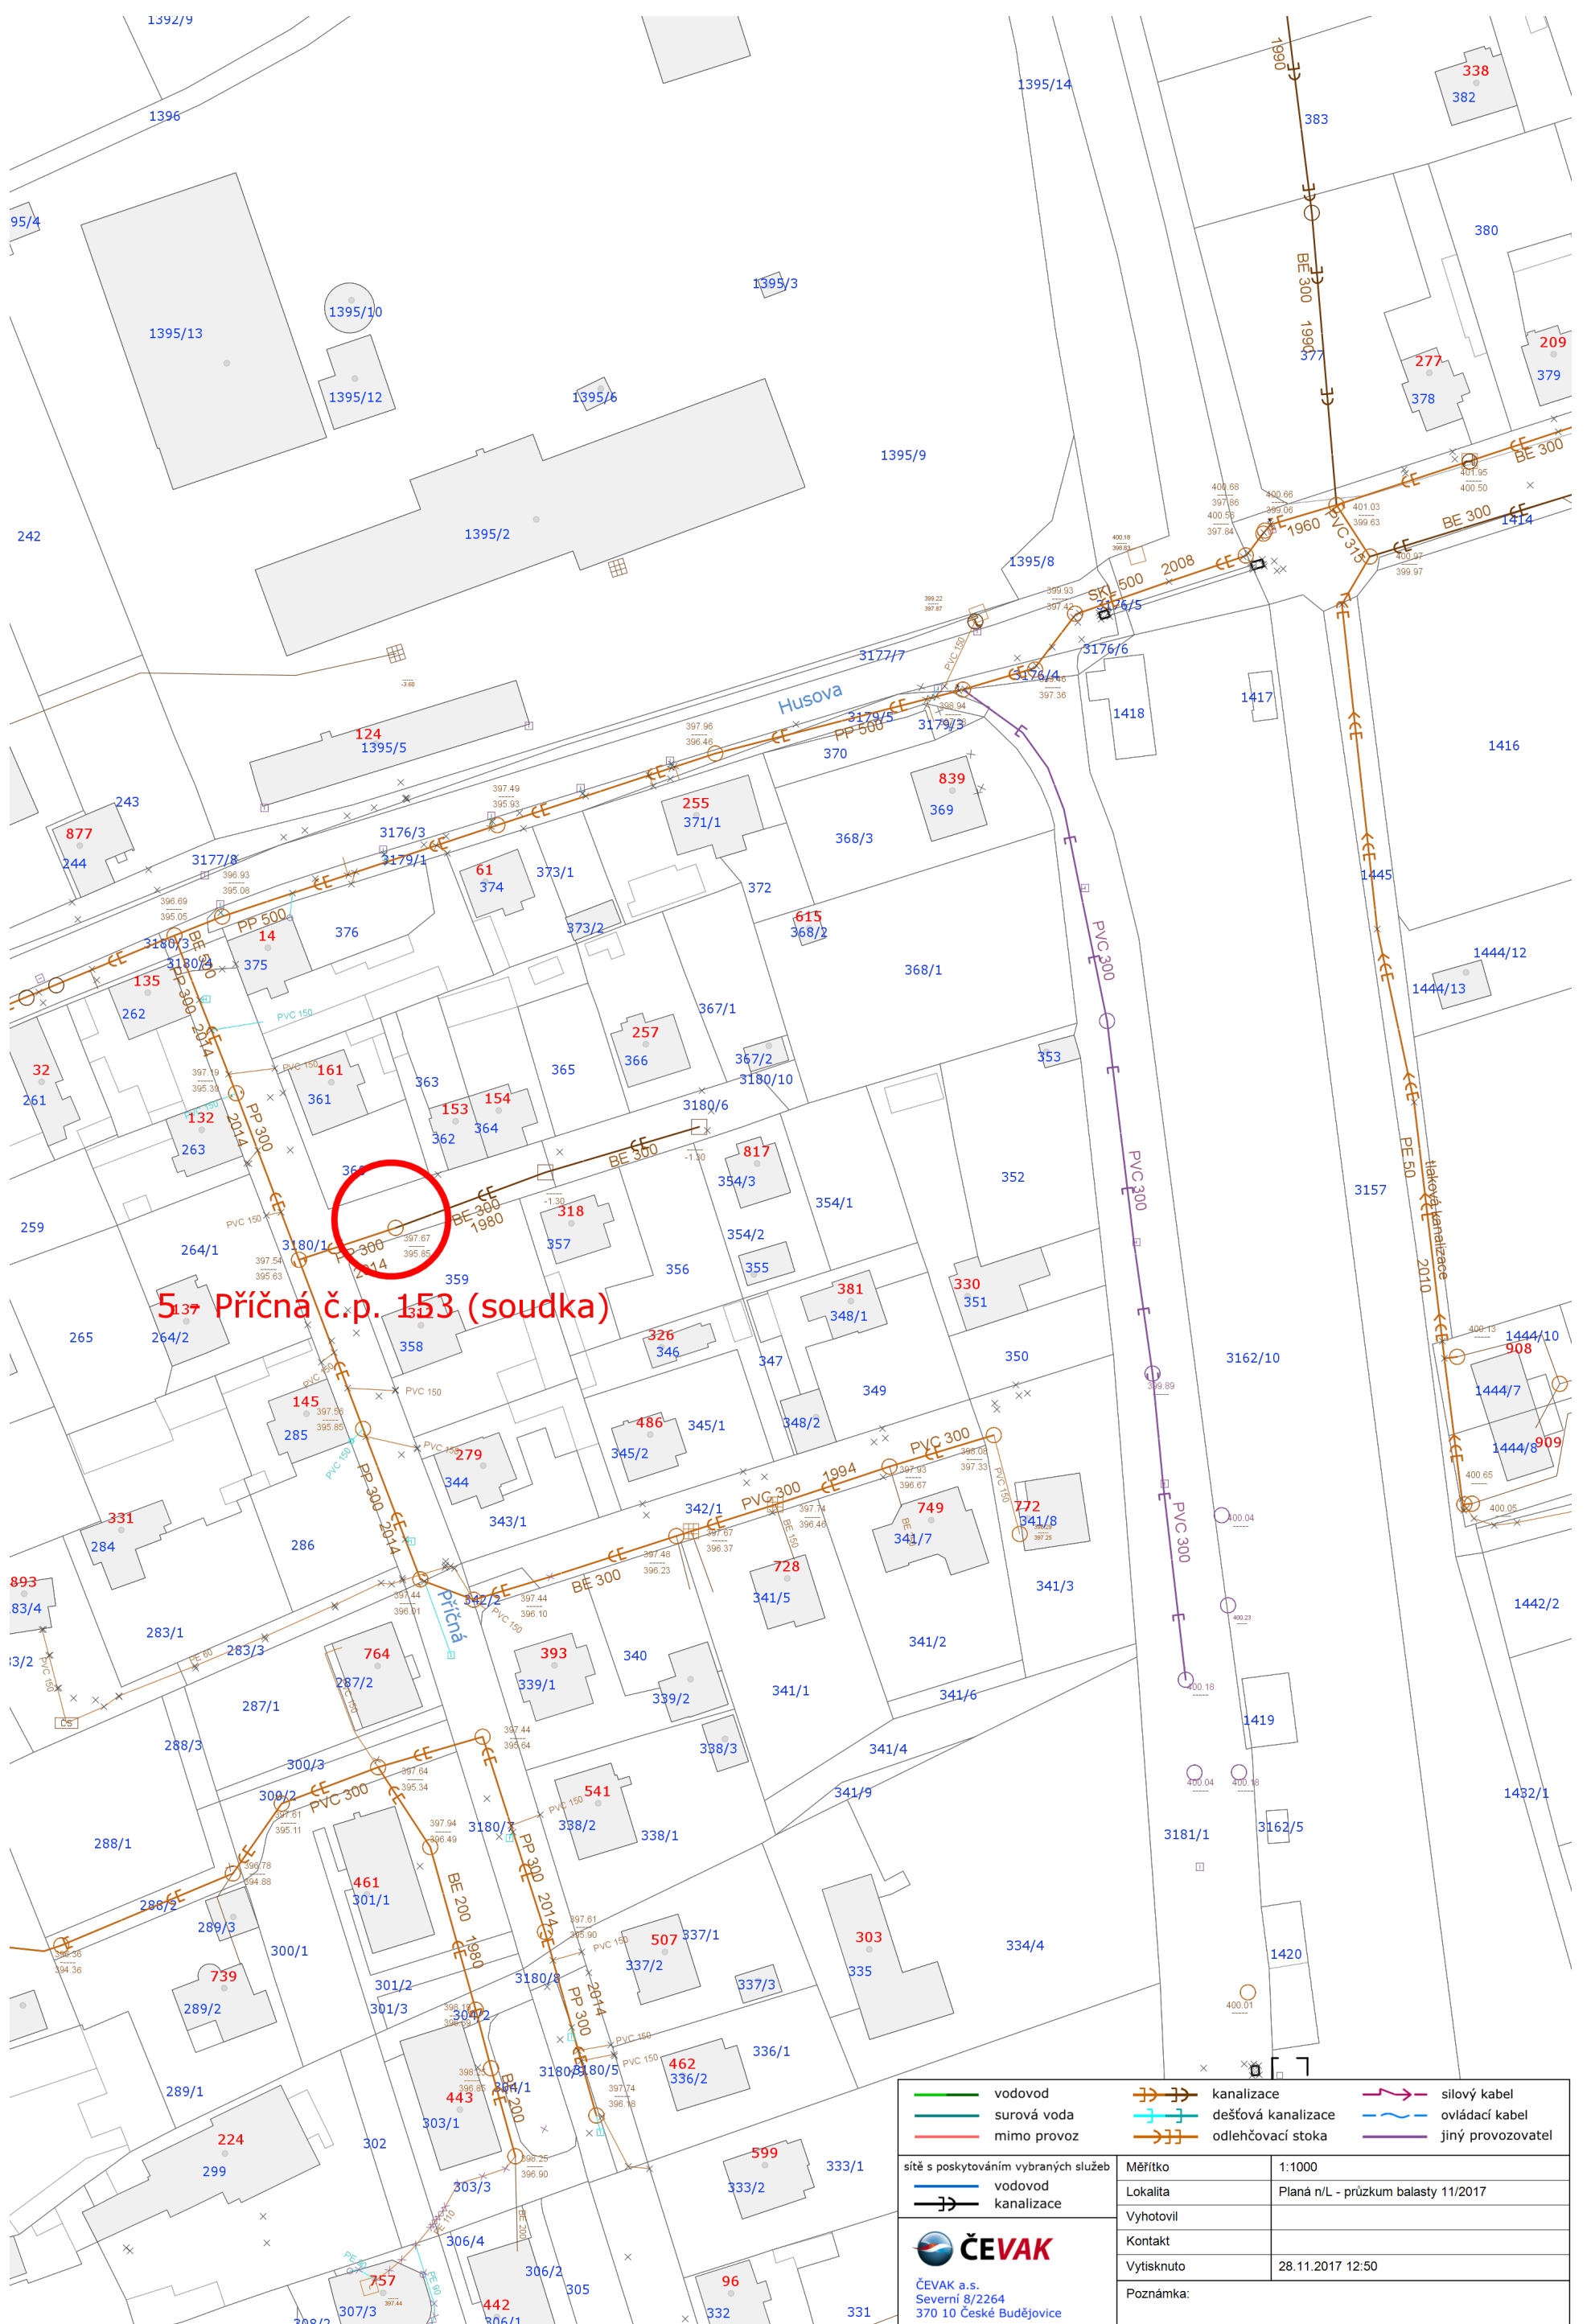

5. Příčná č.p. 153 (soudka)


	vodyvod		kanalizace		silový kabel
	surová voda		dešťová kanalizace		ovládací kabel
	mimo provoz		odlehčovací stoka		jiný provozovatel
	vodyvod				
	kanalizace				
sítě s poskytováním vybraných služeb		Měřítko		1:1000	
		Lokalita		Planá n/L - průzkum balasty 11/2017	
		Vytvořil			
		Kontakt			
		Vytisknuto		28.11.2017 12:50	
		Poznámka:			
 ČEVAK a.s. Severní 8/2264 370 10 České Budějovice					

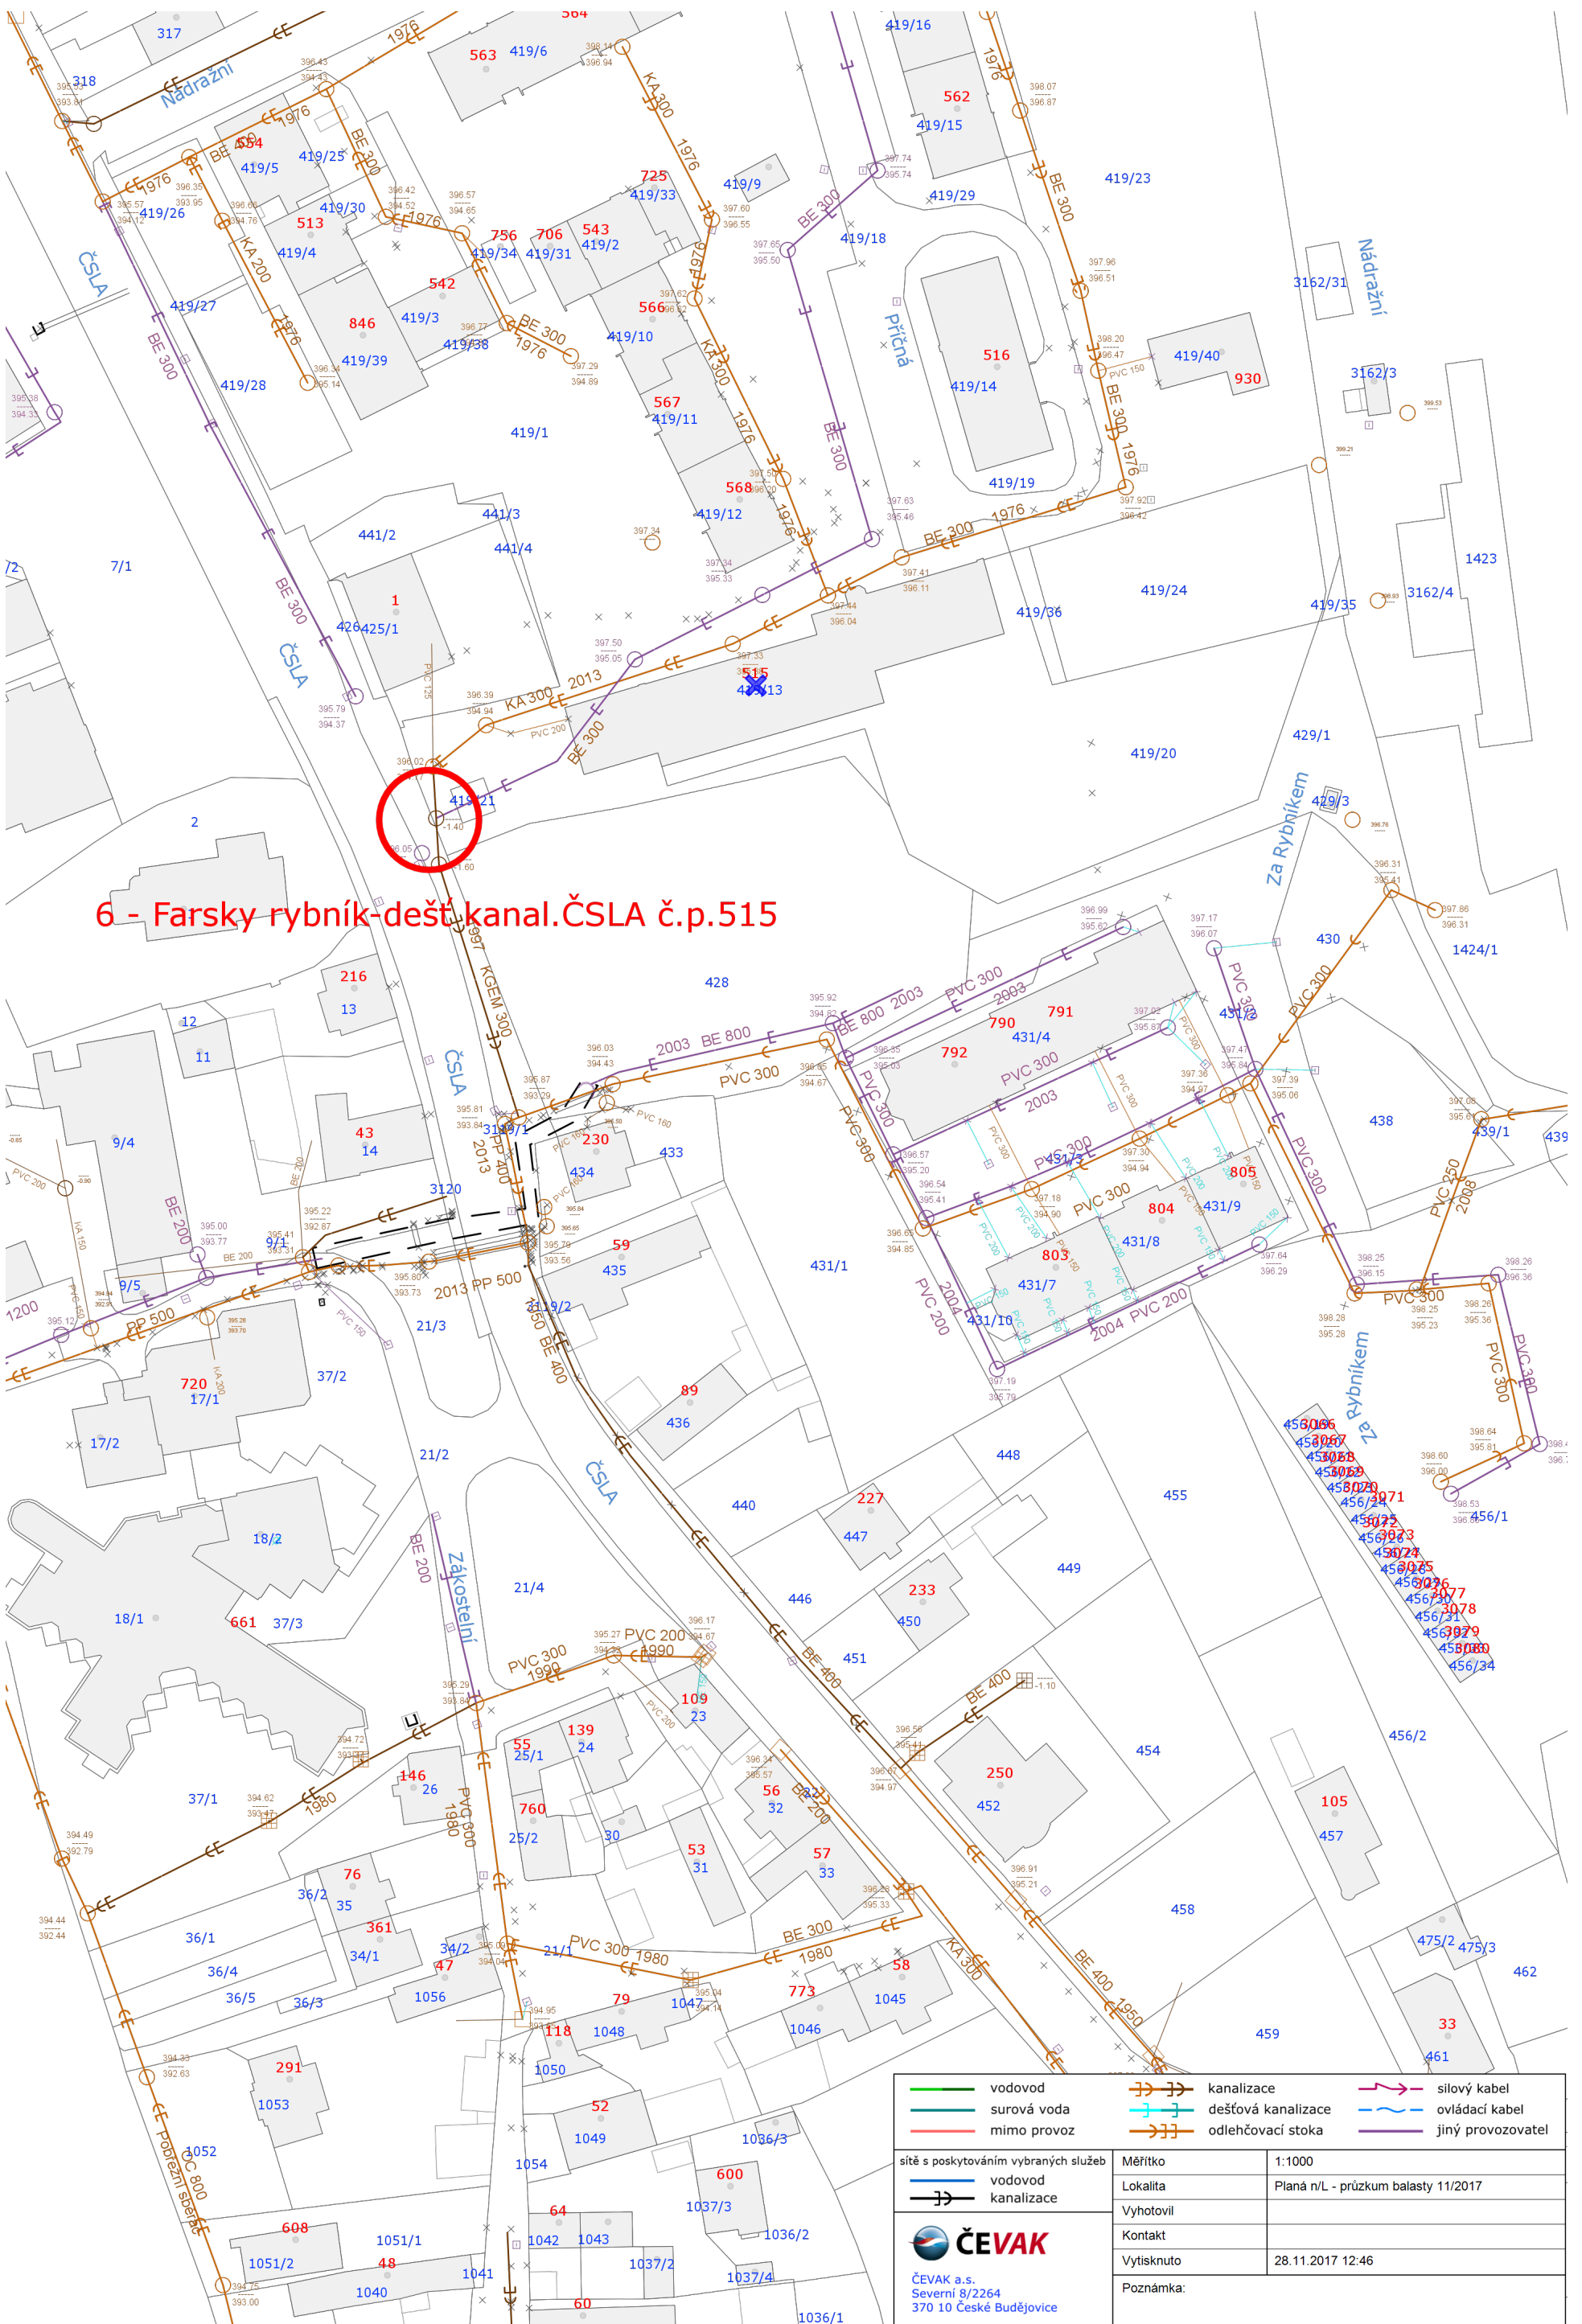

6 - Farský rybník-dešť. kanál. ČSLA č.p. 515

	vodovod		kanalizace		silový kabel
	surová voda		dešťová kanalizace		ovládací kabel
	mimo provoz		odlehčovací stoka		jiný provozovatel
síť s poskytováním vybraných služeb			Měřítko	1:1000	
			Lokalita	Planá n/L - průřez balasty 11/2017	
			Vyhotovil		
			Kontakt		
			Vytisknuto	28.11.2017 12:46	
			Poznámka:		
 <b>ČEVAK</b> ČEVAK a.s. Severní 8/2264 370 10 České Budějovice					




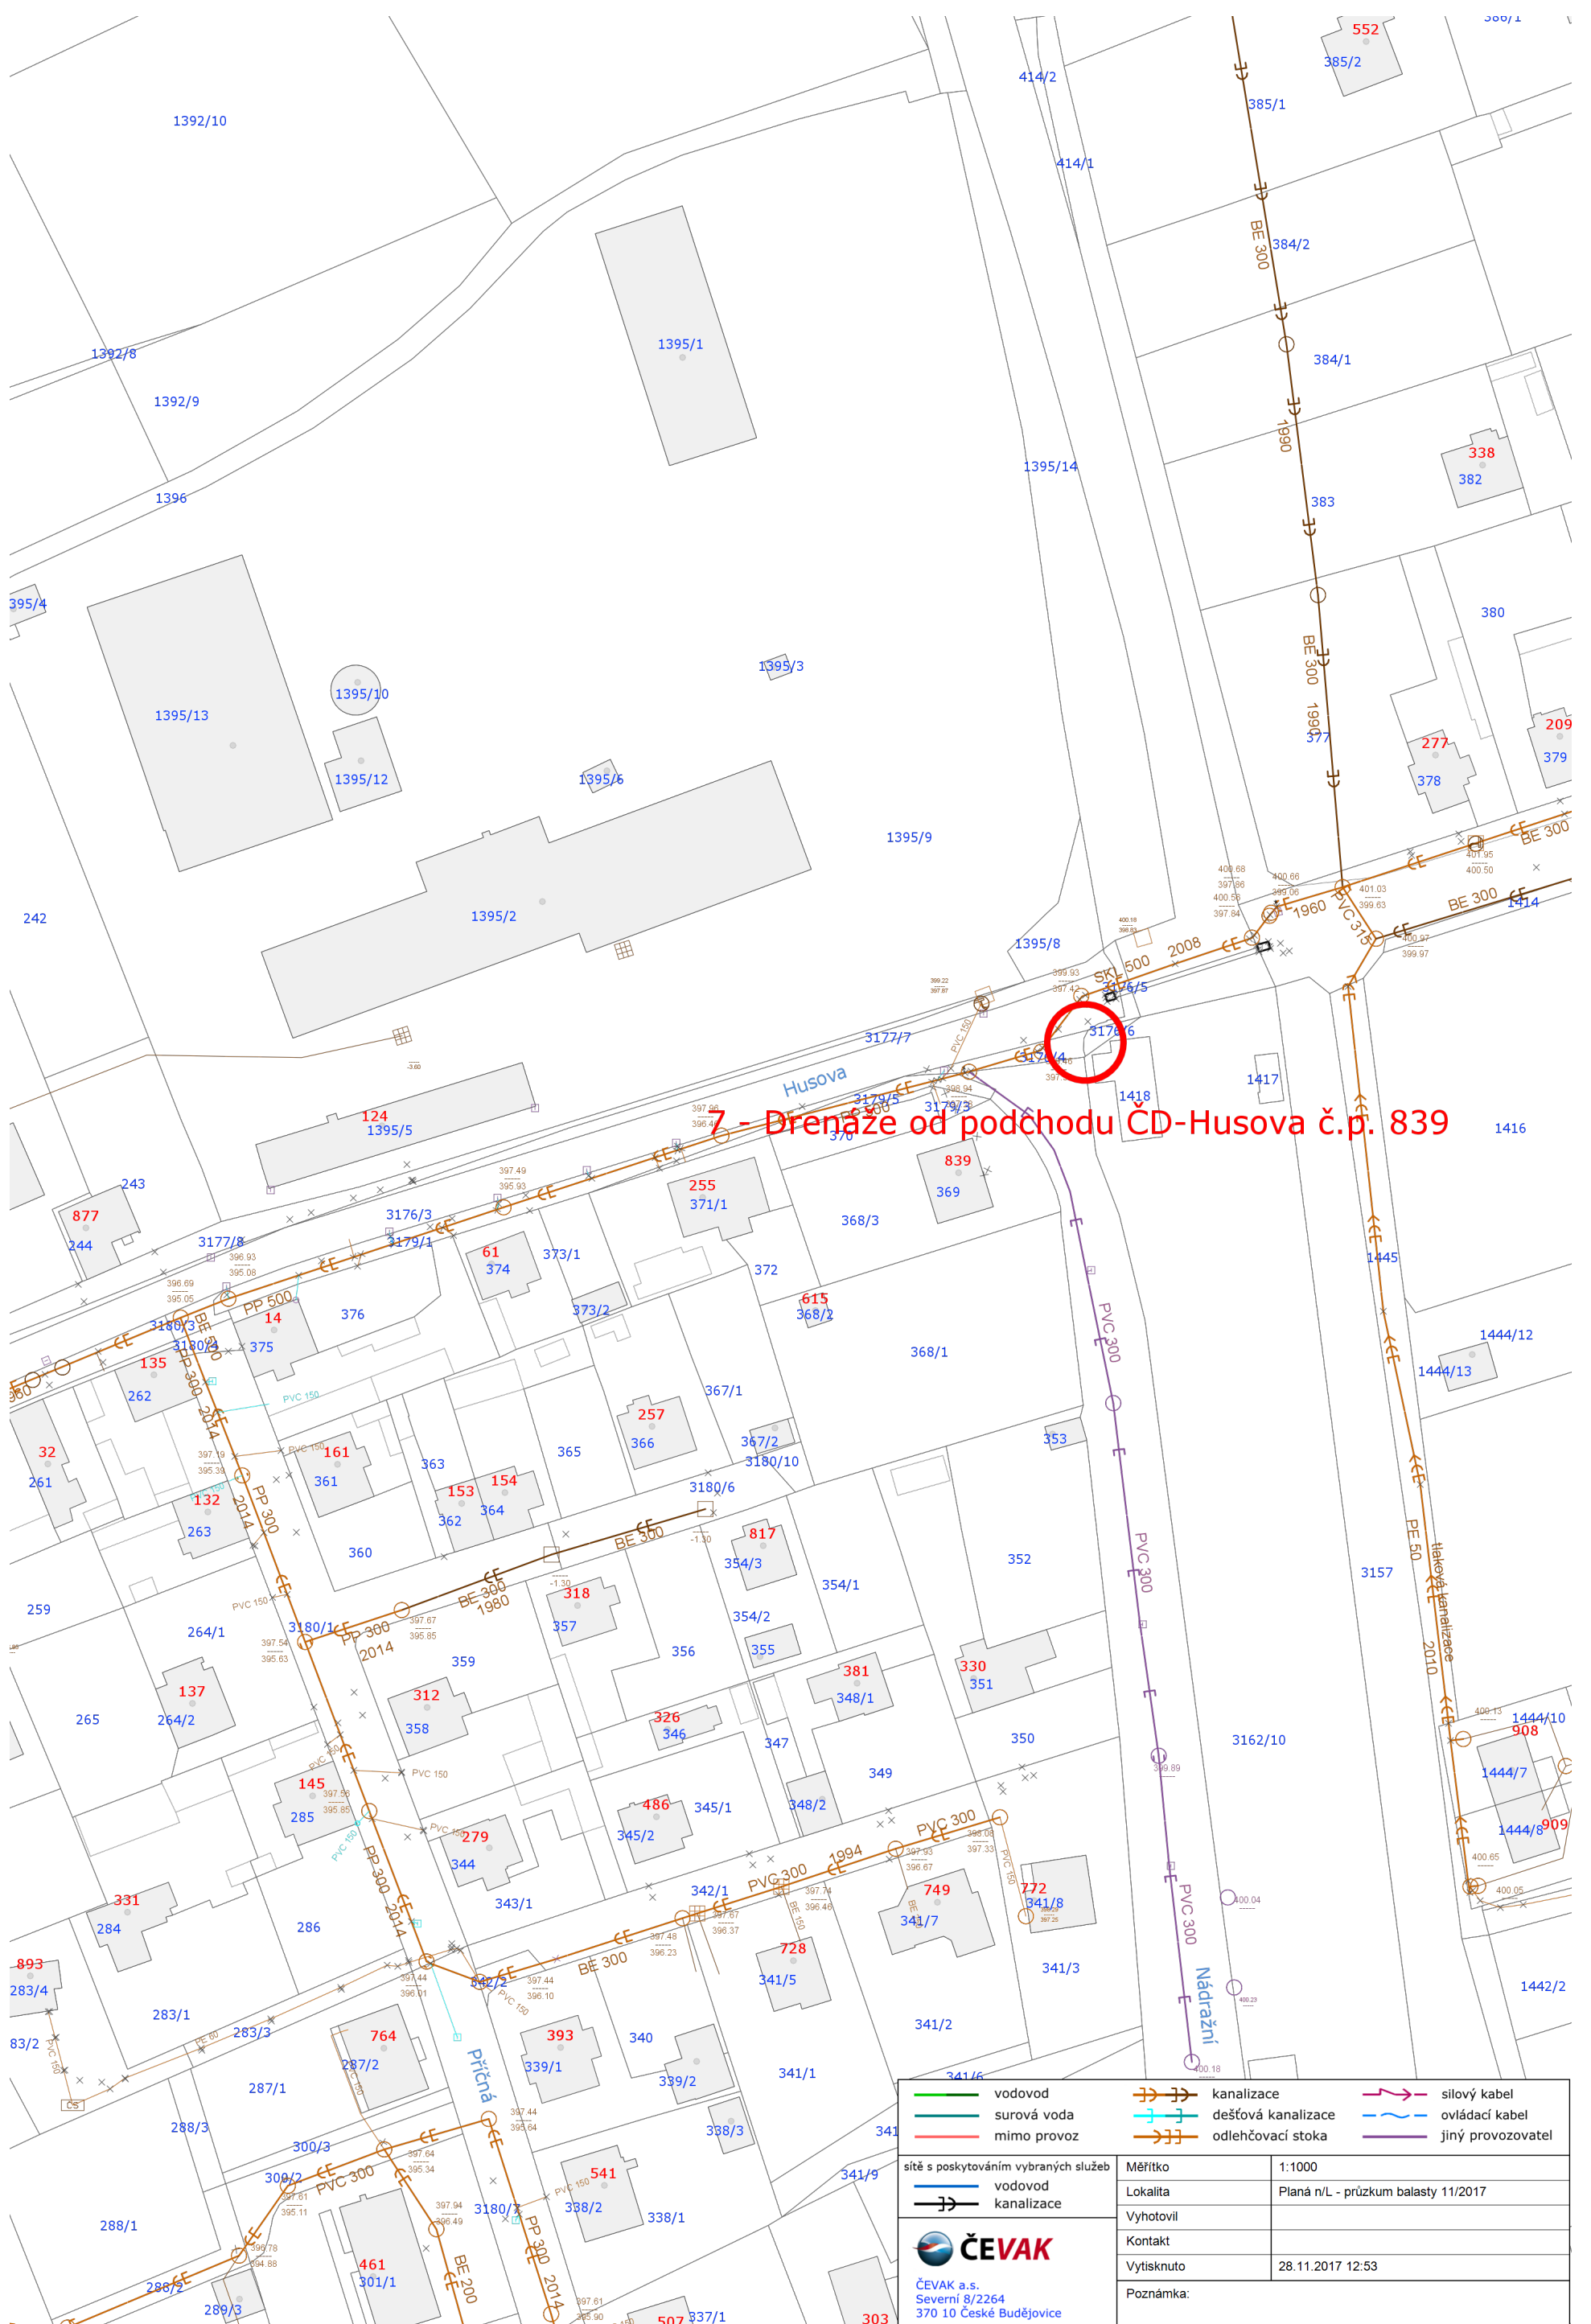

**7 - Drenáže od podchodu CD-Husova č.p. 839**

vodovod	kanalizace	silový kabel
surová voda	dešťová kanalizace	ovládací kabel
mimo provoz	odlehčovací stoka	jiný provozovatel
<p>sítě s poskytováním vybraných služeb</p> <p> vodovod</p> <p> kanalizace</p>		
<p> <b>ČEVAK</b></p> <p>ČEVAK a.s. Severní 8/2264 370 10 České Budějovice</p>		<p>Měřítko: 1:1000</p> <p>Lokalita: Planá n/L - průřez balasty 11/2017</p> <p>Vyhotovil:</p> <p>Kontakt:</p> <p>Vytisknuto: 28.11.2017 12:53</p> <p>Poznámka:</p>

## 8 - Dešťová kanalizace Nová ul. č.p.685

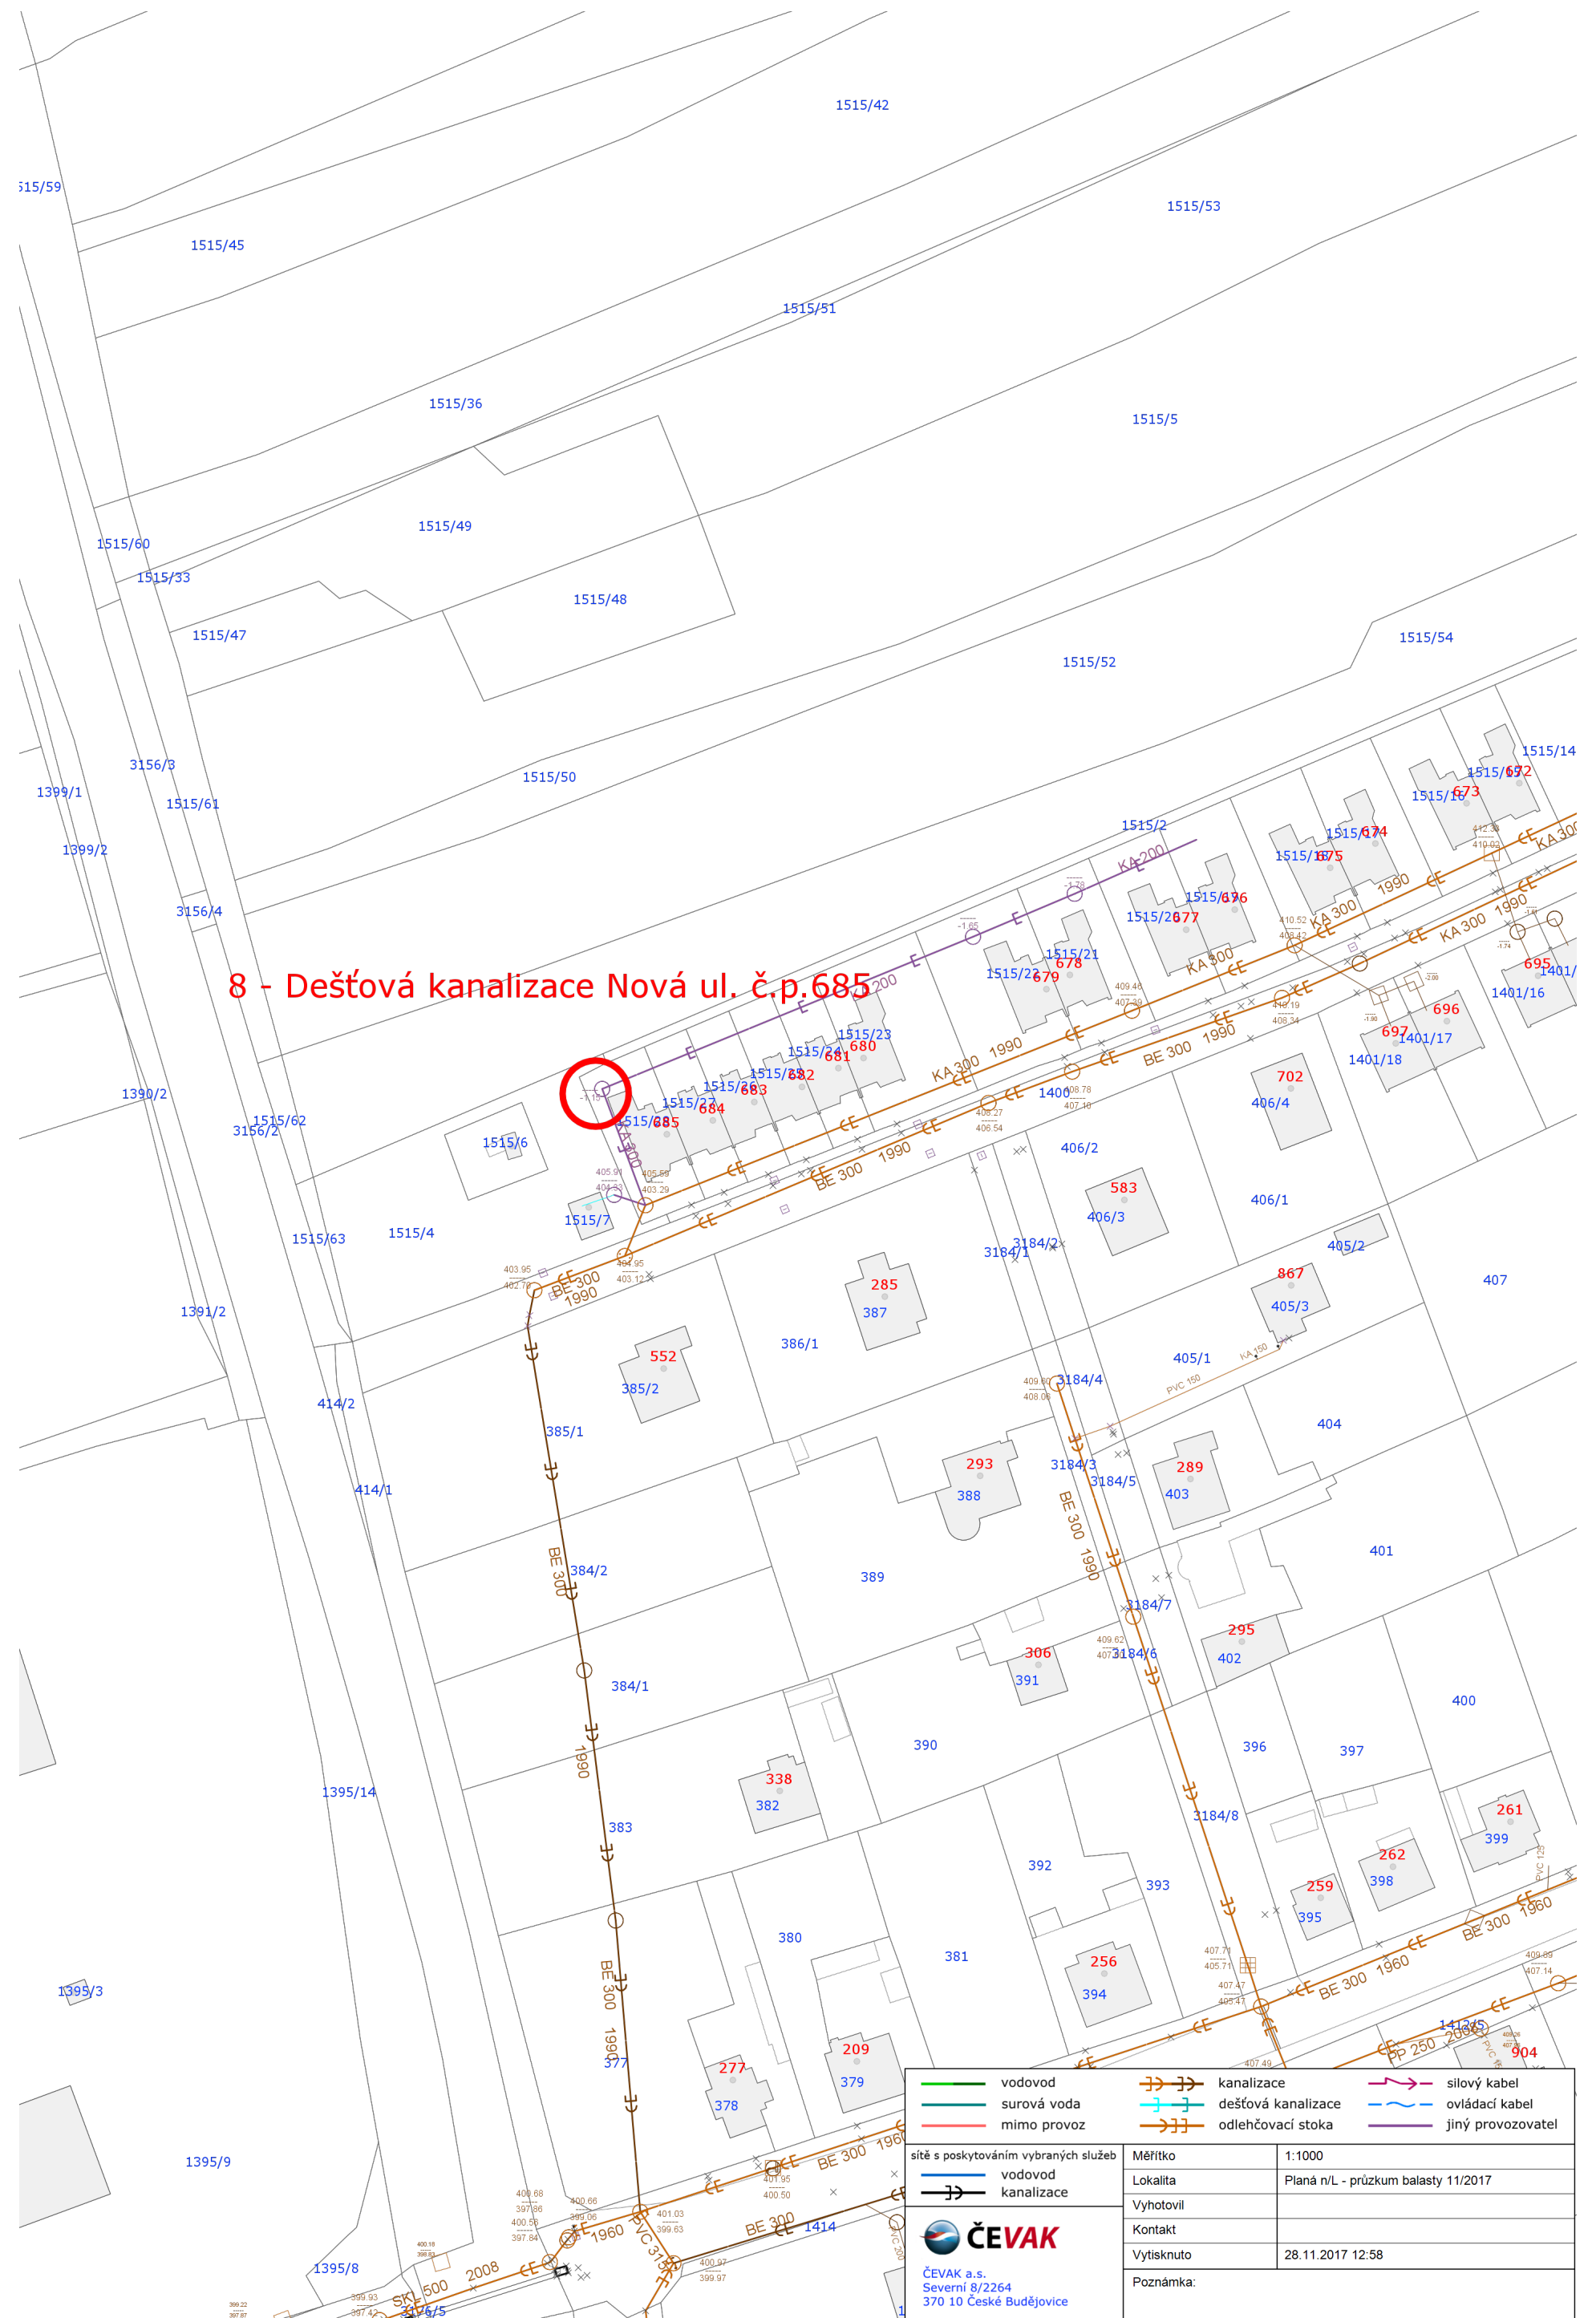

<ul style="list-style-type: none"> <li><span style="color: green;">—</span> vodovod</li> <li><span style="color: blue;">—</span> surová voda</li> <li><span style="color: red;">—</span> mimo provoz</li> <li><span style="color: blue;">—</span> vodovod</li> <li><span style="color: blue;">—</span> kanalizace</li> </ul>	<ul style="list-style-type: none"> <li><span style="color: orange;">—</span> kanalizace</li> <li><span style="color: orange;">—</span> dešťová kanalizace</li> <li><span style="color: orange;">—</span> odlehčovací stoka</li> </ul>	<ul style="list-style-type: none"> <li><span style="color: purple;">—</span> silový kabel</li> <li><span style="color: purple;">—</span> ovládací kabel</li> <li><span style="color: purple;">—</span> jiný provozovatel</li> </ul>
<ul style="list-style-type: none"> <li><span style="color: blue;">—</span> síť s poskytováním vybraných služeb</li> </ul>	Měřítko	1:1000
	Lokalita	Planá n/L - průzkum balasty 11/2017
	Vyhotovil	
	Kontakt	
	Vytisknuto	28.11.2017 12:58
	Poznámka:	

**ČEVAK**  
 ČEVAK a.s.  
 Severní 8/2264  
 370 10 České Budějovice