



LEGENDA

- NAPOJENÍ ZEMNÍCH VRTŮ K TČ PŘÍVODNÍ POTRUBÍ
- - - - - NAPOJENÍ ZEMNÍCH VRTŮ K TČ VRATNÉ POTRUBÍ
- ASFALTOVÁ KOMUNIKACE
- ZPEVNĚNÁ PRAŠNÁ CESTA
- ZATRAVNĚNÁ PLOCHA
- POLE
- VODNÍ PLOCHA
- STÁVAJÍCÍ STROM
- ▲ HLAVNÍ VSTUP DO OBJEKTU
- ▲ VEDLEJŠÍ VSTUP DO OBJEKTU

POZNÁMKY:

- Š - ŠACHTA
- R - ROZDĚLOVAČ
- V - ZEMNÍ VRT

SITUACE ŠIRŠÍCH VZTAHŮ

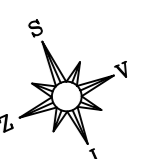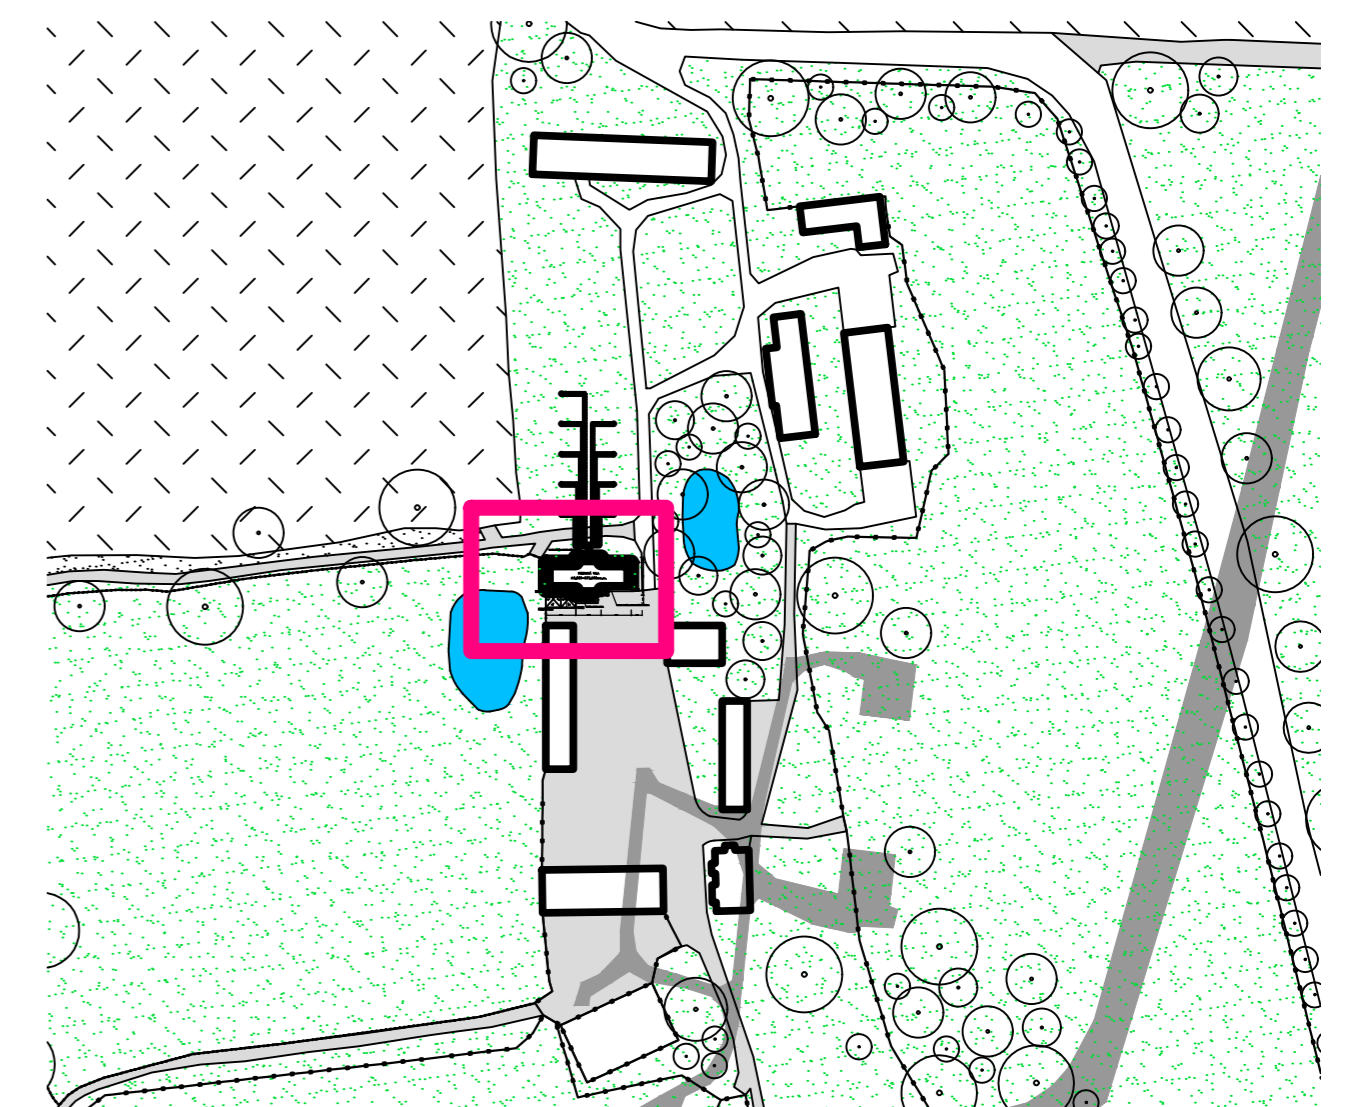

±0,000=575,900 m n.m.

Zpracovala: Bc. Hana Fauová	Vedoucí projektu: prof. Ing. Karel Kabele, CSc.	Školní rok: 2016/2017	Fakulta stavební ČVUT	
Předmět: 125DPIB - DIPLOMOVÁ PRÁCE				
Název projektu: RODINNÁ VILA HOSPODÁŘSKÉ USEDLOSTI			Datum: 21.5.2017	
			Měřítko: 1:200	
			Formát: 4xA4	
Název výkresu: SCHÉMA SITUACE - ZAPOJENÍ ZEMNÍCH VRTŮ			Číslo výkresu: 1	