
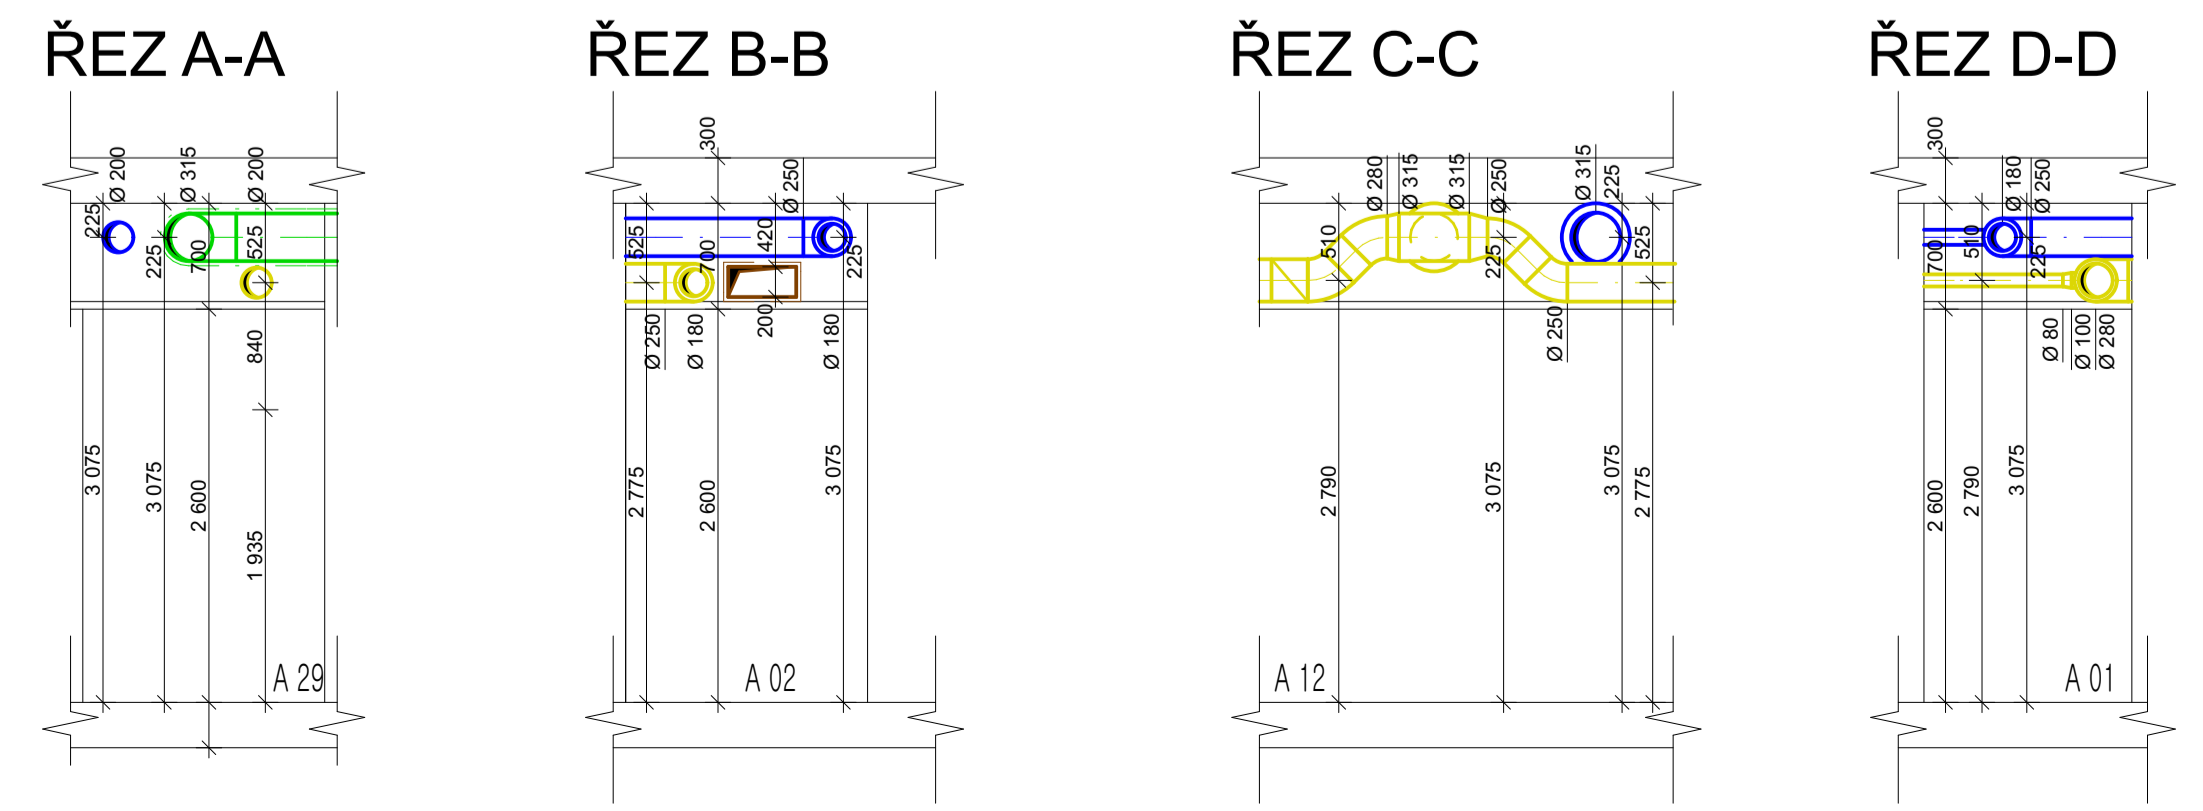


PŮDORYS 1.PP

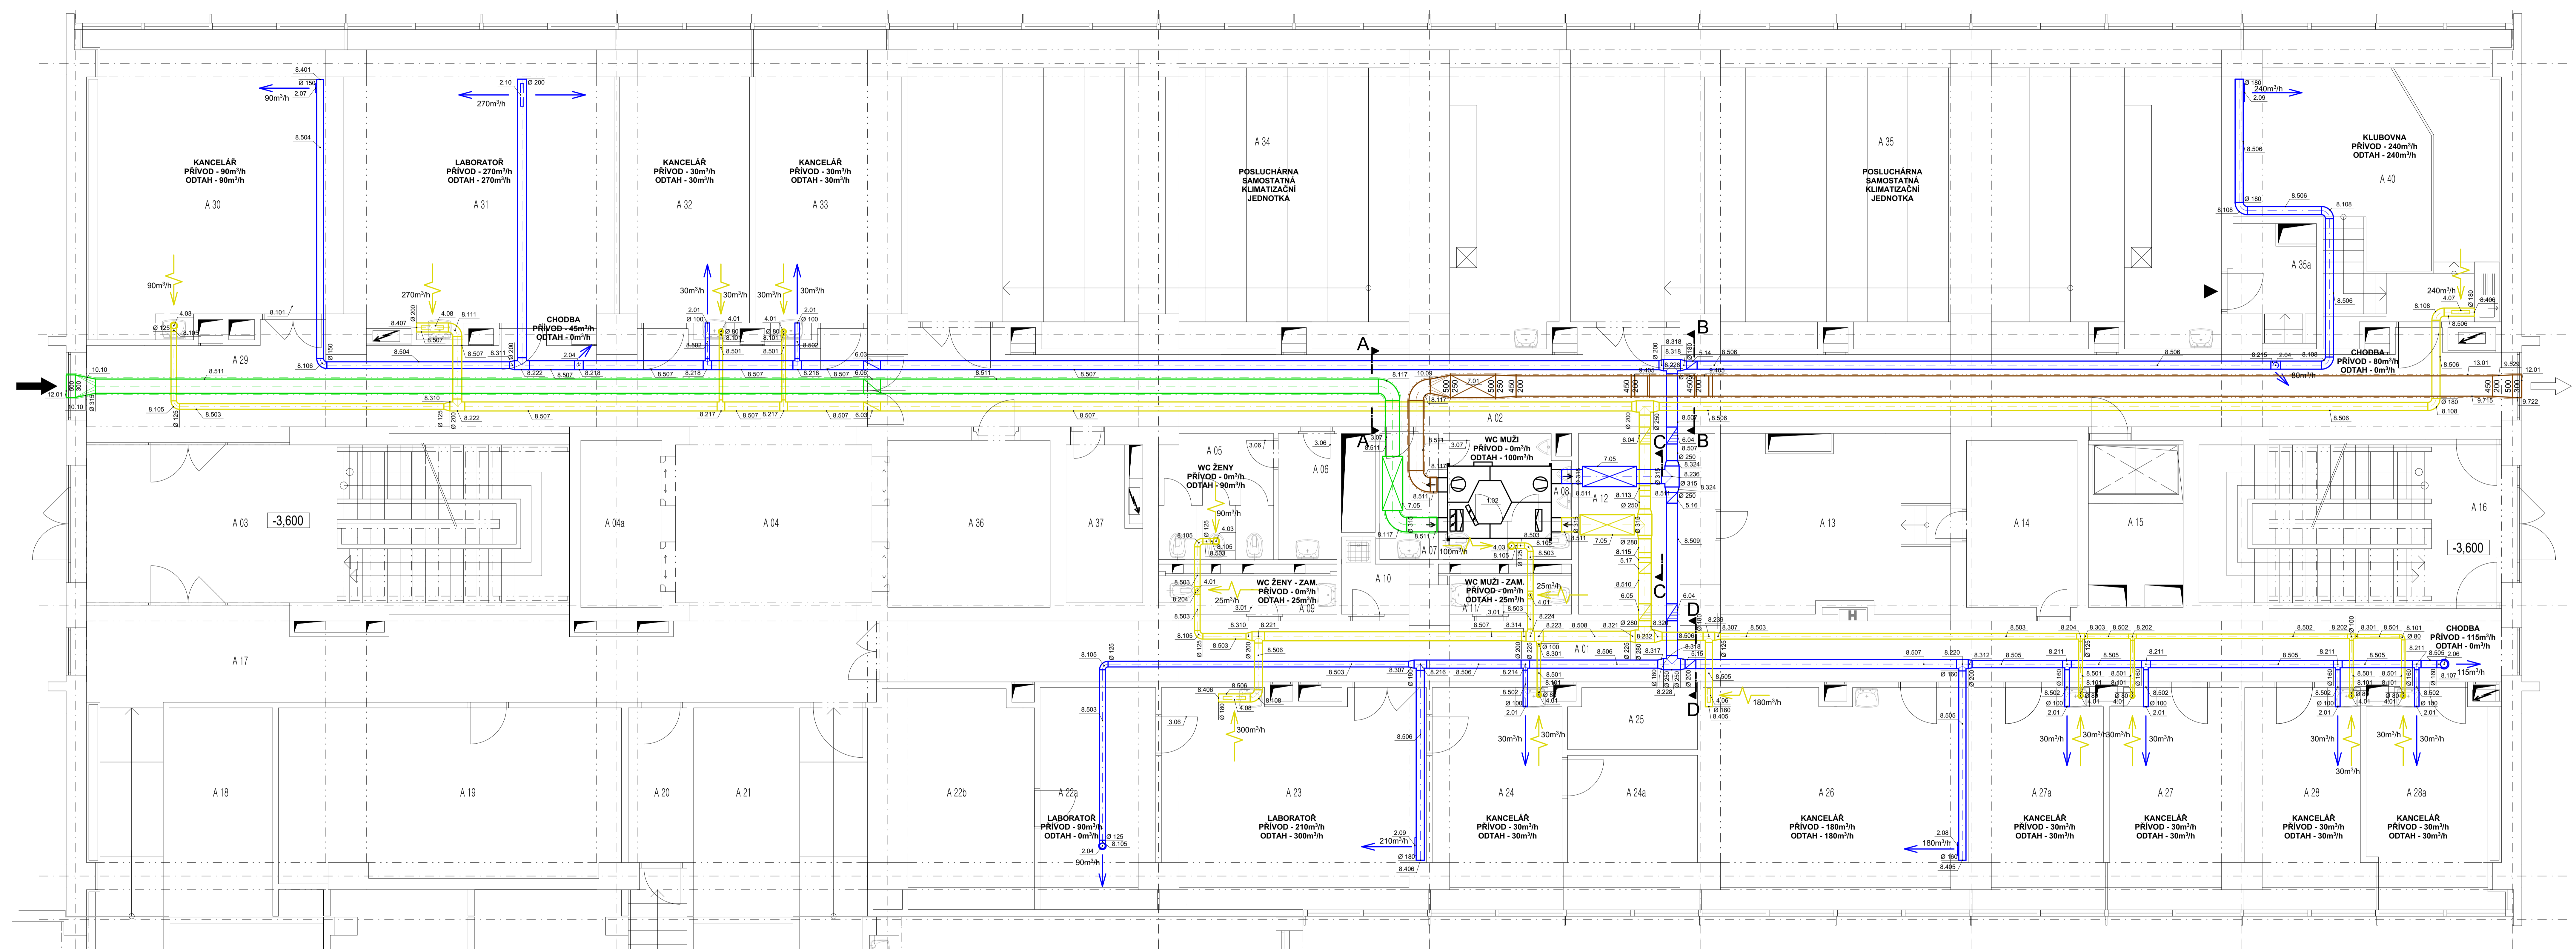

- LEGENDA VZDUCHOTECHNICKÉHO POTRUBÍ:
- - VENKOVNÍ VZDUCH (ODA)
 - - PŘÍVADĚNÝ VZDUCH (SUP)
 - - ODVADĚNÝ VZDUCH (ETA)
 - - ODPADNÝ VZDUCH (EHA)
- MATERIÁL: POZINKOVANÝ PLECH

POZN: LEGENDA MÍSTNOSTÍ A VYPIS MATERIÁLU PŘILOŽEN K TECHNICKÉ ZPRÁVĚ

POZN: ±0,000 = +219,500 m.n.m.

INVESTOR:	ČESKÉ VYSOKÉ UČENÍ TECHNICKÉ V PRAZE	ČVUT	stavění
MÍSTO STAVBY:	ČVUT, THÁKUROVA 7, PRAHA 6	Fakulta	stavění
VEDOUČÍ:	DOC. ING. MICHAL KABRIEL, Ph.D.	STAVBA: REKONSTRUKCE	STAVĚBNÍ OBJEKT:
VYPRACOVALA:	BC. LENKA LINHARTOVÁ	DIPLOMOVÁ PRÁCE	STAVĚBNÍ FAKULTA, BUDOVA A
PŘEDMĚT:	DIPLOMOVÁ PRÁCE	DOKUMENTACE PRO STAVĚBNÍ POVOLENÍ	NÁZEV VÝKRESU: VZDUCHOTECHNIKA
STUPĚŇ PROJEKTU:	DOKUMENTACE PRO STAVĚBNÍ POVOLENÍ	DATUM: 04/2017	FORMÁT: 12 x A4
ČÁST PROJEKTU: D.1.4.3	MĚŘÍTKO: M 1:50	ČÍSLO VÝKRESU: D.1.4.3. 02	PŮDORYS 1.PP

