


1.NP

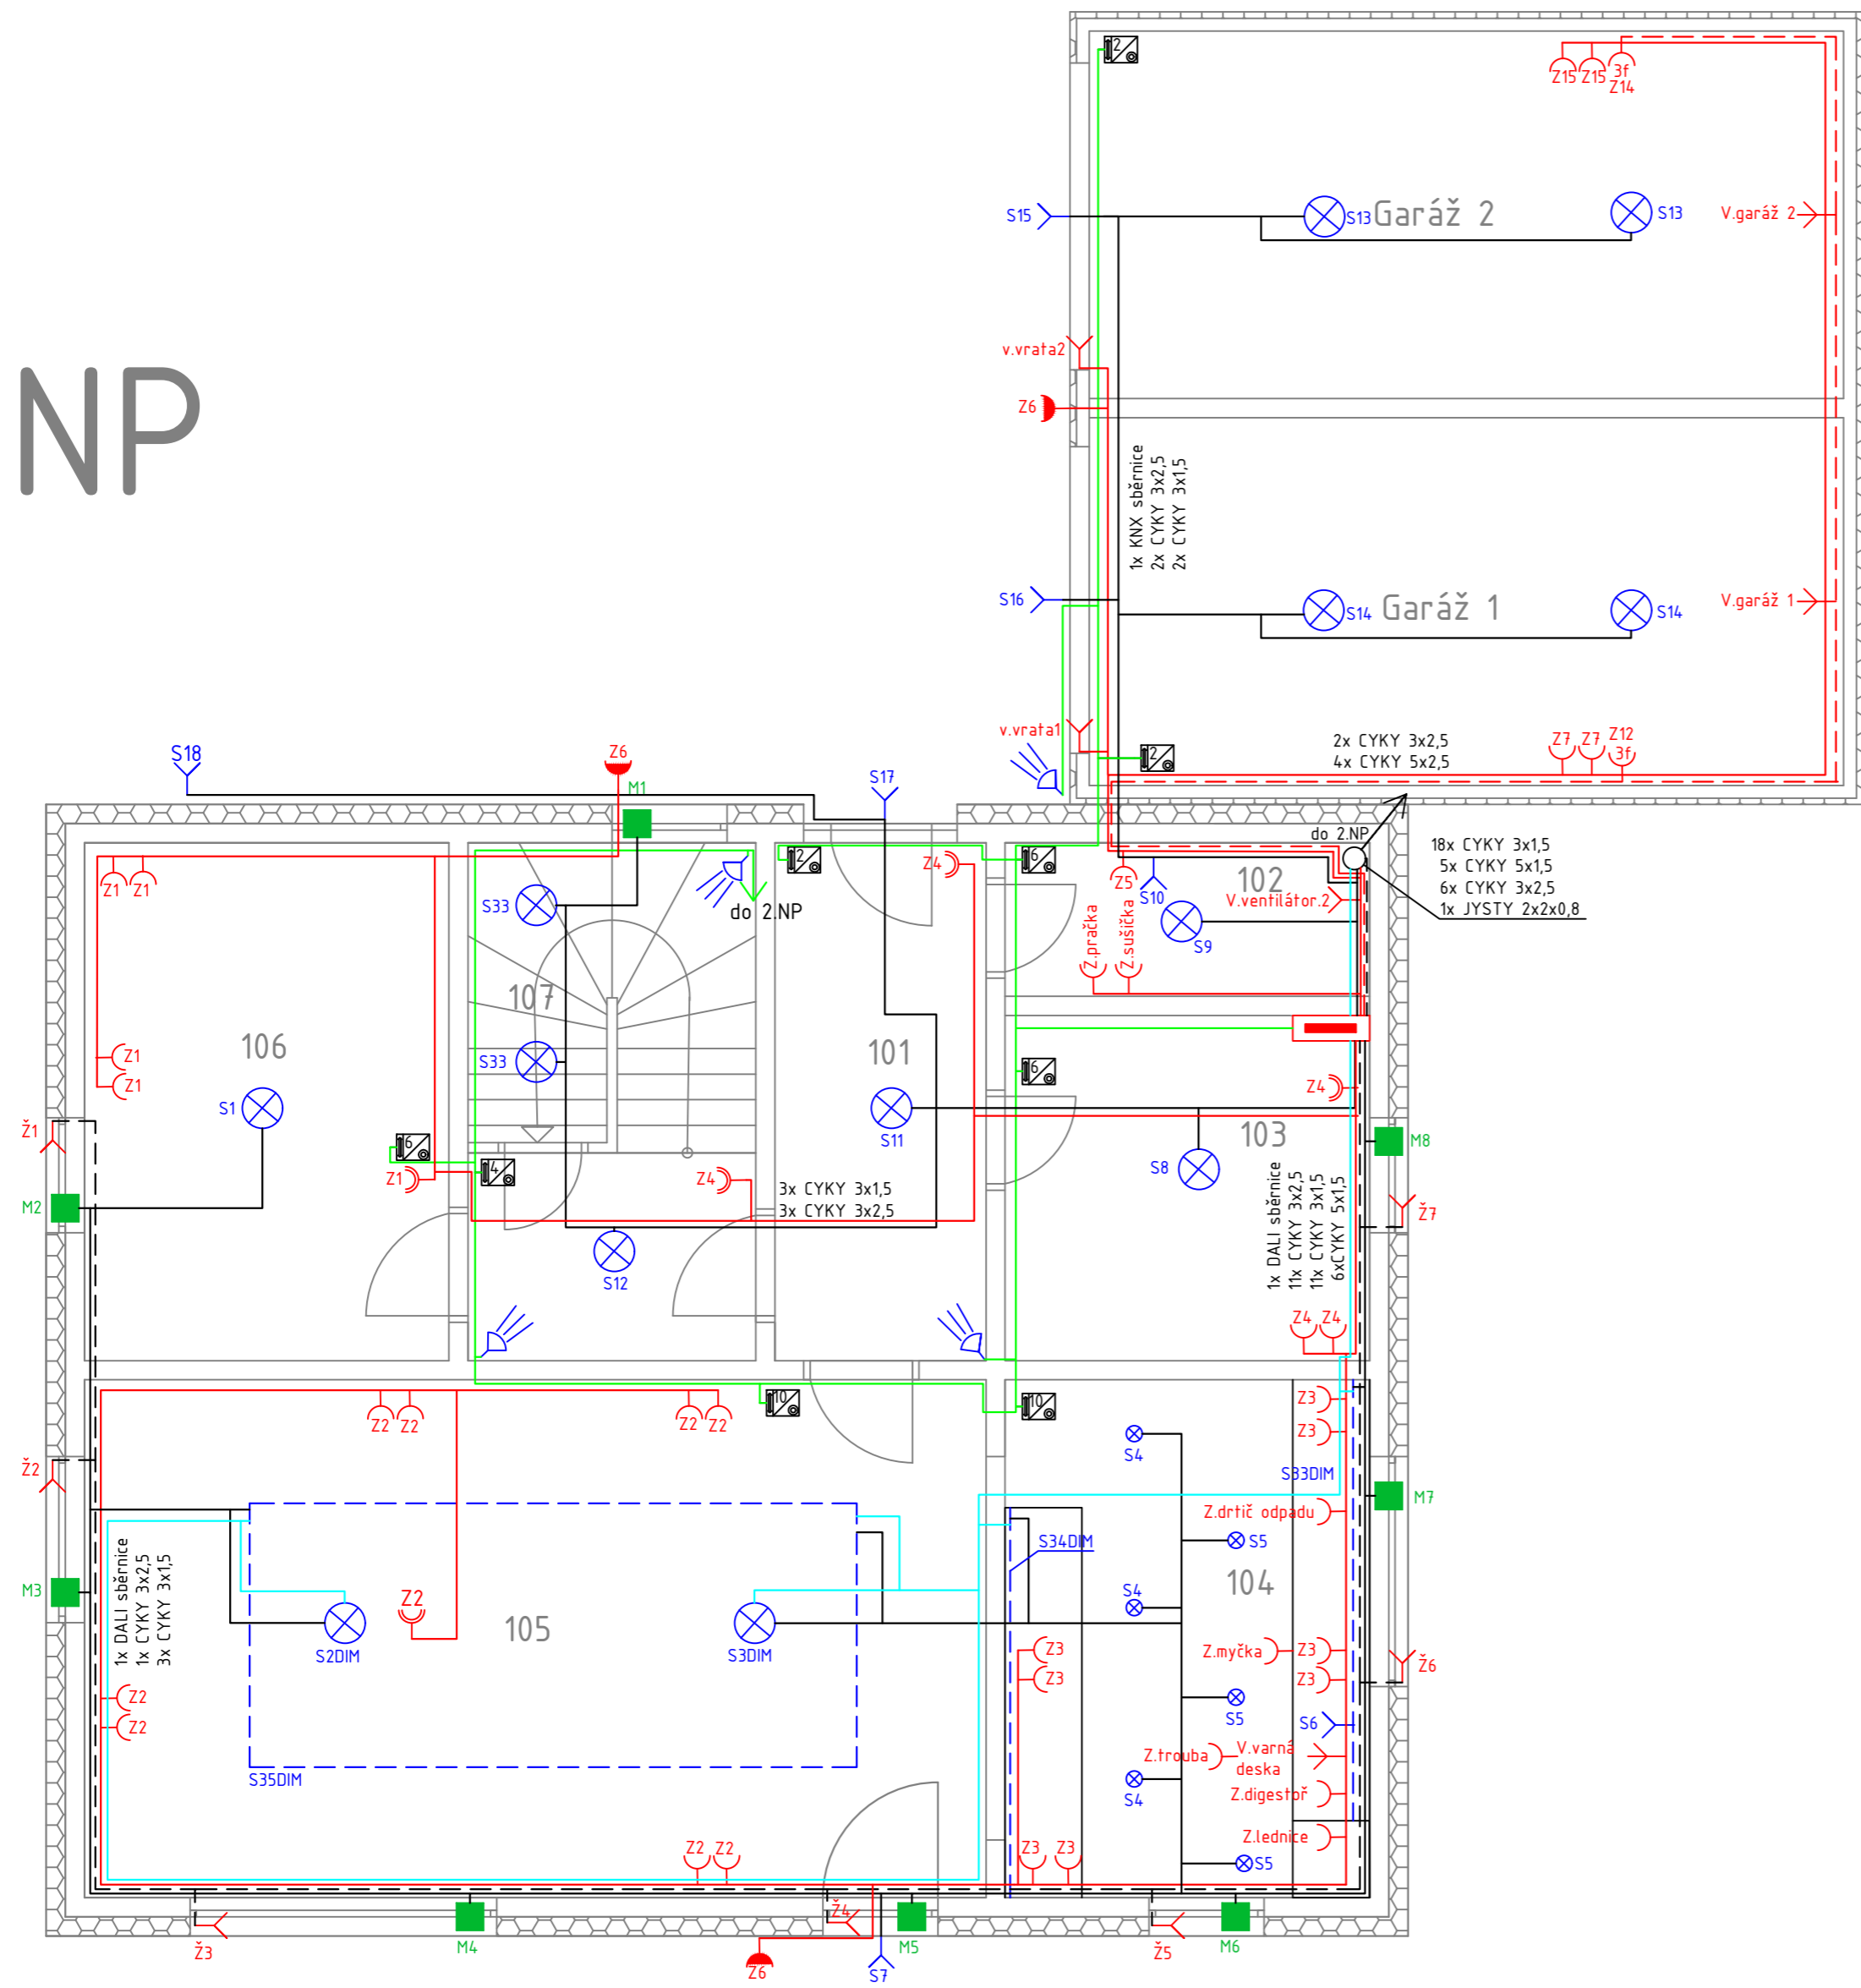

Legenda:

- Rozvaděč
- Zásuvka jednofázová
- Zásuvka jednofázová IP45
- Dvojfázová zásuvka jednofázová
- Třífázový vývod
- Jednofázový vývod
- Spínač šestitlačítkový s prostorovým termostatem
- Spínač desetitlačítkový s prostorovým termostatem
- Spínač čtyřtlačítkový
- Spínač dvou tlačítkový
- PIR čidlo pro spínání osvětlení
- Světlo
- Magnetický detektor
- KNX sběrnice
- DALI sběrnice
- CYKY 3x1,5
- CYKY 3x2,5
- CYKY 5x1,5
- CYKY 5x2,5

Zpracoval Bc. Lucie Martincová	Vedoucí práce doc. Ing. Bohumír Garlík, CSc.	Školní rok 2016/2017	Fakulta stavební ČVUT
Diplomová práce			Datum 5/2017
Název: Silnoproudé instalace v novostavbě rodinného domu			Měřítko 1:50
Příloha: Půdorys 1.NP			Číslo výkresu 5.3
			Konzultant doc. Ing. Bohumír Garlík, CSc.