


VYTVOŘENO VE VYUKOVÉM PRODUKTU SPOLEČNOSTI AUTODESK

VYTVOŘENO VE VYUKOVÉM PRODUKTU SPOLEČNOSTI AUTODESK

VYTVOŘENO VE VYUKOVÉM PRODUKTU SPOLEČNOSTI AUTODESK

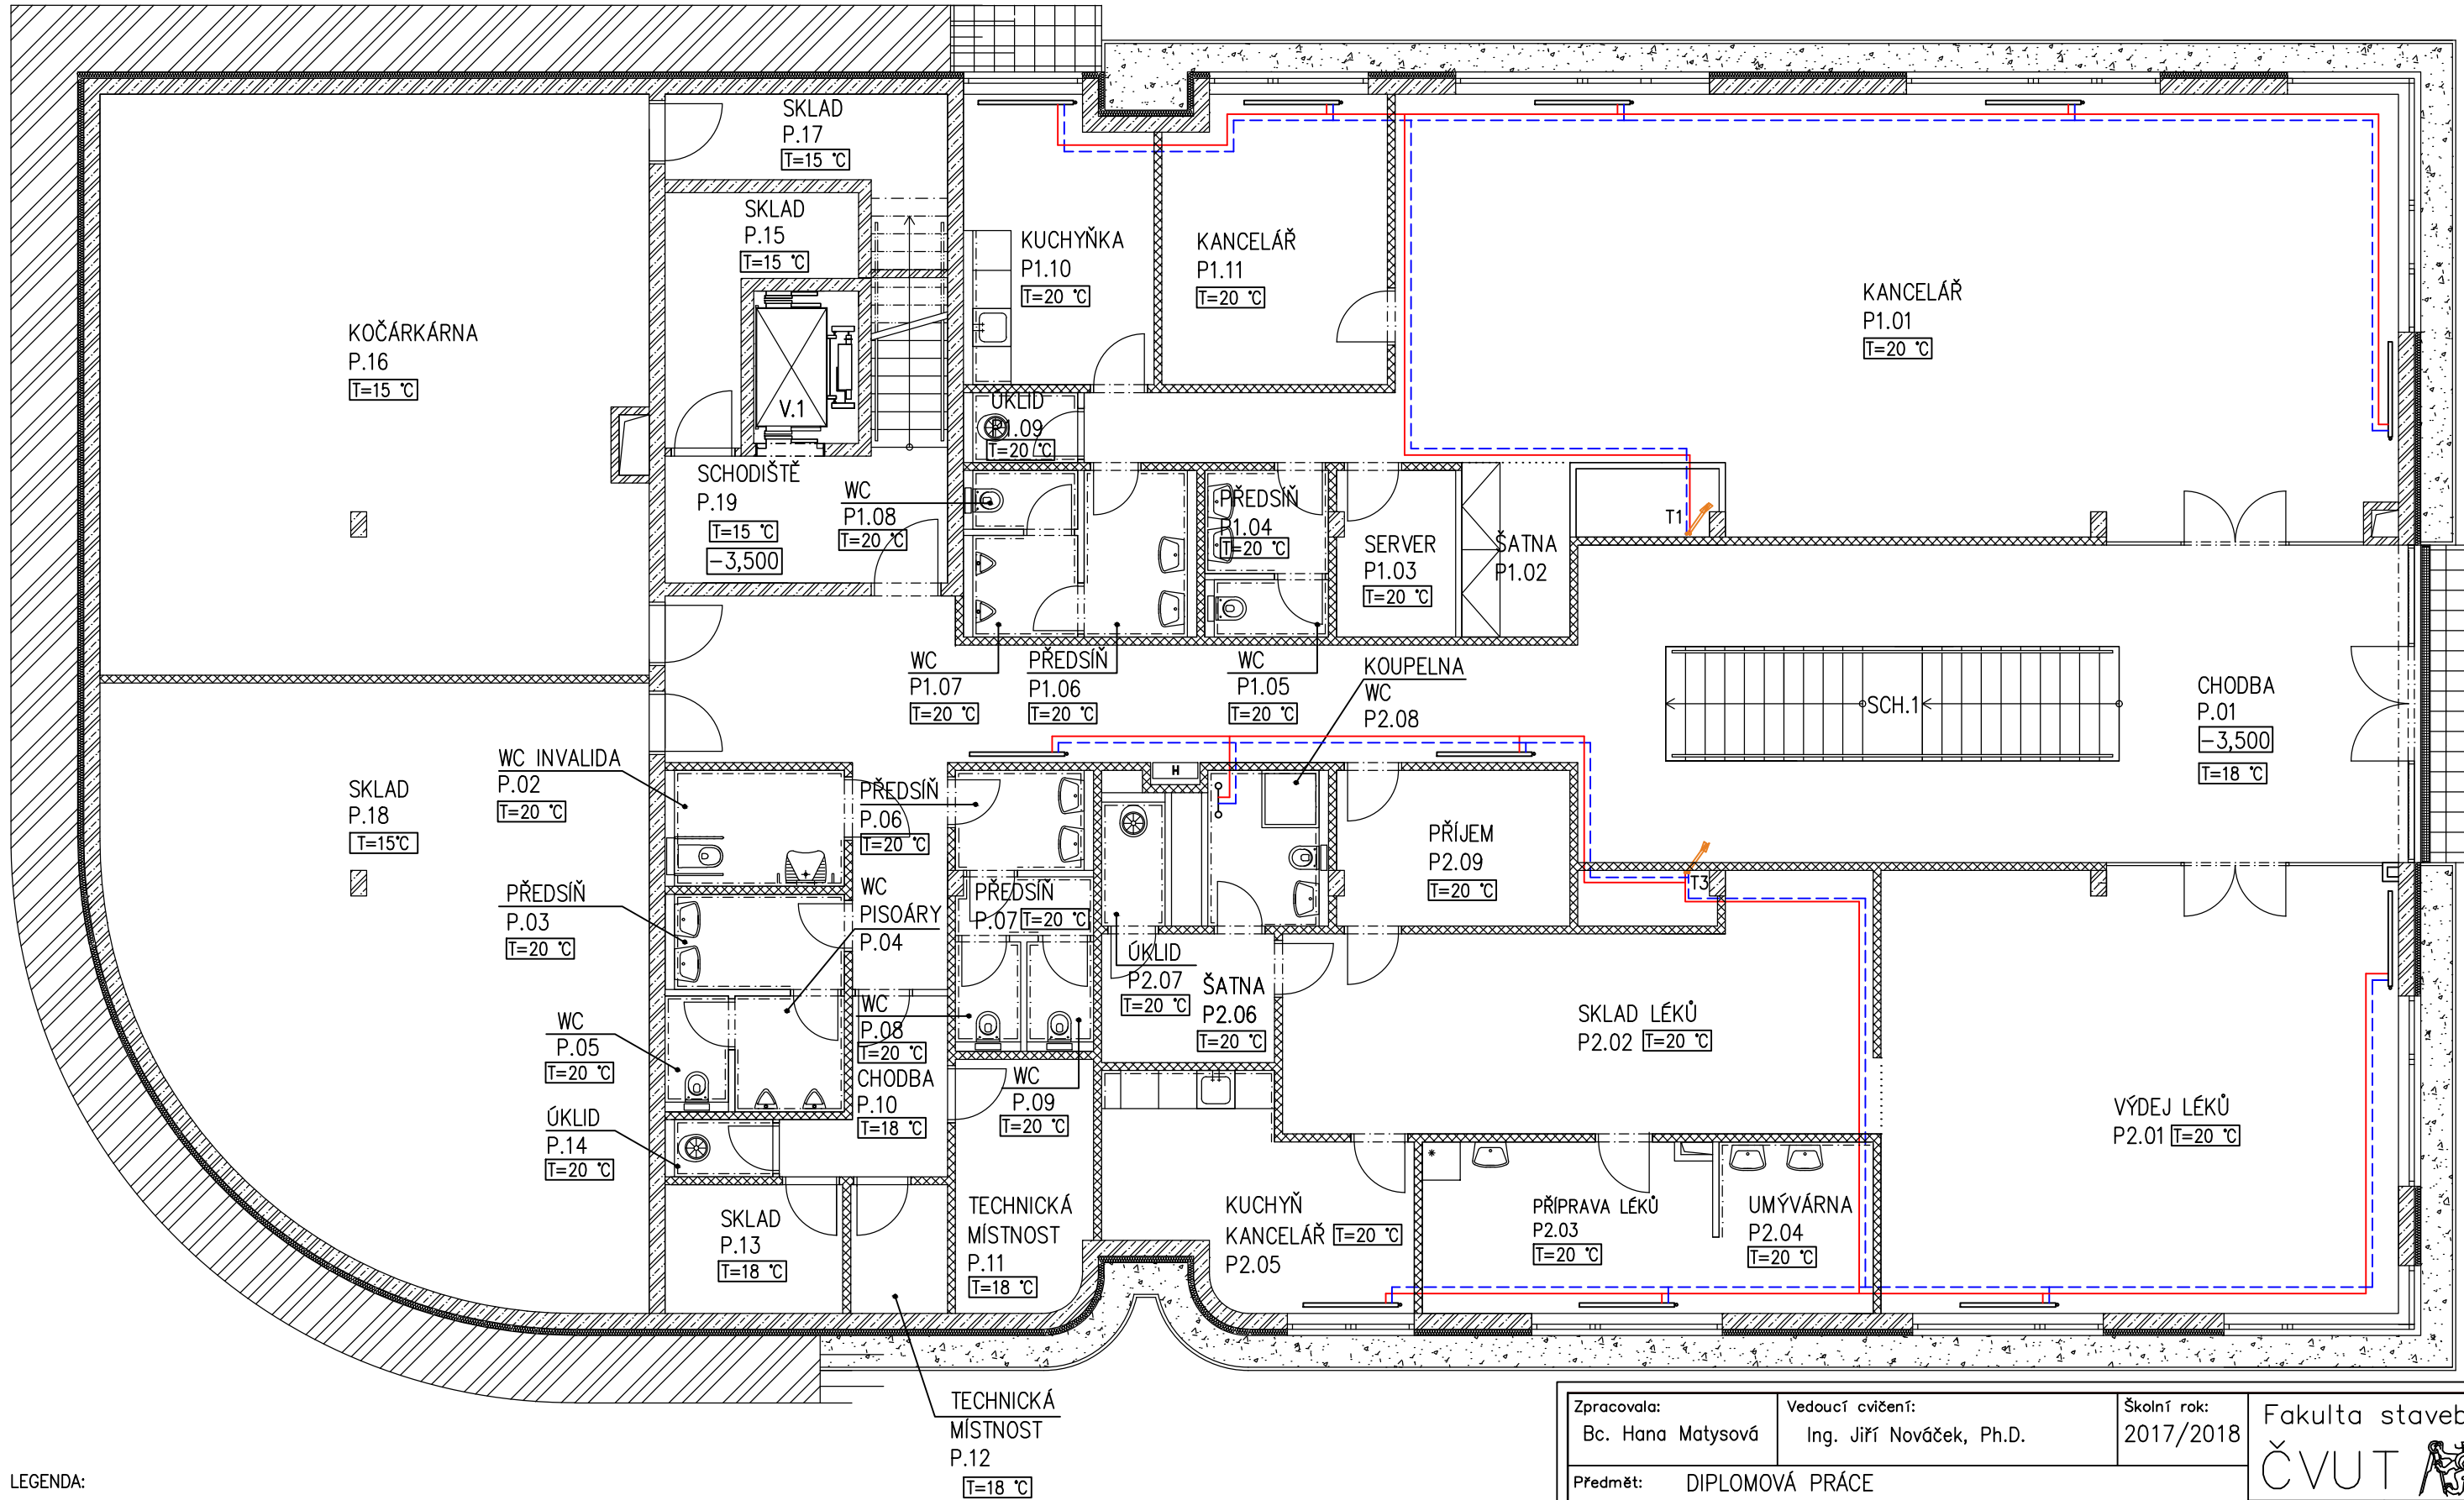

LEGENDA:

- K Kotel
- Deskové otopné těleso
- Trubkové otopné těleso
- Přívodní potrubí
- Vratné potrubí

|                                                   |                                              |                          |                                 |
|---------------------------------------------------|----------------------------------------------|--------------------------|---------------------------------|
| Zpracovala:<br>Bc. Hana Matysová                  | Vedoucí cvičení:<br>Ing. Jiří Nováček, Ph.D. | Školní rok:<br>2017/2018 | Fakulta stavební<br><b>ČVUT</b> |
| Předmět: DIPLOMOVÁ PRÁCE                          |                                              |                          | Datum: 4/2018                   |
| Název úlohy:<br><b>PROJEKT POLYFUNKČNÍHO DOMU</b> |                                              |                          | Měřítko: 1:100                  |
| Název výkresu:<br><b>VYTÁPĚNÍ – PŮDORYS 1.PP</b>  |                                              |                          | Formát výkresu: A3              |
|                                                   |                                              |                          | Číslo výkresu: D.1.4.5          |

VYTVOŘENO VE VYUKOVÉM PRODUKTU SPOLEČNOSTI AUTODESK