


VYTVOŘENO VE VYUKOVÉM PRODUKTU SPOLEČNOSTI AUTODESK

VYTVOŘENO VE VYUKOVÉM PRODUKTU SPOLEČNOSTI AUTODESK

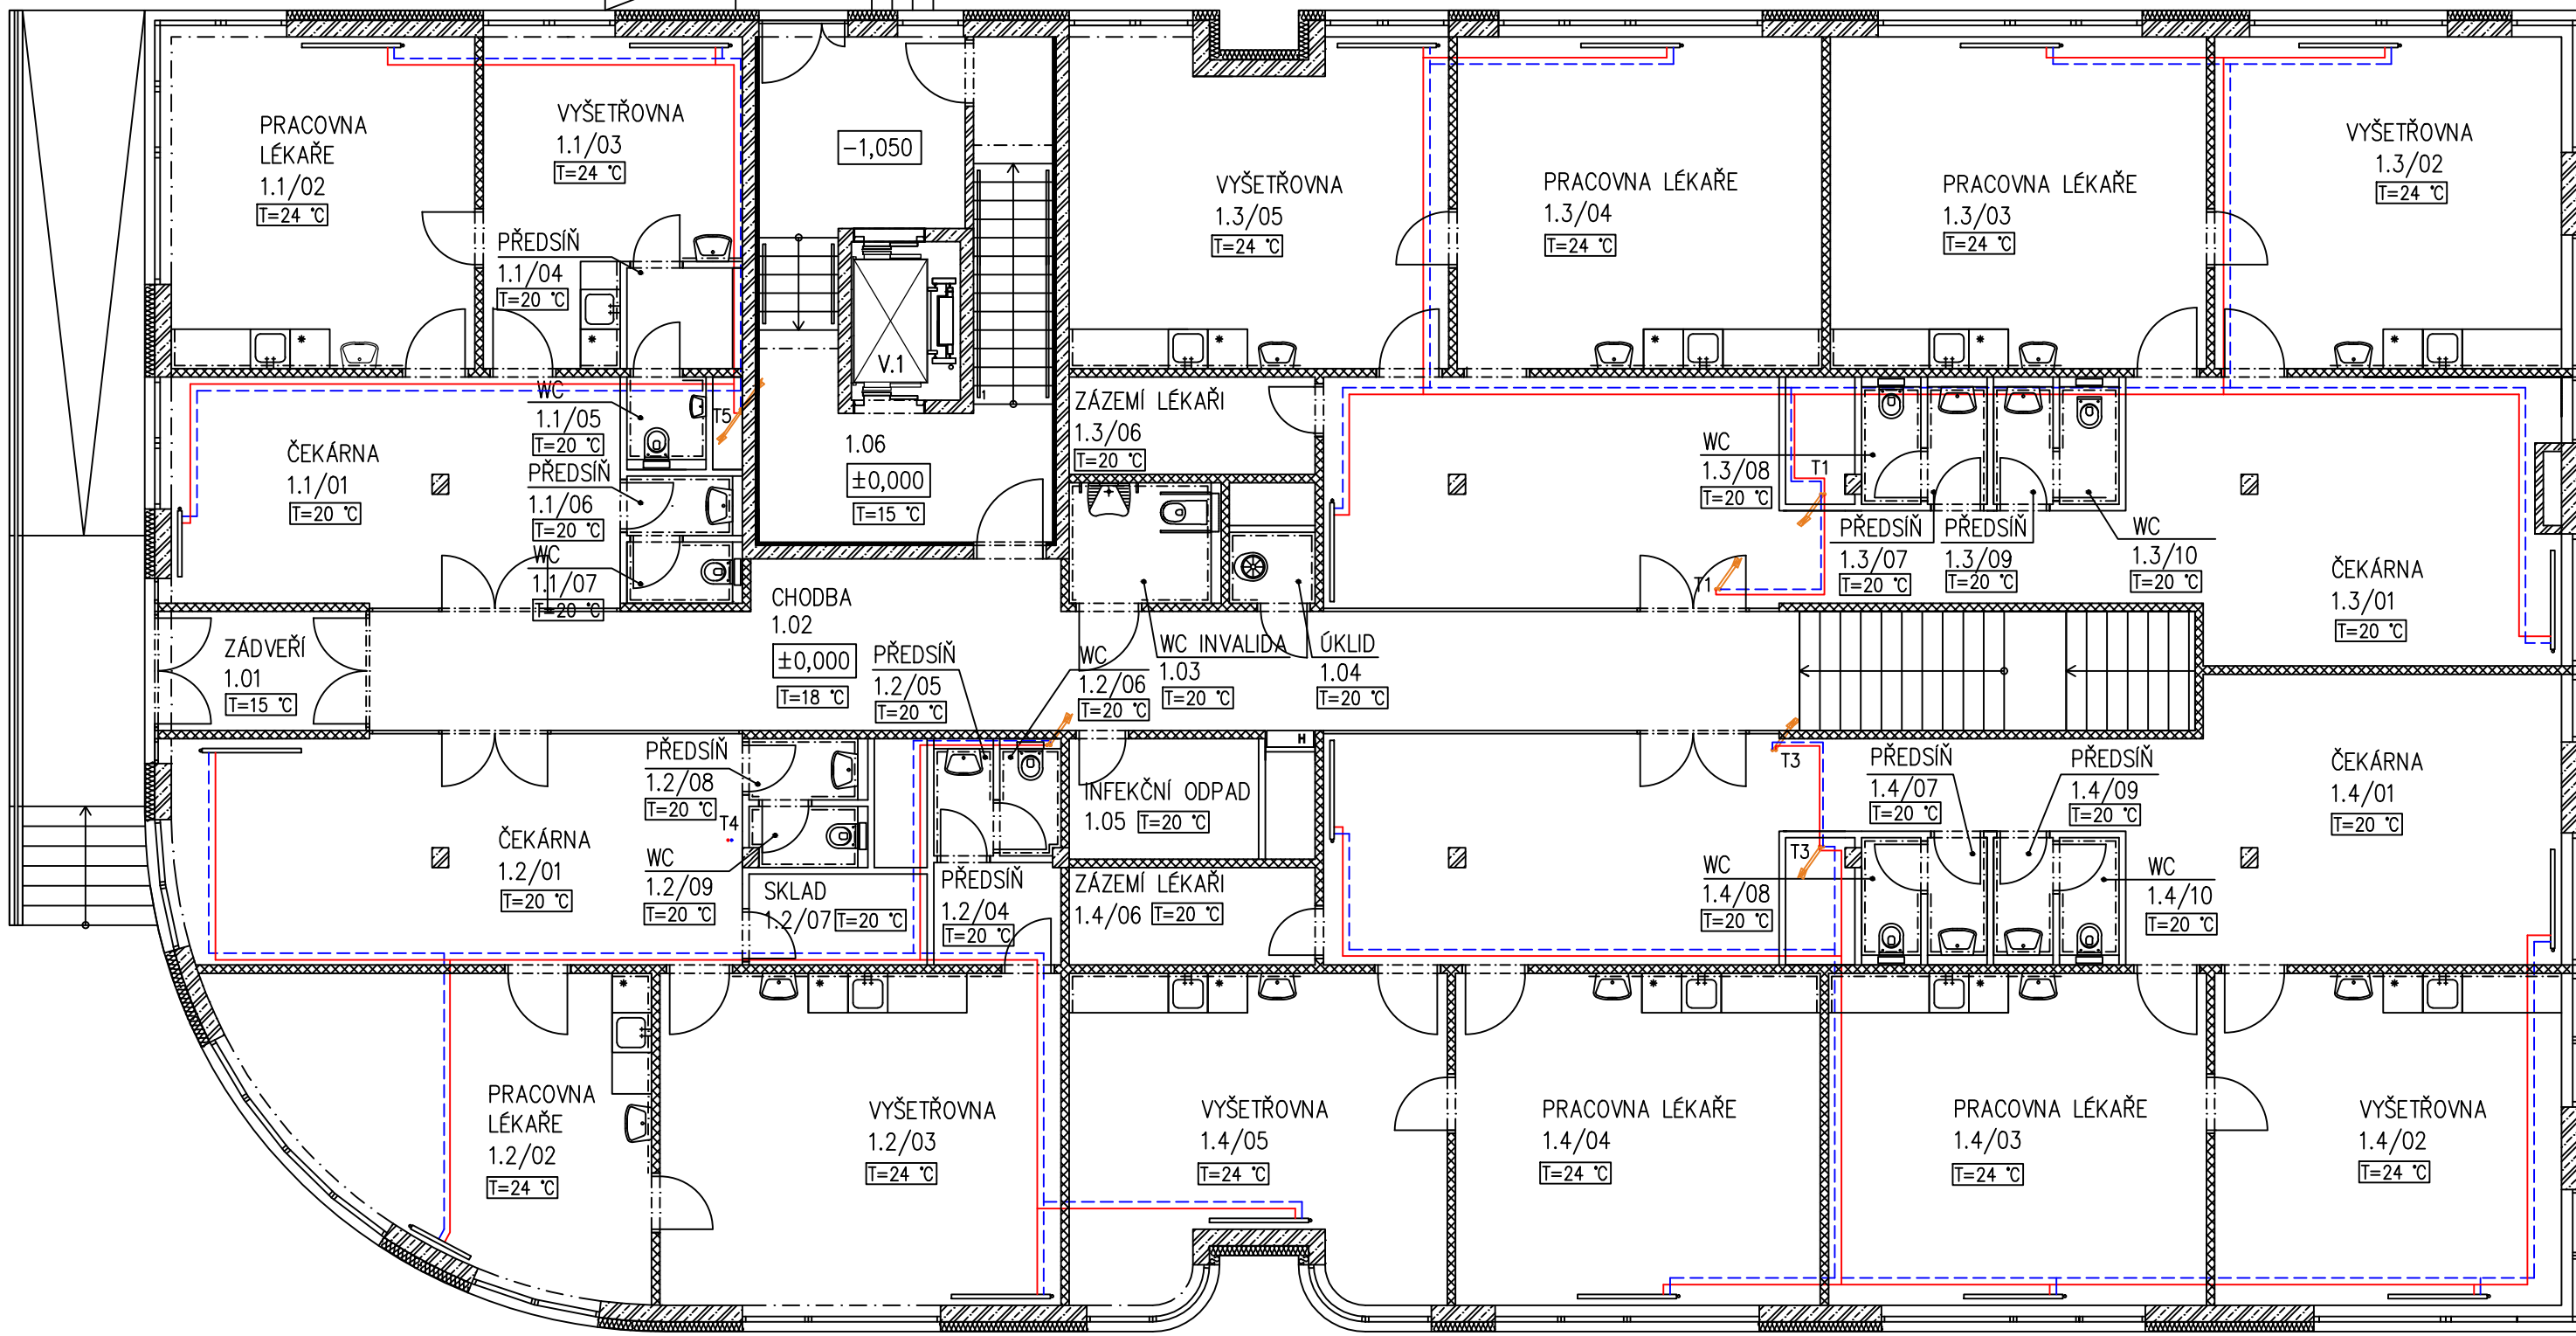

- LEGENDA:
- K Kotel
 - Deskové otopné těleso
 - Trubkové otopné těleso
 - Přívodní potrubí
 - - - Vratné potrubí

Zpracovala: Bc. Hana Matysová	Vedoucí cvičení: Ing. Jiří Nováček, Ph.D.	Školní rok: 2017/2018	Fakulta stavební ČVUT
Předmět: DIPLOMOVÁ PRÁCE			Datum: 4/2018
Název úlohy: PROJEKT POLYFUNKČNÍHO DOMU			Měřítko: 1:100
Název výkresu: VYTÁPĚNÍ – PŮDORYS 1.NP			Formát výkresu: A3
			Číslo výkresu: D.1.4.6