


1NP	Č. MÍSTNOSTI	NÁZEV MÍSTNOSTI	PLOCHA	OBJEM
	101	ZÁDVEŘÍ	15,1	54,4
	102	ŠATNA/VRÁTNICE	537,5	1773,6
	103	SCHODIŠTĚ	37,5	
	104	JÍDELNA	290,7	959,4
	105	UMÝVÁRNA	3,7	12,1
	106	VÝDEJNA JÍDLA	14,1	46,4
	107	MYČÍ PROSTOR	8,5	27,9
	108	SKLAD NÁDOBÍ	8,7	28,8
	109	KANCELÁŘ	6,3	20,6
	110	KUCHYŇ	71,2	234,9
	111	CHODBA	24,1	79,4
	112	SKLAD POTRAVIN	16,8	55,3
	113	SKLAD ODPADŮ	9,9	32,6
	114	ŠATNA ZAMĚSTNANCŮ	3,7	12,1
	115	WC ZAMĚSTNANCŮ	1,3	4,2
	116	SPRCHA ZAMĚSTNANCŮ	1,7	5,7
	117	ŠATNA ZAMĚSTNANCŮ	3,7	12,1
	118	WC ZAMĚSTNANCŮ	1,3	4,2
	119	SPRCHA ZAMĚSTNANCŮ	1,7	5,7
	120	DENNÍ MÍSTNOST	12,3	40,6
	121	WC	6,4	21,0
	122	PŘEDSÍN WC - ŽENY	11,7	38,6
	123	WC - ŽENY	21,3	70,3
	124	UKLIDOVÁ MÍSTNOST	6,7	22,2
	125	PŘEDSÍN WC - MUŽI	10,9	36,0
	126	WC - MUŽI	16,5	54,4
	127	SCHODIŠTĚ	40,0	160,1
	128	DRUŽINA A	170,6	563,1
	129	DRUŽINA B	148,5	490,2
	130	CHODBA	79,5	262,4
	131	TECHNICKÁ MÍSTNOST	159,0	661,9
	132	CHODBA	50,0	195,0
	133	ŠATNA	24,1	93,9
	134	SPRCHY	7,8	30,5
	135	WC	1,1	4,5
	136	WC	1,1	4,5
	137	SPRCHY	7,8	30,5
	138	ŠATNA	20,4	79,5
	139	ŠATNA	20,4	79,5
	140	SPRCHY	7,8	30,5
	141	WC	1,1	4,5
	142	WC	1,1	4,5
	143	SPRCHY	7,8	30,5
	144	ŠATNA	24,1	93,9
	145	ŠATNOVÁ	670,5	6034,5
	146	CHODBA	90,8	354,0
	147	SCHODIŠTĚ	60,7	236,8
	148	MALÁ TĚLOCVIČNA	75,4	0,0
	149	CHODBA	14,7	57,4
	150	UKLIDOVÁ MÍSTNOST	3,7	14,4
	151	WC - INVALIDE	4,1	15,9
	152	PŘEDSÍN WC - ŽENY	1,9	7,5
	153	WC - ŽENY	1,6	6,2
	154	PŘEDSÍN WC - MUŽI	1,9	7,5
	155	WC - MUŽI	1,6	6,2
	156	LEZECKÁ STĚNA	122,1	549,6
	157	NÁRADOVNA	86,6	337,7
				14089,4


- LEGENDA POTRUBÍ
- TOPENÍ - ZPÁTEČKA
  - TOPENÍ - PŘÍVOD
  - VZDUCHOTECHNIKA - PŘÍVOD
  - VZDUCHOTECHNIKA - ODVOD

Zpracovala Petra Stejskalová	Vedoucí bakalářské práce prof. Ing. Karel Kabele, CSc.	Školní rok 2017/2018	Fakulta stavební ČVUT
Bakalářská práce - Katedra technických zařízení budov			
Název: Větrání základní školy	Datum 3/2018	Meřítko M 1:150	
Číslo výkresu 1	Konzultant prof. Ing. Karel Kabele, CSc.		
Příloha: 1_NP - GENEREL ROZVODŮ			

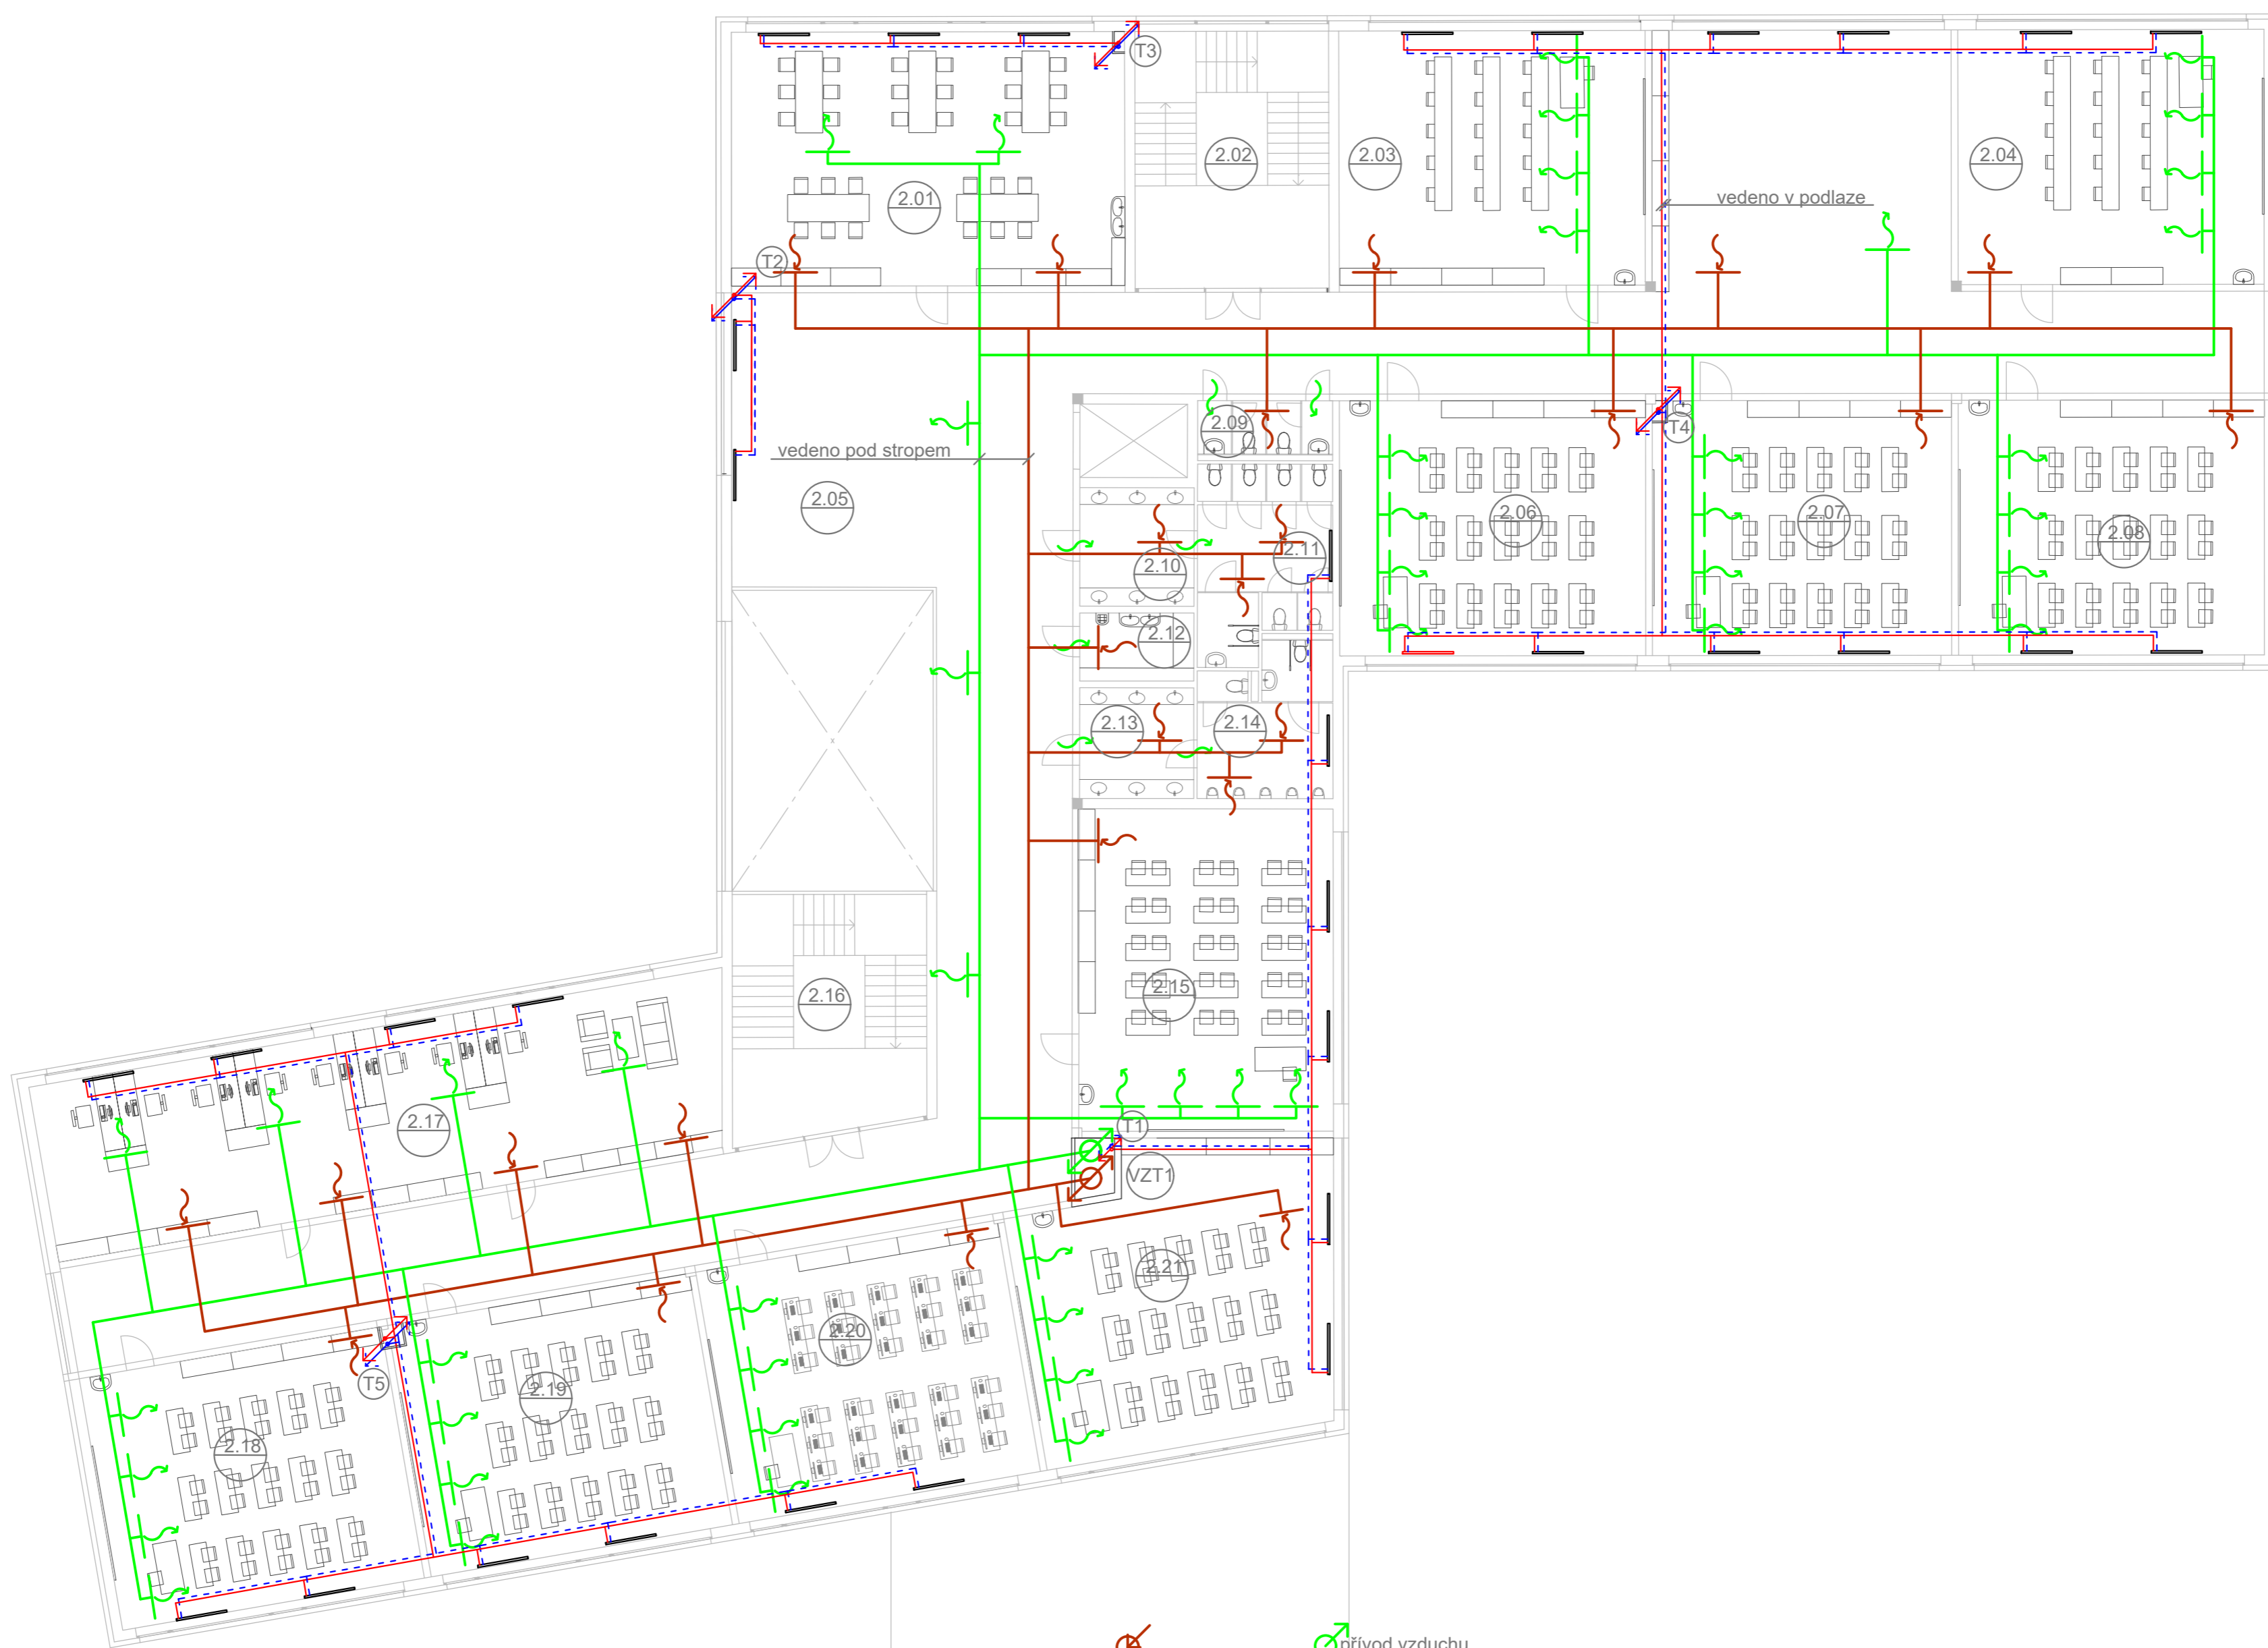

odvod vzduchu  
 přívod vzduchu



Č. MÍSTNOSTI	NÁZEV MÍSTNOSTI	PLOCHA	OBJEM
201	SPECIÁLNÍ TRÍDA - PRACOVNÍ ČINNOSTI	86,5	311,3
202	SCHODIŠTĚ	115,7	462,8
203	SPECIÁLNÍ TRÍDA - JAZYKOVÁ	67,5	270,0
204	SPECIÁLNÍ TRÍDA - JAZYKOVÁ	67,5	222,8
205	CHODBA/HERNA	485,0	1534,5
206	KMENOVÁ TRÍDA	67,5	222,8
207	KMENOVÁ TRÍDA	67,5	222,8
208	KMENOVÁ TRÍDA	67,5	222,8
209	WC - UČITELE	6,4	21,0
210	PŘEDSÍŇ WC - ŽENY	11,7	38,6
211	WC - ŽENY	21,3	70,3
212	UKLIDOVÁ MÍSTNOST	6,7	22,2
213	PŘEDSÍŇ WC - MUŽI	10,9	36,0
214	WC - MUŽI	16,5	54,4
215	KMENOVÁ TRÍDA	71,3	235,1
216	SCHODIŠTĚ	40,0	160,1
217	KABINETY	105,7	348,8
218	KMENOVÁ TRÍDA	67,5	222,8
219	KMENOVÁ TRÍDA	67,5	222,8
220	SPECIÁLNÍ TRÍDA - POČÍTAČOVÁ	67,5	222,8
221	KMENOVÁ TRÍDA	79,1	261,0
222	GALERIE	22,1	95,1
223	CHODBA	115,4	450,0
224	SCHODIŠTĚ	60,7	236,8
225	MALÁ TĚLOCVIČNA	75,4	0,0
226	CHODBA	14,7	57,4
227	UKLIDOVÁ MÍSTNOST	3,7	14,4
228	WC - INVALIDE	4,1	15,9
229	PŘEDSÍŇ WC - ŽENY	1,9	7,5
230	WC - ŽENY	1,6	6,2
231	PŘEDSÍŇ WC - MUŽI	1,9	7,5
232	WC - MUŽI	1,6	6,2
233	POŠILOVNA	86,6	337,6
		<b>6620,4</b>	

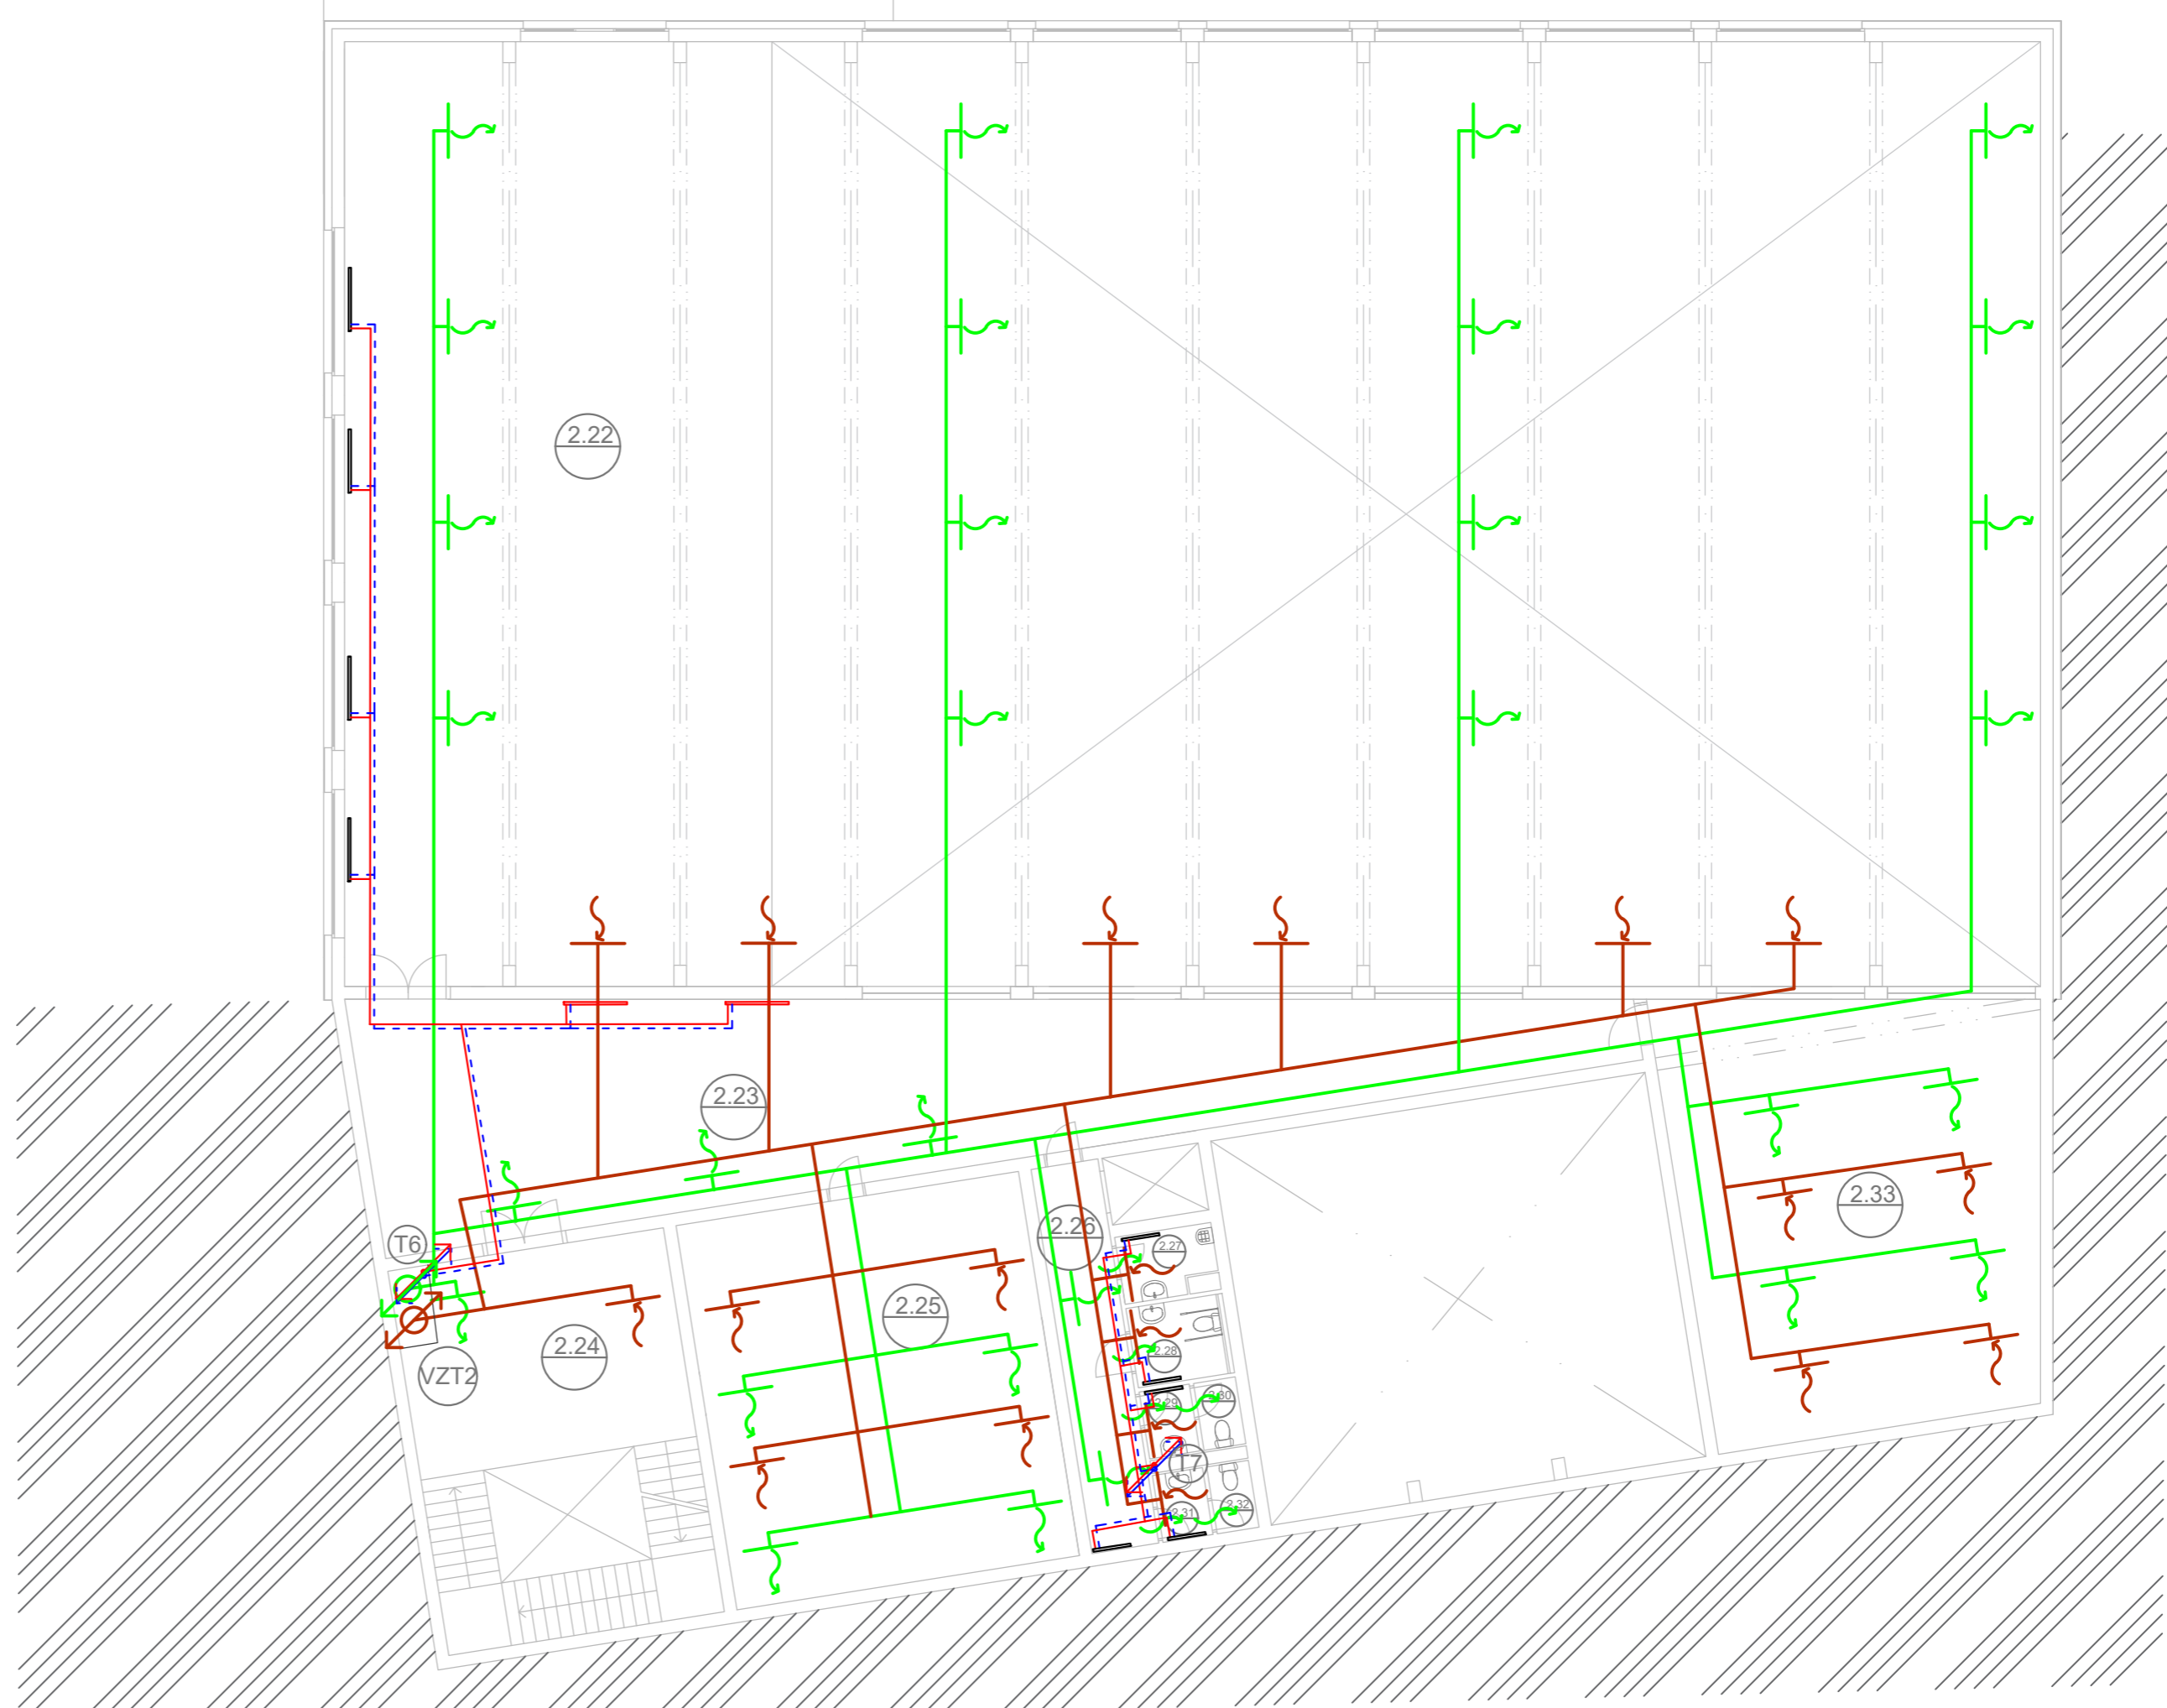

LEGENDA POTRUBÍ

- TOPENÍ - ZPÁTEČKA
- TOPENÍ - PŘÍVOD
- VZDUCHOTECHNIKA - PŘÍVOD
- VZDUCHOTECHNIKA - ODVOD


Zpracovala Petra Stejskalová	Vedoucí bakalářské práce prof. Ing. Karel Kabele, CSc.	Školní rok 2017/2018	Fakulta stavební ČVUT
Bakalářská práce - Katedra technických zařízení budov			Datum 3/2018
Název: Větrání základní školy			Meřítko M 1:150
Příloha: 2_NP - GENEREL ROZVODŮ			Číslo výkresu 2
			Konzultant prof. Ing. Karel Kabele, CSc.

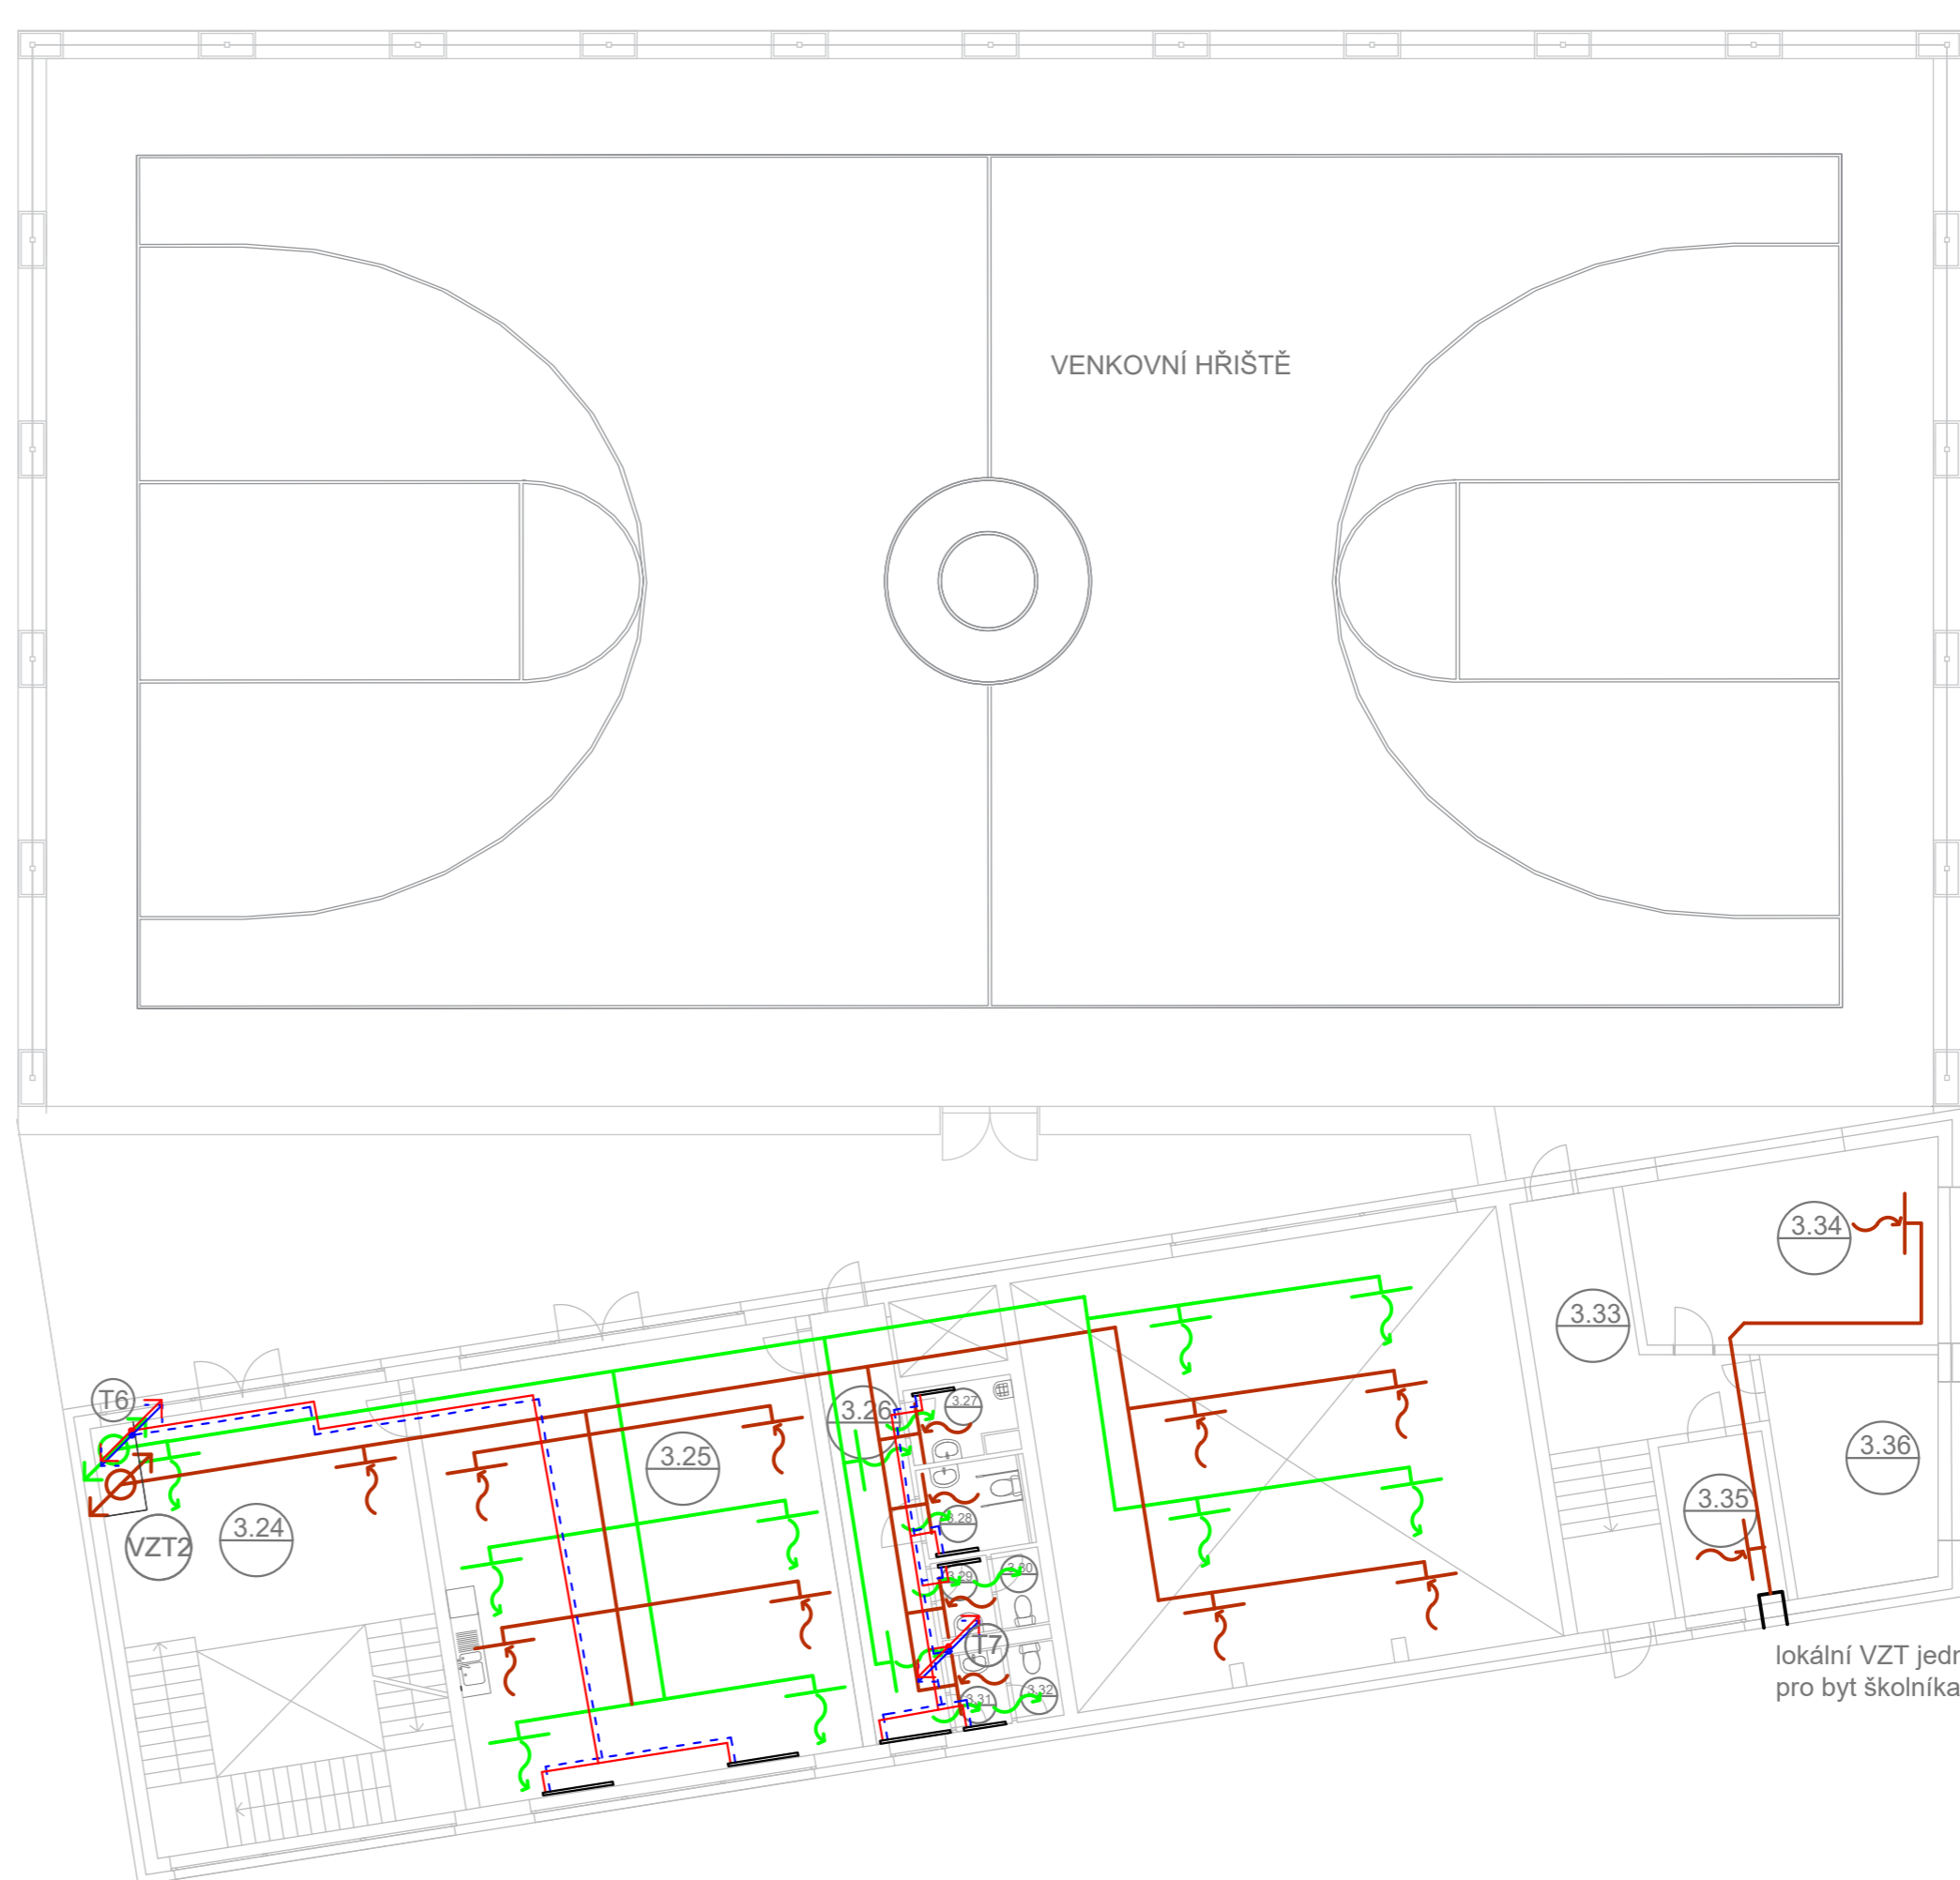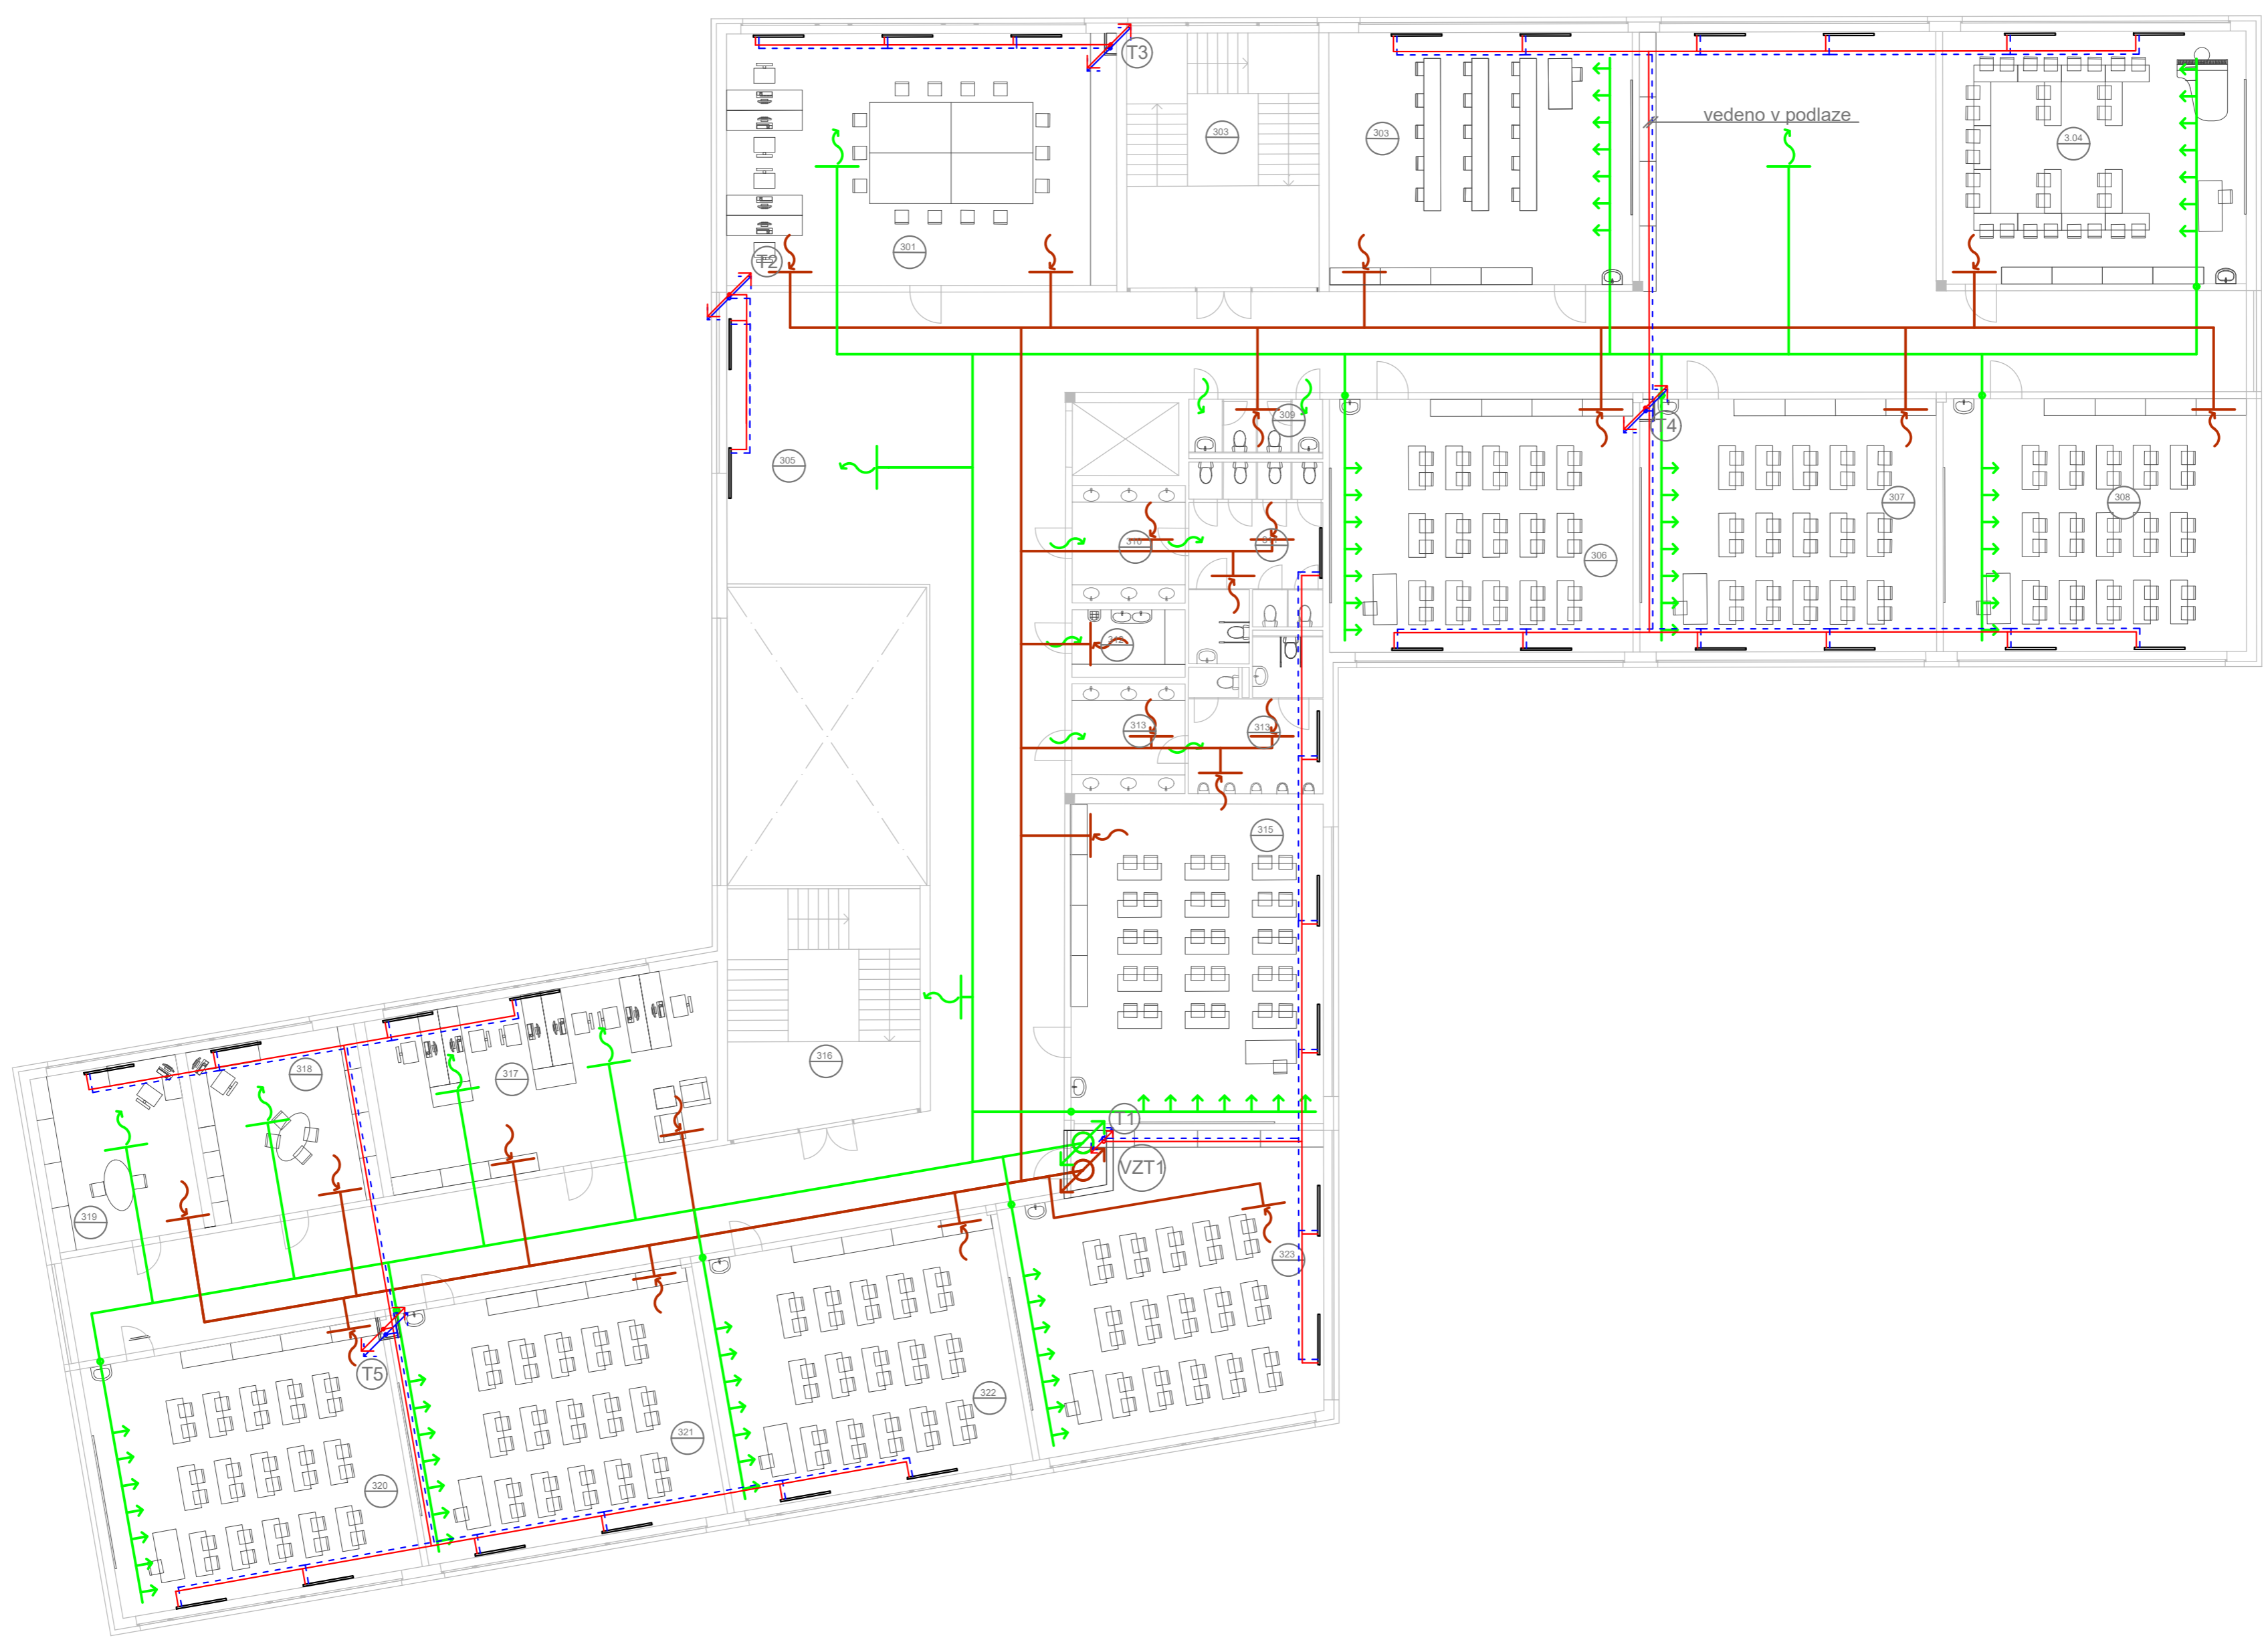

3NP	Č. MÍSTNOSTI	NÁZEV MÍSTNOSTI	PLOCHA	OBJEM
	301	SBOROVNA	86,5	311,3
	302	SCHODIŠTĚ	115,7	462,8
	303	SPECIÁLNÍ TRÍDA - JAZYKOVÁ	67,5	270,0
	304	SPECIÁLNÍ TRÍDA - HUDEBNÍ	67,5	222,8
	305	CHODBA/HERNA	465,0	1534,5
	306	KMENOVÁ TRÍDA	67,5	222,8
	307	KMENOVÁ TRÍDA	67,5	222,8
	308	KMENOVÁ TRÍDA	67,5	222,8
	309	WC - UČITELÉ	6,4	21,0
	310	PŘEDSÍŇ WC - ŽENY	11,7	38,6
	311	WC - ŽENY	21,3	70,3
	312	UKLIDOVÁ MÍSTNOST	6,7	22,2
	313	PŘEDSÍŇ WC - MUŽI	10,9	36,0
	314	WC - MUŽI	16,5	54,4
	315	KMENOVÁ TRÍDA	71,3	235,1
	316	SCHODIŠTĚ	40,0	160,1
	317	KABINETY	53,1	175,3
	318	SEKRETARIÁT	26,4	87,1
	319	ŘEDITELNA	22,8	75,1
	320	KMENOVÁ TRÍDA	67,5	222,8
	321	KMENOVÁ TRÍDA	67,5	222,8
	322	KMENOVÁ TRÍDA	67,5	222,8
	323	KMENOVÁ TRÍDA	79,1	261,0
	324	SCHODIŠTĚ	60,7	394,7
	325	RECEPCE	75,4	377,2
	326	CHODBA	14,7	73,6
	327	UKLIDOVÁ MÍSTNOST	3,7	18,4
	328	WC - INVALIDÉ	4,1	20,4
	329	PŘEDSÍŇ WC - ŽENY	1,9	9,6
	330	WC - ŽENY	1,6	8,0
	331	PŘEDSÍŇ WC - MUŽI	1,9	9,6
	332	WC - MUŽI	1,6	8,0
	333	PŘEDSÍŇ	23,6	118,0
	334	OBYVACÍ POKOJ + KK	25,1	125,5
	335	KOUPELNA	8,0	40,0
	336	LOŽNICE	16,5	82,5
			6659,5	


- LEGENDA POTRUBÍ
- - - - - TOPENÍ - ZPÁTEČKA
  - TOPENÍ - PŘÍVOD
  - VZDUCHOTECHNIKA - PŘÍVOD
  - VZDUCHOTECHNIKA - ODVOD

Zpracovala Petra Stejskalová	Vedoucí bakalářské práce prof. Ing. Karel Kabele, CSc.	Školní rok 2017/2018	Fakulta stavební <b>ČVUT</b>
Bakalářská práce - Katedra technických zařízení budov			Datum 3/2018
Název: <b>Větrání základní školy</b>			Meřítko M 1:150
Příloha: <b>3_NP - GENEREL ROZVODŮ</b>			Číslo výkresu 3
			Konzultant prof. Ing. Karel Kabele, CSc.

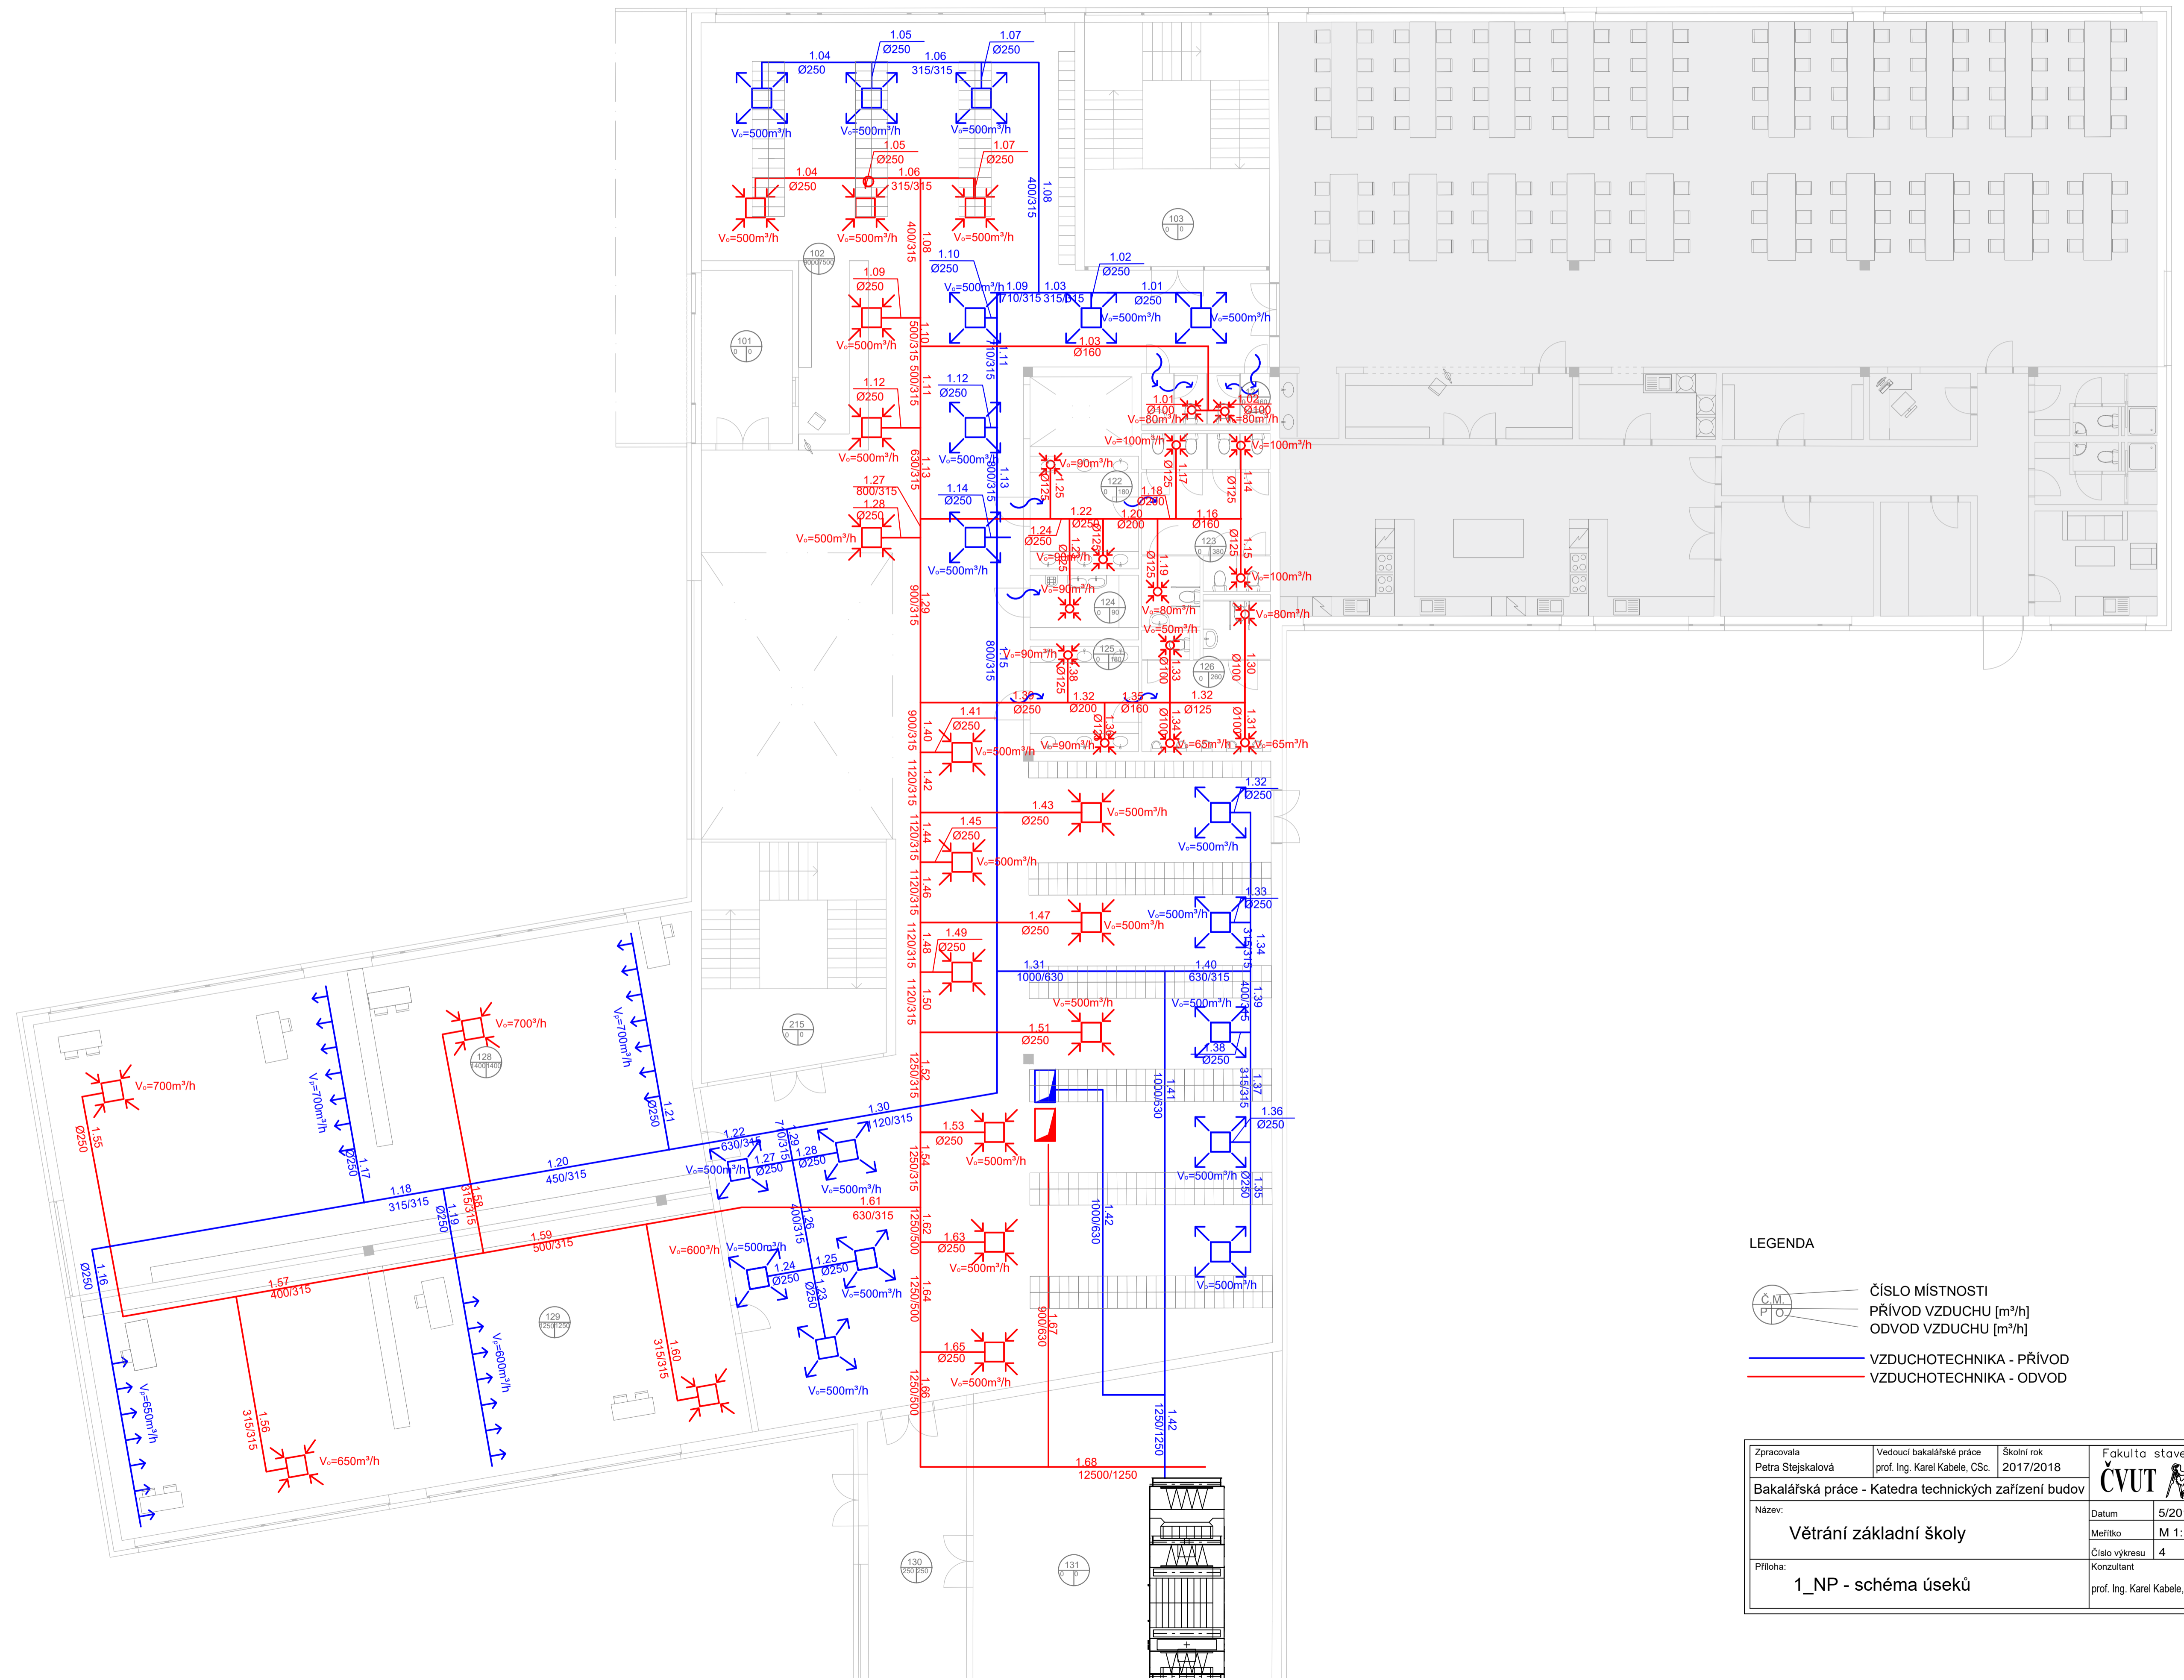


- LEGENDA**
- ČÍSLO MÍSTNOSTI
  - PŘÍVOD VZDUCHU [m³/h]
  - ODVOD VZDUCHU [m³/h]
  - VZDUCHOTECHNIKA - PŘÍVOD
  - VZDUCHOTECHNIKA - ODVOD

Zpracovala Petra Stejskalová	Vedoucí bakalářské práce prof. Ing. Karel Kabele, CSc.	Školní rok 2017/2018	Fakulta stavební <b>ČVUT</b>
Bakalářská práce - Katedra technických zařízení budov			Datum 5/2018
Název: <b>Větrání základní školy</b>			Měřítko M 1:100
Příloha: <b>1_NP - schéma úseků</b>			Číslo výkresu 4
			Konzultant prof. Ing. Karel Kabele, CSc.

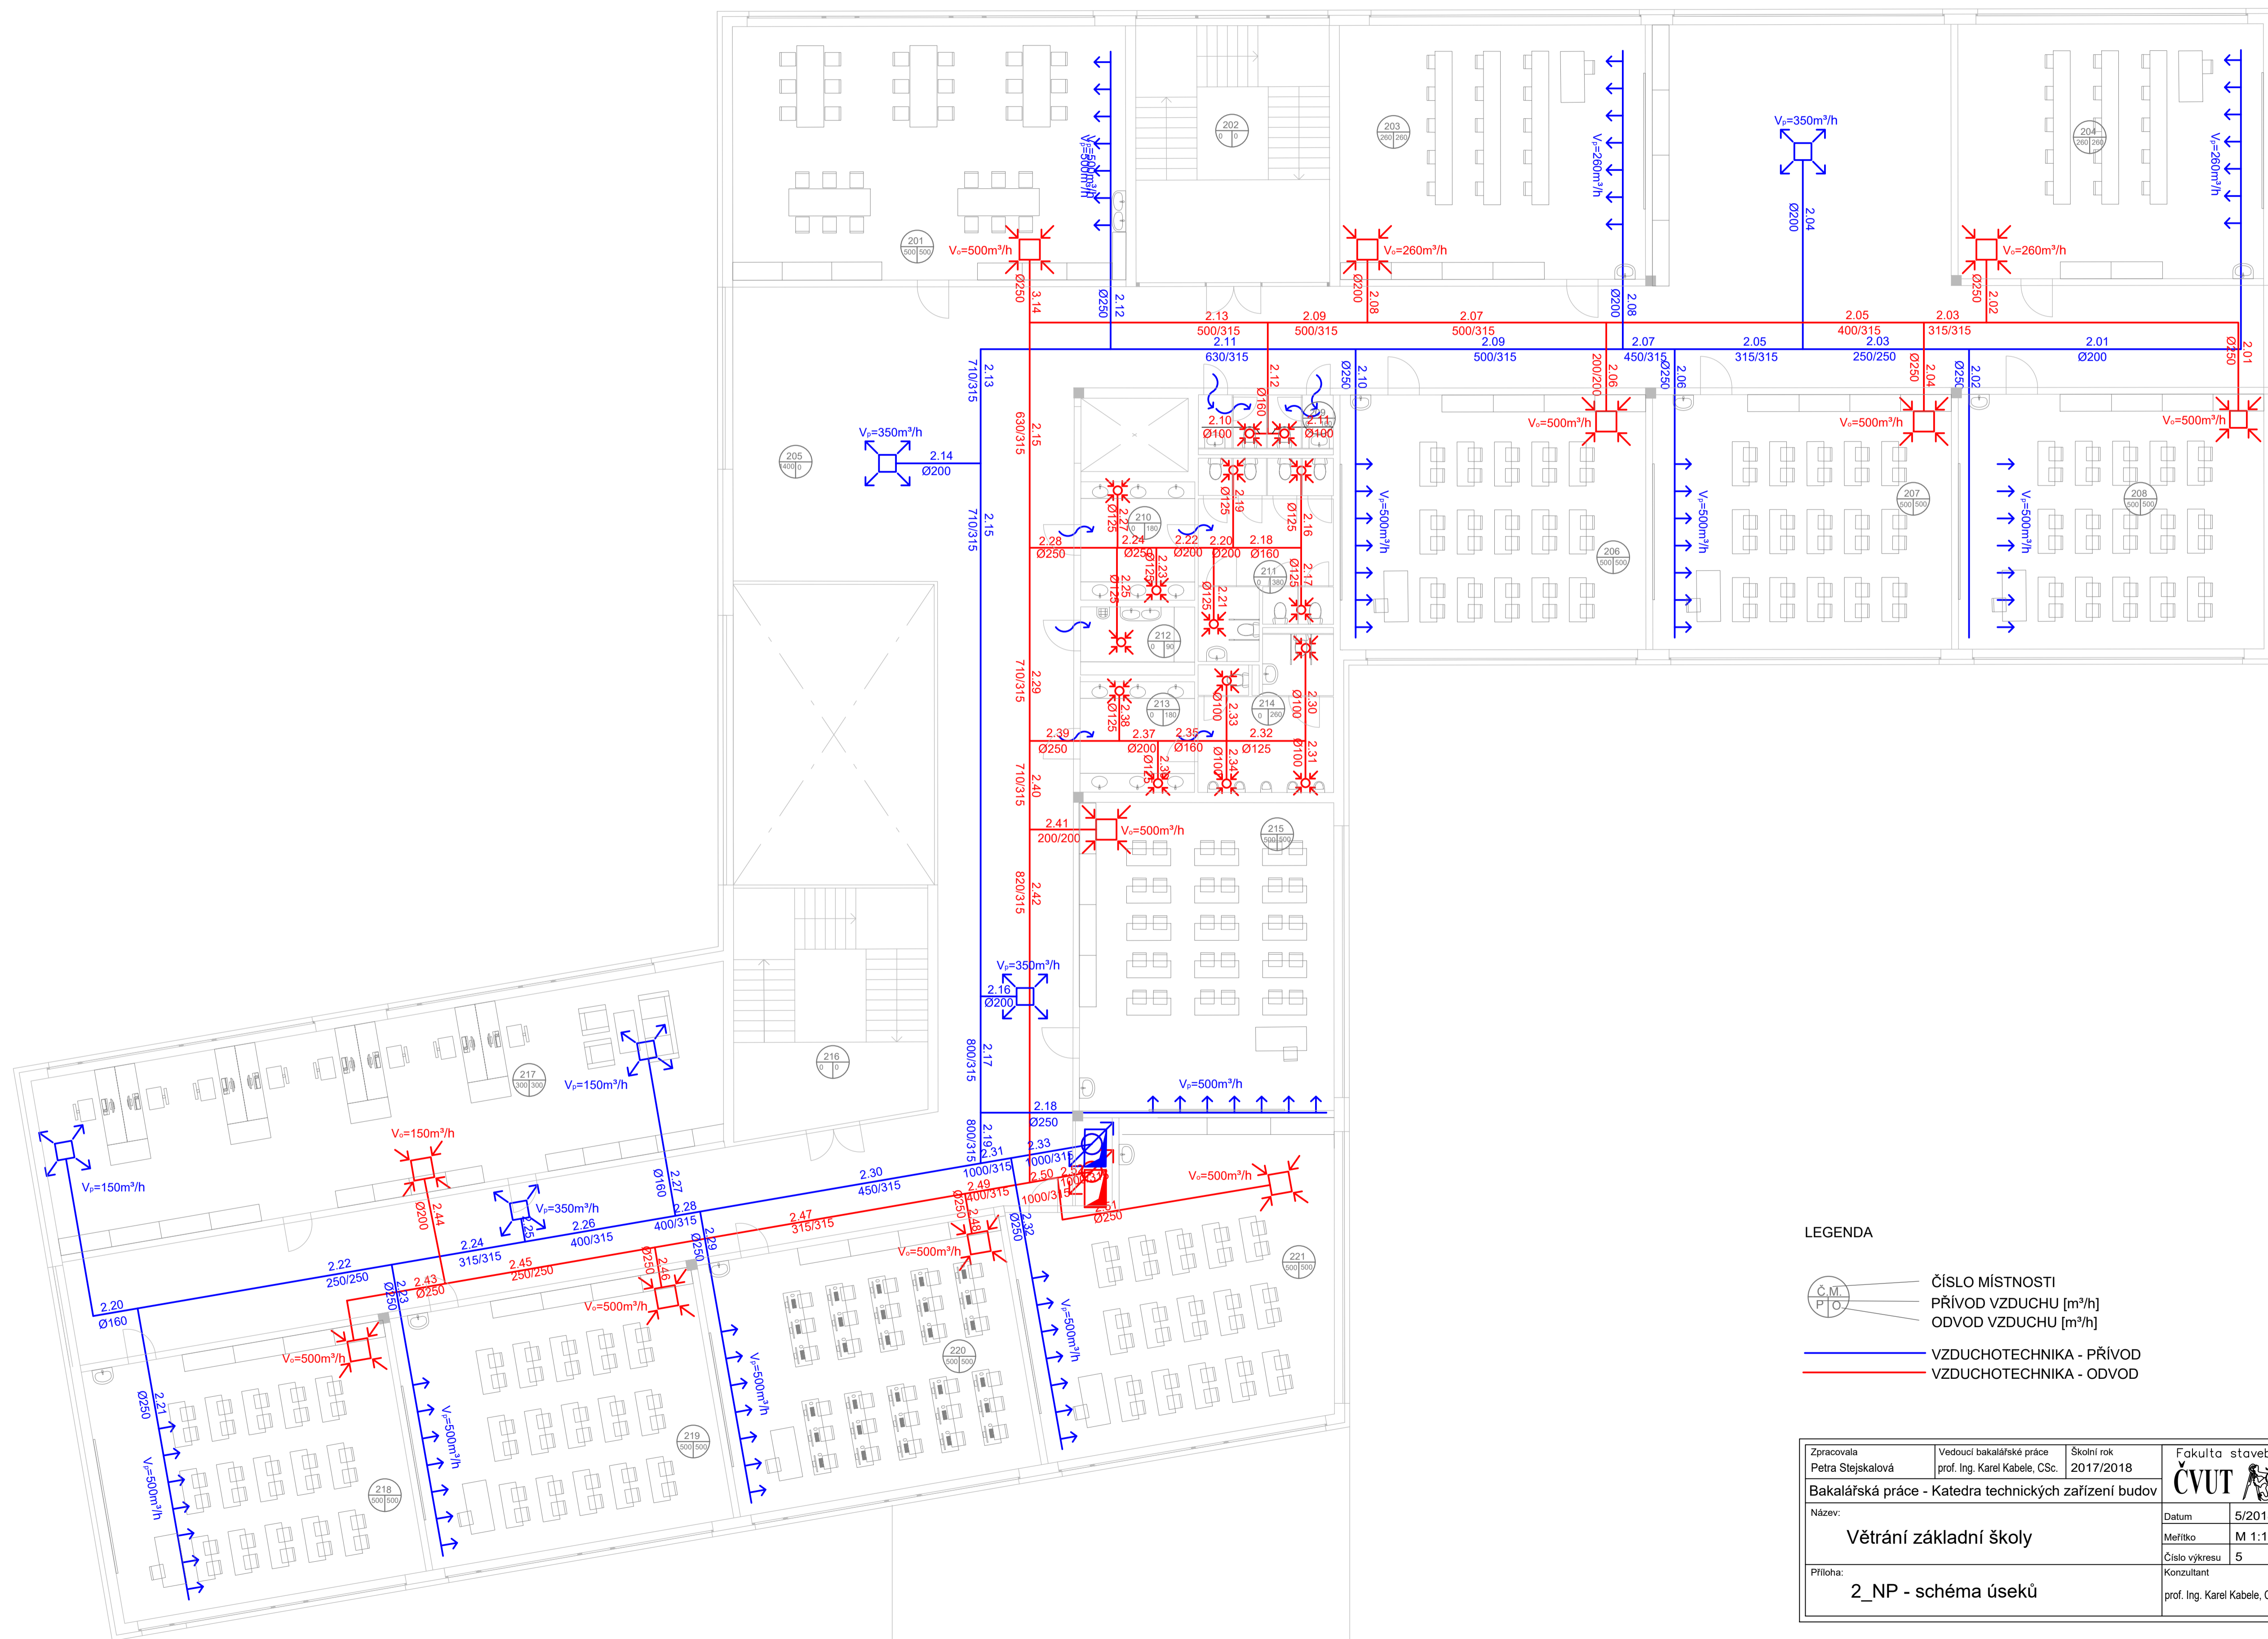

- LEGENDA**
- Č.M. ČÍSLO MÍSTNOSTI
  - P.T.O. PŘÍVOD VZDUCHU [m³/h]
  - O.T.O. ODVOD VZDUCHU [m³/h]
  - VZDUCHOTECHNIKA - PŘÍVOD
  - VZDUCHOTECHNIKA - ODVOD




Zpracovala Petra Slejsovalová	Vedoucí bakalářské práce prof. Ing. Karel Kabele, CSc.	Školní rok 2017/2018	Fakulta stavební <b>ČVUT</b>
Bakalářská práce - Katedra technických zařízení budov			
Název: <b>Větrání základní školy</b>	Datum 5/2018	Meřítko M 1:100	
Příloha: <b>2_NP - schéma úseků</b>	Číslo výkresu 5	Konzultant prof. Ing. Karel Kabele, CSc.	

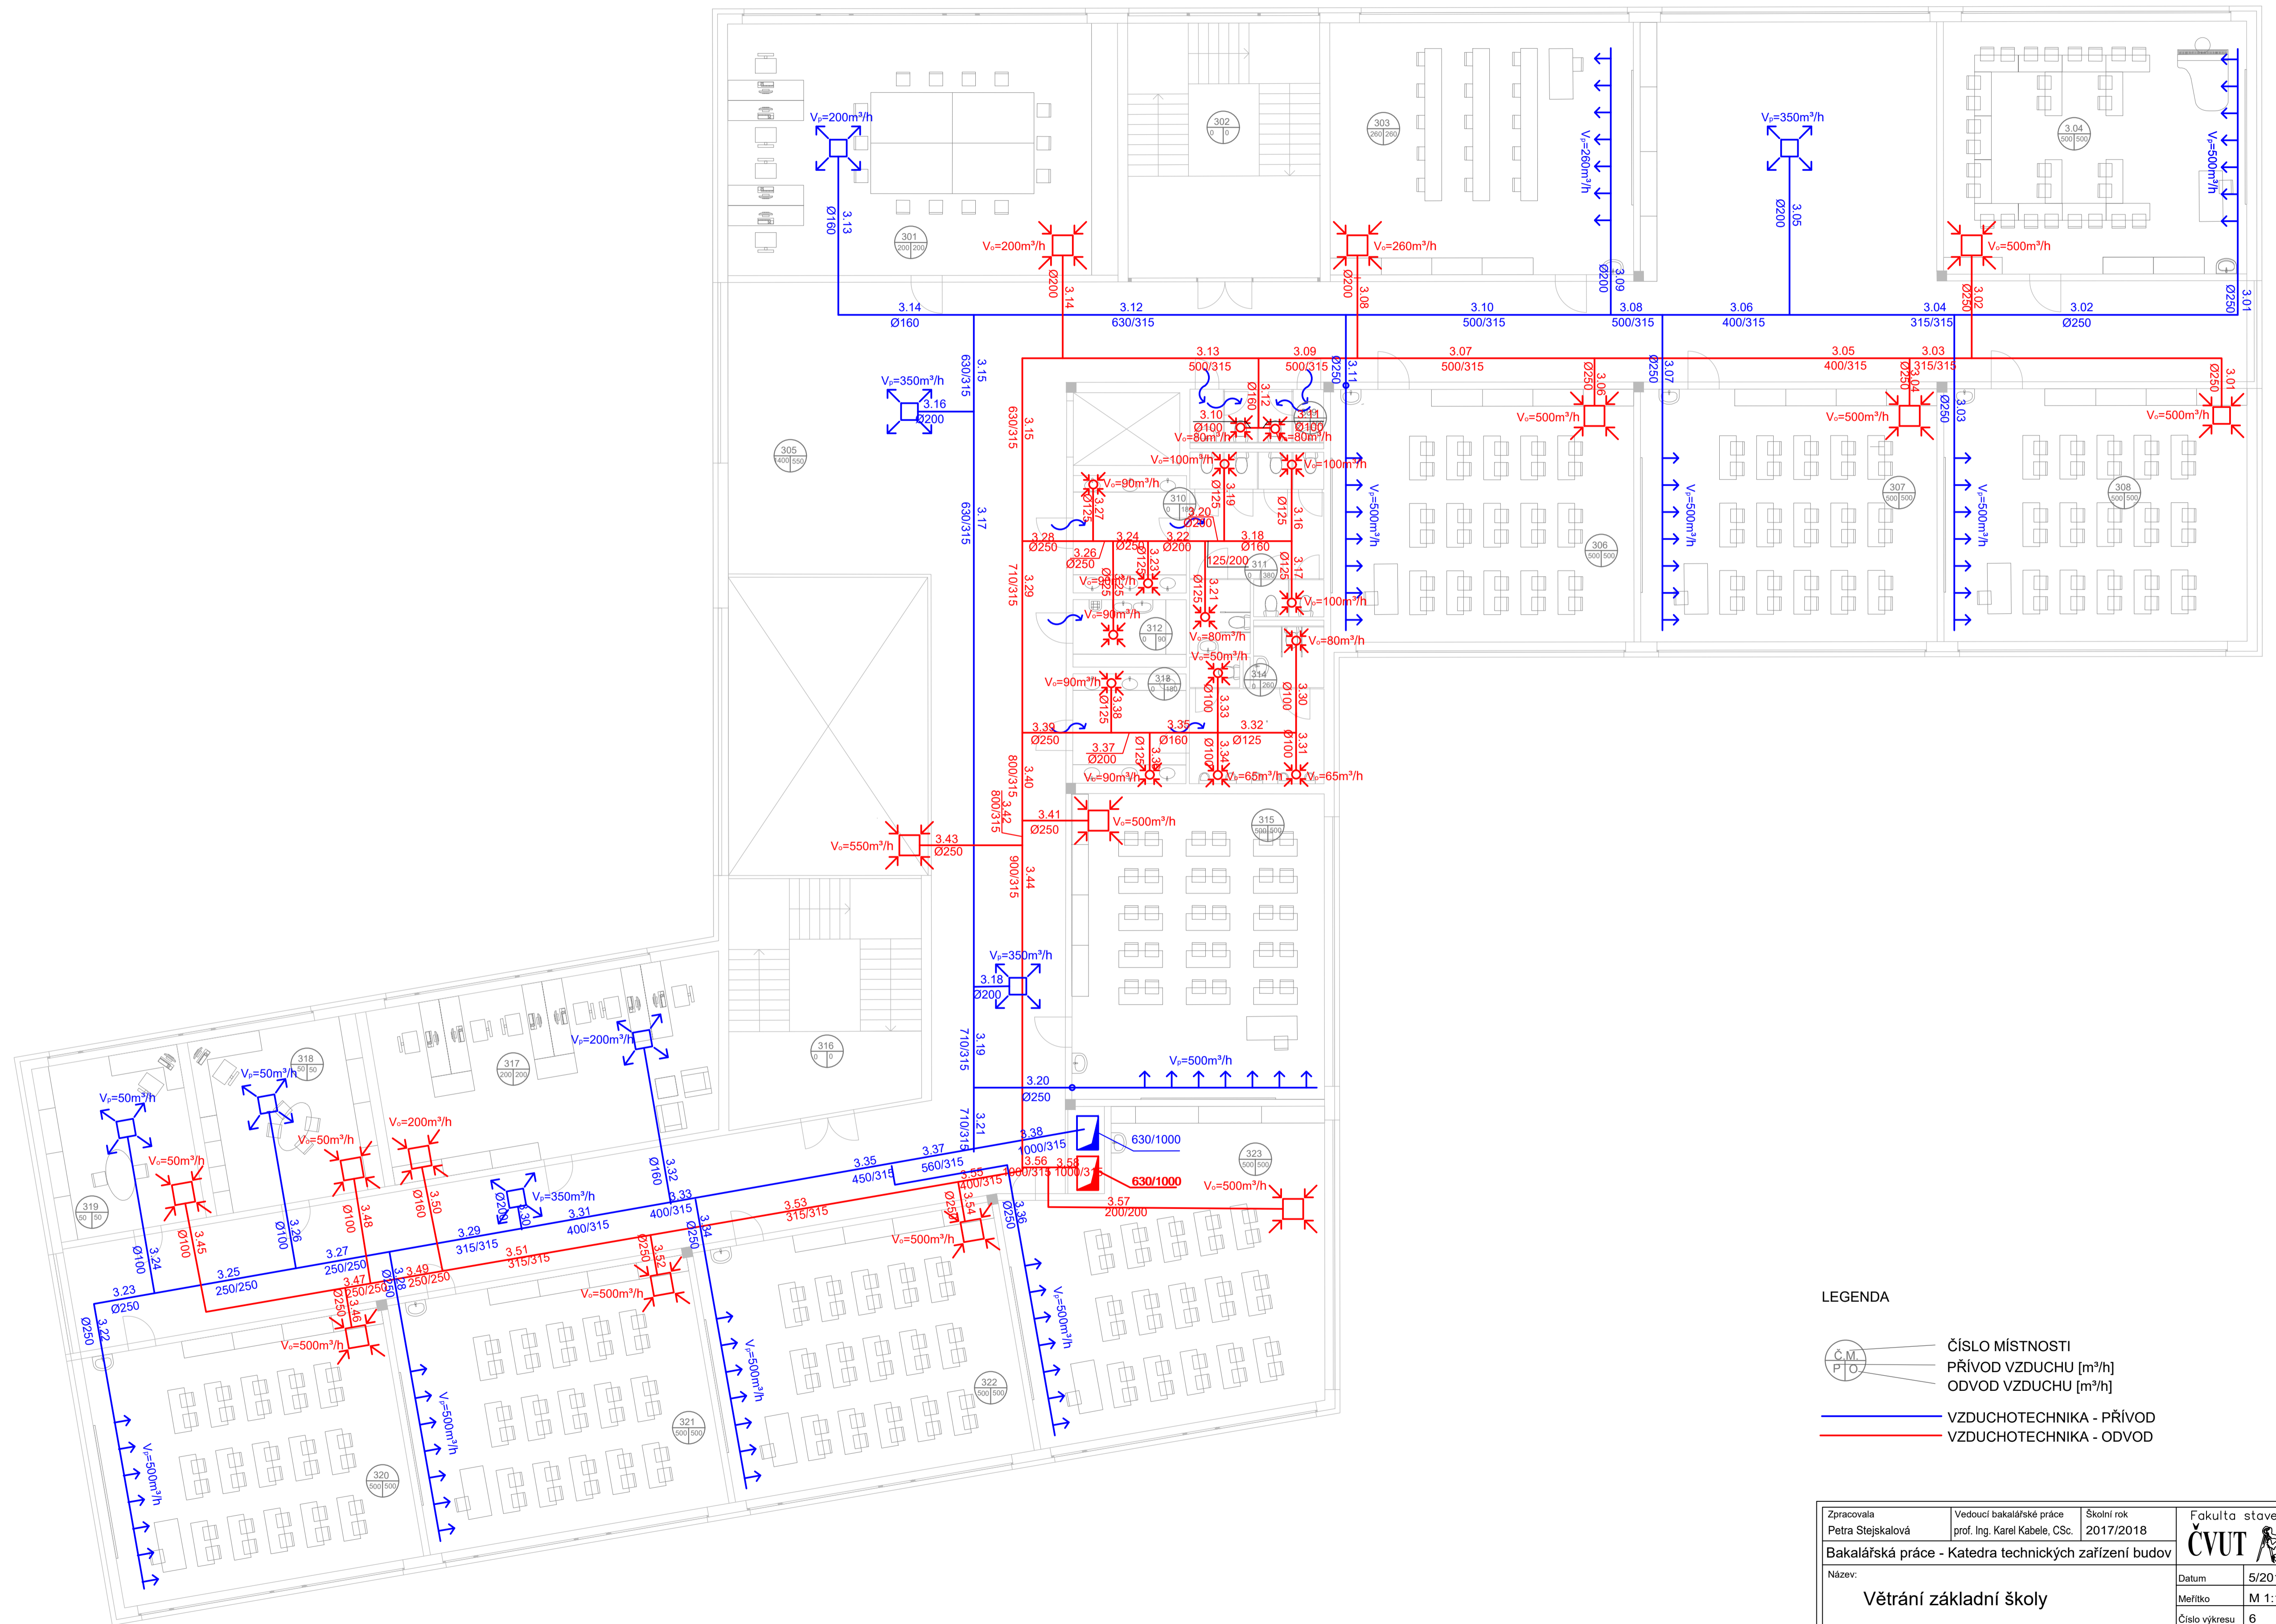

LEGENDA


- ČÍSLO MÍSTNOSTI
- PŘÍVOD VZDUCHU [m³/h]
- ODVOD VZDUCHU [m³/h]
- VZDUCHOTECHNIKA - PŘÍVOD
- VZDUCHOTECHNIKA - ODVOD

Zpracovala Petra Stejskalová	Vedoucí bakalářské práce prof. Ing. Karel Kabele, CSc.	Školní rok 2017/2018	Fakulta stavební <b>ČVUT</b>
Bakalářská práce - Katedra technických zařízení budov			
Název: <b>Větrání základní školy</b>	Datum 5/2018	Meřítko M 1:100	
Příloha: <b>3_NP - schéma úseků</b>	Číslo výkresu 6	Konzultant prof. Ing. Karel Kabele, CSc.	

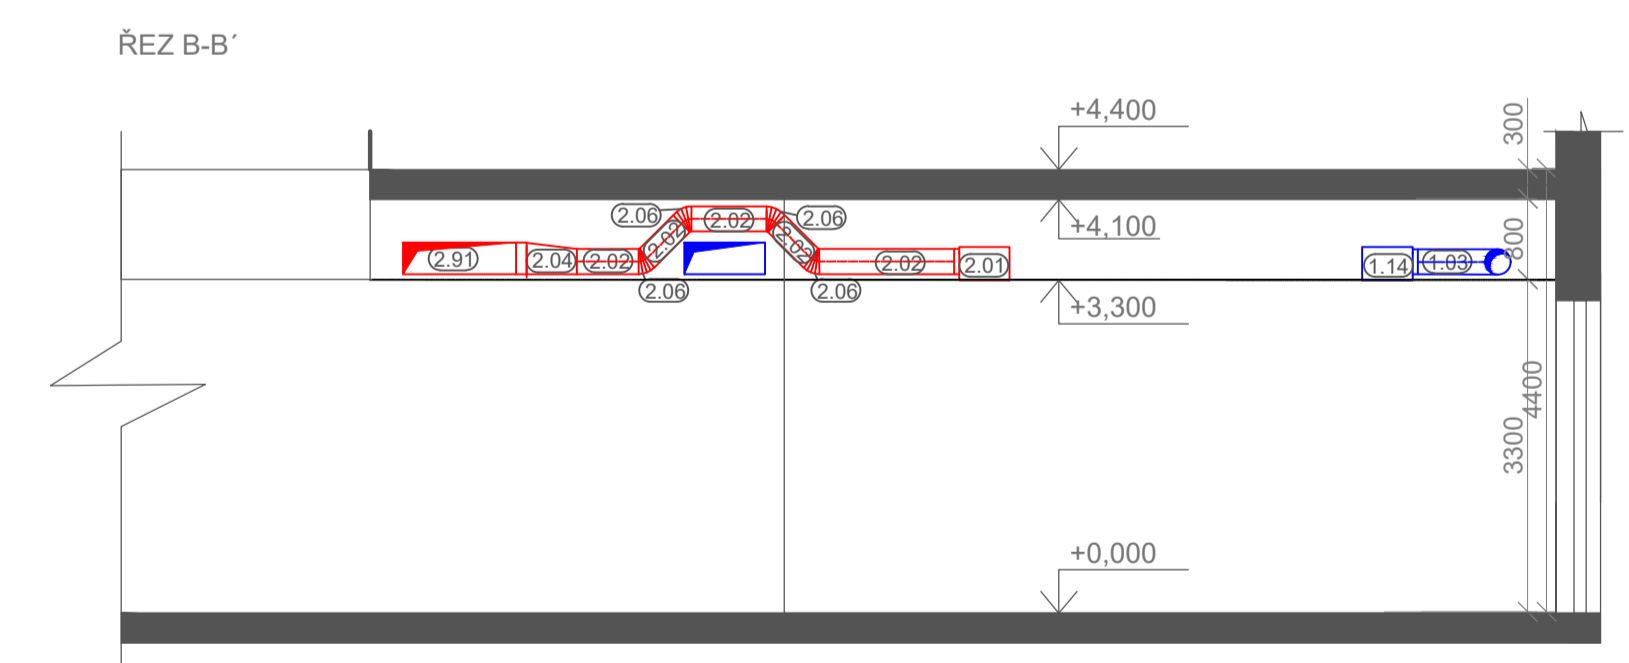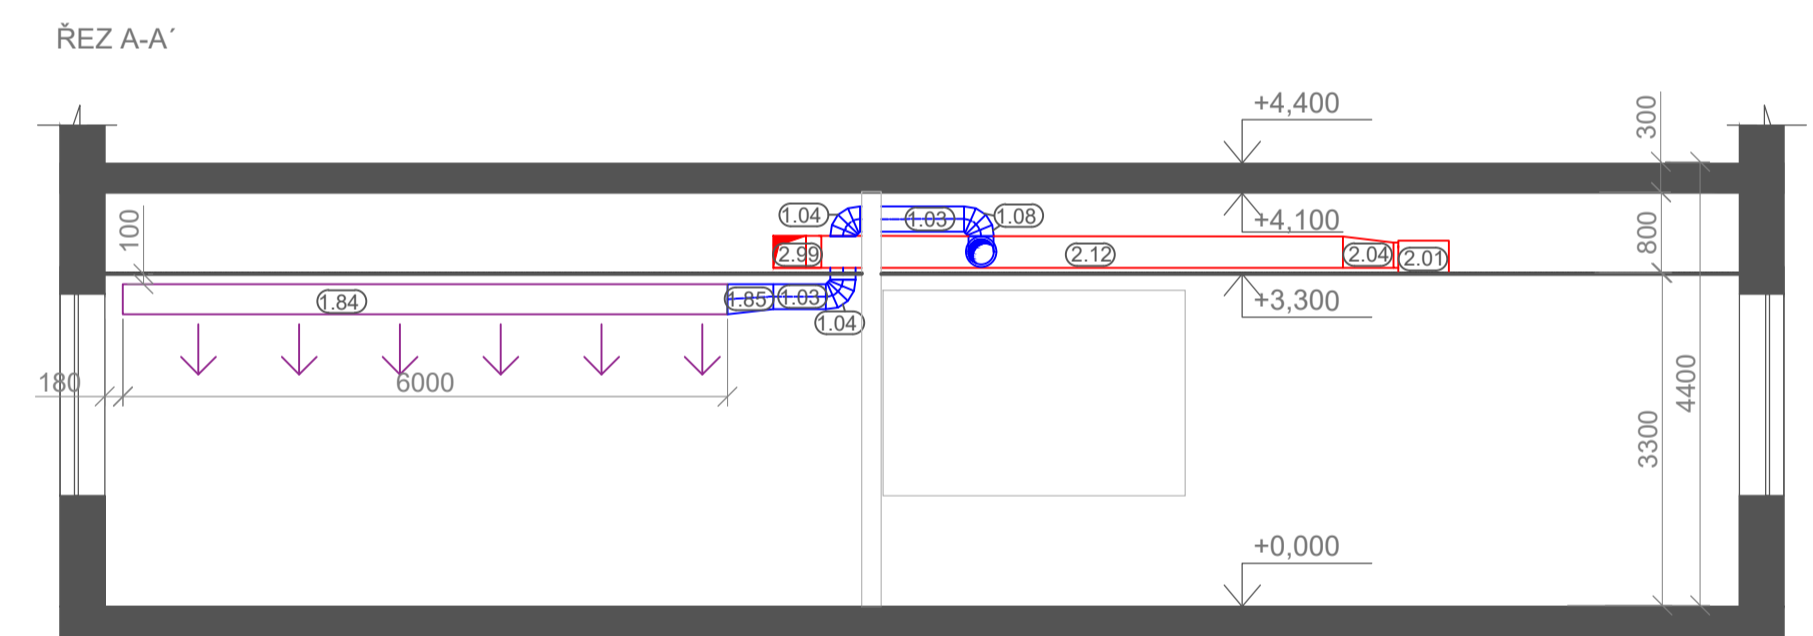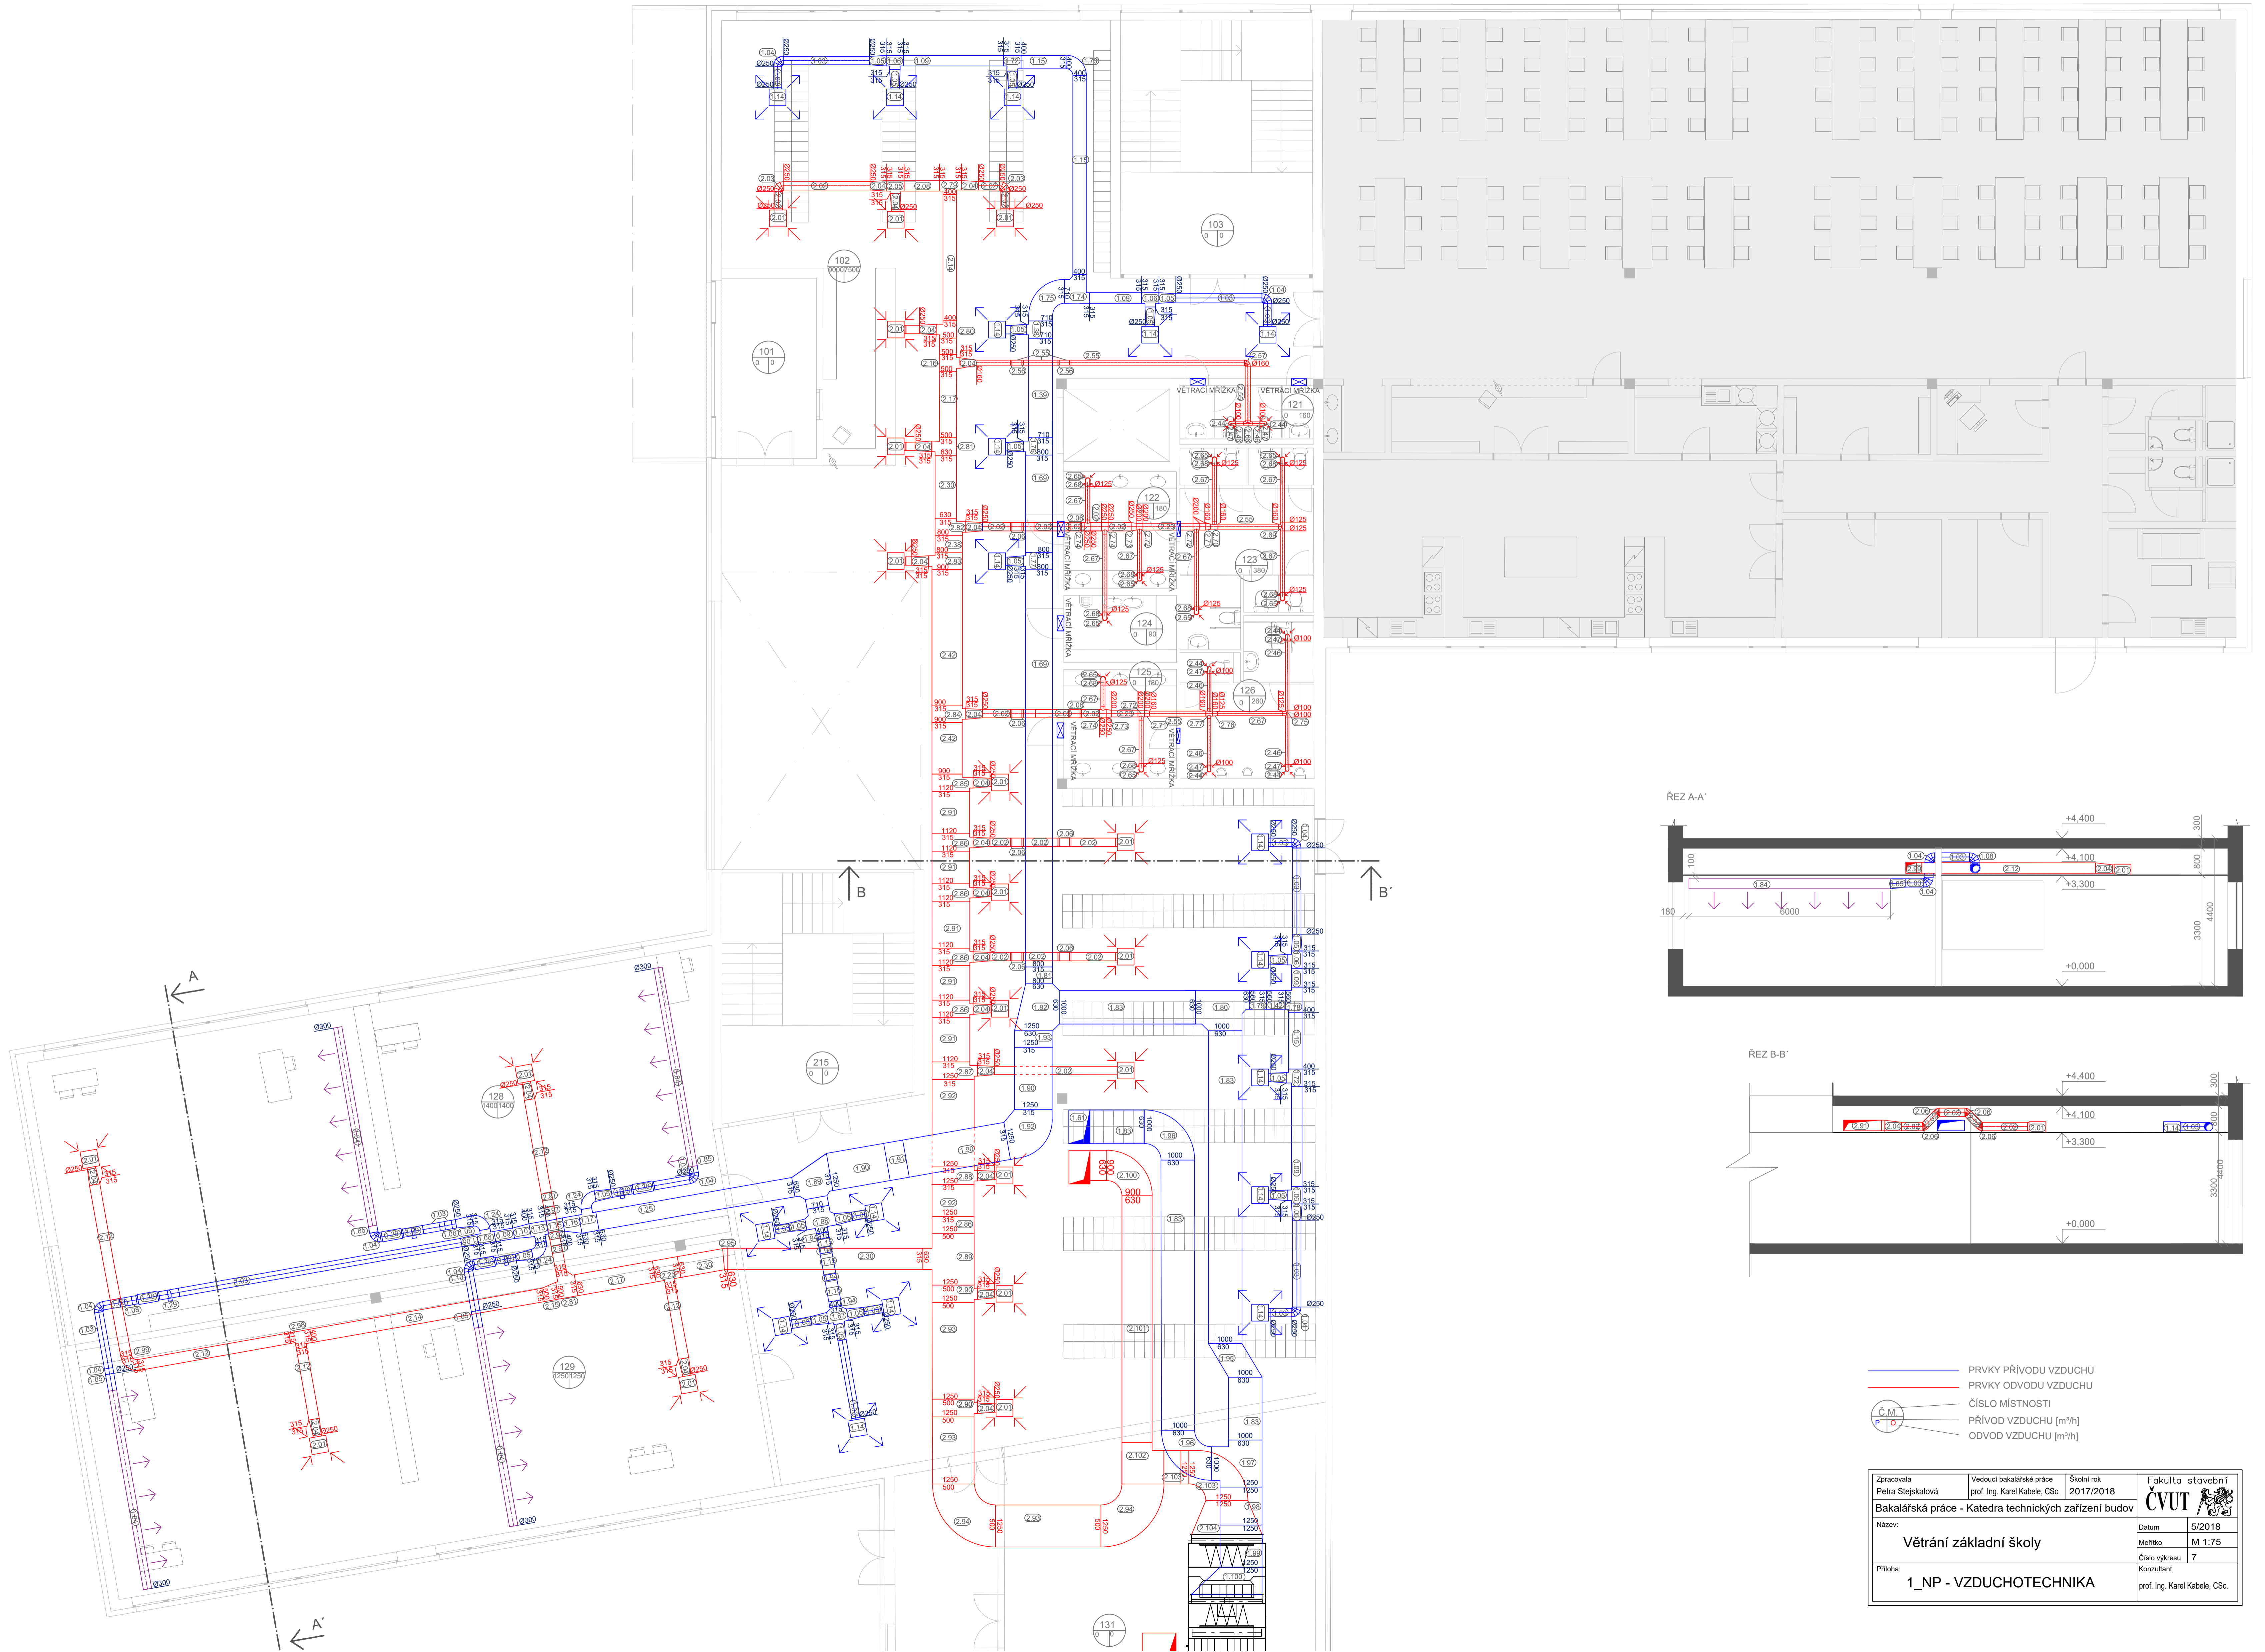


- PRVKY PŘÍVODU VZDUCHU
- PRVKY ODVODU VZDUCHU
- ČÍSLO MÍSTNOSTI
- PŘÍVOD VZDUCHU [m³/h]
- ODVOD VZDUCHU [m³/h]

Zpracovatel Petra Stejskalová	Vedoucí bakalářské práce prof. Ing. Karel Kabele, CSc.	Školní rok 2017/2018	Fakulta stavební ČVUT
Bakalářská práce - Katedra technických zařízení budov			Datum 5/2018
Název: Větrání základní školy			Meřítko M 1:75
Příloha: 1_NP - VZDUCHOTECHNIKA			Číslo výkresu 7
			Konzultant prof. Ing. Karel Kabele, CSc.

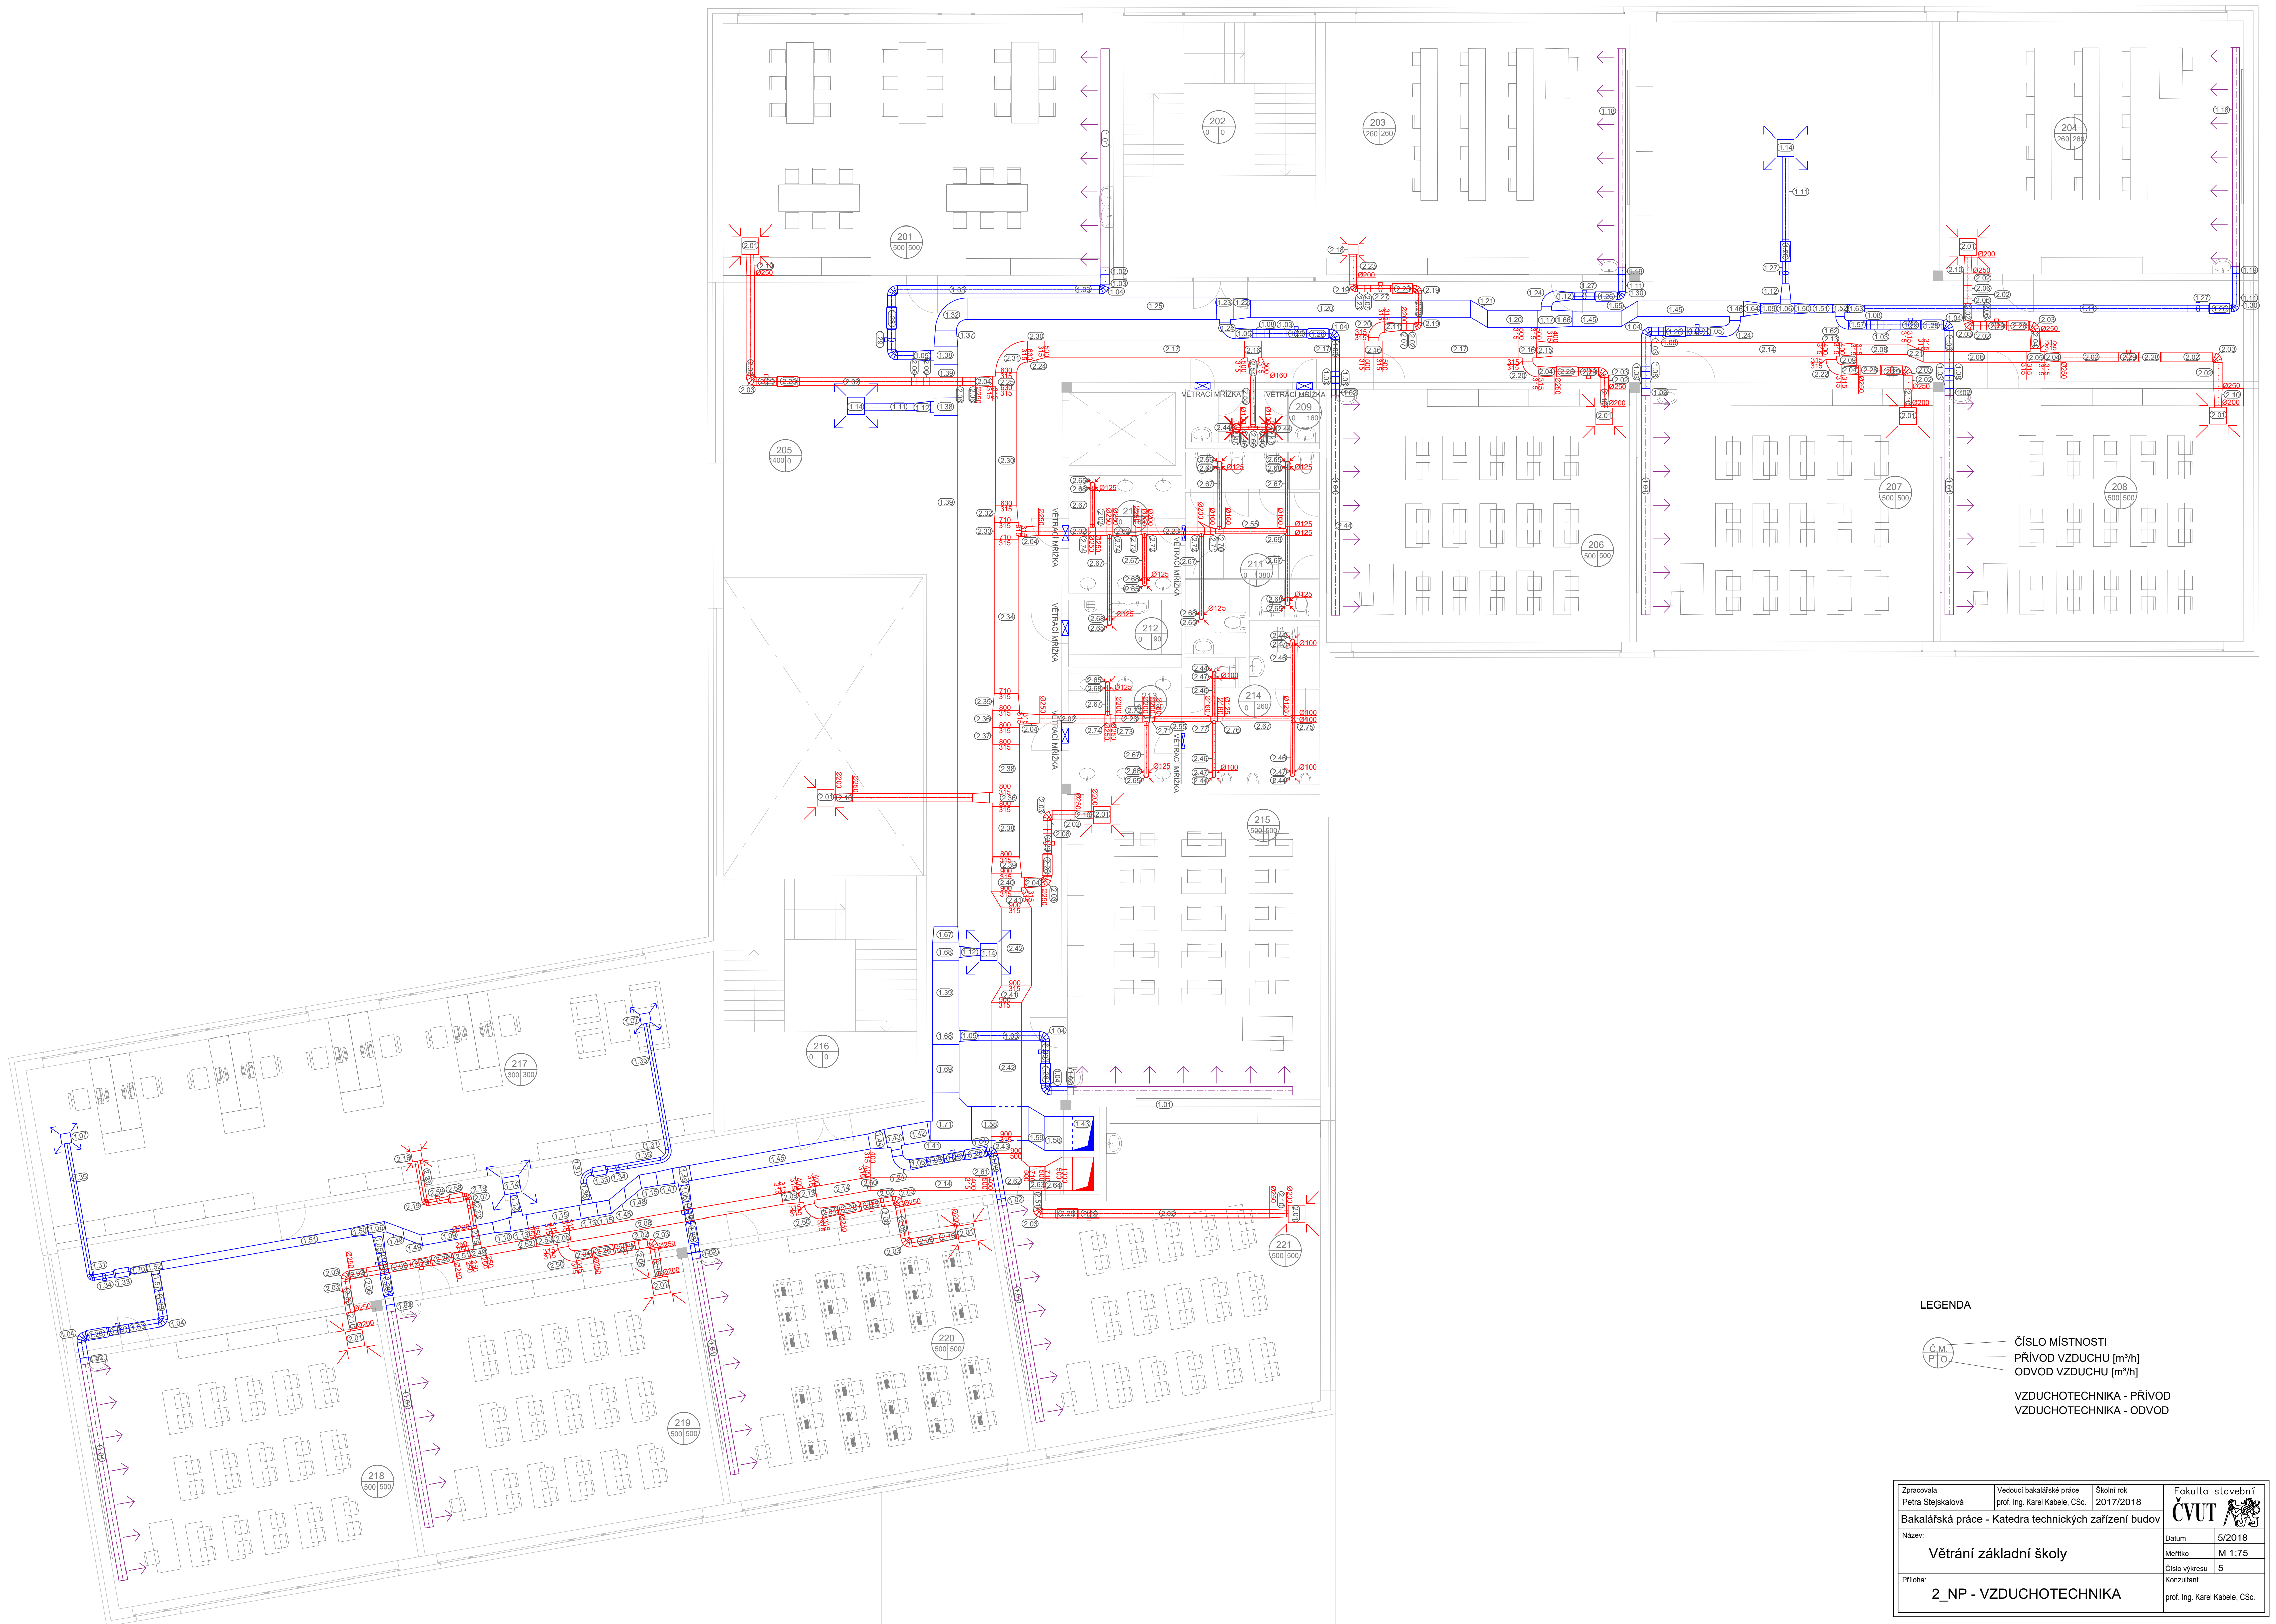


LEGENDA

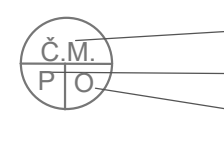
 ČÍSLO MÍSTNOSTI  
 PŘÍVOD VZDUCHU [m³/h]  
 ODVOD VZDUCHU [m³/h]

VZDUCHOTECHNIKA - PŘÍVOD  
 VZDUCHOTECHNIKA - ODVOD

Zpracovala Petra Stejskalová	Vedoucí bakalářské práce prof. Ing. Karel Kabele, CSc.	Školní rok 2017/2018	Fakulta stavební ČVUT
Bakalářská práce - Katedra technických zařízení budov			Datum 5/2018
Název: Větrání základní školy	Měřítko M 1:75		Číslo výkresu 5
Příloha: 2_NP - VZDUCHOTECHNIKA	Konzultant prof. Ing. Karel Kabele, CSc.		



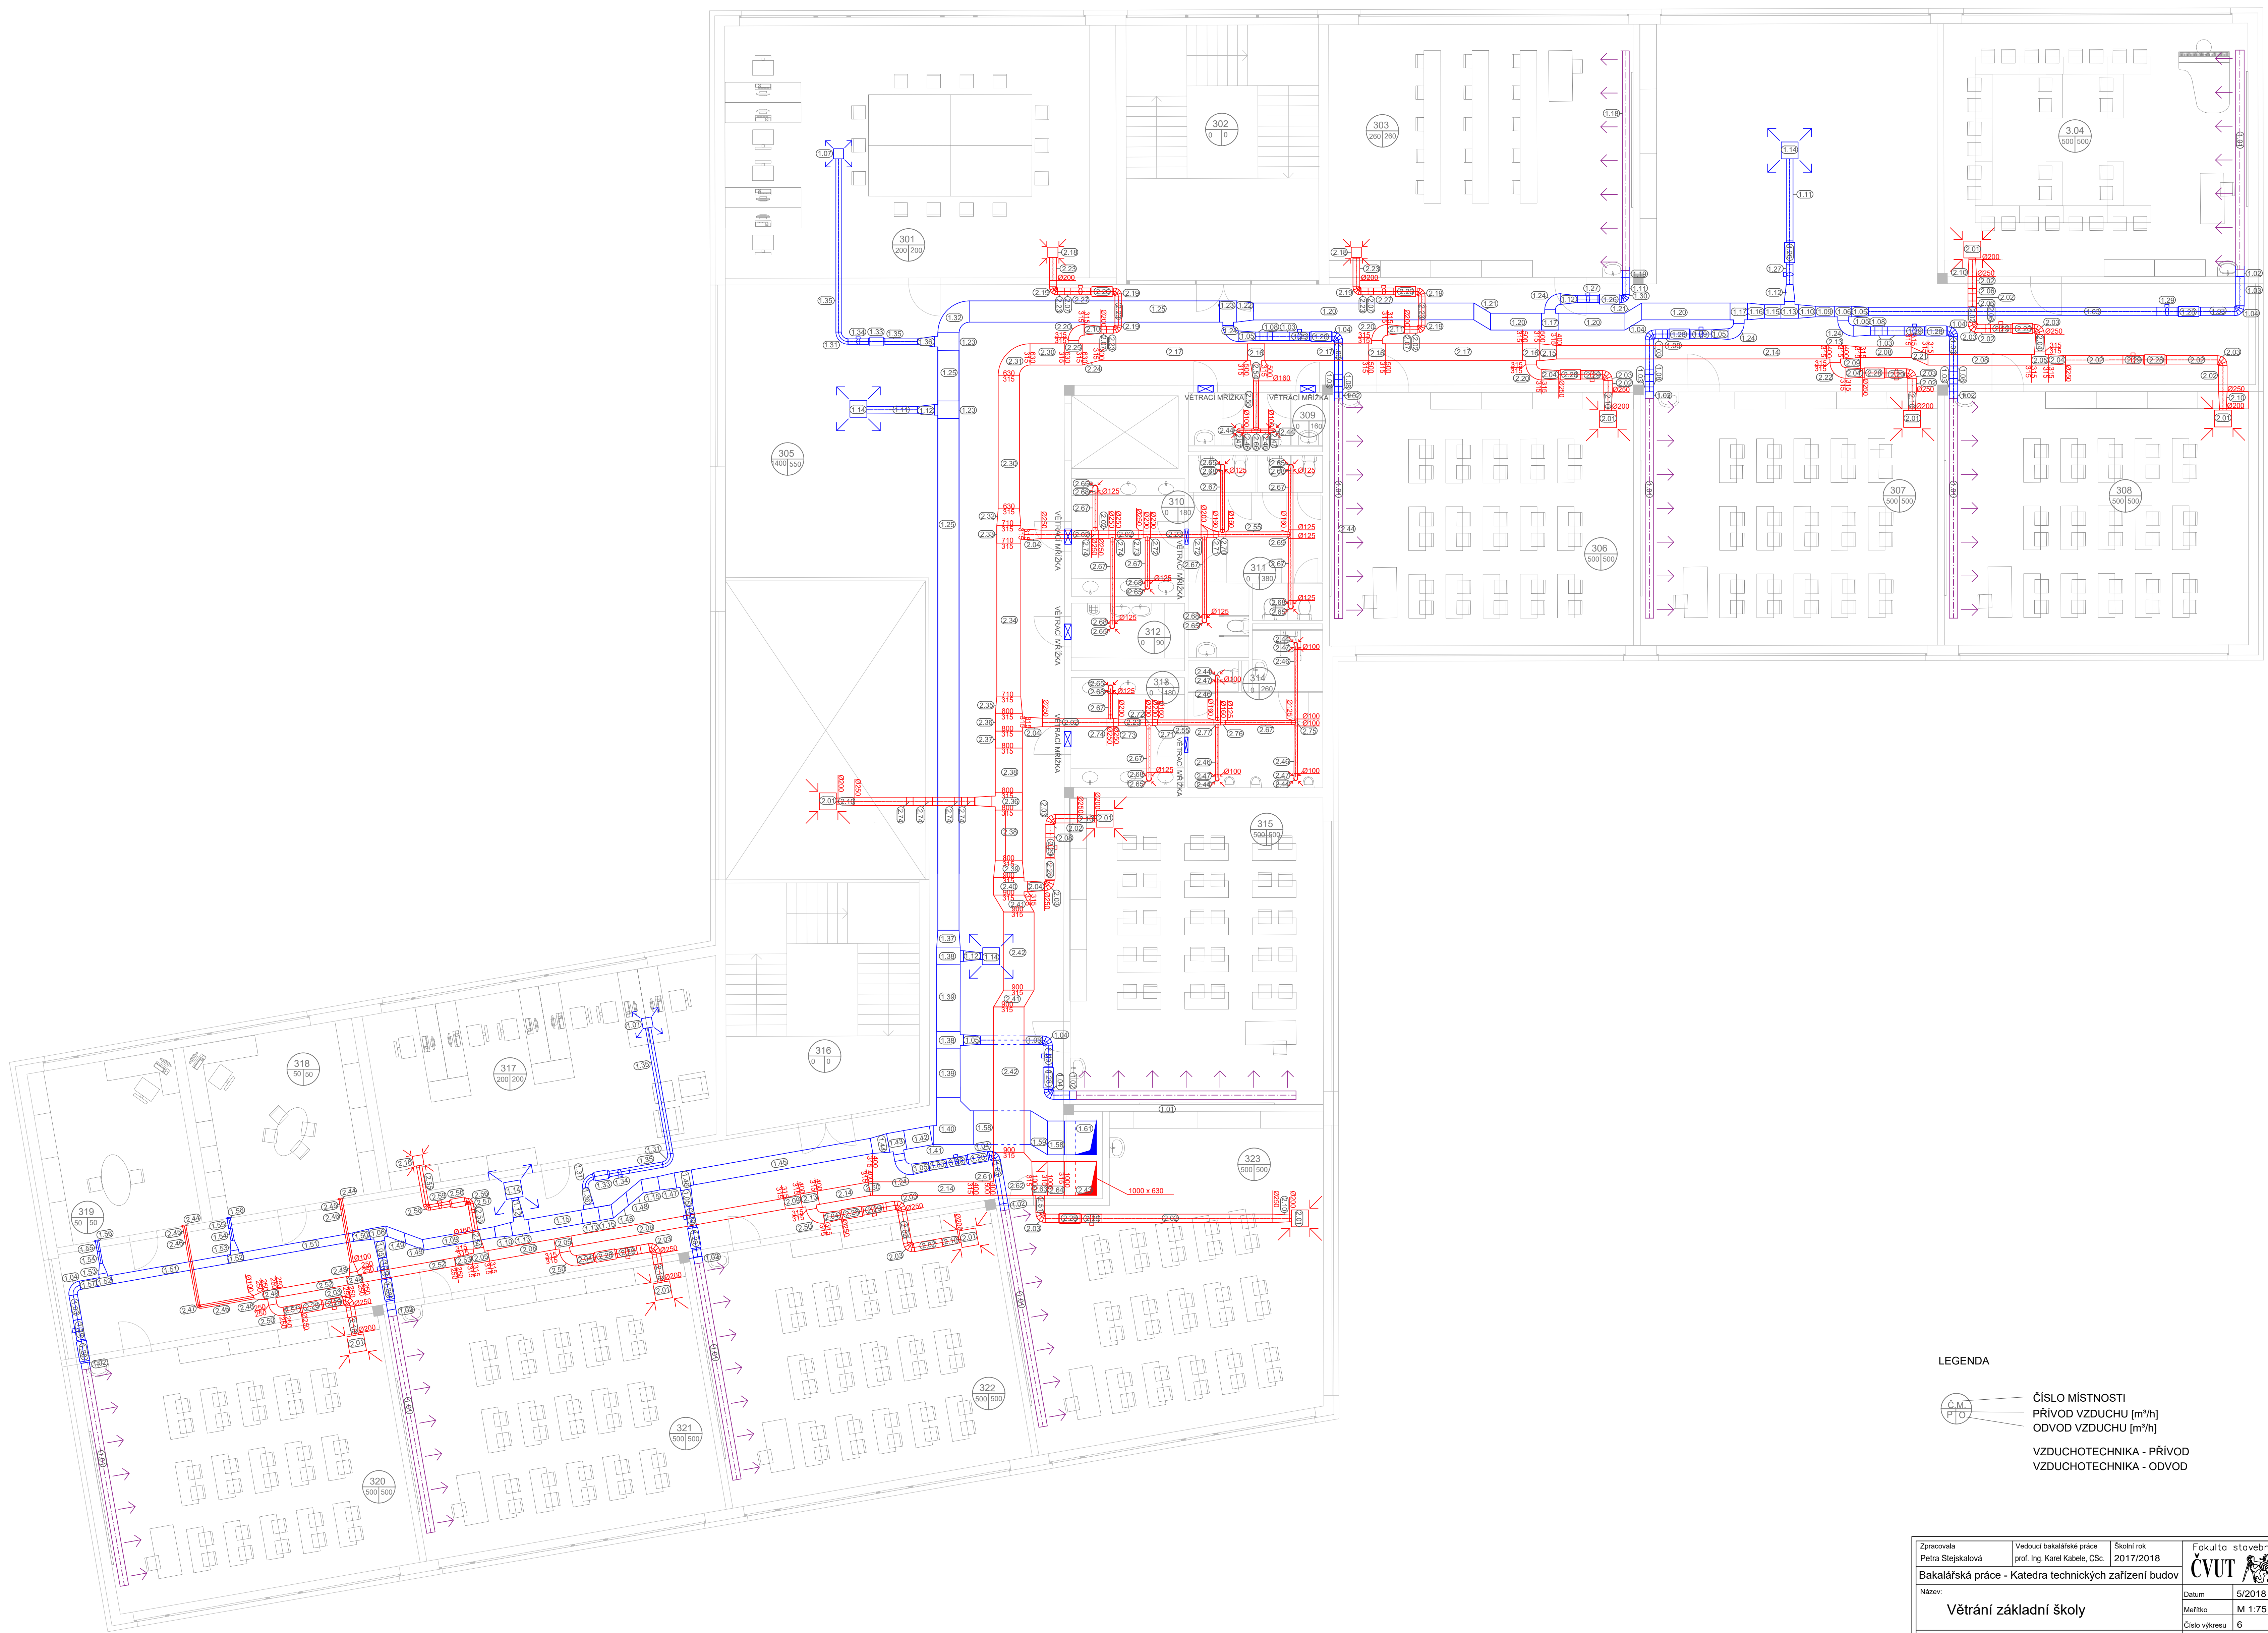

LEGENDA

ČÍSLO MÍSTNOSTI  
 PŘÍVOD VZDUCHU [m³/h]  
 ODVOD VZDUCHU [m³/h]

VZDUCHOTECHNIKA - PŘÍVOD  
 VZDUCHOTECHNIKA - ODVOD

Zpracovala Petra Stejskalová	Vedoucí bakalářské práce prof. Ing. Karel Kabele, CSc.	Školní rok 2017/2018	Fakulta stavební ČVUT
Bakalářská práce - Katedra technických zařízení budov			Datum 5/2018
Název: Větrání základní školy			Měřítko M 1:75
Příloha: 3_NP - VZDUCHOTECHNIKA			Číslo výkresu 6
			Konzultant prof. Ing. Karel Kabele, CSc.