

LEGENDA

- voda studená TYP: PP-r PN 20
- voda teplá TYP: PP-r PN 20
- voda bílá TYP: PP-r PN 20

Nekótované potrubí: PP 16x2,3


01 číslo stoupacího potrubí

- T-32x4,5 - dimenze stoupacího potrubí teplé vody
- S-35x4,5 - dimenze stoupacího potrubí studené vody
- B-20x2,8 - dimenze stoupacího potrubí bílé vody

Zařizovací předměty:

- WC - toaleta s nádržkovým splachovačem
- PP - automatická pračka
- VA - vana
- UM - umyvadlo
- SM - sprchový kout
- MN - myčka nádobí
- ZV - zahradní výtokový ventil
- DJ - kuchyňský dřez

Veškeré potrubní rozvody a tvarovky jsou opatřeny teplenou izolací na bázi polyetylenu o tloušťce 13 mm.

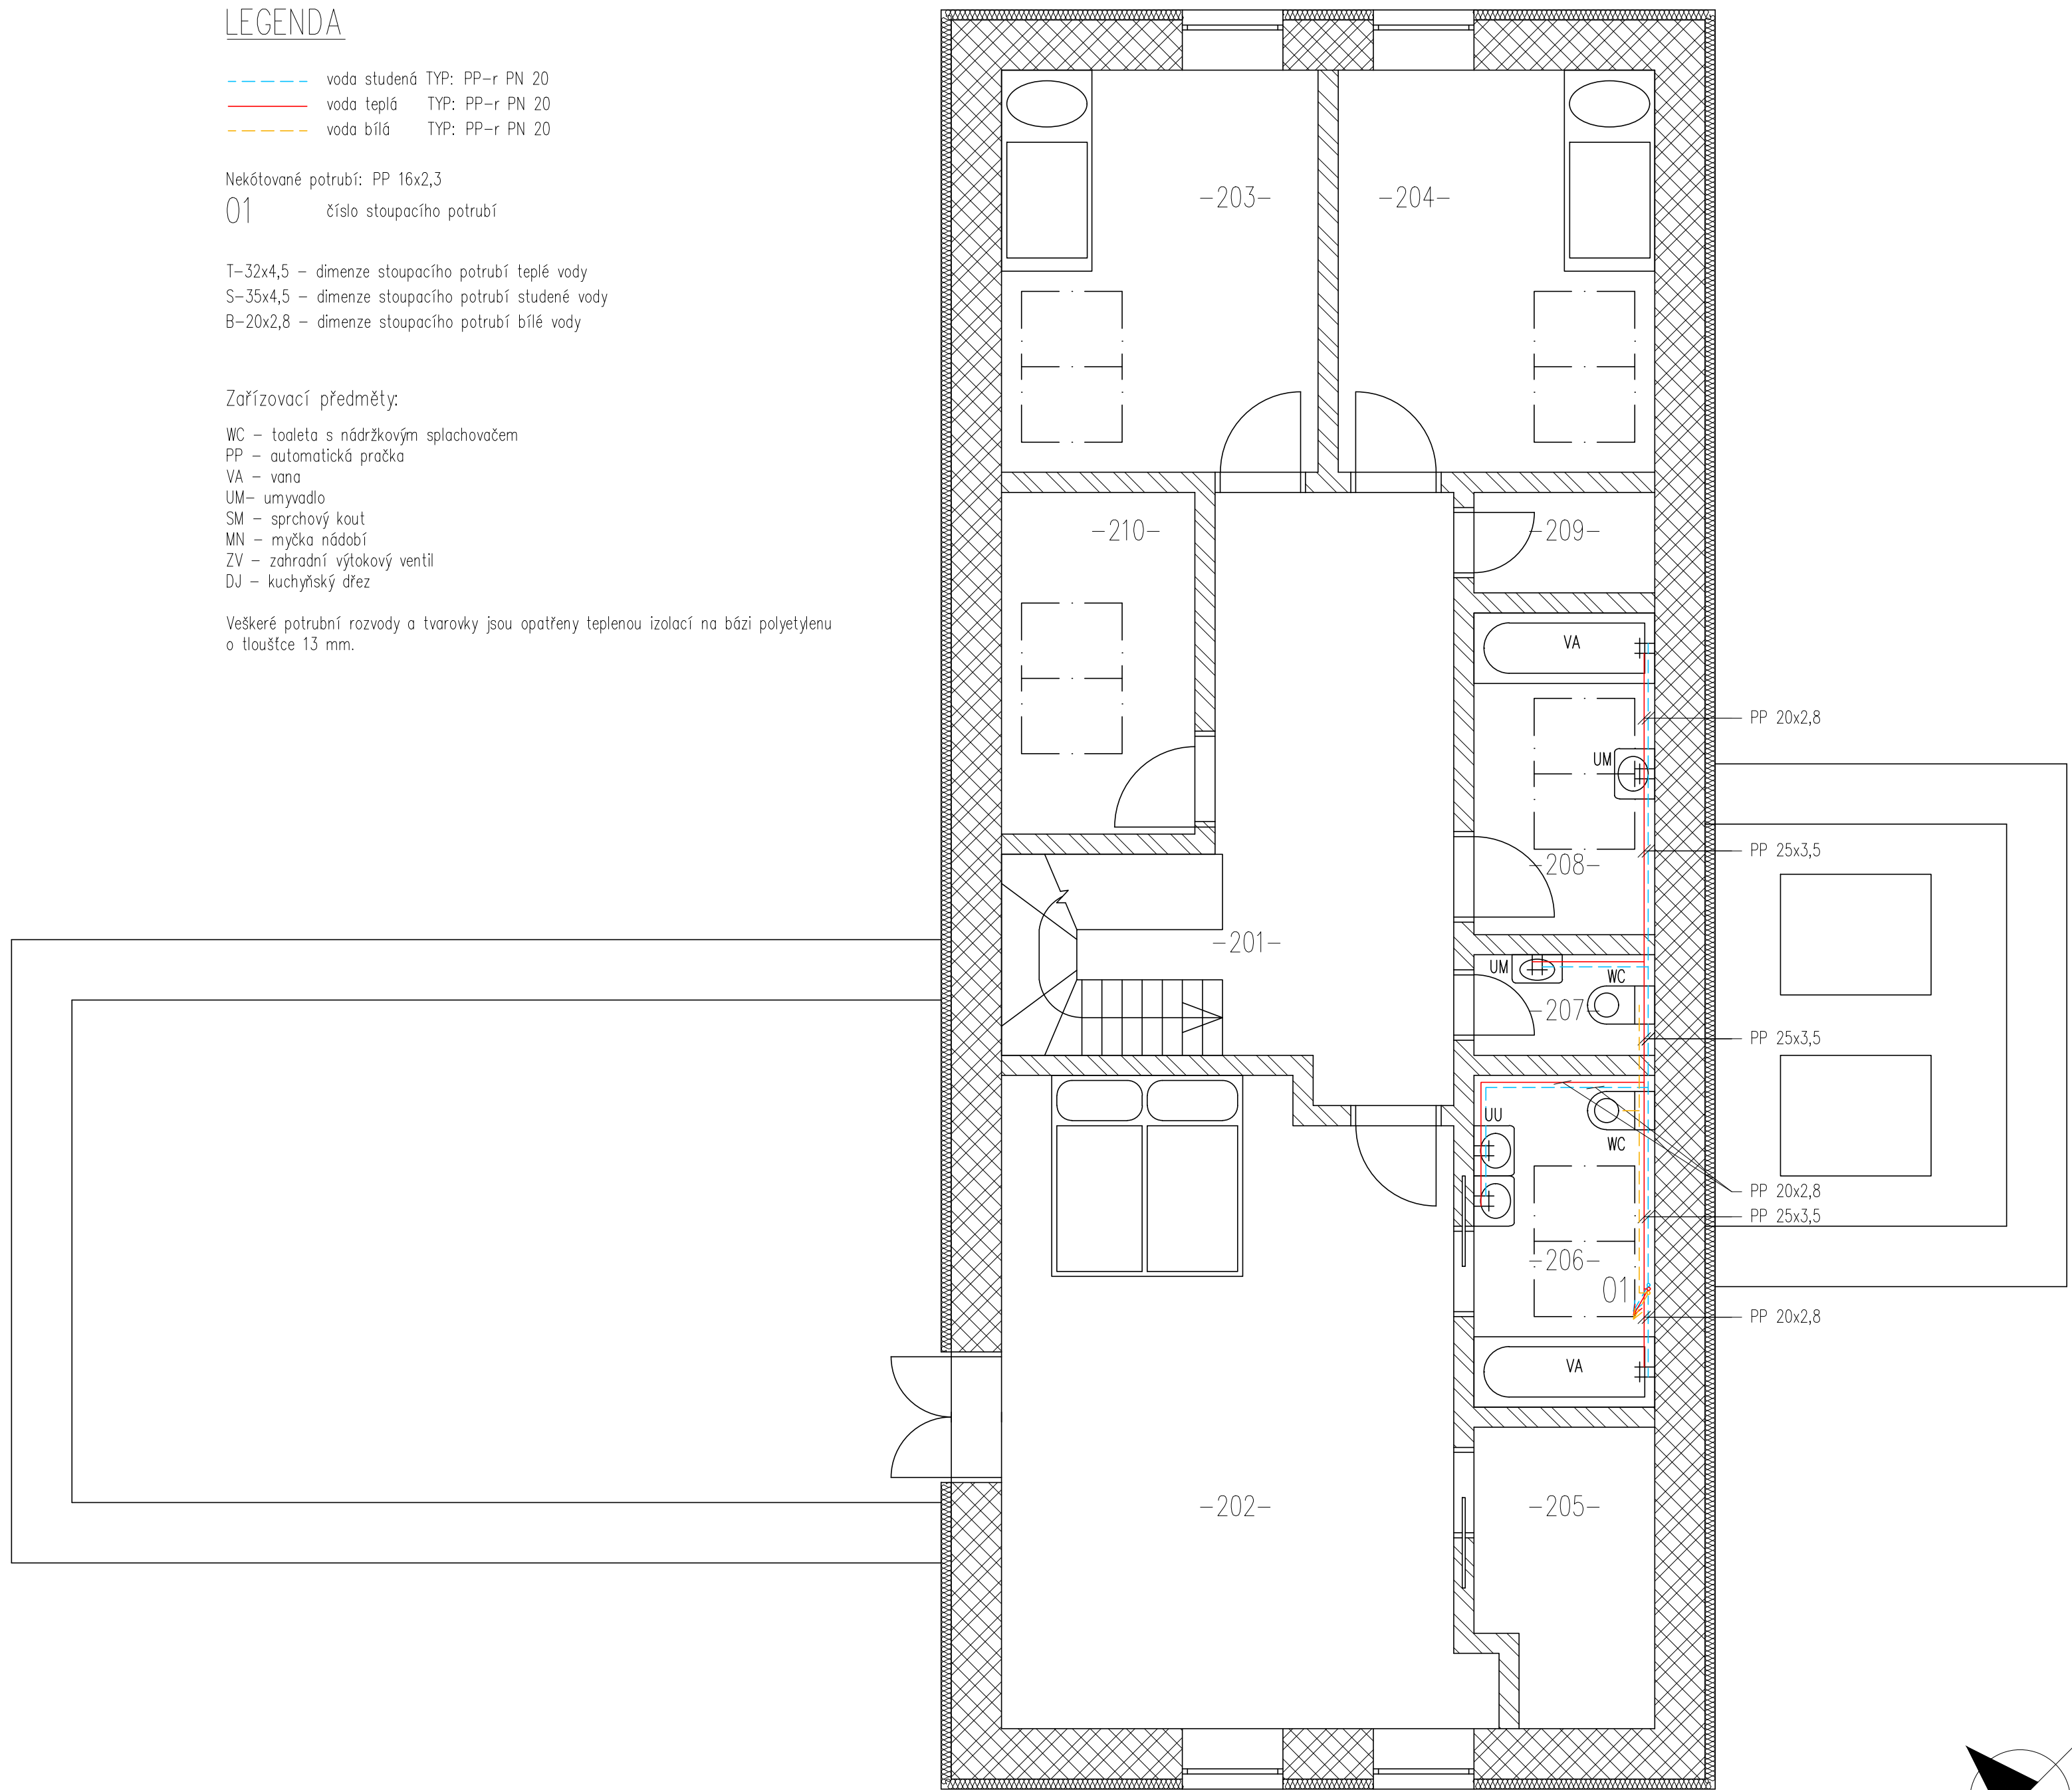

STUDENT MATĚJ KOUDELA	VYUČUJÍCÍ Ing. R. VAVŘIČKA, Ph.D.	DATUM 4. 2019
PŘEDMĚT DIPLOMOVÁ PRÁCE		MĚŘÍTKO 1:50
NÁZEV VÝKRESU VV-PŮDORYS 2.NP		Č.V. DP-VV-18