


PŮDORYS 2.- 4. NP M 1:50

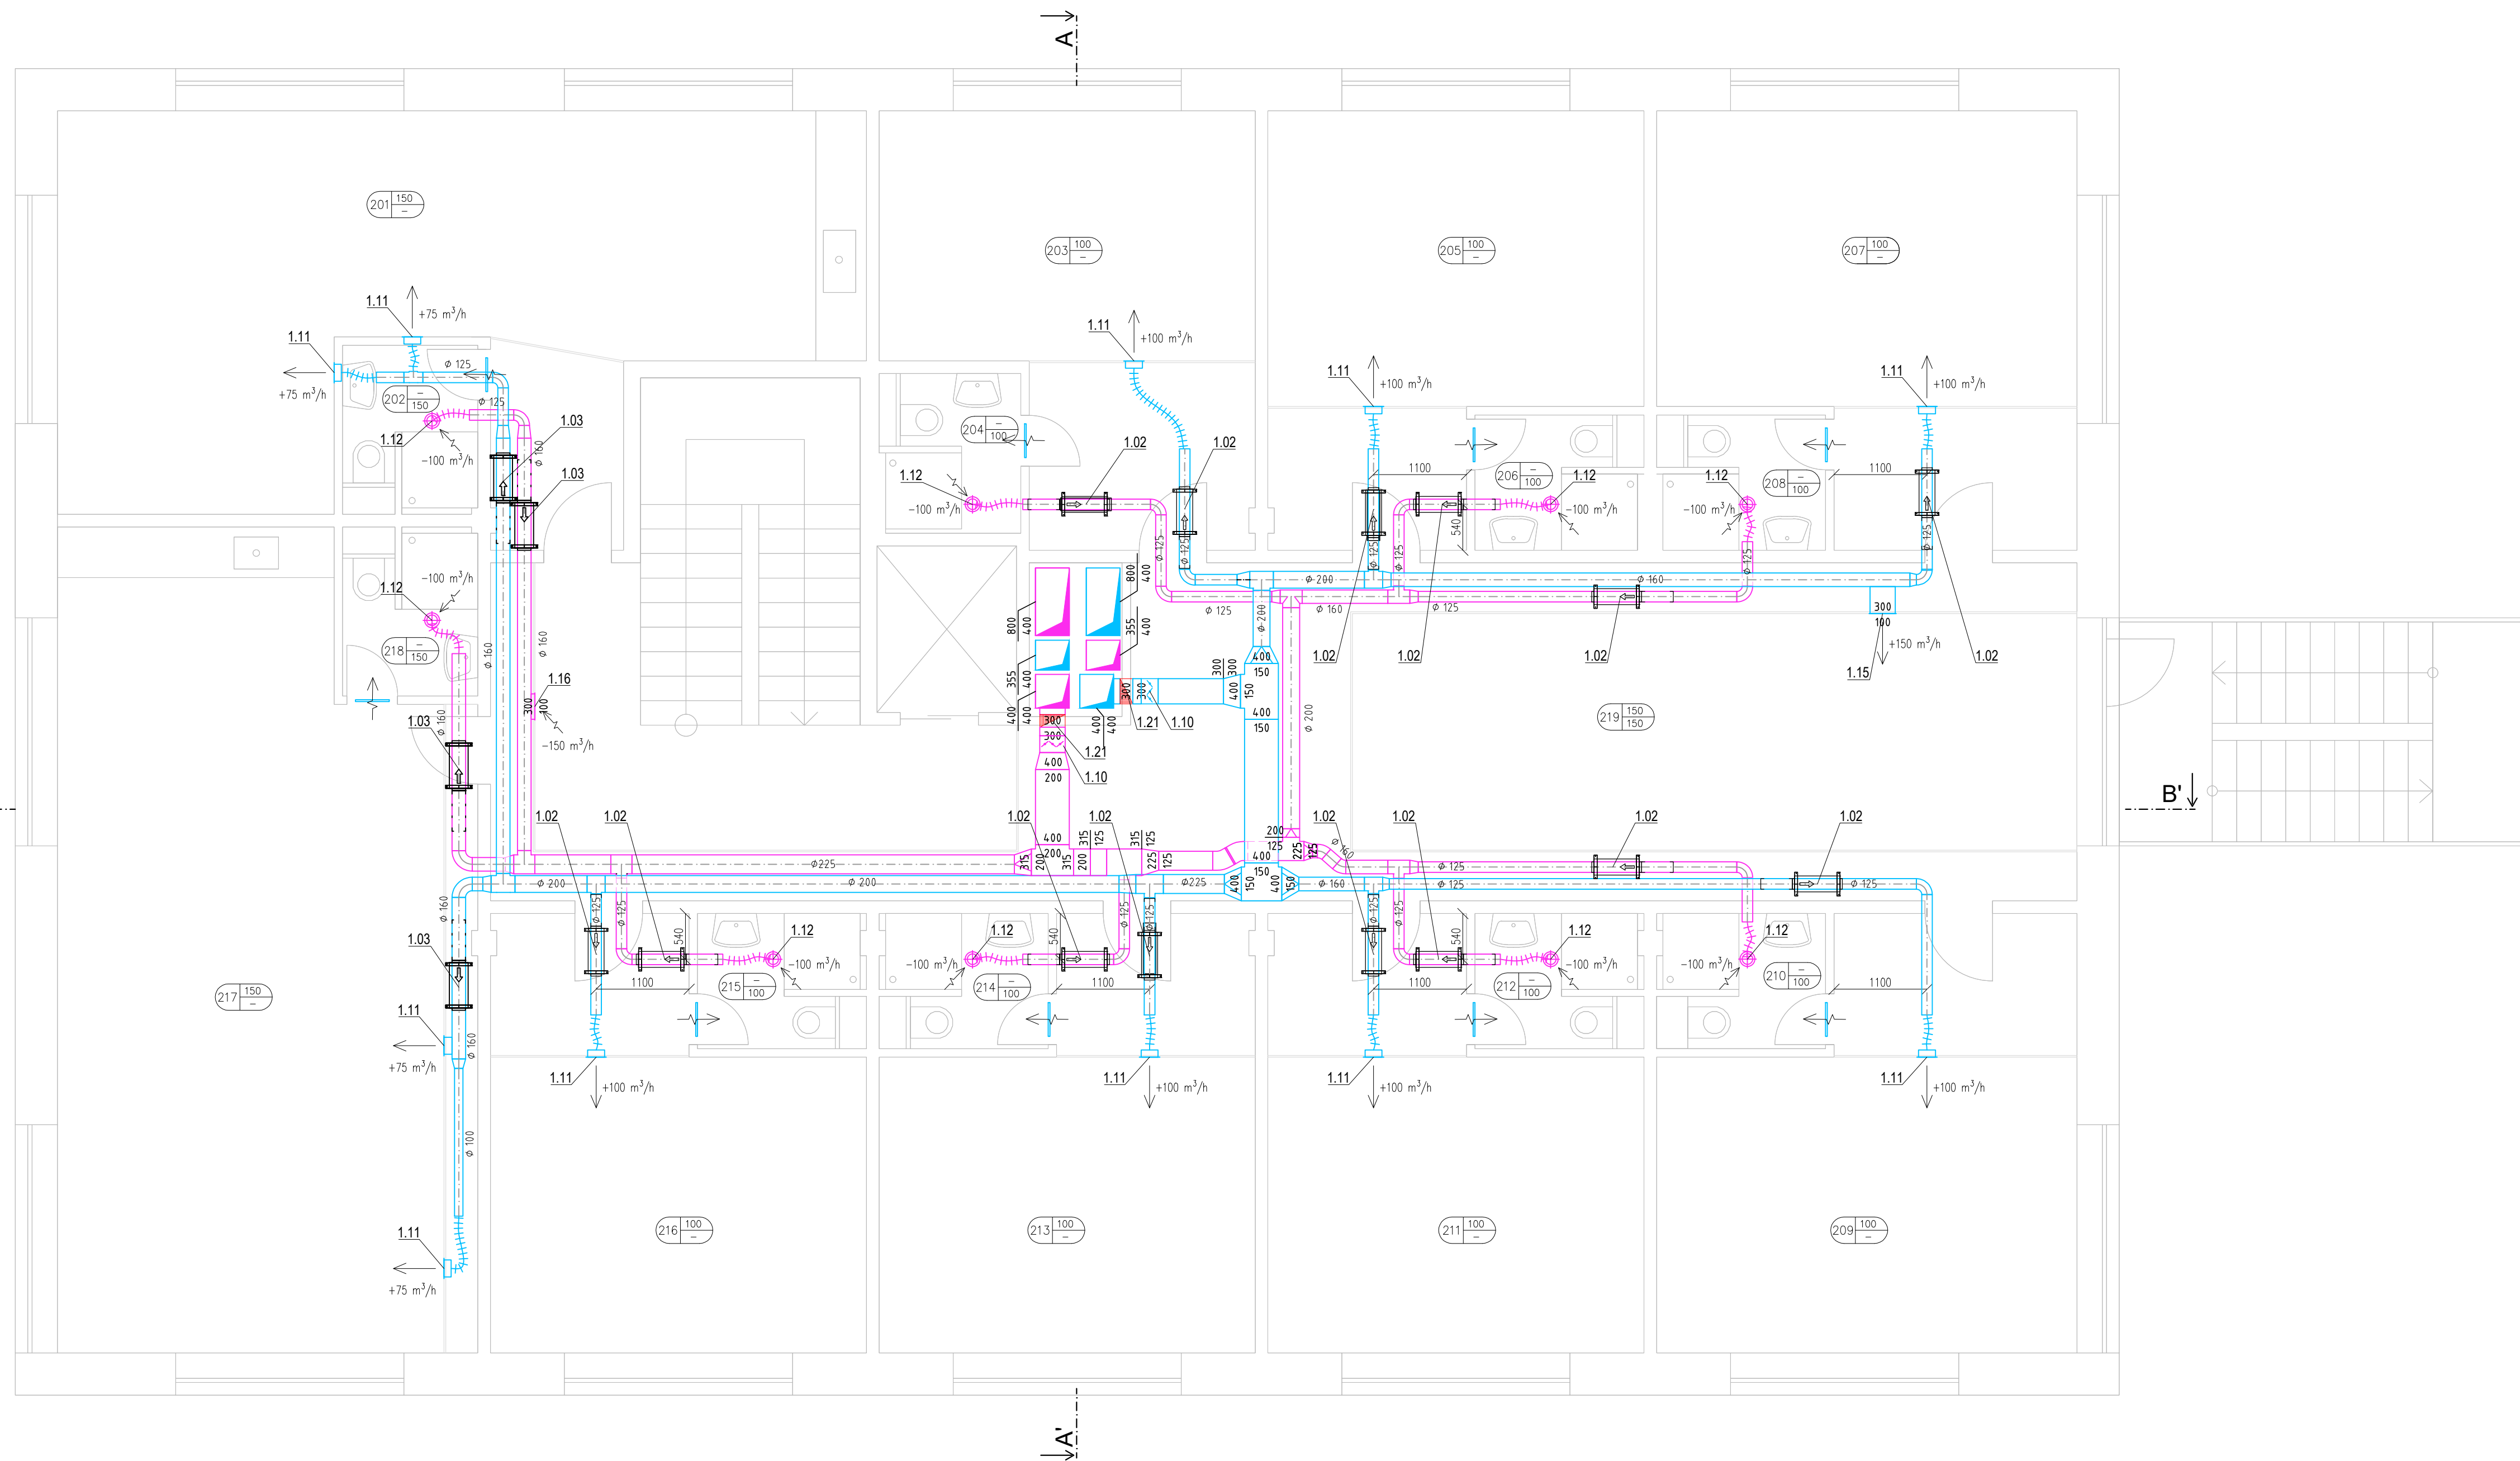

TABULKA MÍSTNOSTÍ 2. NP		
č. m.	název místnosti	plocha [m ²]
201	pokoj	37,3
202	koupelna	3,2
203	pokoj	19,2
204	koupelna	3,1
205	pokoj	19,6
206	koupelna	3,2
207	pokoj	22,3
208	koupelna	3,2
209	pokoj	22,3
210	koupelna	3,2
211	pokoj	19,6
212	koupelna	3,2
213	pokoj	19,6
214	koupelna	3,2
215	pokoj	19,6
216	koupelna	3,2
217	pokoj	45,1
218	koupelna	3,2
219	chodba	75,5

LEGENDA VZT ZNAČENÍ

- SÁNÍ VZDUCHU
- VÝFUK VZDUCHU
- NUCENÝ PŘÍVOD VZDUCHU
- NUCENÝ ODVOD VZDUCHU
- DVEŘNÍ MŘÍŽKA
- Č. MÍSTNOSTI PŘÍVOD VZDUCHU
ODVOD VZDUCHU
- ODVODNÍ POTRUBÍ KRUHOVÉ
- PŘÍVODNÍ POTRUBÍ KRUHOVÉ
- ODVODNÍ POTRUBÍ HRANATÉ
- PŘÍVODNÍ POTRUBÍ HRANATÉ
- POTRUBÍ OPATŘENÉ IZOLACÍ
- POŽÁRNÍ Klapka
- REGULÁČNÍ Klapka
- TLUMIČ HLUKU

POZNÁMKA

- VÝŠKOVÉ UMÍSTĚNÍ VZT POTRUBÍ JE MOŽNÉ PŘI REALIZACI UPRAVIT
- TRASY POTRUBÍ MOHOU BÝT POZIČNĚ UPRAVENY NA ZÁKLADĚ SKUTEČNÉHO STAVU NA STAVBĚ
- PŘI ZJIŠTĚNÍ ZÁVAŽNÝCH ROZPORŮ V PROJEKTOVÉ DOKUMENTACI JE NUTNÉ PŘED OBJEDNÁNÍM VÝROBKU NEBO PROVEDENÍ PŘÍSLUŠNÉ KONSTRUKCE KONTAKTOVAT PROJEKTANTA VZT

AKCE: BOUDA JOSEFINA ŠPINDLERŮV MLÝN 89, 543 51 OKRES TRUTNOV	VYPRACOVAL: BC. MATĚJ KUBINA	ČVUT FAKULTA STAVEBNÍ
	VEDOUČÍ DPM: DOC. ING. V. JELÍNEK, CSC.	
VYKRES: PŮDORYS 2. - 4. NP	PŘEDMĚT: 125 DPM	DATUM: 01/2020
	ŠKOLNÍ ROK: 2019/2020	MĚŘÍTKO: 1:50 ČÍSLO VYKRESU: B.02