
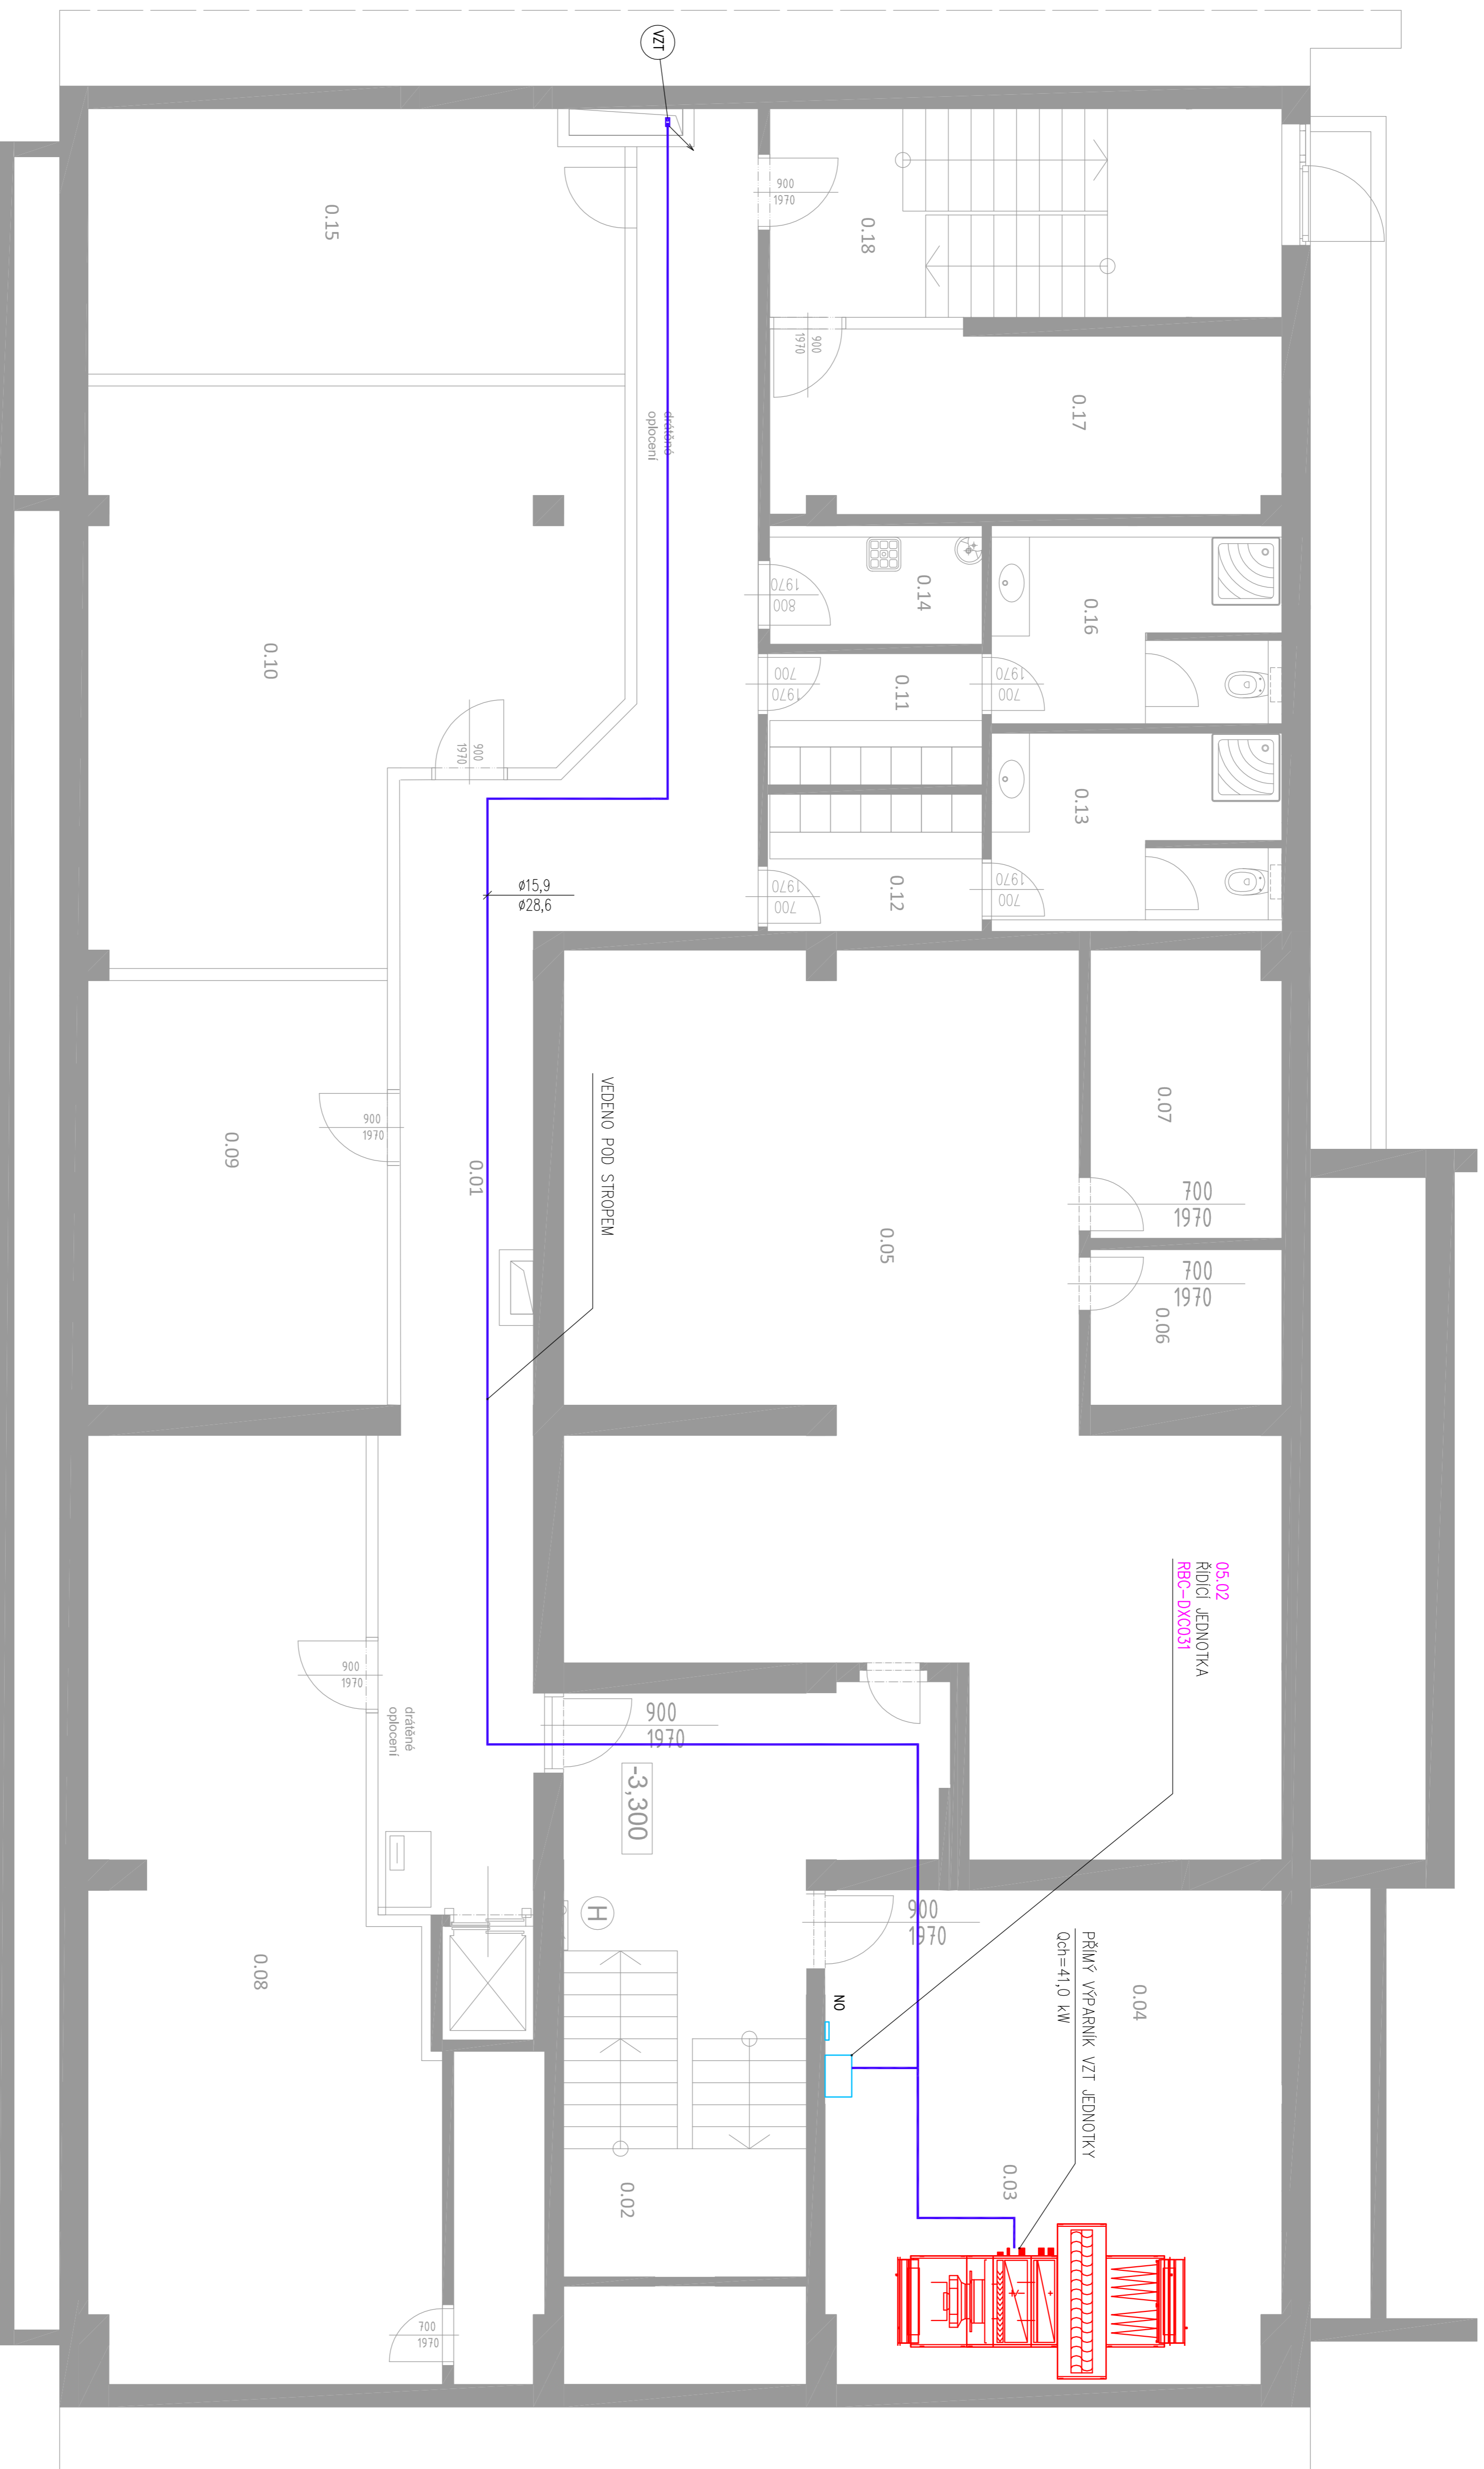


Tabulka místností			
Podlaží	Číslo	Jméno	Plocha [m ²]
	0.01	CHODBA	63,36
	0.02	SCHODIŠTĚ	10,05
	0.03	STROJOVNA VZT	28,65
		TECHNICKÁ MÍSTNOST, HUV VODOMĚR	7,27
	0.04	ARCHIV	81,07
	0.05	ARCHIV	5,18
	0.06	ARCHIV	9,48
	0.07	ARCHIV	51,61
	0.08	ARCHIV	21,59
	0.09	ARCHIV	45,88
	0.10	ŠATNA MUŽI	4,9
	0.11	ŠATNA ŽENY	5,11
	0.12	SPRCHY ŽENY, WC	10,01
	0.13	ÚKLIDOVÁ KOMORA	4,42
	0.14	KOLÁRNA	24,2
	0.15	SPRCHY MUŽI, WC	10,01
	0.16	TECHNICKÁ MÍSTNOST-TEPL.	15,89
	0.17	CHODBA, SCHODIŠTĚ	22,89
	0.18	Celkem plocha	421,57

POZNÁMKY:

-SLOVĚ NAPĚLENÍ DLE TABULKY ZNAČENÍ
 -V PŘÍPADĚ PROSTUPU POTRUBÍ HRANICI POŽÁRNÍHO OBRUČU, BUDE PROSTUP OPATŘEN POŽÁRNÍ ÚPRAVOU POŽÁRNEHO VLASTNOSTI

LEGENDA CHLAZENÍ:

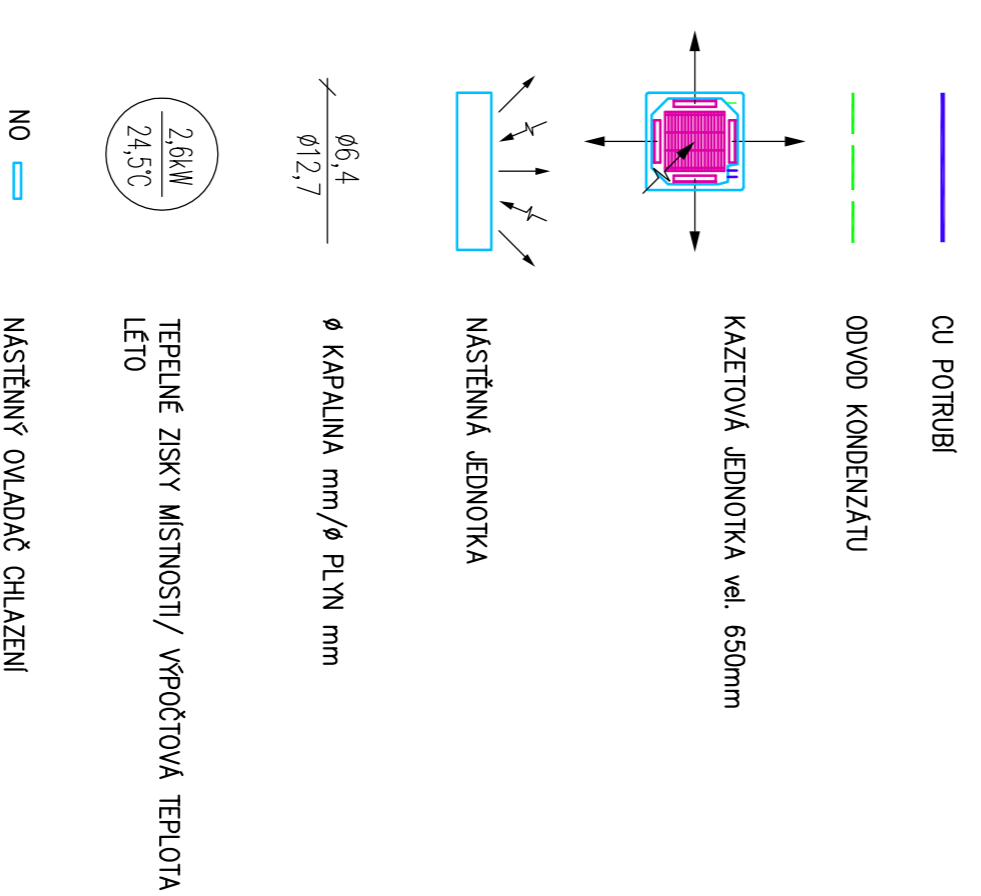

ČESKÉ VYSOKÉ UČENÍ TECHNICKÉ V PRAZE		FAKULTA STAVEBNÍ	
PŘEDMĚT Diplomové práce 1.23.DPM		JMÉNO STUDENTA Ing. Zuzana Veveřková, Ph.D. Bc. Daniel Hora	
SEMESTR ZIMNÍ 2019		FORMÁT 8xA4	
OBSAH: PŮDORYS 1.PP – CHLAZENÍ		MĚŘÍTKO 1:50	
		DATUM 01.01.2020	
		Č. VÝKR. D.1.5.c.03	