

**2.03.02**  
 NASTĚNNÁ JEDNOTKA  
 MKK-AP0057HP-E  
 Qch= 1,7 kW, Ql= 1,9 kW  
 293x798x230 mm  
 Akustický tlak v 1m: 29 dB(A)

**2.02.04**  
 VNITŘNÍ KAZETOVÁ JEDNOTKA  
 MMU-AP0127MH-E  
 Qch= 3,6 kW, Ql= 4,0 kW  
 268x620x620mm  
 Akustický tlak v 1m: 34 dB(A)

**2.02.04**  
 VNITŘNÍ KAZETOVÁ JEDNOTKA  
 MMU-AP0127MH-E  
 Qch= 3,6 kW, Ql= 4,0 kW  
 268x620x620mm  
 Akustický tlak v 1m: 34 dB(A)

**2.02.04**  
 VNITŘNÍ KAZETOVÁ JEDNOTKA  
 MMU-AP0127MH-E  
 Qch= 3,6 kW, Ql= 4,0 kW  
 268x620x620mm  
 Akustický tlak v 1m: 34 dB(A)

**2.02.04**  
 VNITŘNÍ KAZETOVÁ JEDNOTKA  
 MMU-AP0127MH-E  
 Qch= 3,6 kW, Ql= 4,0 kW  
 268x620x620mm  
 Akustický tlak v 1m: 34 dB(A)

**2.03.04**  
 NASTĚNNÁ JEDNOTKA  
 MKK-AP0097HP-E  
 Qch= 2,8 kW, Ql= 3,2 kW  
 293x798x230 mm  
 Akustický tlak v 1m: 31 dB(A)



**2.03.02**  
 NASTĚNNÁ JEDNOTKA  
 MKK-AP0057HP-E  
 Qch= 1,7 kW, Ql= 1,9 kW  
 293x798x230 mm  
 Akustický tlak v 1m: 29 dB(A)

Tabulka místností			
Podlaží	Číslo	Jméno	Plocha [m <sup>2</sup> ]
2.NP	2.01	SCHODIŠTĚ	13,76
	2.02	CHODBA	12,77
	2.03	PŘEDSÍŇ	4,43
	2.04	WC ŽENY	6,76
	2.05	UKLIDOVÁ	1,46
	2.06	PŘEDSÍŇ	3,63
	2.07	WC MUŽI	9,91
	2.08	ČAIOVÁ	14,28
	2.09	KUCHYŇKA	395,21
	2.10	ZASEDACÍ MÍSTNOST	7,6
	2.11	ŠATNA	5,74
	2.12	ZASEDACÍ MÍSTNOST	9,13
	2.13	ZASEDACÍ MÍSTNOST	6,22
Celkem plocha			490,9

**POZNÁMKY:**

- POTRUBÍ CHLADIVA VEDENO V POHLEDU
- POTRUBÍ KONDENZÁTU VEDENO V POHLEDU
- SÍLOVÉ MĚŘENÍ DLE TABULKY ZAŘÍZENÍ
- KAZETOVÉ JEDNOTKY BUDOU NASTALOVÁNY POD STROPNÍ KONSTRUKCI, BOKY JEDNOTKY BUDOU ZAKRYTY SOK OBKLADBEM S REVIZNÍM OTVOREM NA STRANĚ PŘIPOJENÍ CHLADIVA
- V PŘÍPADĚ PROSTUPU POTRUBÍ HRANICI POŽÁRNÍHO ÚSEKU, BUDĚ PROSTUP PŮBĚHŮM POŽÁRNÍKOVÝCH POZADOVANÝCH VLASTNOSTÍ

**LEGENDA CHLÁZENÍ:**

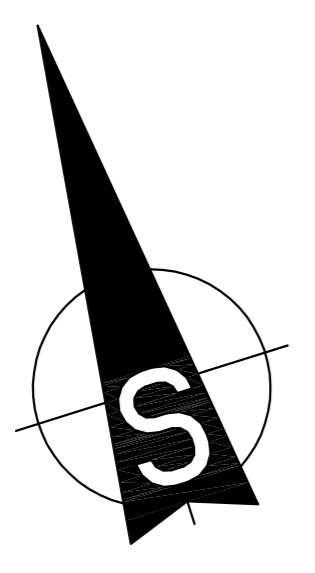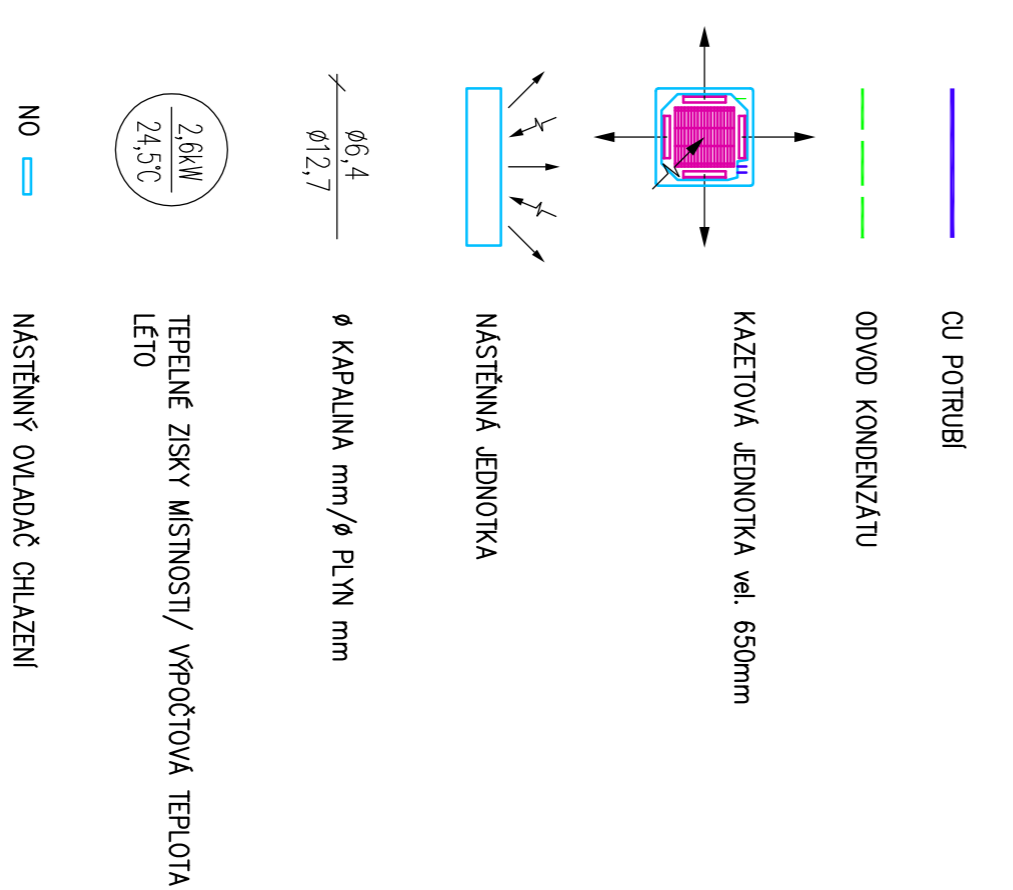

ČESKÉ VYSOKÉ UČENÍ TECHNICKÉ V PRAZE  
 FAKULTA STAVEBNÍ

PŘEDMĚT Diplomové práce 1.230DPM	VYUČUJÍCÍ Ing. Zuzana Weverková, Ph.D. Bc. Daniel Hora	JMÉNO STUDENTA ZIMNÍ 2019	FORMÁT 8xA4
SEMVĚŠTĚ ZIMNÍ 2019		MĚŘÍTKO 1:50	DATAUM 01.01.2020
OBSAH: PŮDORYS 2.NP – CHLÁZENÍ		C. VYKŘ. D.1.5.c.05	