


**LEGENDA KANALIZACE:**


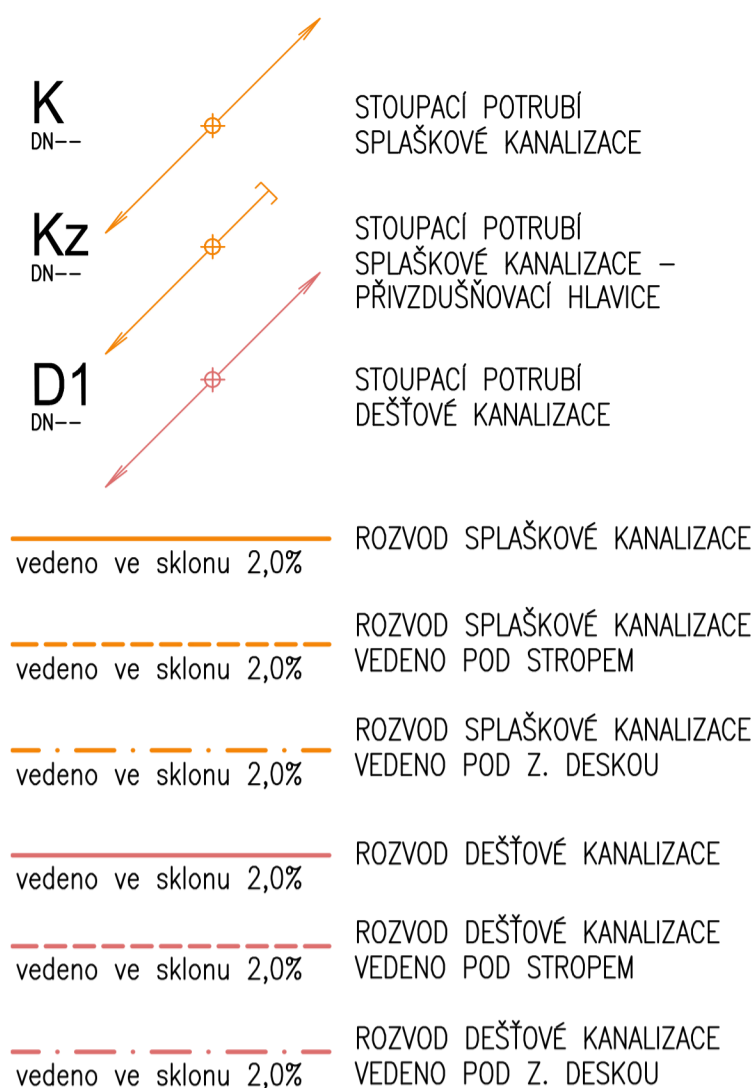


**TABULKA MÍSTNOSTÍ SO.04-SO.07:**

ČÍSLO MÍSTNOSTI	NÁZEV MÍSTNOSTI	PLOCHA[m <sup>2</sup> ]
01.01	ZÁDVEŘÍ	12,67
01.02	HALA	7,00
01.03	PRACOVNA	9,37
01.04	SCHODIŠTĚ	7,21
01.05	OBÝVACÍ POKOJ	48,52
01.06	KUCHYŇSKÝ KOUT	11,17
01.07	SPÍŽ	2,28
01.08	WC	1,87
01.09	GARÁŽ	39,98
01.20	BALKÓN	37,27
		177,35

**TABULKA ZAŘIZOVACÍCH PŘEDMĚTŮ SO.04-SO.07:**

OZN.	ZNAČKA	POPIS ZAŘIZOVACÍHO PŘEDMĚTU	KS
WC		Závěsné keramické WC s plochou nádržkou do 7,5l	4
Pi		Závěsný keramický pisoár, stojánková baterie	0
U		Keramické umyvadlo 400 x 500 mm	0
Um		Keramické umývatko 350 x 400 mm	4
SK1		Čtvercový sprchový kout 900 x 900 mm	0
SK2		Sprchový kout 1200 x 900 mm	0
SK3		Sprchový kout 1200 x 1200 mm	0
VA1		Vana s upevněním na zeď 1600 x 815 x 460 mm	0
VA2		Samostojící vana 1400 x 800 x 500	0
D		Nerezový dřez s odkapem 760 x 440 mm	4
M		Vestavená myčka nádobí 550 x 600 x 875 mm	4
S		Volně stojící sušička prádla 660 x 600 x 850 mm	0
PR		Volně stojící automatická pračka 660 x 600 x 850 mm	0

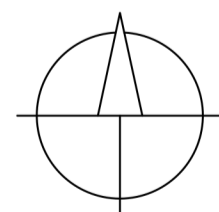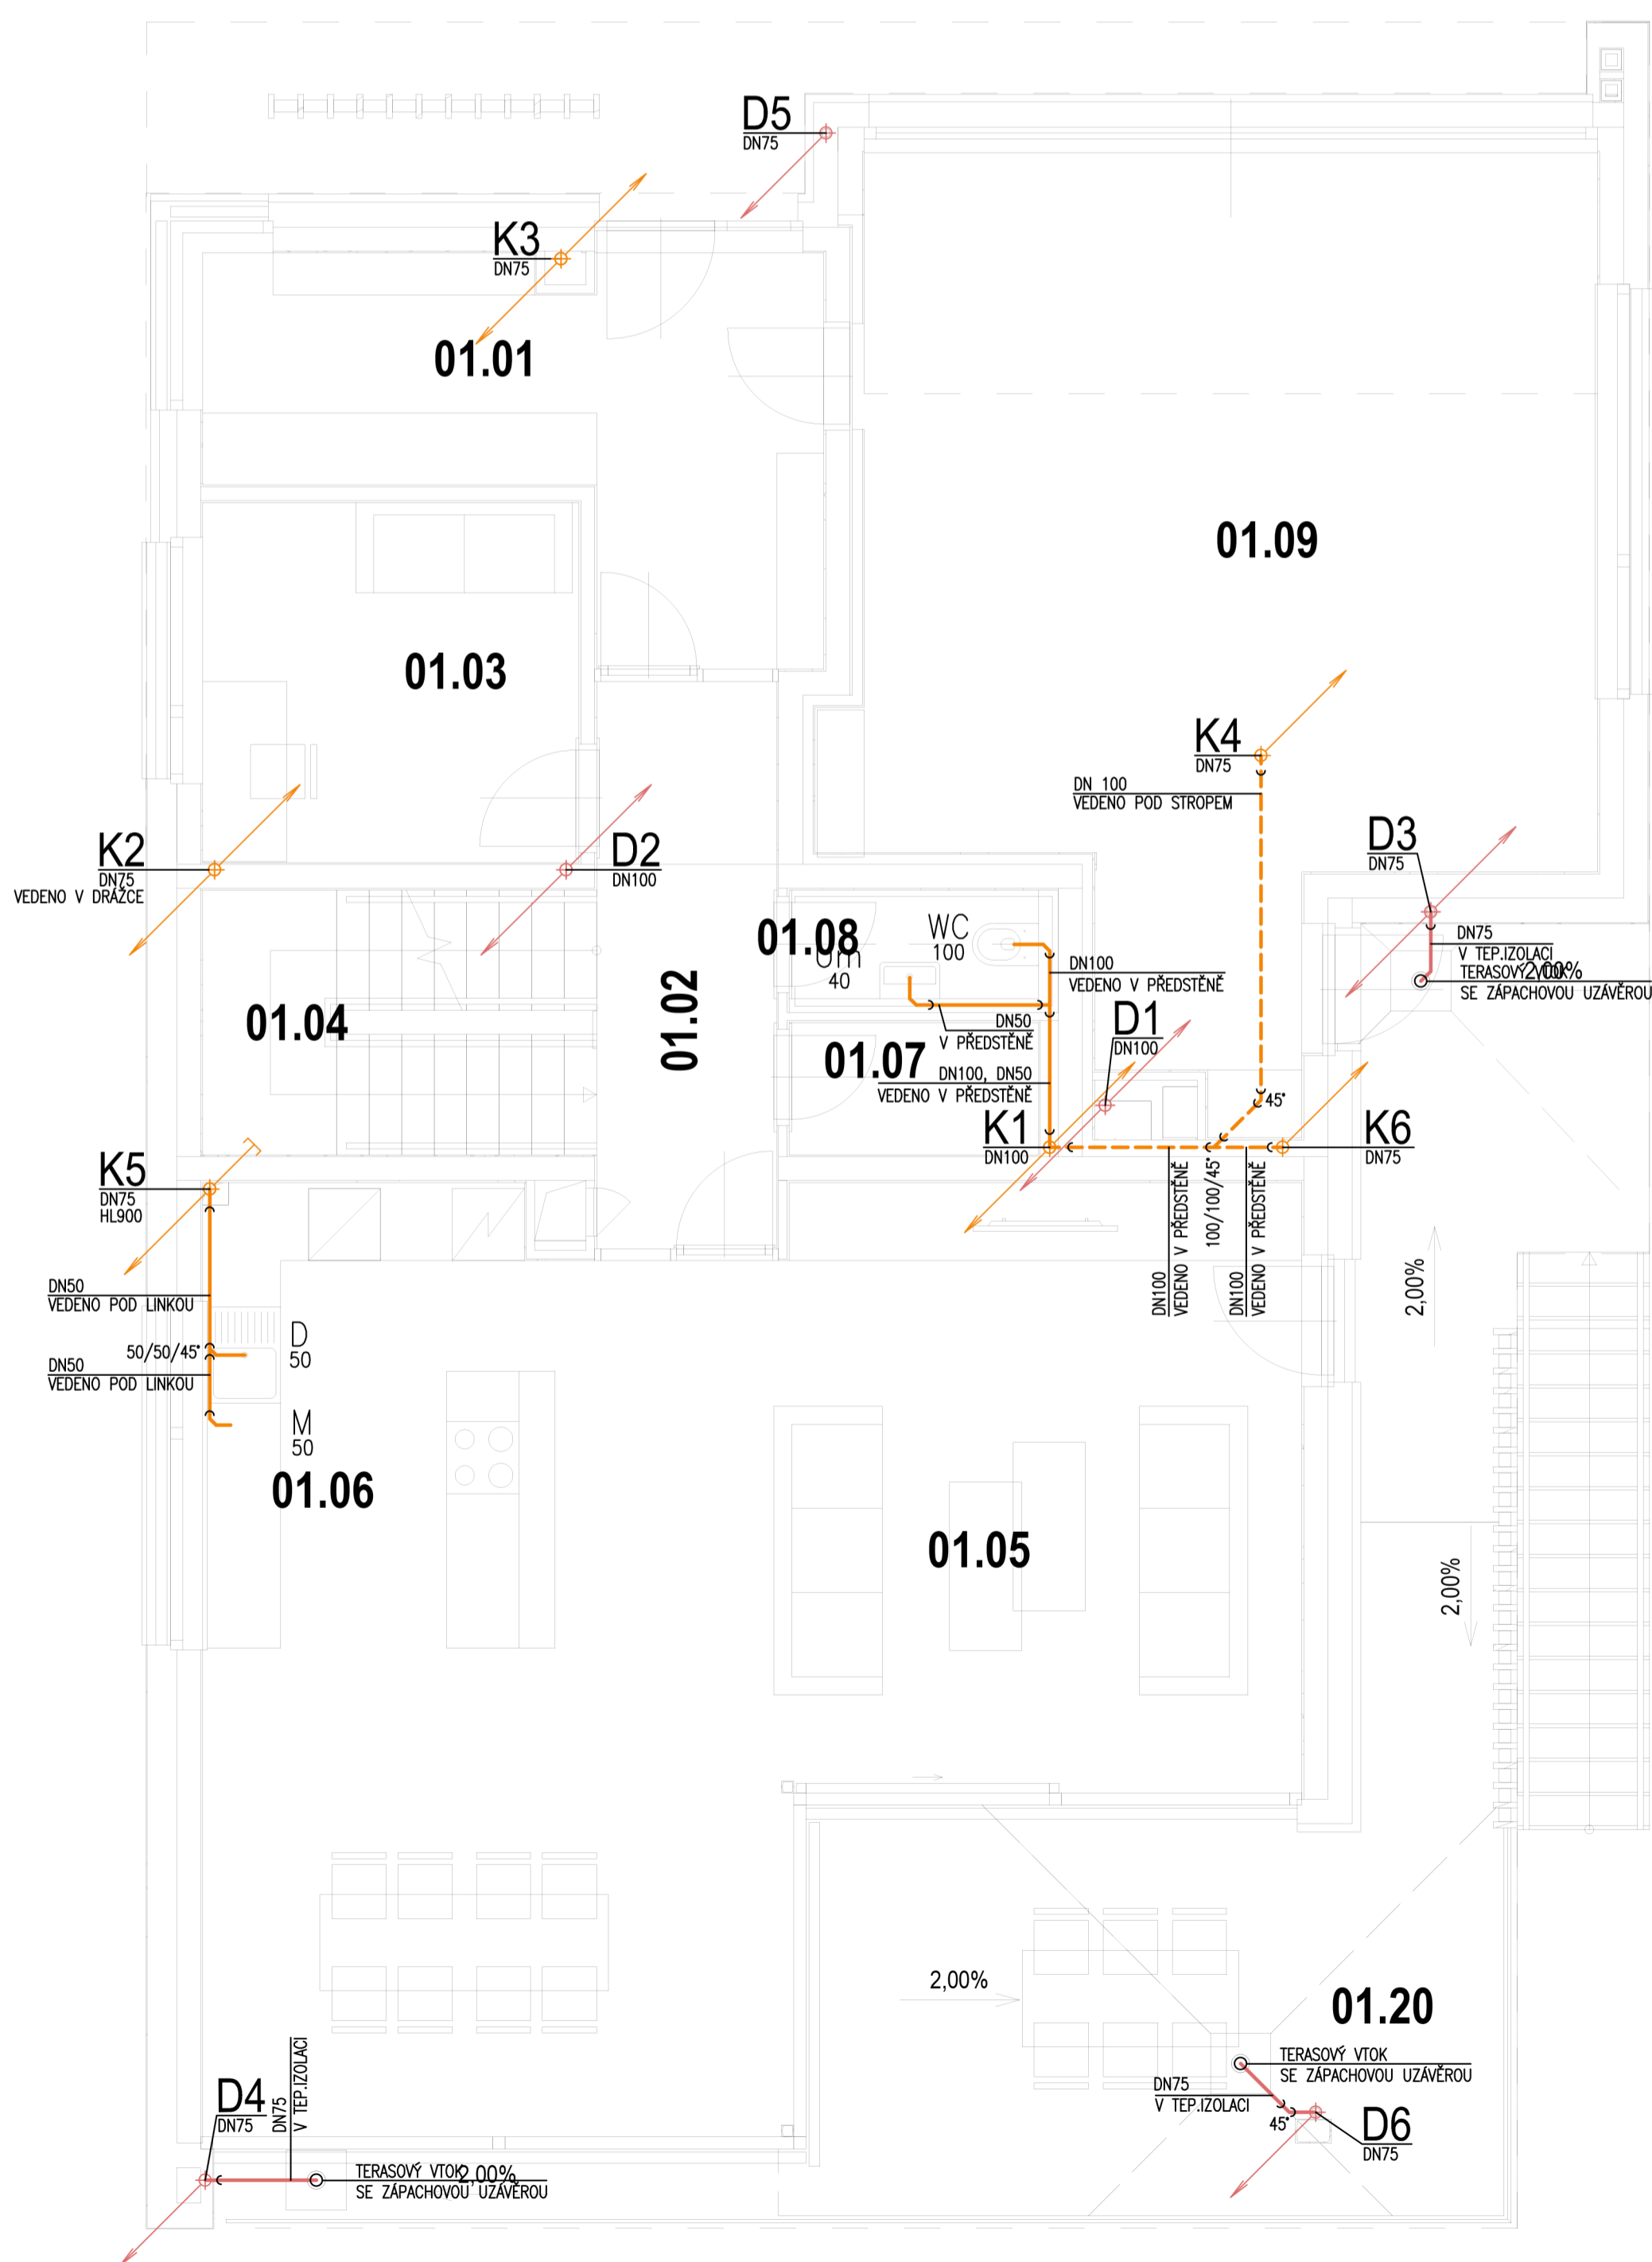

Zpracovala: Bc. Daniela Petrová	Vedoucí projektu: doc. Ing. Michal Kabrhel, Ph.D.	Fakulta stavební, ČVUT
Předmět: <b>125DPM - Diplomová práce</b>		
Název úlohy: <b>Areál rodinných domů Císařská Vinice</b>		Šk. rok: 2019/2020
Název výkresu: <b>Půdorys 1.NP - kanalizace</b>		Datum: 23.12.2019
Číslo výkresu: <b>C.06</b>		Formát: 8 x A4
		Měřítko: 1:50