


PŮDORYS BUŇKOVISTĚ:

1. PATRO

2. PATRO

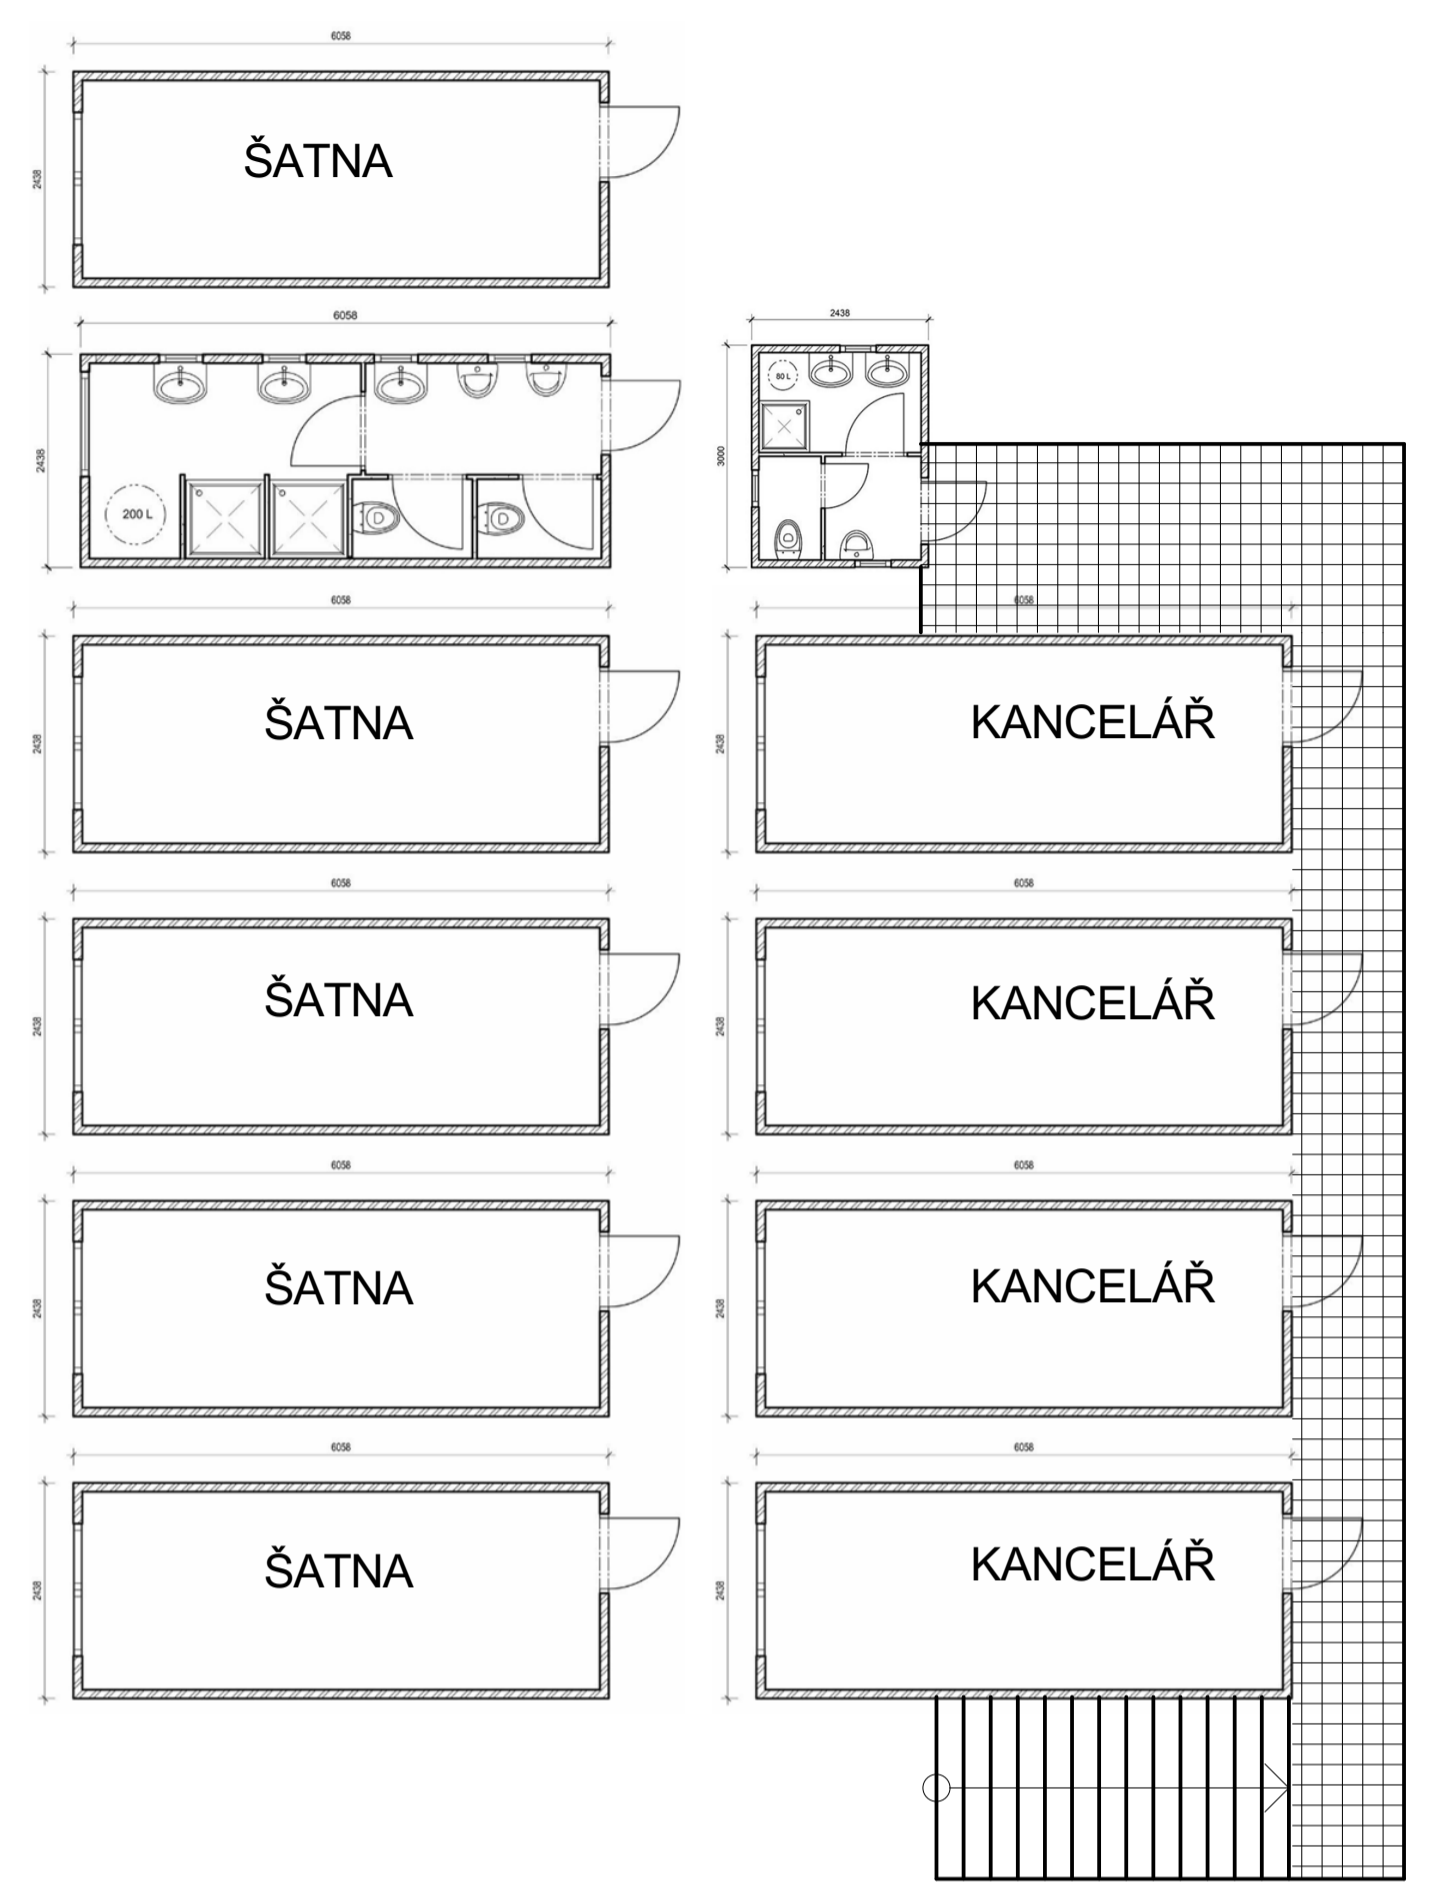

LEGENDA ČAR:

- MOBILNÍ OPLOCENÍ VÝŠKY 1,80 m
- VODOVODNÍ POTRUBÍ
- VEDENÍ N.N.
- SPLAŠKOVÁ KANALIZACE
- STAVENIŠTNÍ ROZVOD VODY
- STAVENIŠTNÍ VEDENÍ N.N.
- STAVENIŠTNÍ VEDENÍ SPLAŠKOVÉ VODY

LEGENDA ŠRAF A SYMBOLŮ:

- ZPEVNĚNÁ PLOCHA CESTY - ŠTĚRK fr. 16/32
- STAVENIŠTNÍ ROZVADĚČ S ELEKTROMĚREM
- OSVĚTLENÍ
- MÍSTO ODBĚRU VODY
- MÍSTO ODBĚRU ELEKTRICKÉ ENERGIE

POZNÁMKA:

- PŘI VSTUPU NA STAVENIŠTĚ MUSEJÍ VŠECHNY OSOBY DODRŽOVAT POKYNY VEDOUČÍCH PRACOVNÍKŮ
- U VŠECH VSTUPŮ NA STAVENIŠTĚ BUDOU VYVĚŠENY VÝSTRAŽNÉ A A INFORMAČNÍ TABULKY S POKYNY A POŽADOVANÝMI OCHRANNÝMI POMŮCKAMI, KTERÉ JSOU OSOBY POHYBUJÍCÍ SE PO STAVENIŠTI PŮVINNÍ NOSIT
- STAVENIŠTNÍ BUŇKY JSOU UMÍSTĚNÉ NA SOBĚ; SPODNÍ ČÁST TVORÍ ŠATNY HORNÍ VEDENÍ STAVBY
- VŠECHNY VOZIDLA VJÍZDĚJÍCÍ NA STAVENIŠTĚ A VYJÍZDĚJÍCÍ NA STAVENIŠTĚ SE MUSÍ HLÁSIT VE VRÁTNICI
- PŘI PROVÁDĚNÍ JEŘÁBNICKÝCH PRACÍ NA OBSLUŽNÉ KOMUNIKACI, BUDOU URČENI PRACOVNÍCI, KTERÍ BUDOU ŘIDIT DOPRAVU

KONTROLOVAL prof. Ing. ČENĚK JARSKÝ DrSc., FEng.	VYPRACOVAL JAN KOSTKA	Fakulta stavební ČVUT
OBJEDNATEL MÍSTO STAVBY	ČVUT - FAKULTA STAVEBNÍ - K122 k.ú. ČESKÉ BUDĚJOVICE [622 486]	OBEC ČESKÉ BUDĚJOVICE
NÁZEV STAVBY	NOVOSTAVBA CENTRÁLNÍ PRADELNY NEMOCNICE ČESKÉ BUDĚJOVICE	DATUM LISTOPAD 2019
OBSAH VÝKRESU	ZAŘÍZENÍ STAVENIŠTĚ - DOKONČOVACÍ PRÁCE	FORMÁT 8xA4
		MĚŘÍTKO 1:250
		2.