


VYTVORENO VE STUDENTSKÉ VERZI PRODUKTU AUTODESK

VYTVORENO VE STUDENTSKÉ VERZI PRODUKTU AUTODESK

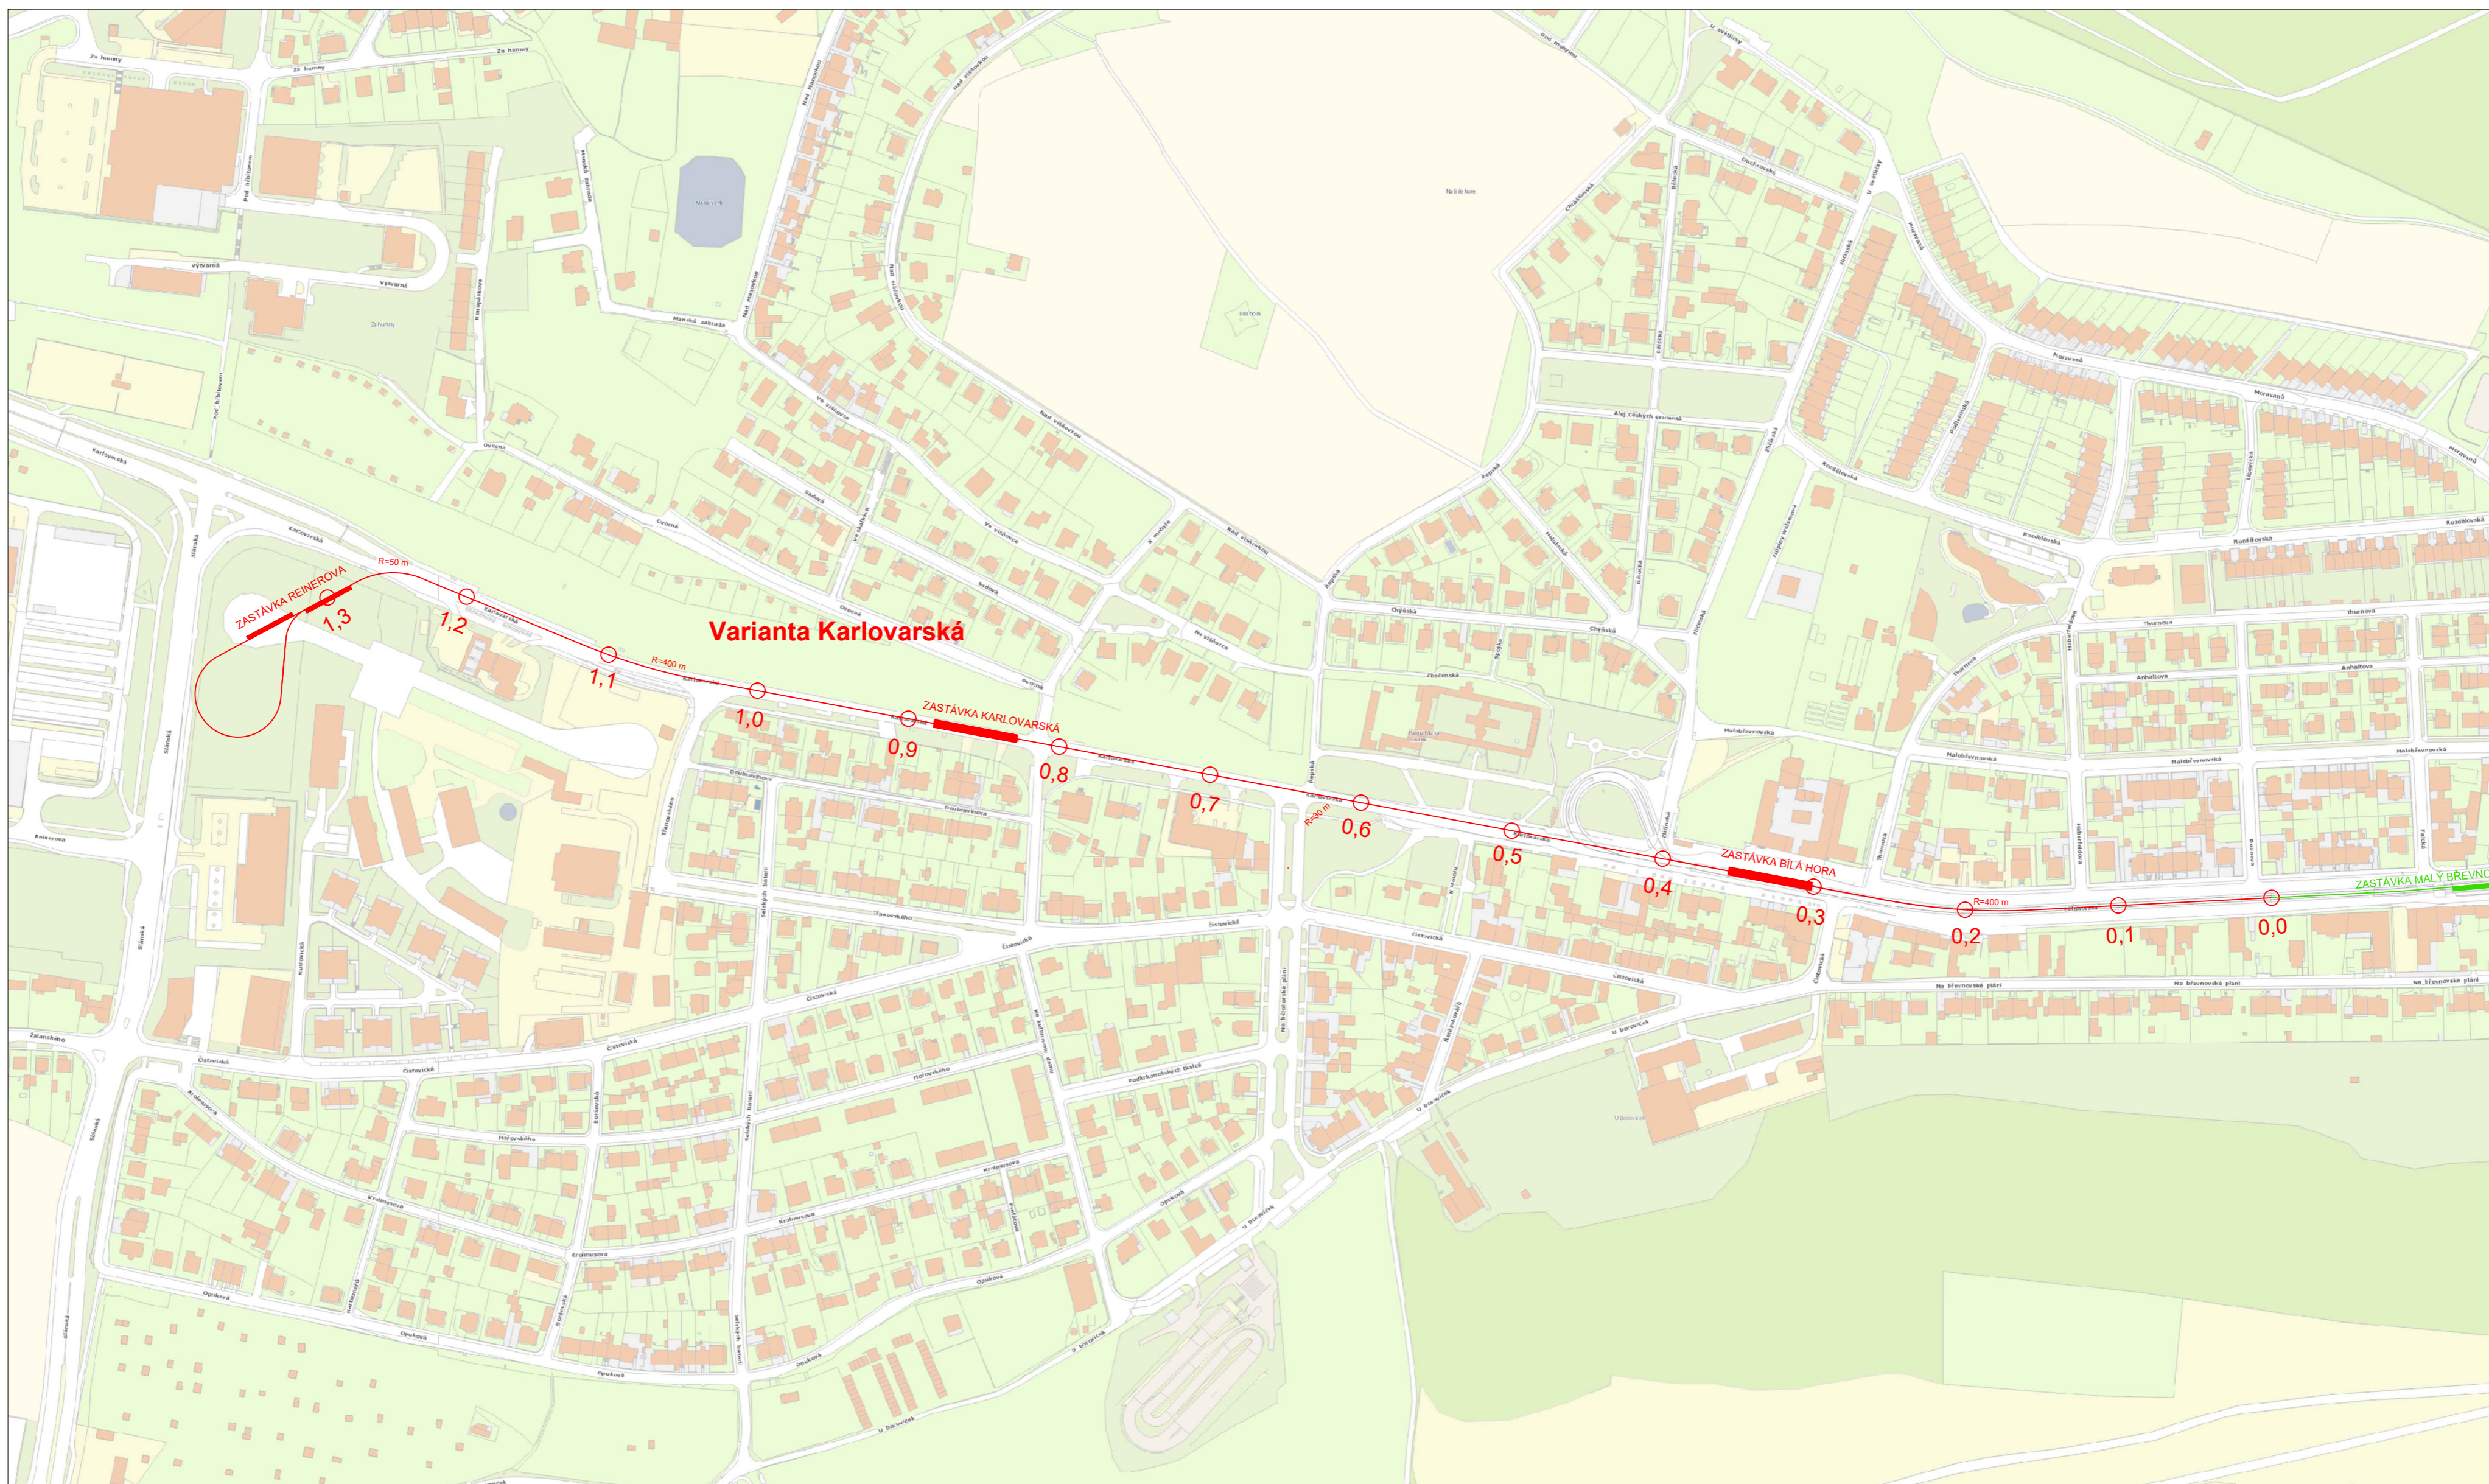

<b>LEGENDA</b> stávající vedení TT nové vedení TT stávající zastávka nová zastávka	OBOR Dopravní systémy a technika	KATEDRA K612 Ústav dopravních systémů	JMÉNO STUDENTA JAKUB LÍPA	
	ROČNÍK 2019/2020	VEDOUCÍ PRÁCE Ing. Marek Zdráždilka	NÁZEV BAKALÁŘSKÉ PRÁCE <b>PŘESUN TRAMVAJOVÉ SMYČKY BILÁ HORA</b>	
OBSAH SITUACE - VARIANTA KARLOVARSKÁ			MĚŘÍTKO 1:3000	DATUM 8/2020
			ČÍSLO VÝKRESU <b>1.1</b>	