


PŘÍZEMÍ		
ČÍSLO MÍSTNOSTI	MÍSTNOST	TEPELNÁ ZTRÁTA [W]
101	ZÁDVEŘÍ	190
102	HALA	210
103	SCHODIŠTĚ	-
104	SPÍŽ	-
105	OBÝVACÍ POKOJ	2610
106	LOŽNICE	540
107	PRÁCOVNÁ	400
108	WC	-
109	KOUPELNA	495
110	TECHNICKÁ MÍSTNOST	-
111	GARÁŽ	-

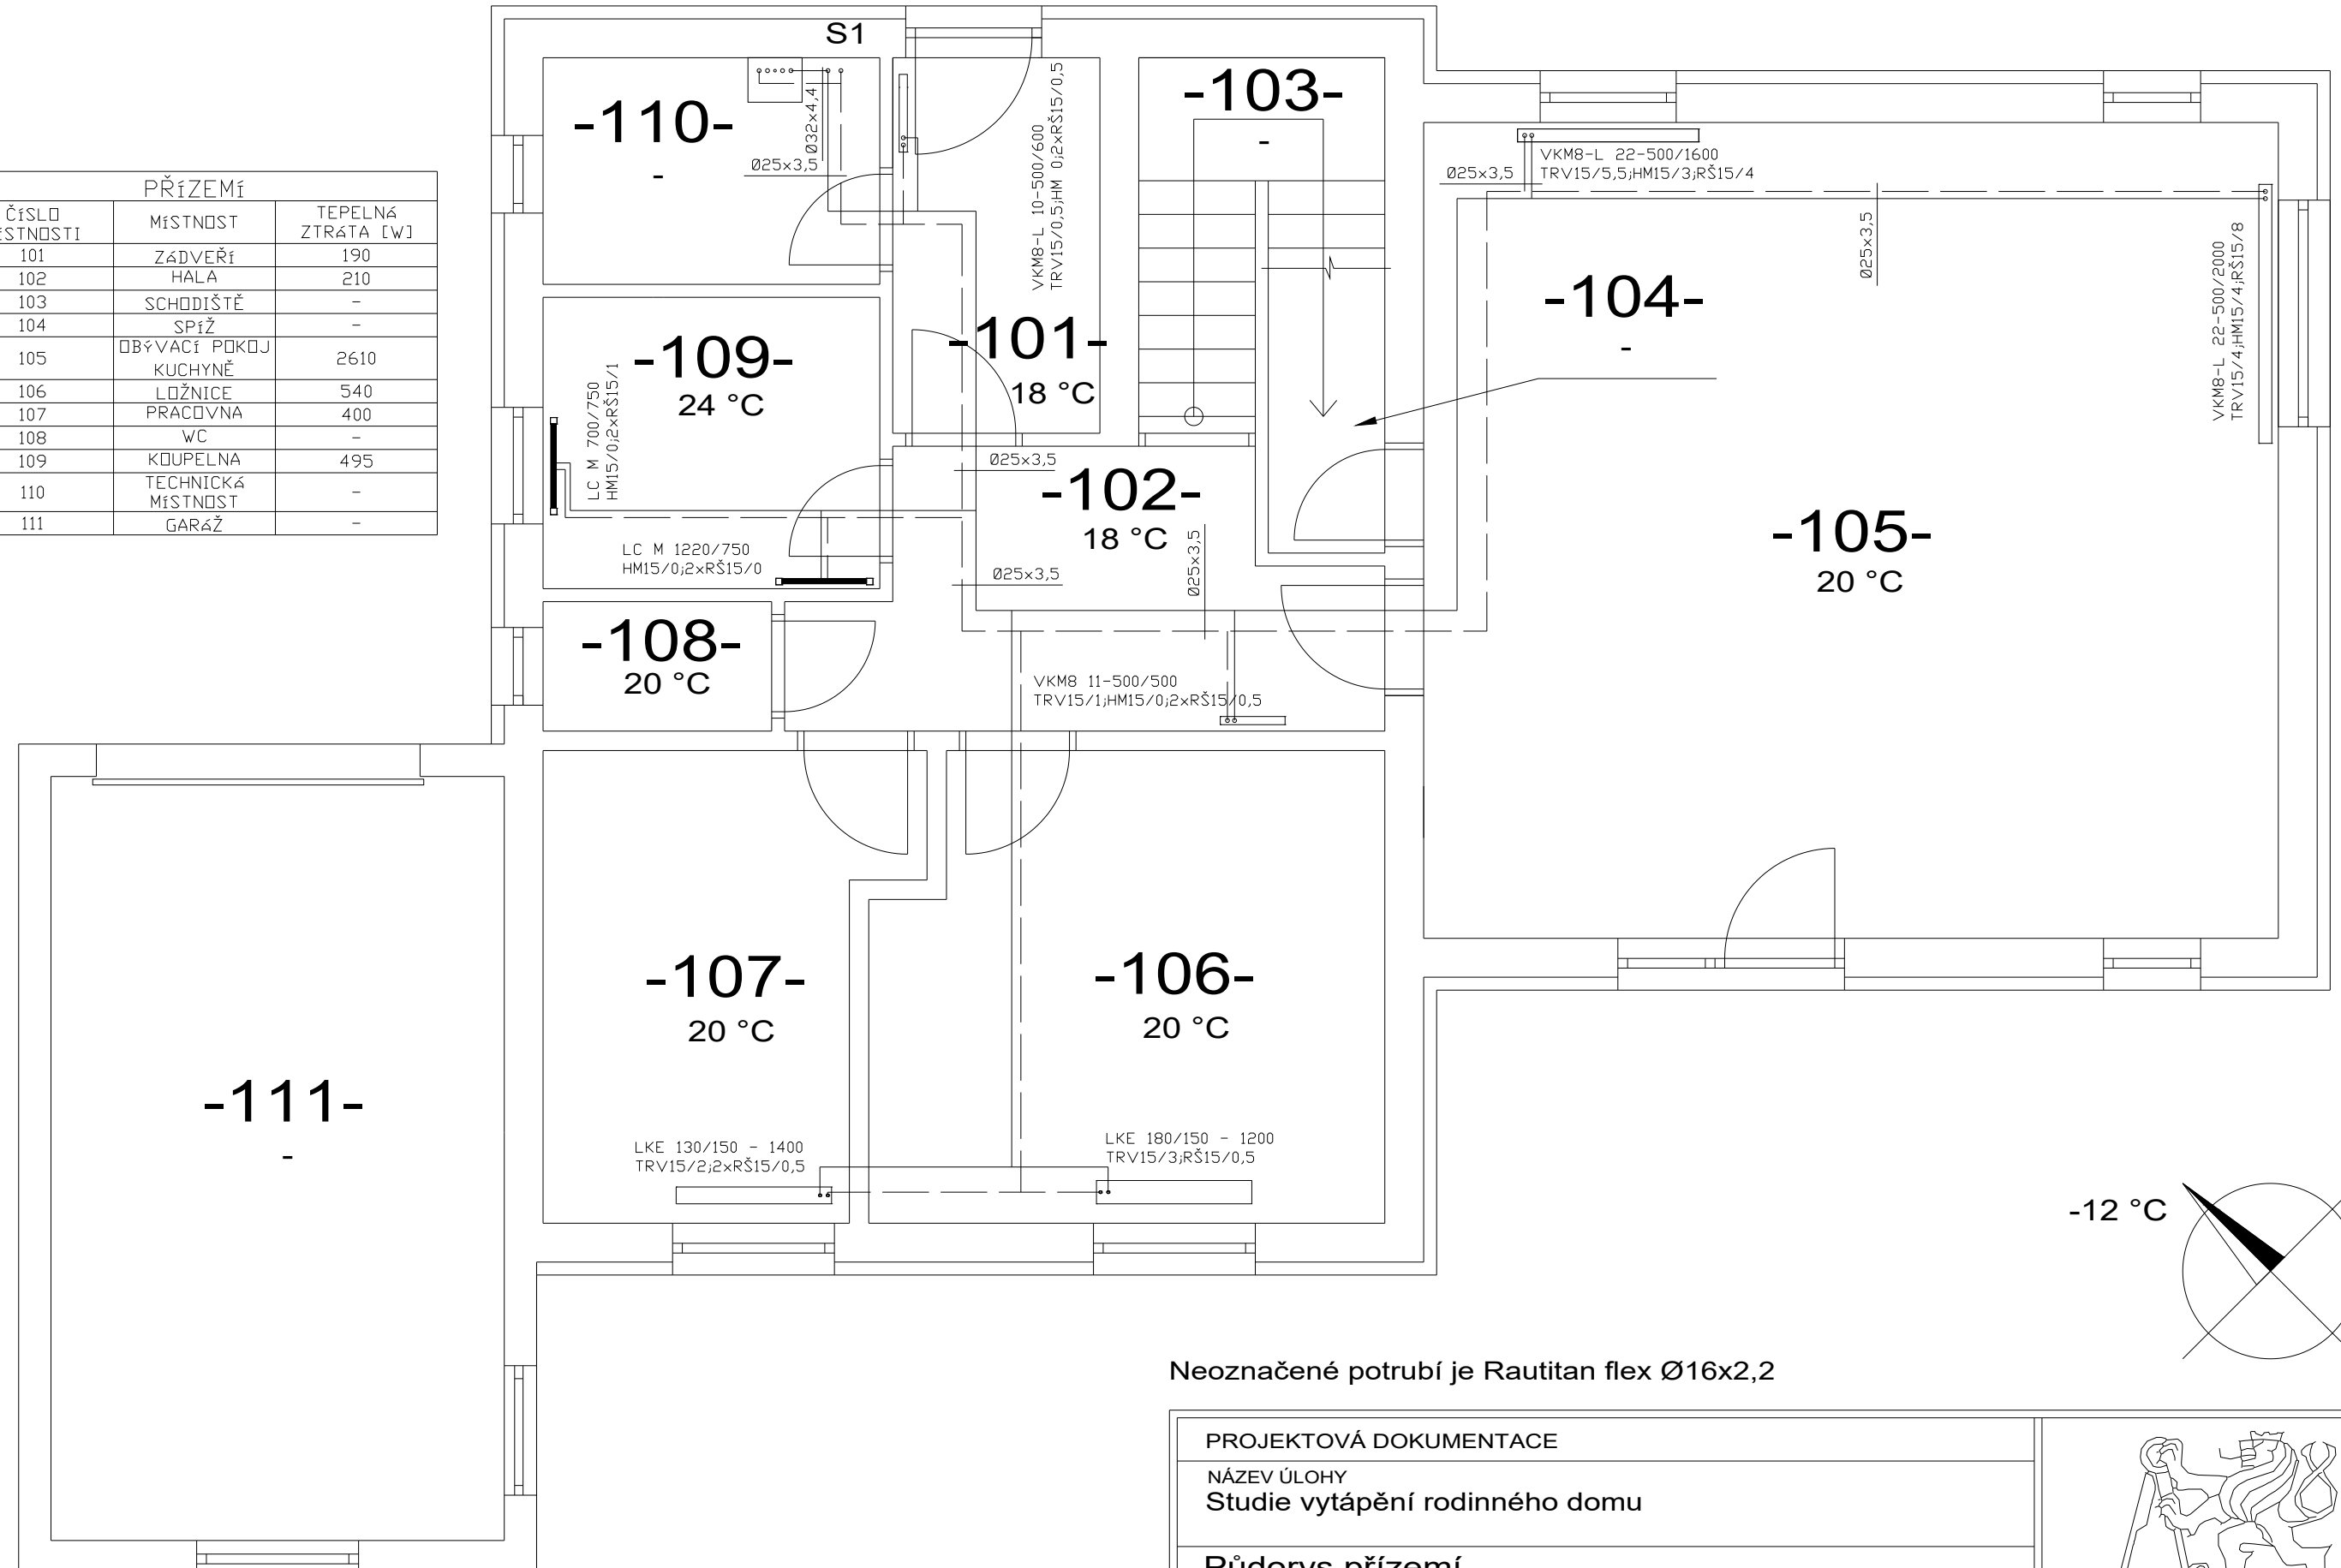

Neoznačené potrubí je Rautitan flex Ø16x2,2

PROJEKTOVÁ DOKUMENTACE		
NÁZEV ÚLOHY Studie vytápění rodinného domu		
Půdorys přízemí		
datum: 06/2021	VYPRACOVAL: Tomáš Taraba	číslo přílohy: 002
měřítko: 1:50	VEDOUCÍ PRÁCE: prof. Ing. Jiří Bašta, Ph.D.	

