
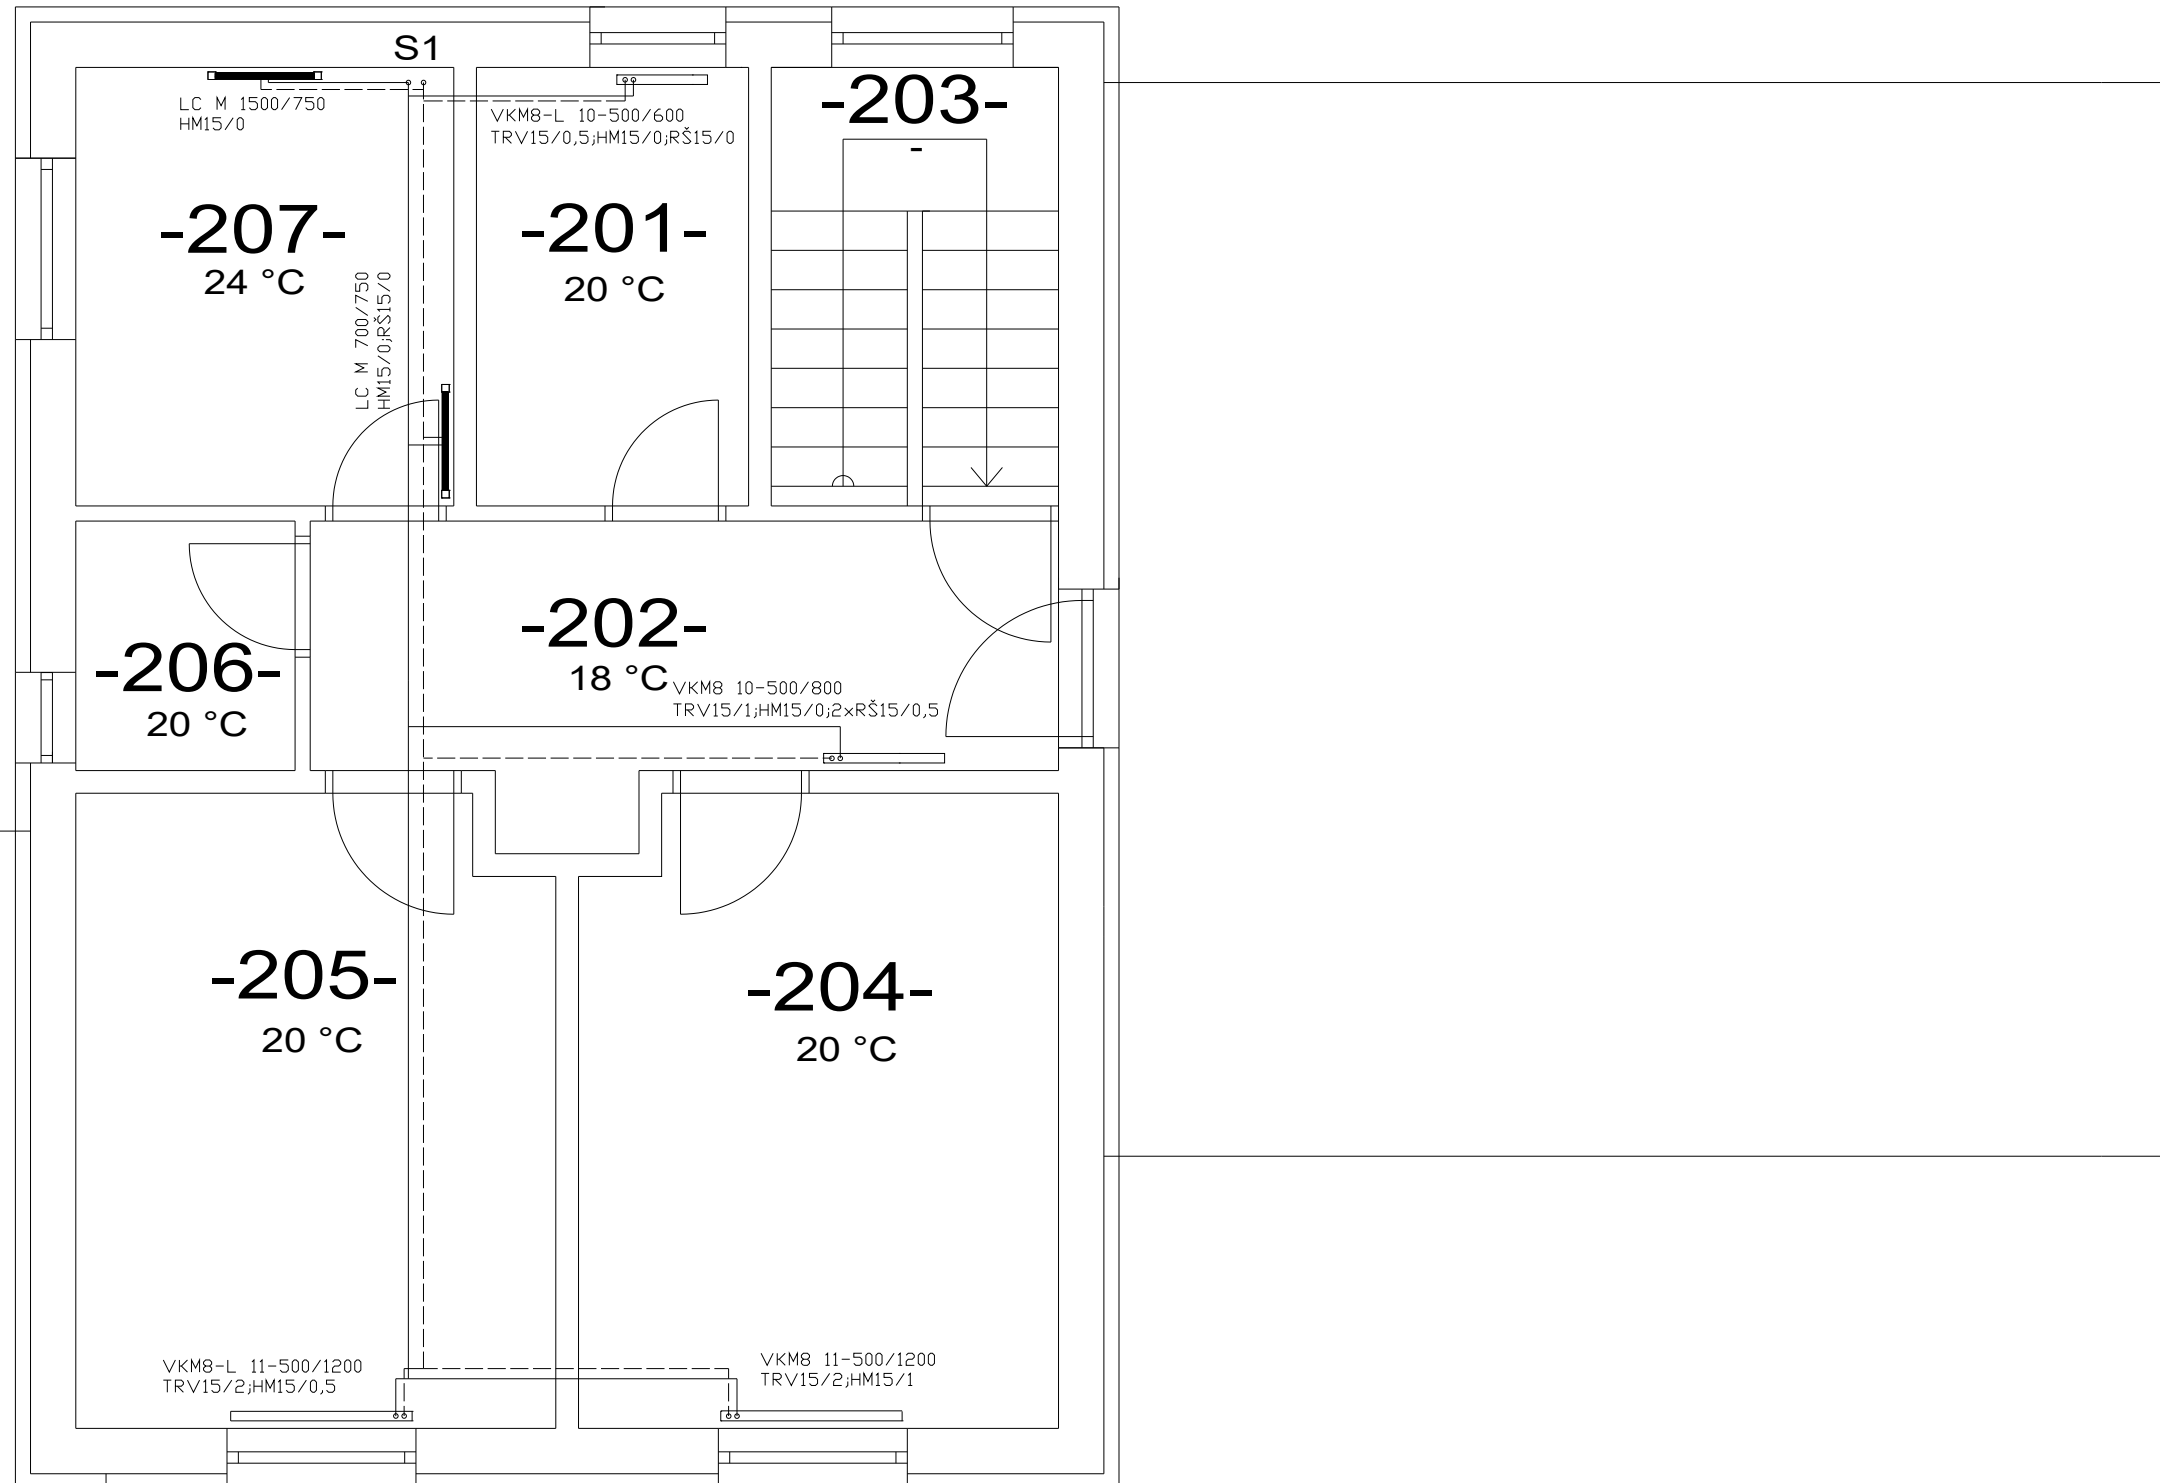


1. N. P.		
ČÍSLO MÍSTNOSTI	MÍSTNOST	TEPELNÁ ZTRÁTA [W]
201	ŠATNA	175
202	HALA	250
203	SCHODIŠTĚ	-
204	LOŽNICE	500
205	LOŽNICE	490
206	WC	145
207	KOUPELNA	575

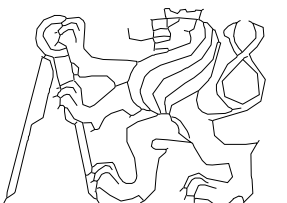

Neoznačené potrubí je Rautitan flex Ø16x2,2

PROJEKTOVÁ DOKUMENTACE			 <p>FAKULTA STROJNÍ ČVUT V PRAZE</p>
NÁZEV ÚLOHY Studie vytápění rodinného domu			
Půdorys 1. N. P.			
datum: 06/2021	VYPRACOVAL: Tomáš Taraba	číslo přílohy: 003	
měřítko: 1:50	VEDOUcí PRÁCE: prof. Ing. Jiří Bašta, Ph.D.		