



PŮDORYS

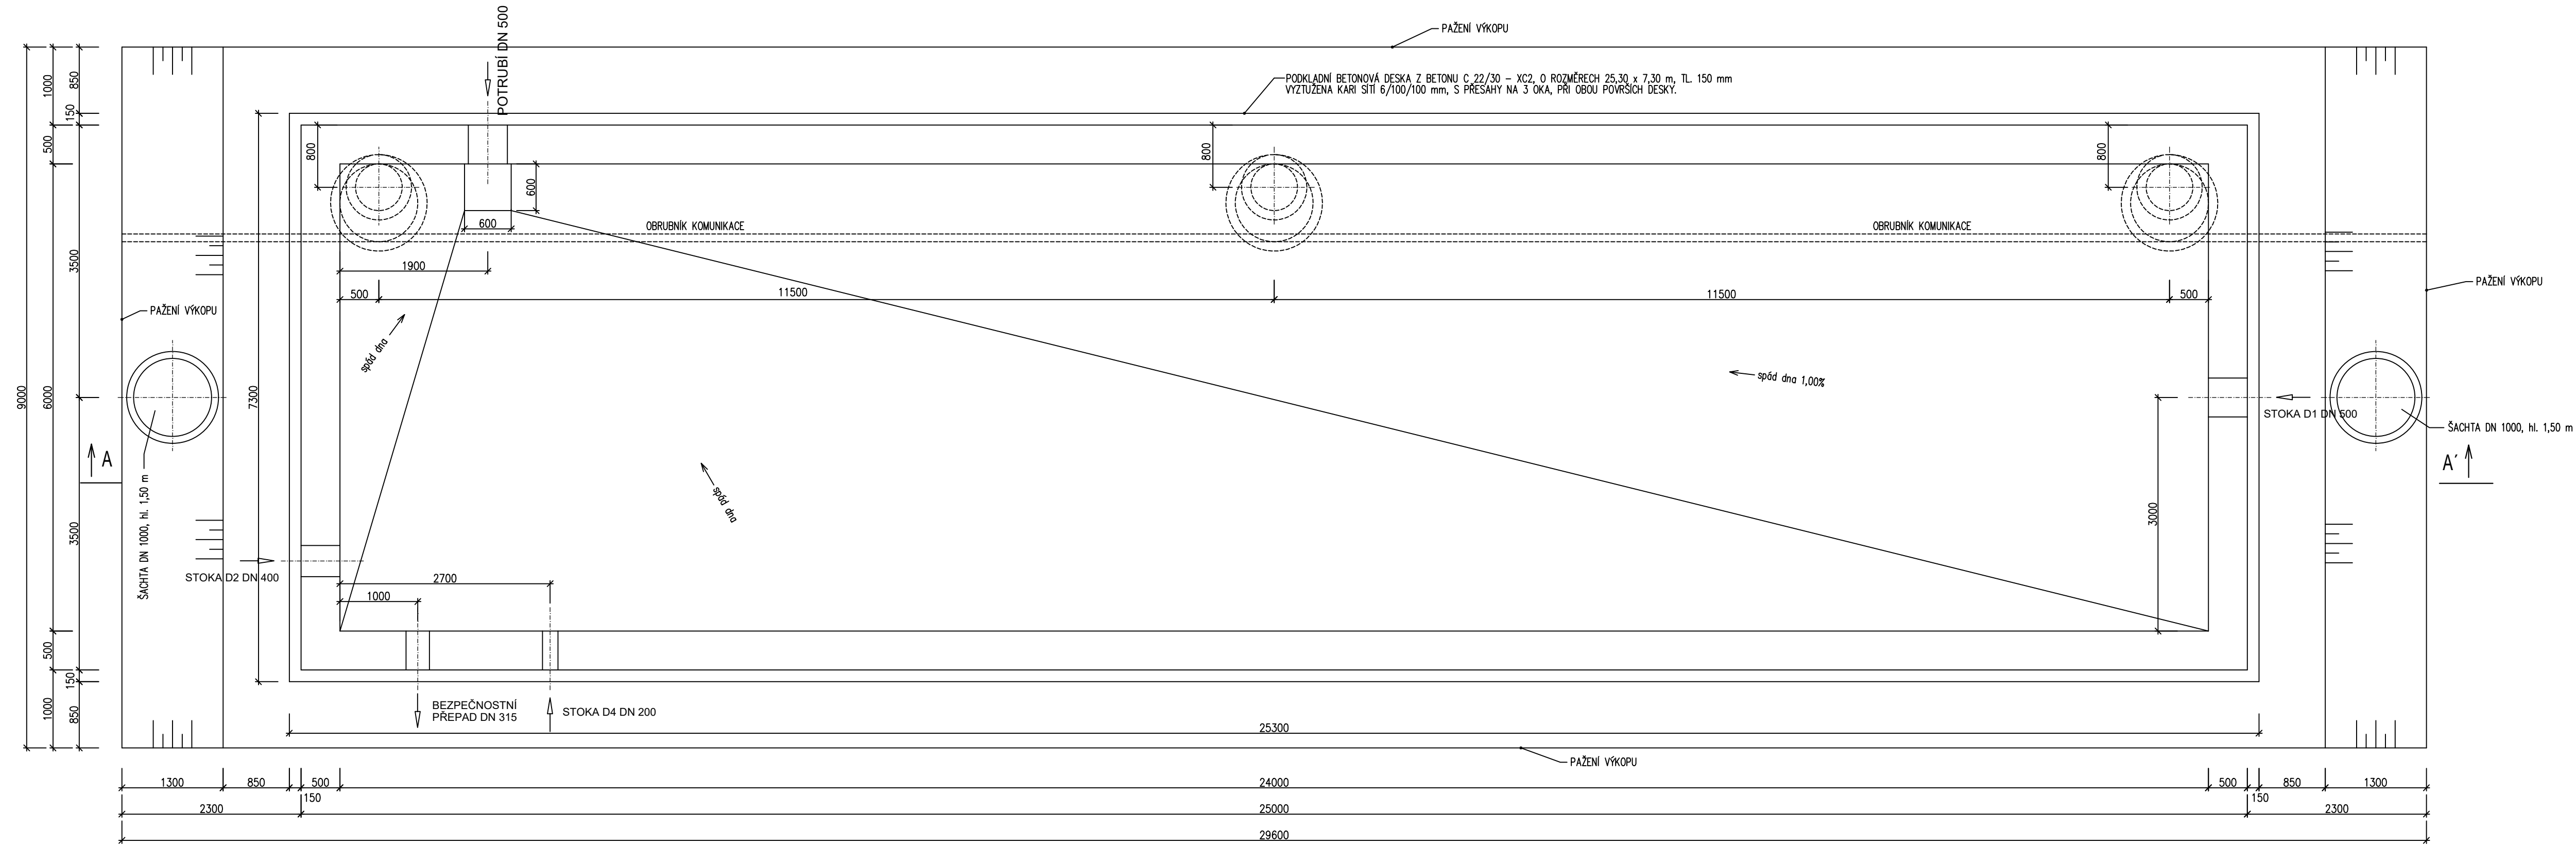

| Revize | Datum | Popis změny | Vypracoval | Kontroloval |
|--------|-------|-------------|------------|-------------|
| 01 | | | | |
| 02 | | | | |
| 03 | | | | |
| 04 | | | | |
| 05 | | | | |
| 06 | | | | |
| 07 | | | | |
| 08 | | | | |
| 09 | | | | |
| 10 | | | | |

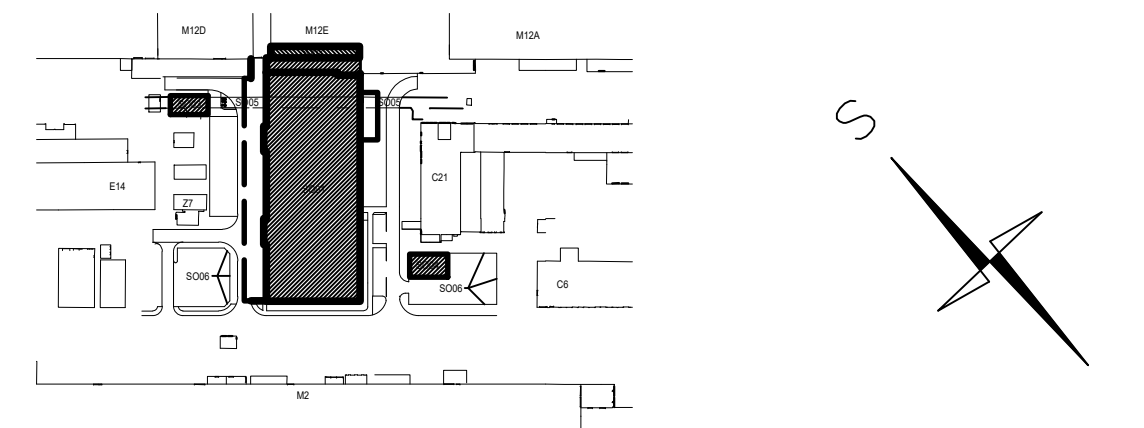

| | | |
|---------------------------------|--------------------------------|----------------------|
| Koordinace stavby a profesí | Ing. P. Vondra | ±0,000=211,20 mm Bpv |
| Koordinace stavby a technologie | | |
| Statik | Ing. J. Dubčák, ing. T. Dospěl | |

| | | | | |
|-----------------------------|--------------------|------------|-------------|----------------|
| Hlavní projektant | Vedoucí projektant | Vypracoval | Kontroloval | číslo zakázky: |
| | | | | |
| Oprávněná osoba kooperanta: | | | | |

| | | | | |
|-------------------------|--------------------|-----------------|-----------------|---|
| Hlavní projektant | Vedoucí projektant | Vypracoval | Kontroloval | s. projekt plus a.s. projektová a inženýrská činnost tř. T. Bati 508 762 73 Zlín tel.: +420577594 111, fax: +420577594400 e-mail: atelier@s-projekt.cz |
| Ing. Arch. M. Šlesinger | Ing. R. Machala | Ing. R. Machala | Ing. R. Machala | |

| | | | |
|--|--|--------------------|-------------------------|
| stavba: Škoda Auto a.s. Mladá Boleslav - hala M12 - sklad výlisků | | HIP | Ing. Arch. M. Šlesinger |
| objekt: TI 04 Areálová kanalizace dešťová, RN, ČS | | číslo zakázky | 17-1121-447 |
| profese: D.2.1 Dokumentace technické infrastruktury (veřejné a venkovní) | | stupeň dokumentace | DPS - VF5 |
| obsah: Retenční nádrž | | datum 1. vydání | 02/2018 |
| název dig. souboru: TI04_rena_0.dwg | | měřítko | 1:50 |
| číslo výkresu: TI 04 | | datum revize: | výtisk číslo: |
| D.2.1 | | číslo revize: | |
| 08 | | | |