


PŮDORYS POTRUBNÍ SÍTĚ S KOMOROU STÁLÉHO STATICKÉHO TLAKU

MĚŘÍTKO 1:50

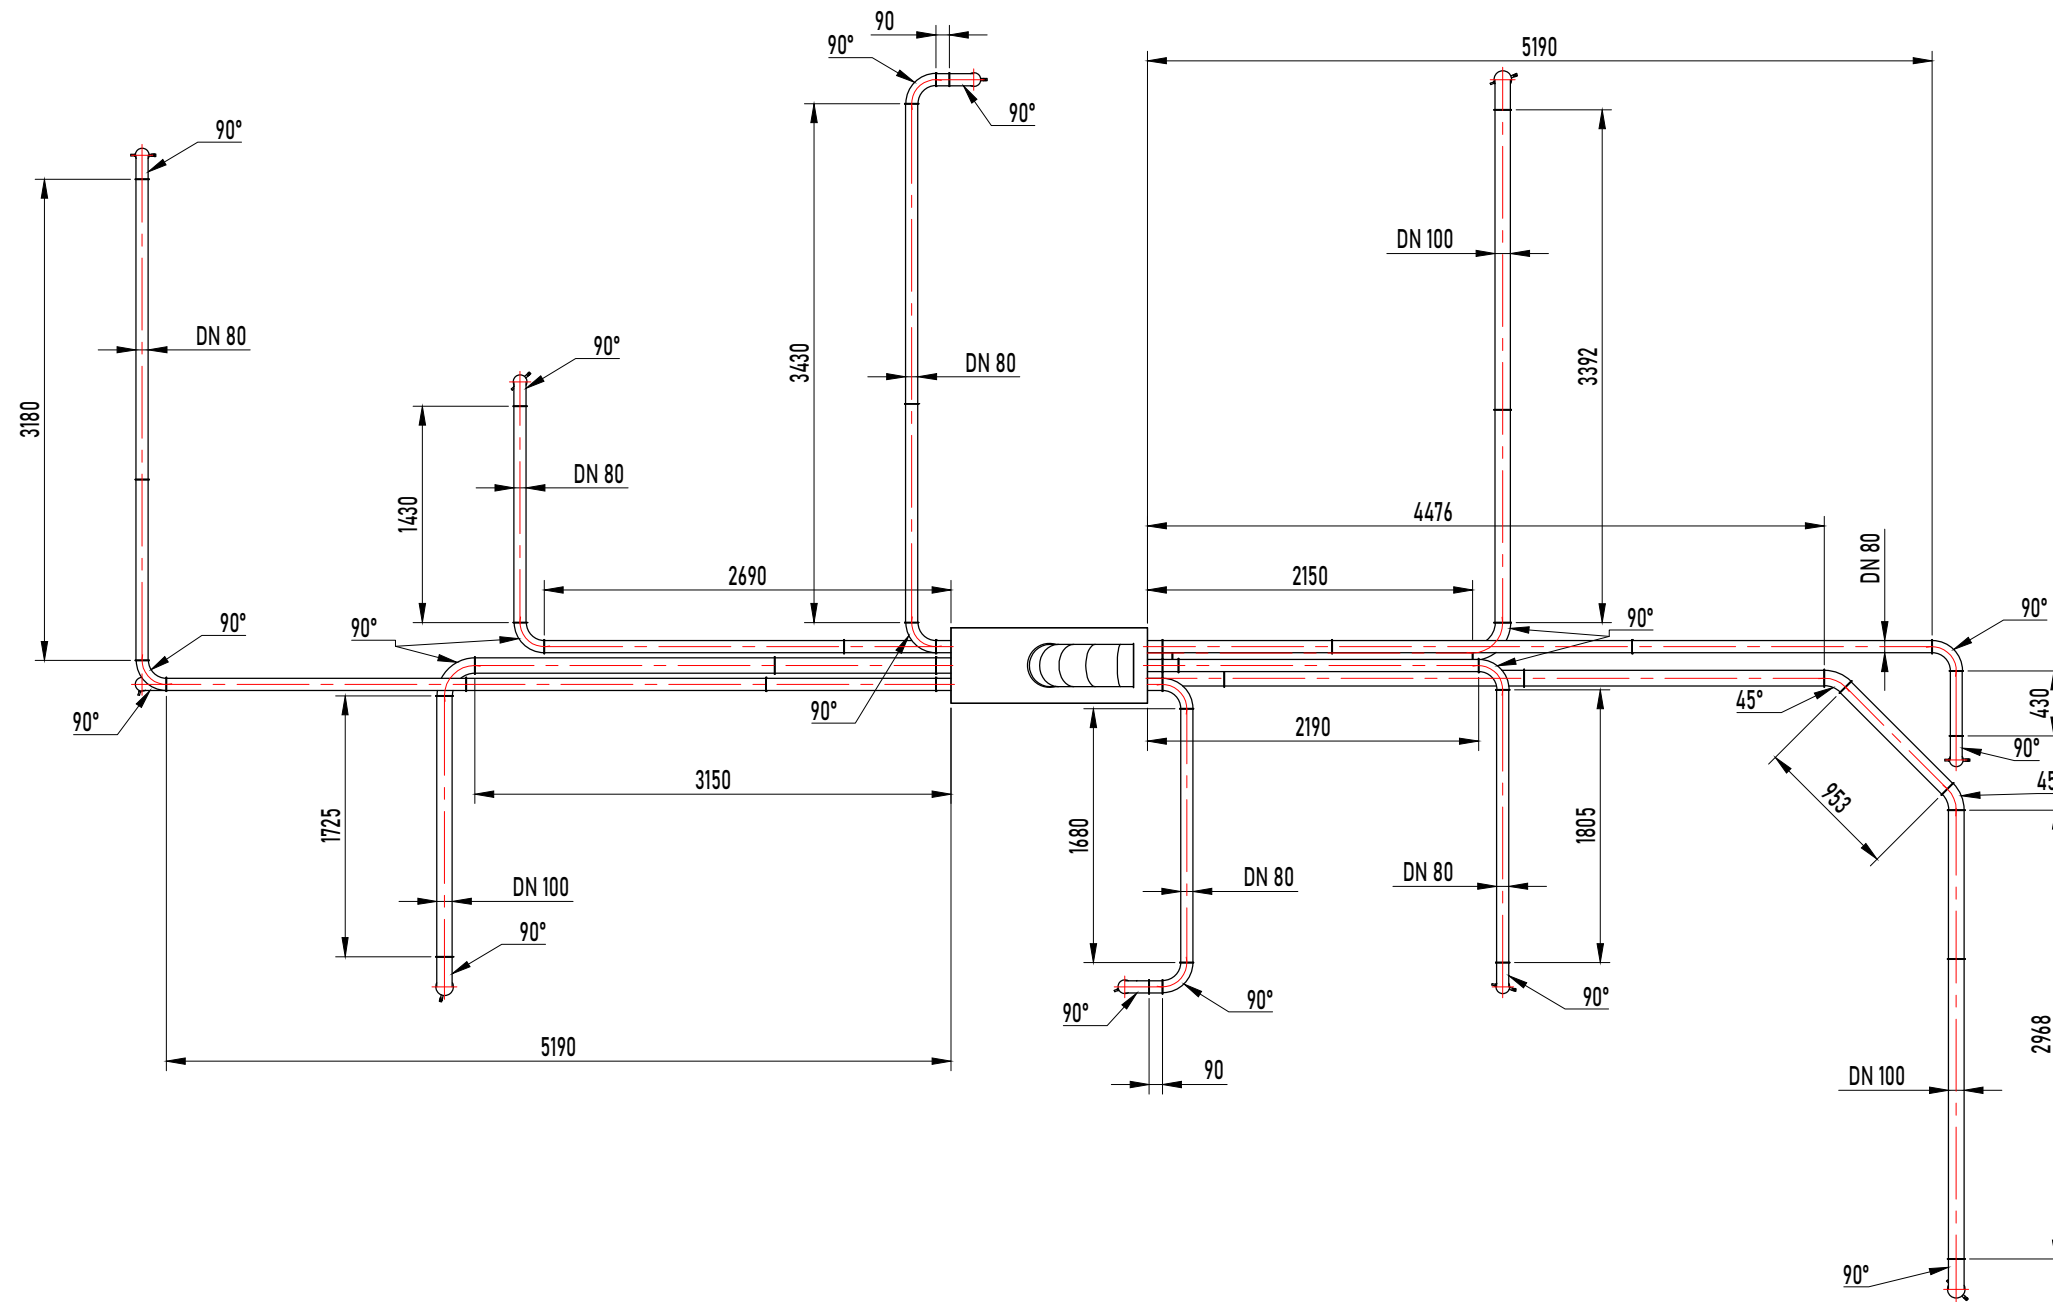

Zpracoval: Josef IBL	Školní rok: 2021–2022	Fakulta strojní ČVUT
Katedra: ÚSTAV TECHNIKY PROSTŘEDÍ	Vedoucí: doc. Ing. Jiří Hemerka, CSc.	Datum: 06/2022
Předmět: DIPLOMOVÁ PRÁCE		Číslo výkresu: 6