


LEGENDA:

- stávající stav**
 katastrální mapa
 nový stav
 stávající vodorovné značení
 nové vodorovné značení
- Inženýrské sítě:**
 podzemní kanalizace (PVK a.s.)
 podzemní vodovod (PVK a.s.)
 podzemní NN vedení (PREdistribuce a.s.)
 podzemní plynovod (PREdistribuce a.s.)
 podzemní sdělovací vedení (O2 Czech Republic a.s.)
- Symboły:**
 sloup VO
 uliční vpust
 kanalizační šachta
- nové svislé dopravní značení**
- hmotné prvky pro nevidomé - betonová reliéfní dlažba**
 hmatné prvky pro nevidomé - plastické pásy s vyztuženými výstupky pravidelného tvaru

<p>ČESKÉ VYSOKÉ UČENÍ TECHNICKÉ V PRAZE FAKULTA DOPRAVNÍ ÚSTAV DOPRAVNÍCH SYSTÉMŮ</p>		<p>VYPRACOVAL Ing. Bc. JAN GALIA</p>	
		<p>VEDOUcí DIPLOMOVÉ PRÁCE Ing. Bc. DAGMAR KOČÁRKOVÁ, Ph. D.</p>	
<p>NÁZEV DIPLOMOVÉ PRÁCE NÁVRH ÚPRAV ULICE ČESKOSLOVENSKEHO EXILU V PRAZE</p>			
<p>ČÁST C.1. Stavební část SO 101</p>		<p>DATAUM 03/2015</p>	
<p>NÁZEV PŘÍLOHY SITUACE - VARIANTA a</p>		<p>MĚŘÍTKO 1:250</p>	
		<p>FORMÁT 3 x A4</p>	
		<p>ČÍSLO PŘÍLOHY C.1.1a.</p>	

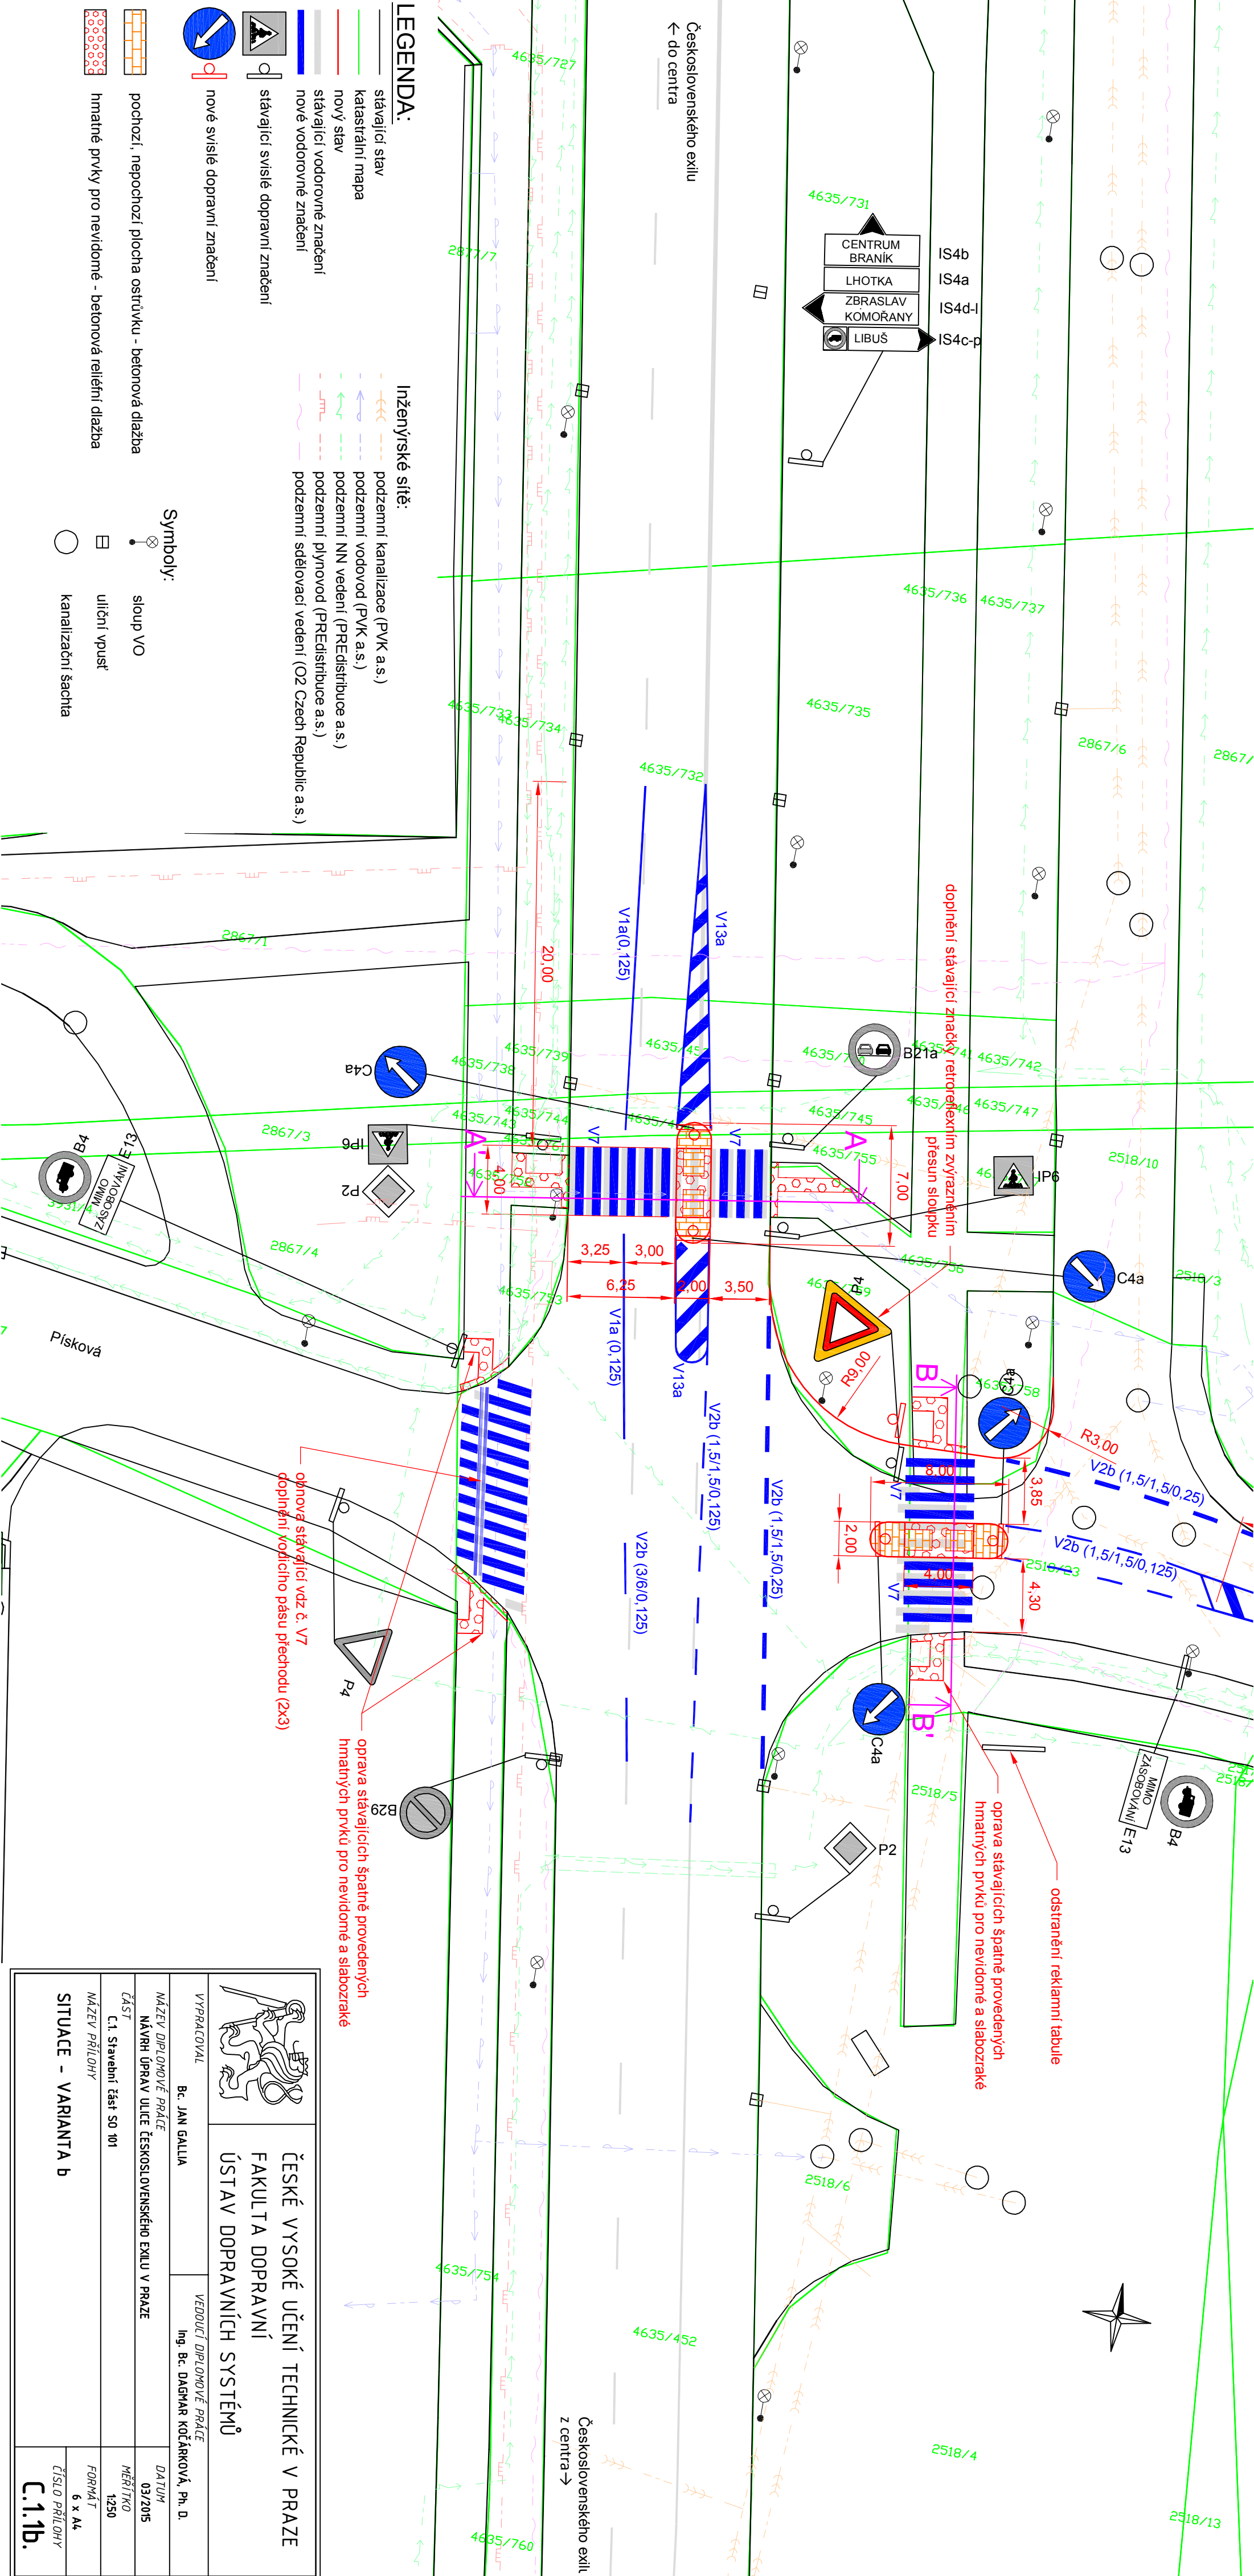

LEGENDA:

stávající stav
 katastrální mapa
 nový stav

stávající vodovorné značení
 nové vodovorné značení

stávající svvislé dopravní značení
 nové svvislé dopravní značení

Inženýrské sítě:
 podzemní kanalizace (PVK a.s.)
 podzemní vodovod (PVK a.s.)
 podzemní NN vedení (PREDistribuce a.s.)
 podzemní plynovod (PREDistribuce a.s.)
 podzemní sdílovací vedení (O2 Czech Republic a.s.)

Symbyoly:
 sloup VO
 uliční vpust
 kanalizační šachta

pochozí, nepochozí plocha oštřívku - betonová dlažba
 hmatné prvky pro nevidomé - betonová reliéfní dlažba

Československého exilu
 ← do centra

Československého exilu
 z centra →

odstranění reklamní tabule

oprava stávajících špatně provedených hmatných prvků pro nevidomé a slabozraké

oprava stávajících špatně provedených hmatných prvků pro nevidomé a slabozraké

doplnění stávající značky reinterierem přesun sloupku

opnová stávající vzd. č. V7
 doplnění vodního pásu přechodu (2x3)

<p>ČESKÉ VYSOKÉ UČENÍ TECHNICKÉ V PRAZE FAKULTA DOPRAVNÍ ÚSTAV DOPRAVNÍCH SYSTÉMŮ</p>		VYPRACOVAL	
		Ing. Bc. JAN GALIA	
NÁZEV DIPLOMOVÉ PRÁCE		VEDOUcí DIPLOMOVÉ PRÁCE	
NÁVRH ÚPRAV ULICE ČESKOSLOVENSKEHO EXILU V PRAZE		Ing. Bc. DAGMAR KOČÁRKOVÁ, Ph. D.	
ČÁST		MĚŘÍTKO	
C.1. Stavební část SO 101		1:250	
NÁZEV PŘÍLOHY		FORMÁT	
SITUACE - VARIANTA b		5 x A4	
		ČÍSLO PŘÍLOHY	
		C.1.1b.	