


**DETAIL NAVRŽENÉHO ZNAČENÍ**

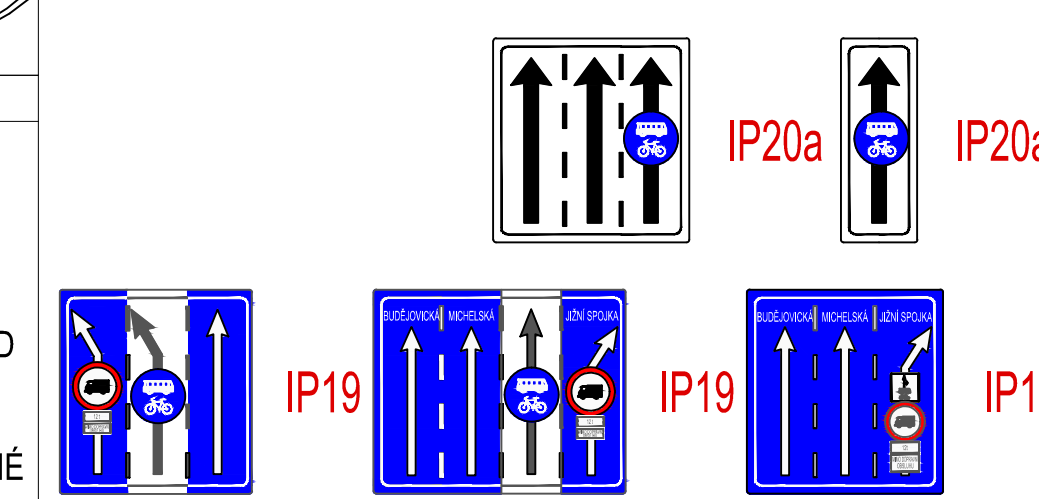


**LEGENDA - INŽENÝRSKÉ SÍTĚ**

	PLYNOVOD
	VODOVOD
	KANALIZACE
	TEPLOVODY
	ELTODO
	SLABOPROUD
	KOLEKTORY
	IS - RUŠENÉ
	IS - NAVRŽENÉ

**LEGENDA:**


	VDZ STÁVAJÍCÍ
	VDZ RUŠENÉ
	VDZ OBNOVENÉ
	VDZ NAVRHOVANÉ
	SDZ NAVRHOVANÉ/STÁVAJÍCÍ
	SDZ RUŠENÉ
	SLOUPEK RUŠENÝ/NAVRHOVANÝ
	FYZICKÉ HRANY
	FYZICKÉ HRANY - KRAJNÍK
	ZPEVNĚNÉ PLOCHY - CHODNÍK

	PROTIHLUKOVÁ ZEĎ STÁVAJÍCÍ
	ZPEVNĚNÉ PLOCHY - VOZOVKA
	ZPEVNĚNÉ PLOCHY - ZELEN'
	PRVKY PRO NEVIDOMÉ A SLABOZRACÉ
	SVODIDLO RUŠENÉ
	SVODIDLO NAVRHOVANÉ
	SSZ NAVRHOVANÉ
	SSZ RUŠENÉ

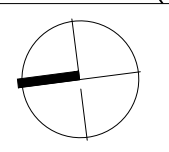


<b>Bpv</b>		<b>JTSK</b>			
Objednatel:	ČVUT FAKULTA DOPRAVNÍ Konviktská 20 110 00 Praha 1	Vypracoval:	Bc. Nováček O.	Kontrola:	Ing. Novotný
Místo stavby:	MČ Praha 4	Odp. projektant:	Bc. Nováček O.	Zak. číslo:	
Akce:	OPATŘENÍ PRO PREFERENCI AUTOBUSŮ V ULICI VIDEŇSKÁ V PRAZE	Ved. projektu:	Ing. Novotný	Datum vyprac.:	04/2016
Výkres:	SO 105 CELKOVÁ SITUACE	Měřítko:	1: 500	Stupeň:	Diplomová práce
		Číslo přílohy:			<b>C.2.5.1</b>



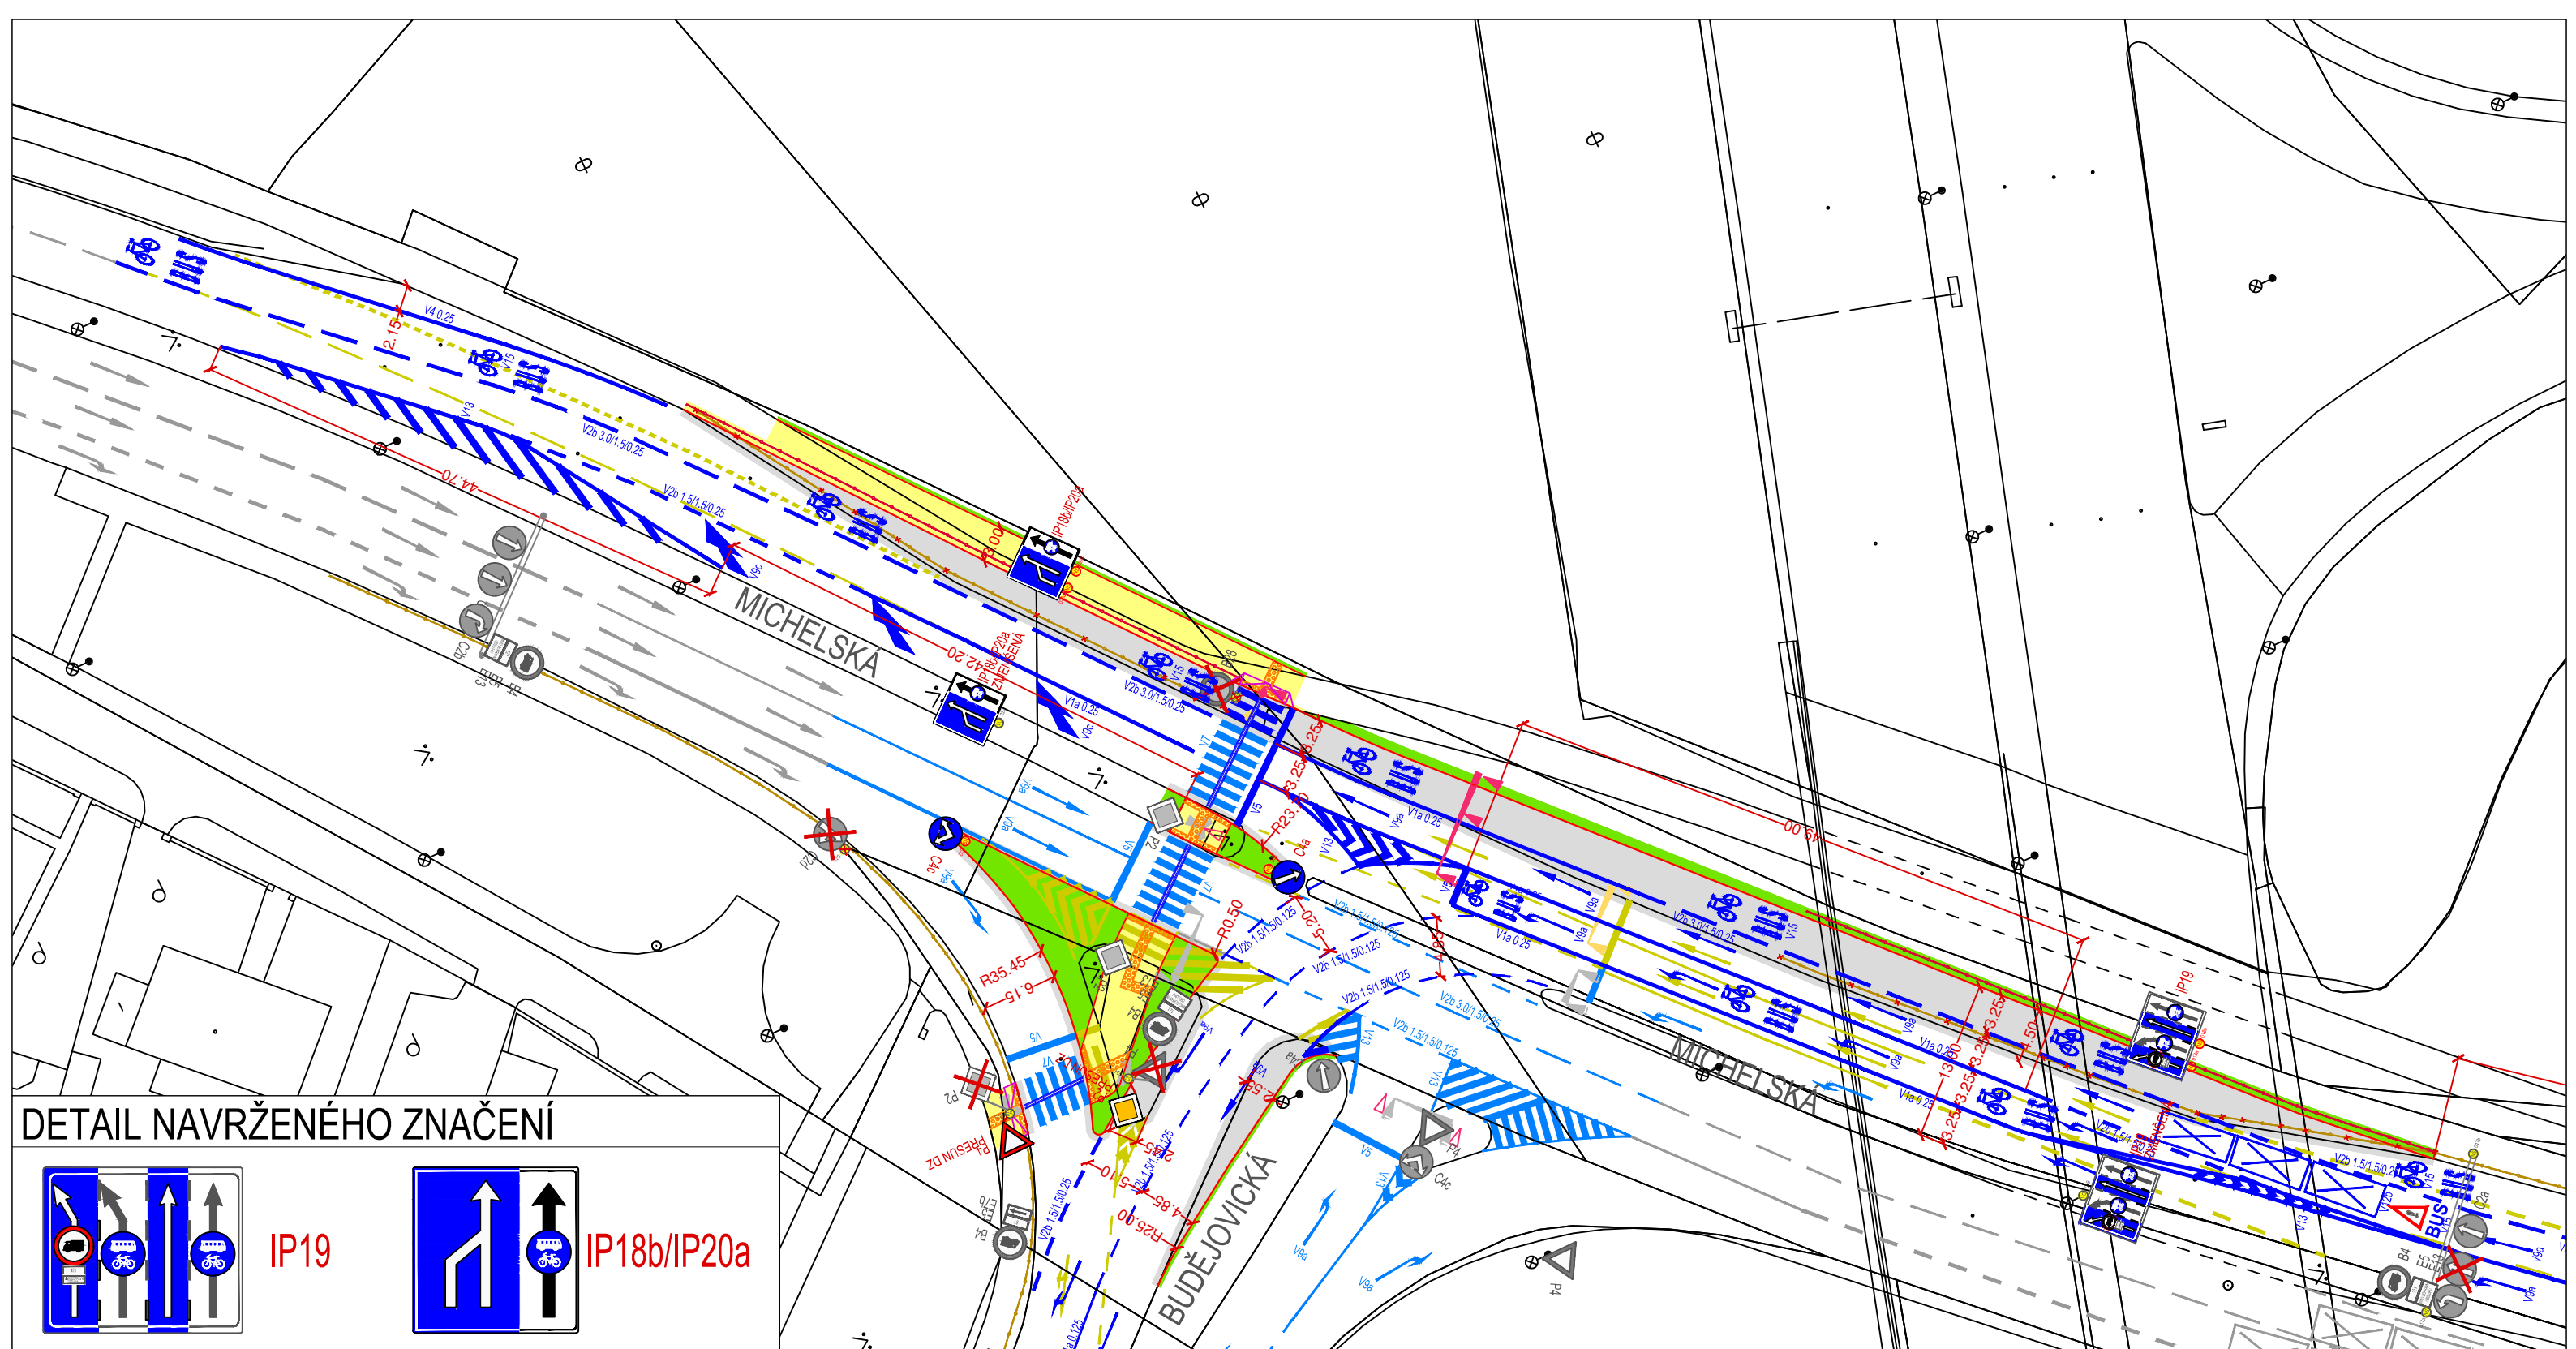


**DETAIL NAVRŽENÉHO ZNAČENÍ**

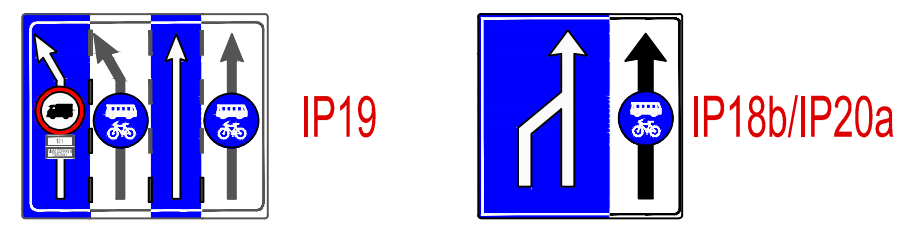

**LEGENDA:**

- VDZ STÁVAJÍCÍ
- VDZ RUŠENÉ
- VDZ OBNOVENÉ
- VDZ NAVRHOVANÉ
- SDZ NAVRHOVANÉ/STÁVAJÍCÍ
- SDZ RUŠENÉ
- SLOUPEK RUŠENÝ/NAVRHOVANÝ
- FYZICKÉ HRANY
- FYZICKÉ HRANY - KRAJNÍK
- ZPEVNĚNÉ PLOCHY - CHODNÍK
- ZPEVNĚNÉ PLOCHY - ZELEŇ
- PRVKY PRO NEVIDOMÉ A SLABOZRÁKÉ
- SVODIDLO RUŠENÉ
- SVODIDLO NAVRHOVANÉ
- SSZ NAVRHOVANÉ
- SSZ RUŠENÉ
- PROTIHLUKOVÁ ZEĎ STÁVAJÍCÍ
- ZPEVNĚNÉ PLOCHY - VOZOVKA

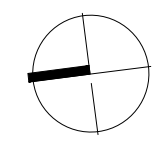

<b>Bpv</b>	<b>JTSK</b>		
Objednatel: ČVUT FAKULTA DOPRAVNÍ Konviktská 20 110 00 Praha 1	Vypracoval: Bc. Nováček O.	Kontrola: Ing. Novotný	
Místo stavby: MČ Praha 4	Odp. projektant: Bc. Nováček O.	Zak. číslo:	
Akce: <b>OPATŘENÍ PRO PREFERENCI AUTOBUSŮ V ULICI VÍDEŇSKÁ V PRAZE</b>	Ved. projektu: Ing. Novotný	Datum vyprac.: 04/2016	
Výkres: SO 105 VÍDEŇSKÁ x BUDĚJOVICKÁ, JIŽNÍ SPOJKA - VAR.II	Měřítko: 1: 500		Stupeň: Diplomová práce
		Číslo přílohy: <b>C.2.5.2</b>	