



DETAIL VÁPŔENÍ DESKOVÉHO OTOPNĚNÍ TELSA, TP1-XK

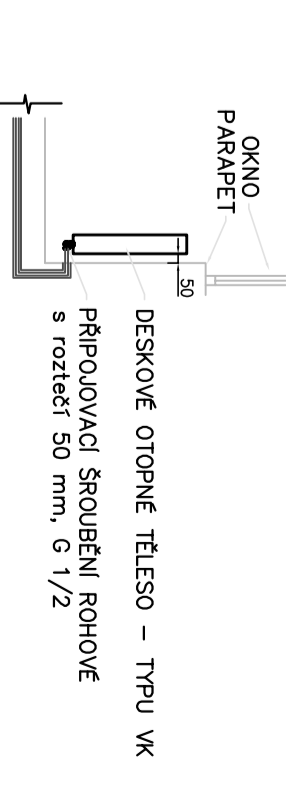


PRÍPOJENÍ OTOPIVCH TELS NESMÍ ZASAHŤOVAT DO AUTOMATICKÝCH STĚN A PRÍBEK

DETAIL VÁPŔENÍ VÝTĚRČI ŽENOTVÝCH


SPPAZENÍ S GŘEJNÍ SÁMĚRÍ
BEZ FROUDU ZVĚŠŤOVÁ

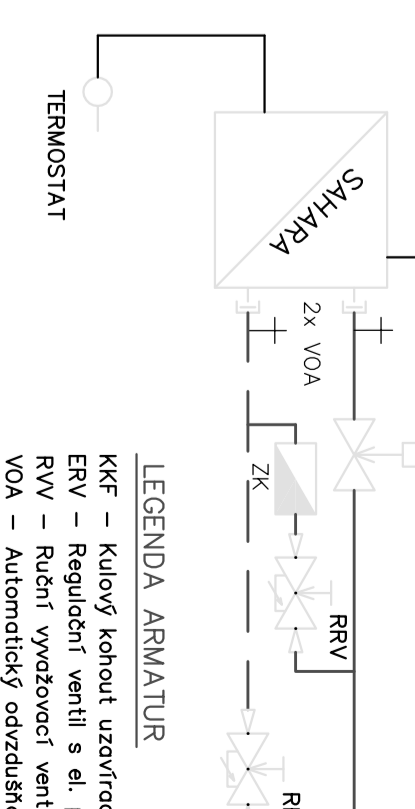

DETAIL VĚRCHOVÁ REGULAČNÍHO UZLUVÁNEKCE

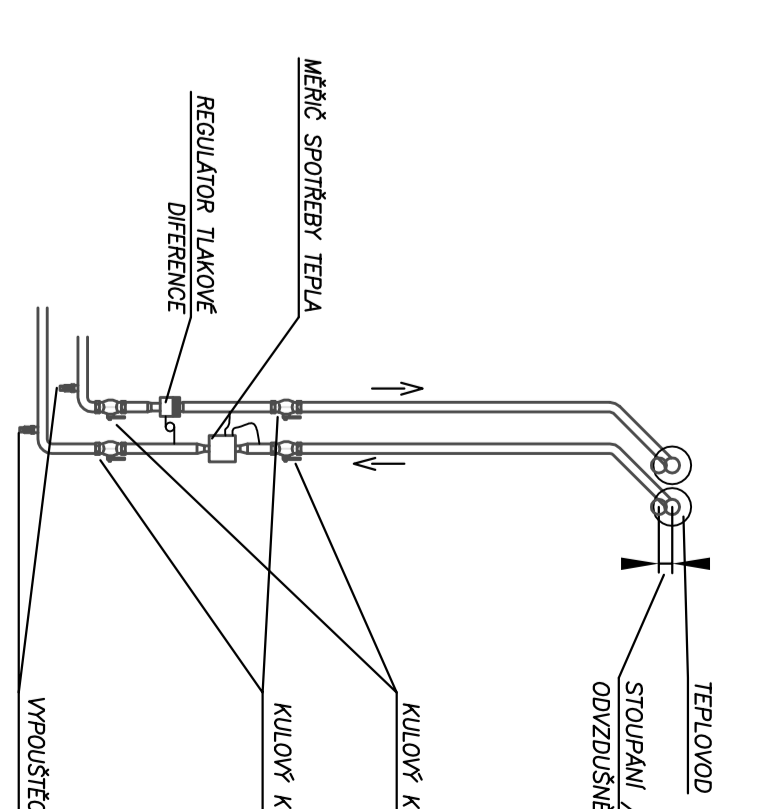

- LEGENDA:**
- OTOPNÁ VODA – HEJTNÍK
 - OTOPNÁ VODA – VĚRNÍK
 - OCHEŤOVÉ OTOPNÉ TĚLSKO VĚRNÍK KOMPAKT
 - OCHEŤOVÉ OTOPNÉ TĚLSKO VĚRNÍK PŘÍSLUŠENSKÝ
 - OTOPNÉ TĚLSKO ŽEBŘIČEK
 - OTOPNÉ TĚLSKO ŽEBŘIČEK
 - OTOPNÉ TĚLSKO ŽEBŘIČEK
 - OTOPNÉ TĚLSKO ŽEBŘIČEK
 - OTOPNÉ TĚLSKO ŽEBŘIČEK
 - OTOPNÉ TĚLSKO ŽEBŘIČEK

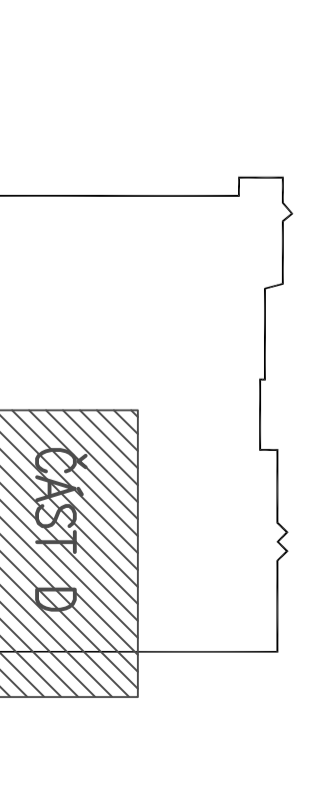

ts = -15°C
Teplostupň spád 75/55°C

Základní údaje	Technická specifikace	Kontaktní údaje
Výrobce: Půdorys 1.NP - část D	Projekt: výhlední nákupního centra	Číslo: 03
Měřítko: 1:100	Datum: 01/2017	Stav: 03
Autorem: Půdorys 1.NP - část D	Projekt: výhlední nákupního centra	Číslo: 03

