



- 01 Stoupačí potrubí
- PT Prostorový termostat
- R1 Rozdělovač/sběrač
- TČ Tepelné čerpadlo
- Z Zásobník TV

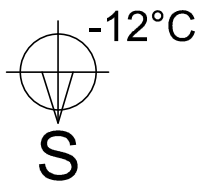

Podrobněji výkres - Schéma zapojení

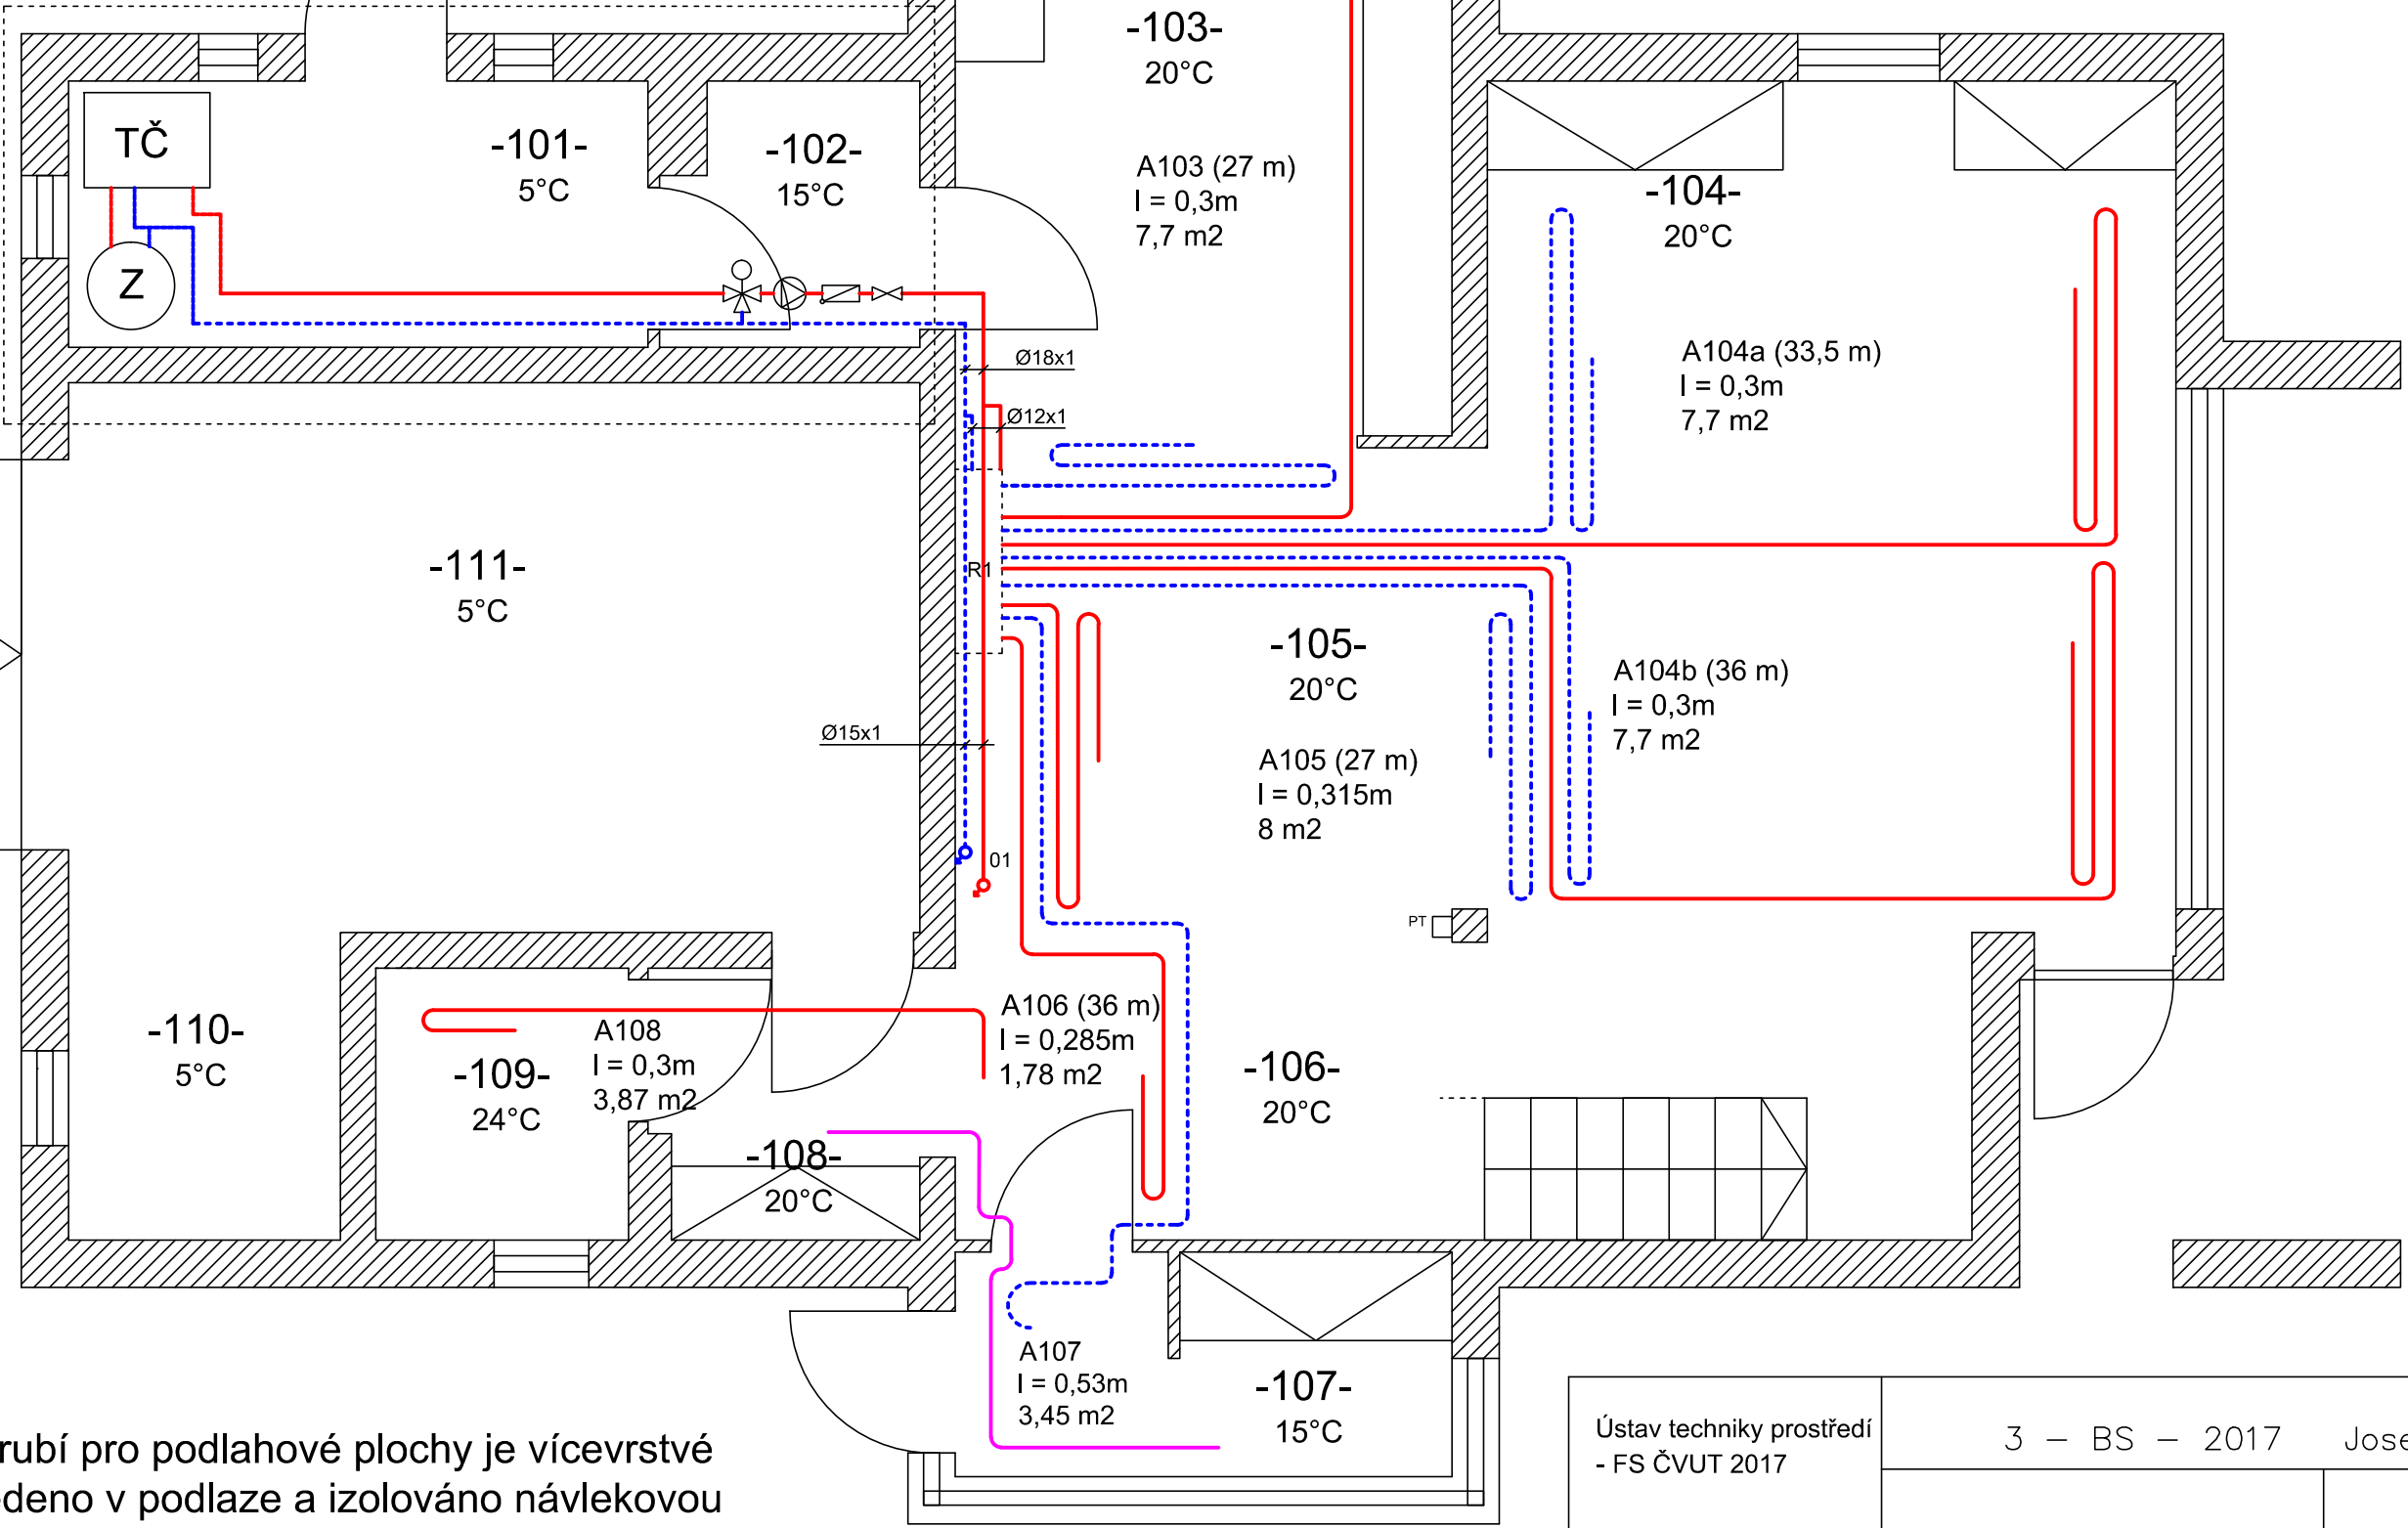

VYTVOŘENO VE VÝUKOVÉM PRODUKTU SPOLEČNOSTI AUTODESK

VYTVOŘENO VE VÝUKOVÉM PRODUKTU SPOLEČNOSTI AUTODESK

Použité potrubí pro podlahové plochy je vícevrstvé PeXa, je vedeno v podlaze a izolováno náplekovou tepelnou izolací.
 Přívodní potrubí k rozdělovači/sběrači je z mědi a je vedeno v zemi, kromě místností 101 a 102, kde je přiznané nad podlahou podél zdi.
 Nekótované průměry jsou 16x2.

Měřítko 1:50

Ústav techniky prostředí - FS ČVUT 2017	3 - BS - 2017	Josef Tesař
	Schéma č.: 3-01-02	Vydání: 01/2017
Půdorys 1. patro - Tepelné čerpadlo		