


- 01 Stoupačí potrubí
- PT Prostorový termostat
- R2 Rozdělovač/sběrač
- K Komín
- KL Elektr. otopné těleso

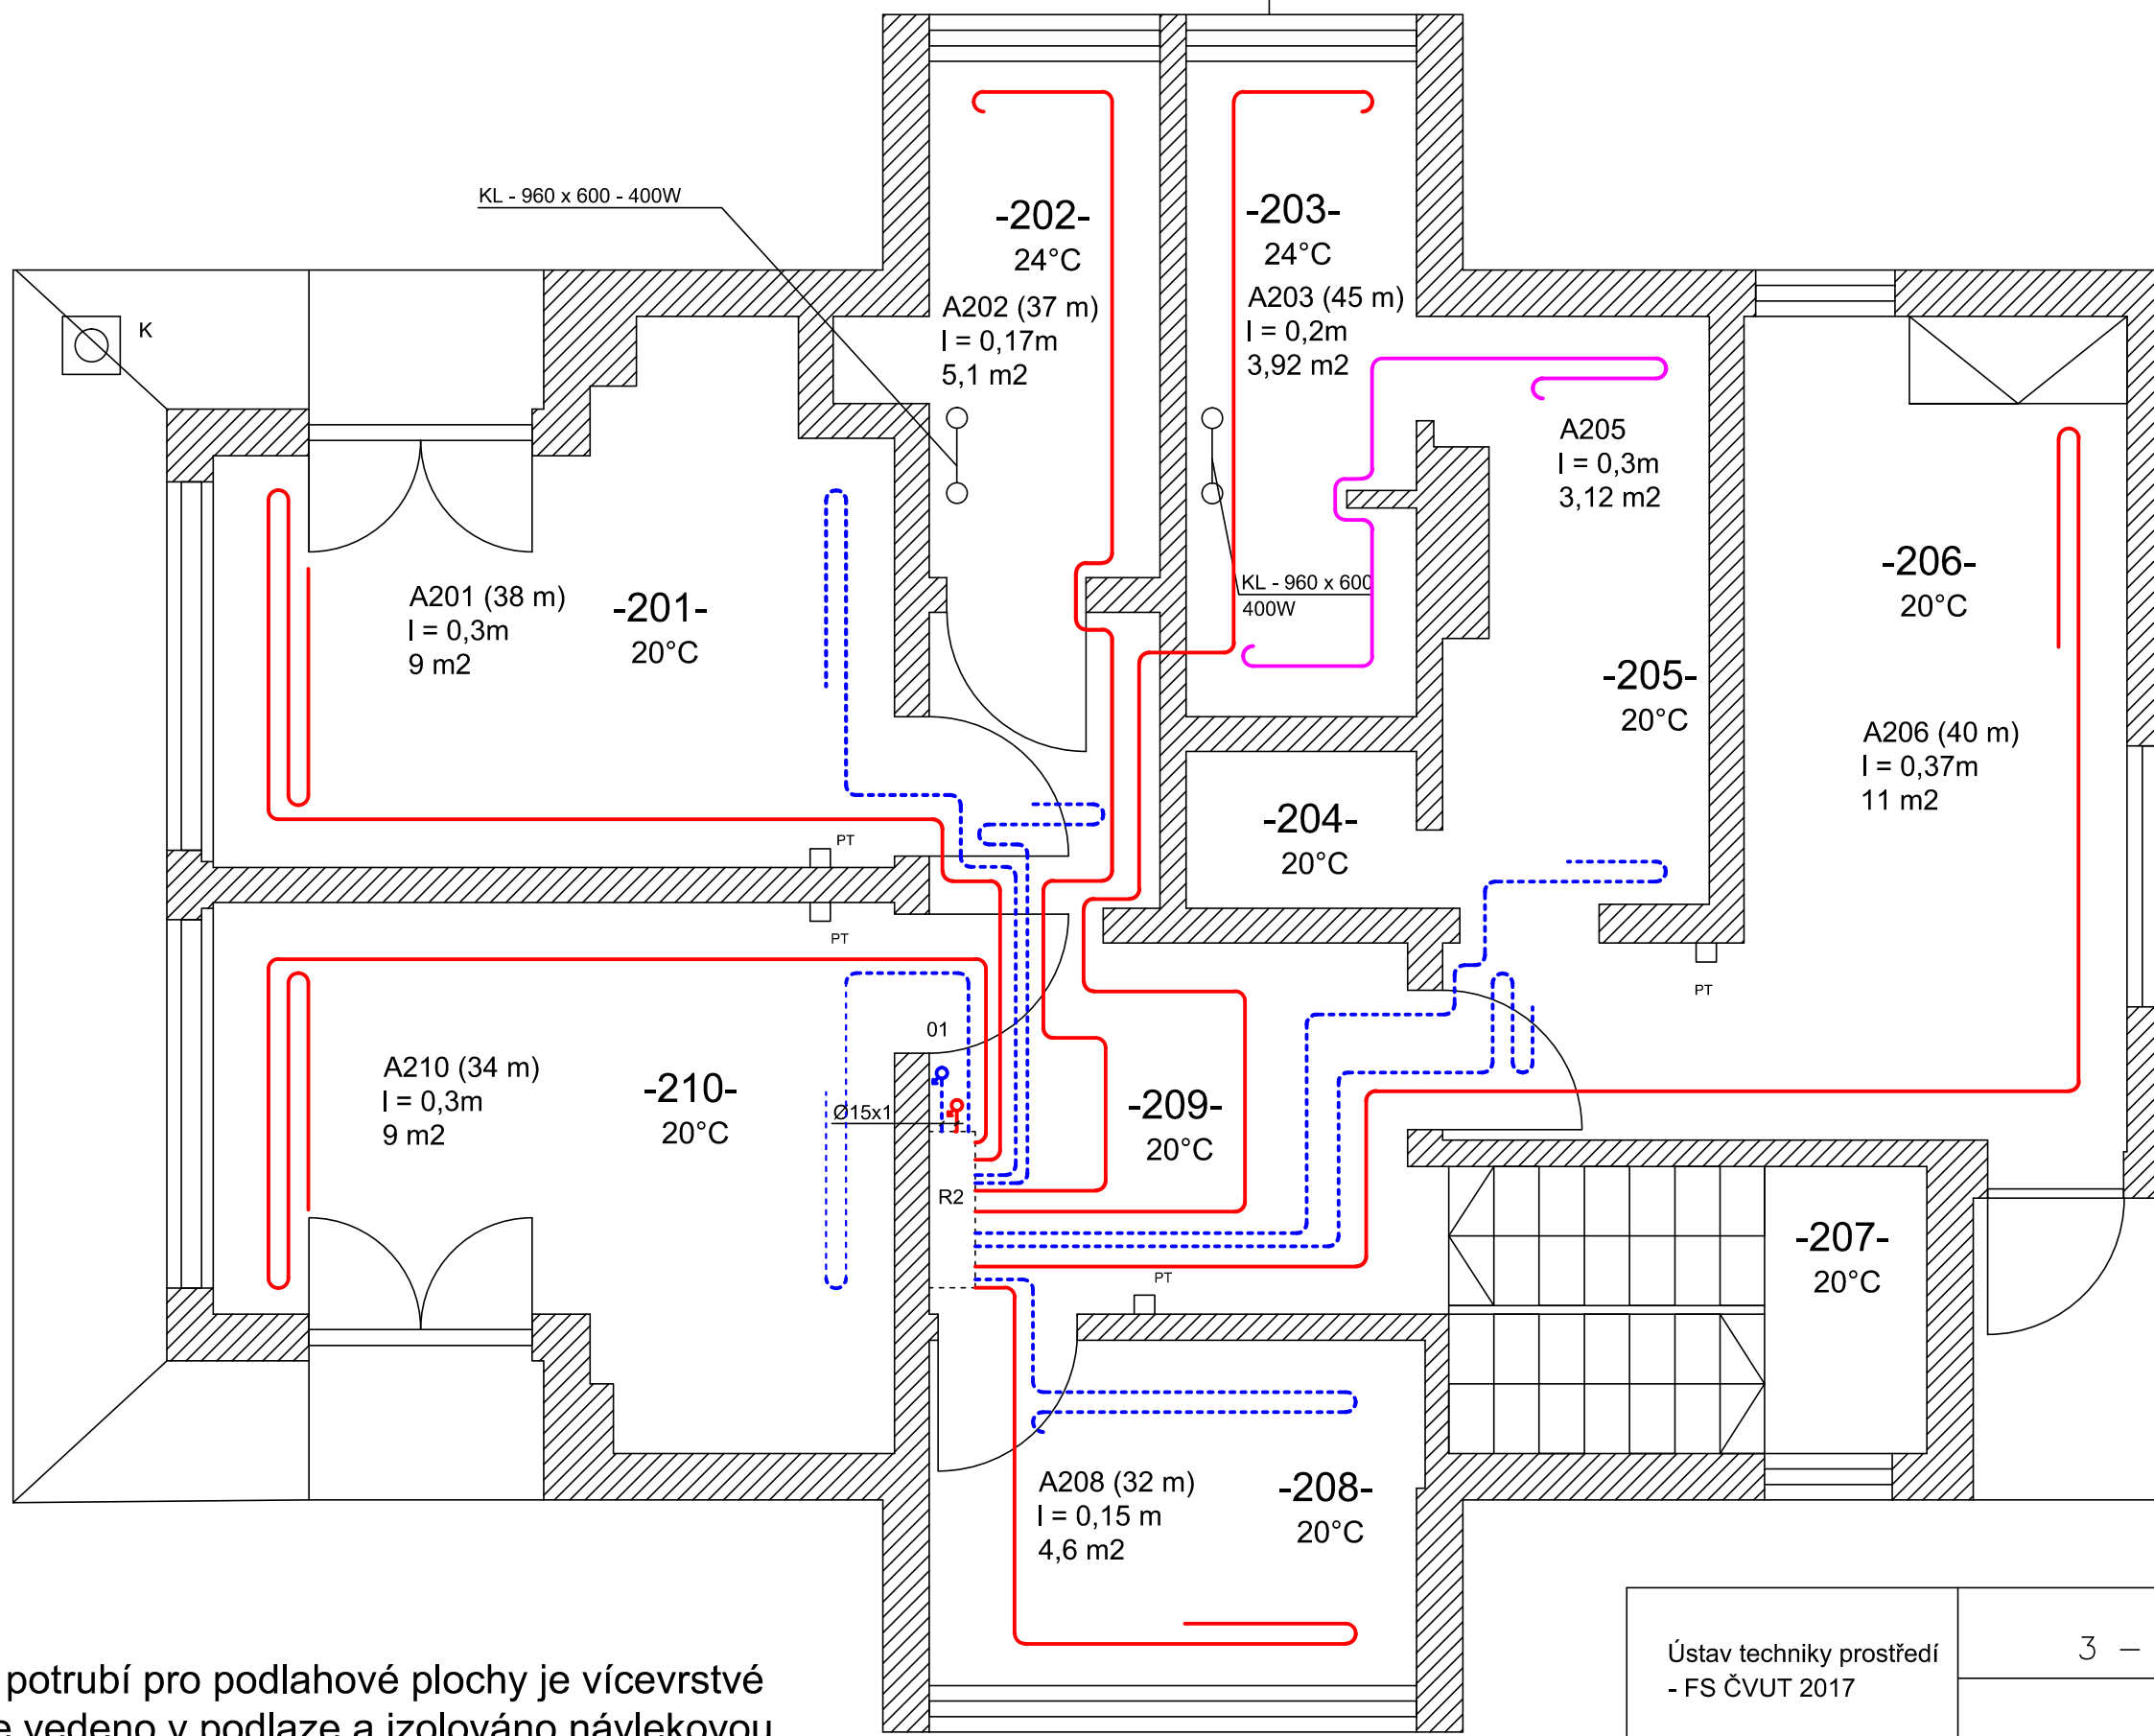

VYTVORENO VE VYUKOVEM PRODUKTU SPOLECNOSTI AUTODESK

VYTVORENO VE VYUKOVEM PRODUKTU SPOLECNOSTI AUTODESK

Použité potrubí pro podlahové plochy je vícevrstvé PeXa, je vedeno v podlaze a izolováno návlekovou tepelnou izolací.
 Přívodní potrubí procházející místností 209 je neizolované.
 Přívodní potrubí k rozdělovači/sběrači je z mědi.
 Nekótované průměry jsou 16x2.

Měřítko 1:50

| | | |
|--|--------------------|-----------------|
| Ústav techniky prostředí - FS ČVUT 2017 | 3 - BS - 2017 | Josef Tesař |
| | Schéma č.: 3-02-01 | Vydání: 01/2017 |
| Půdorys 2. patro | | |