


# PŮDORYS 3.NP

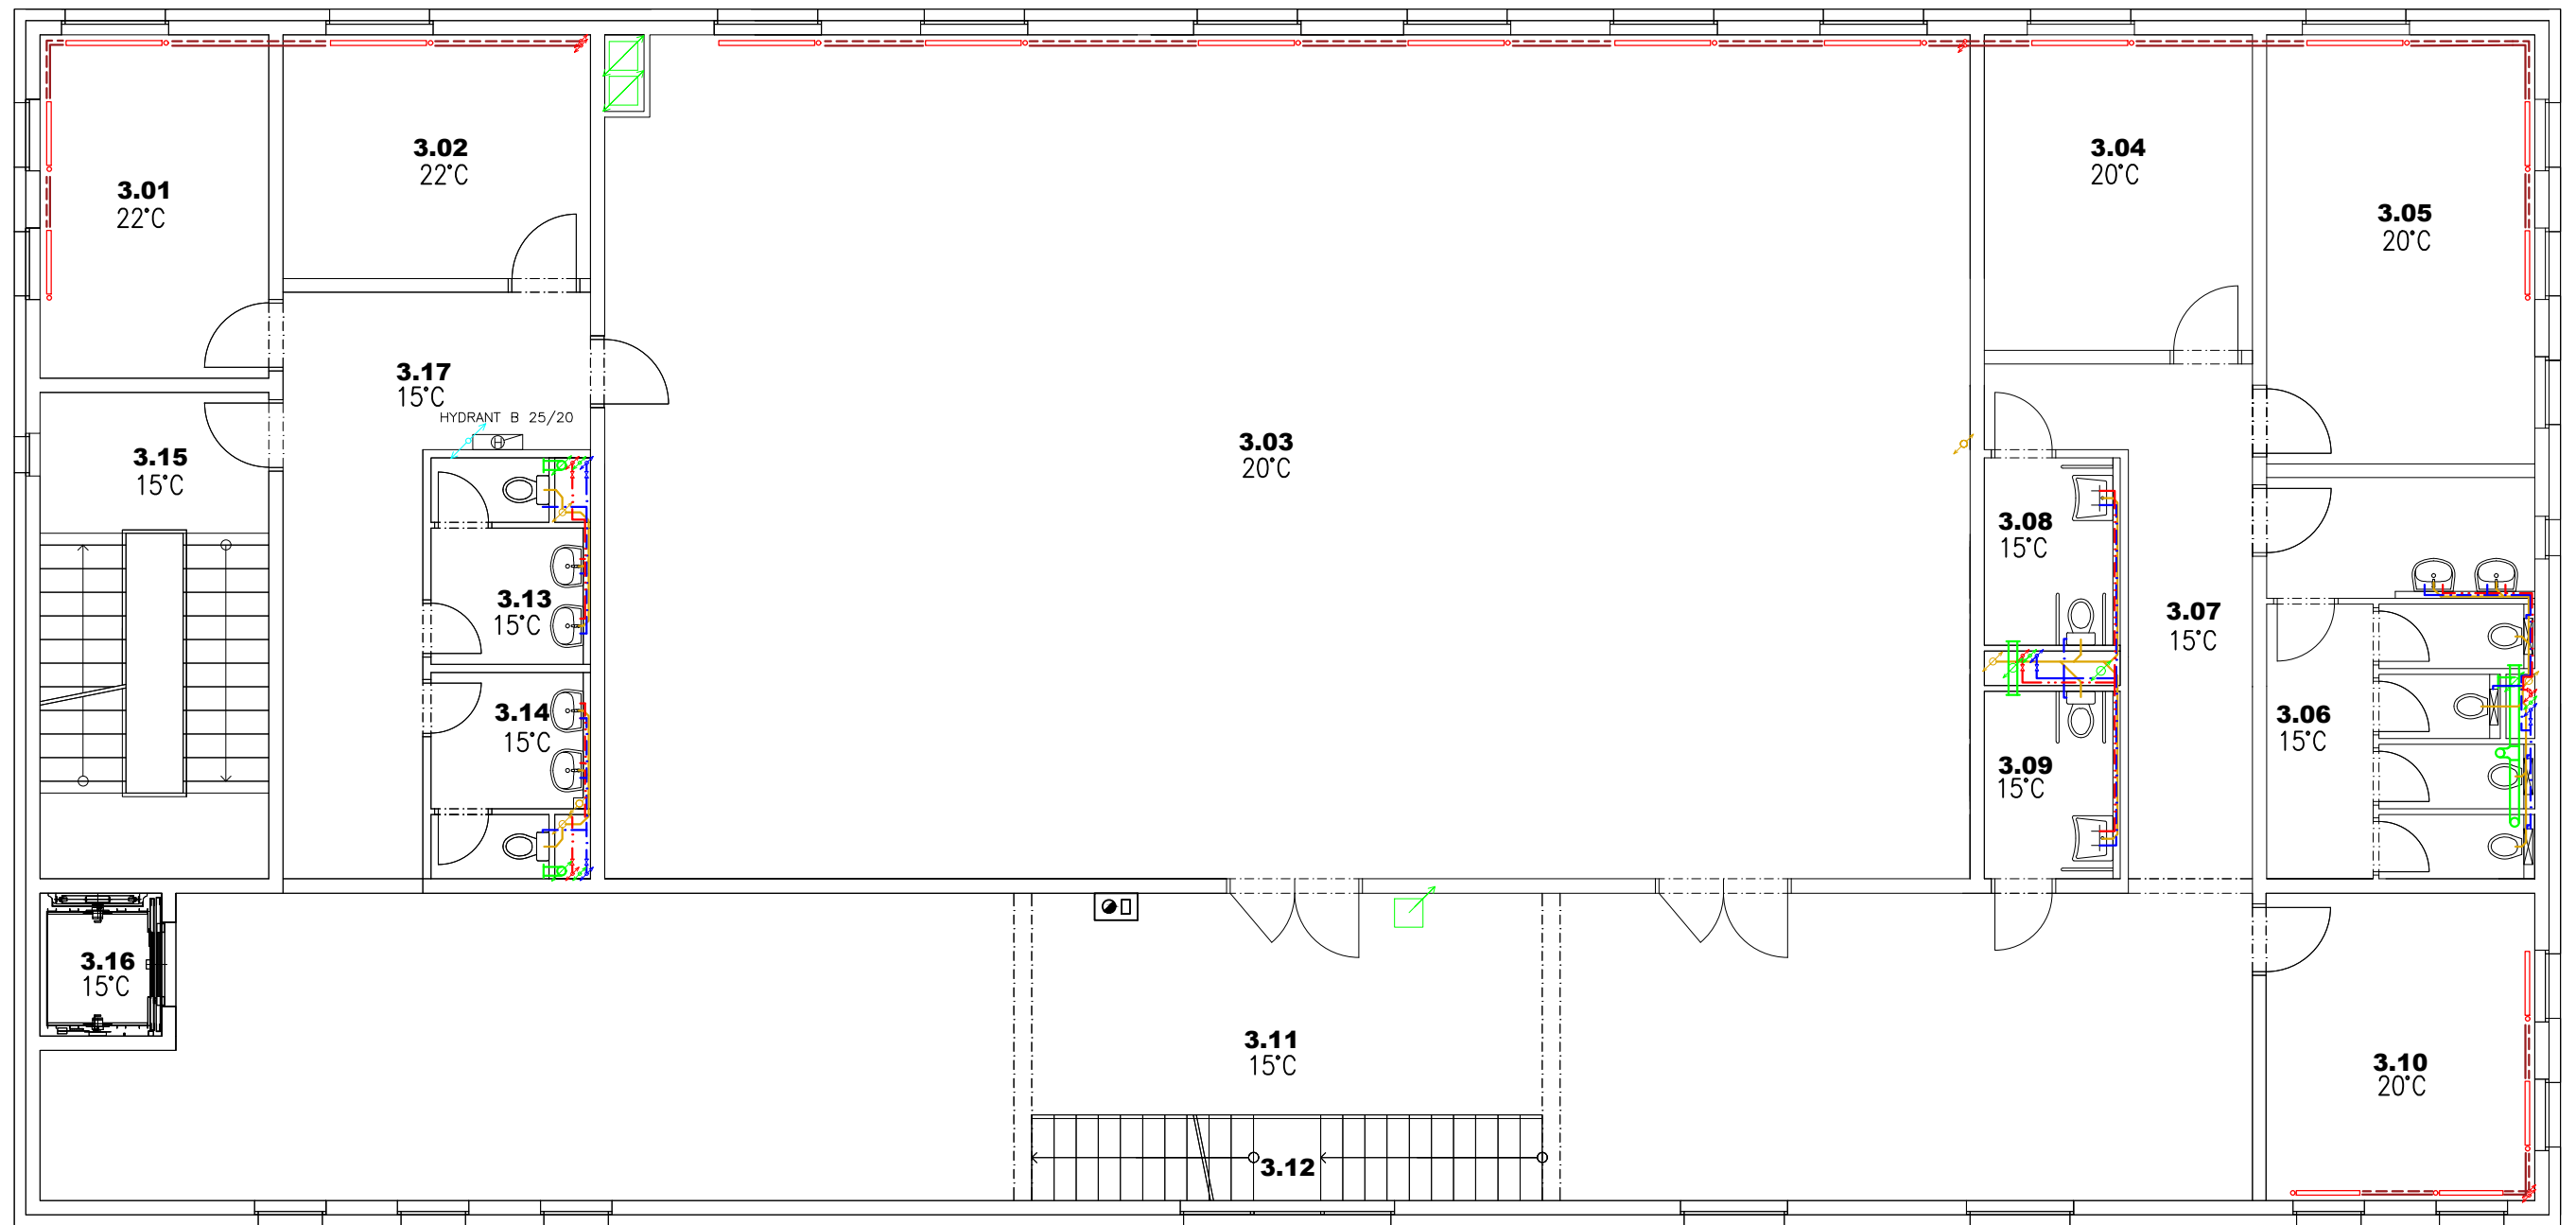

TABULKA MÍSTNOSTÍ

OZN/NÁZEV
3.01 MÍSTNOST PRO ÚČINKUJÍCÍ
3.02 MÍSTNOST PRO ÚČINKUJÍCÍ
3.03 SPOLEČENSKÝ SÁL, 180 LIDI
3.04 UČEBNA
3.05 UČEBNA
3.06 WC ŽENY
3.07 CHODBA
3.08 WC-TĚL.POSTIŽENÉ MUŽI,PERSONÁL
3.09 WC-TĚL.POSTIŽENÉ ŽENY,PERSONÁL
3.10 UČEBNA
3.11 FOYER
3.12 SCHODIŠTĚ
3.13 WC MUŽI
3.14 WC ŽENY
3.15 SCHODIŠTĚ
3.16 VÝTAH

LEGENDA VODOVOD


- - - - - STUDENÁ VODA
- - - - - TEPLÁ VODA
- - - - - POŽÁRNÍ VODOVOD

LEGENDA KANALIZACE

- - - - - PŘIPOJOVACÍ POTRUBÍ

LEGENDA VYTÁPĚNÍ

- - - - - PŘÍVODNÍ POTRUBÍ
- - - - - VRATNÉ POTRUBÍ

Zpracoval Annette ŘEHOŘKOVÁ	Konzultant Ing. Lenka HANZALOVÁ, Ph.D.	Školní rok 2016/2017	Fakulta stavební <b>ČVUT</b> 
Předmět <b>BAKALÁŘSKÁ PRÁCE</b>	Úloha <b>ZÁKLADNÍ UMĚLECKÁ ŠKOLA HOLICE</b>		Datum 28.5.2017
Výkres ROZVODY TZB 3.NP – SCHÉMA			Měřítko 1:100
			Č. výkresu 4