



ŠKOLA - NAVRHOVANÝ STAV PODKROVÍ

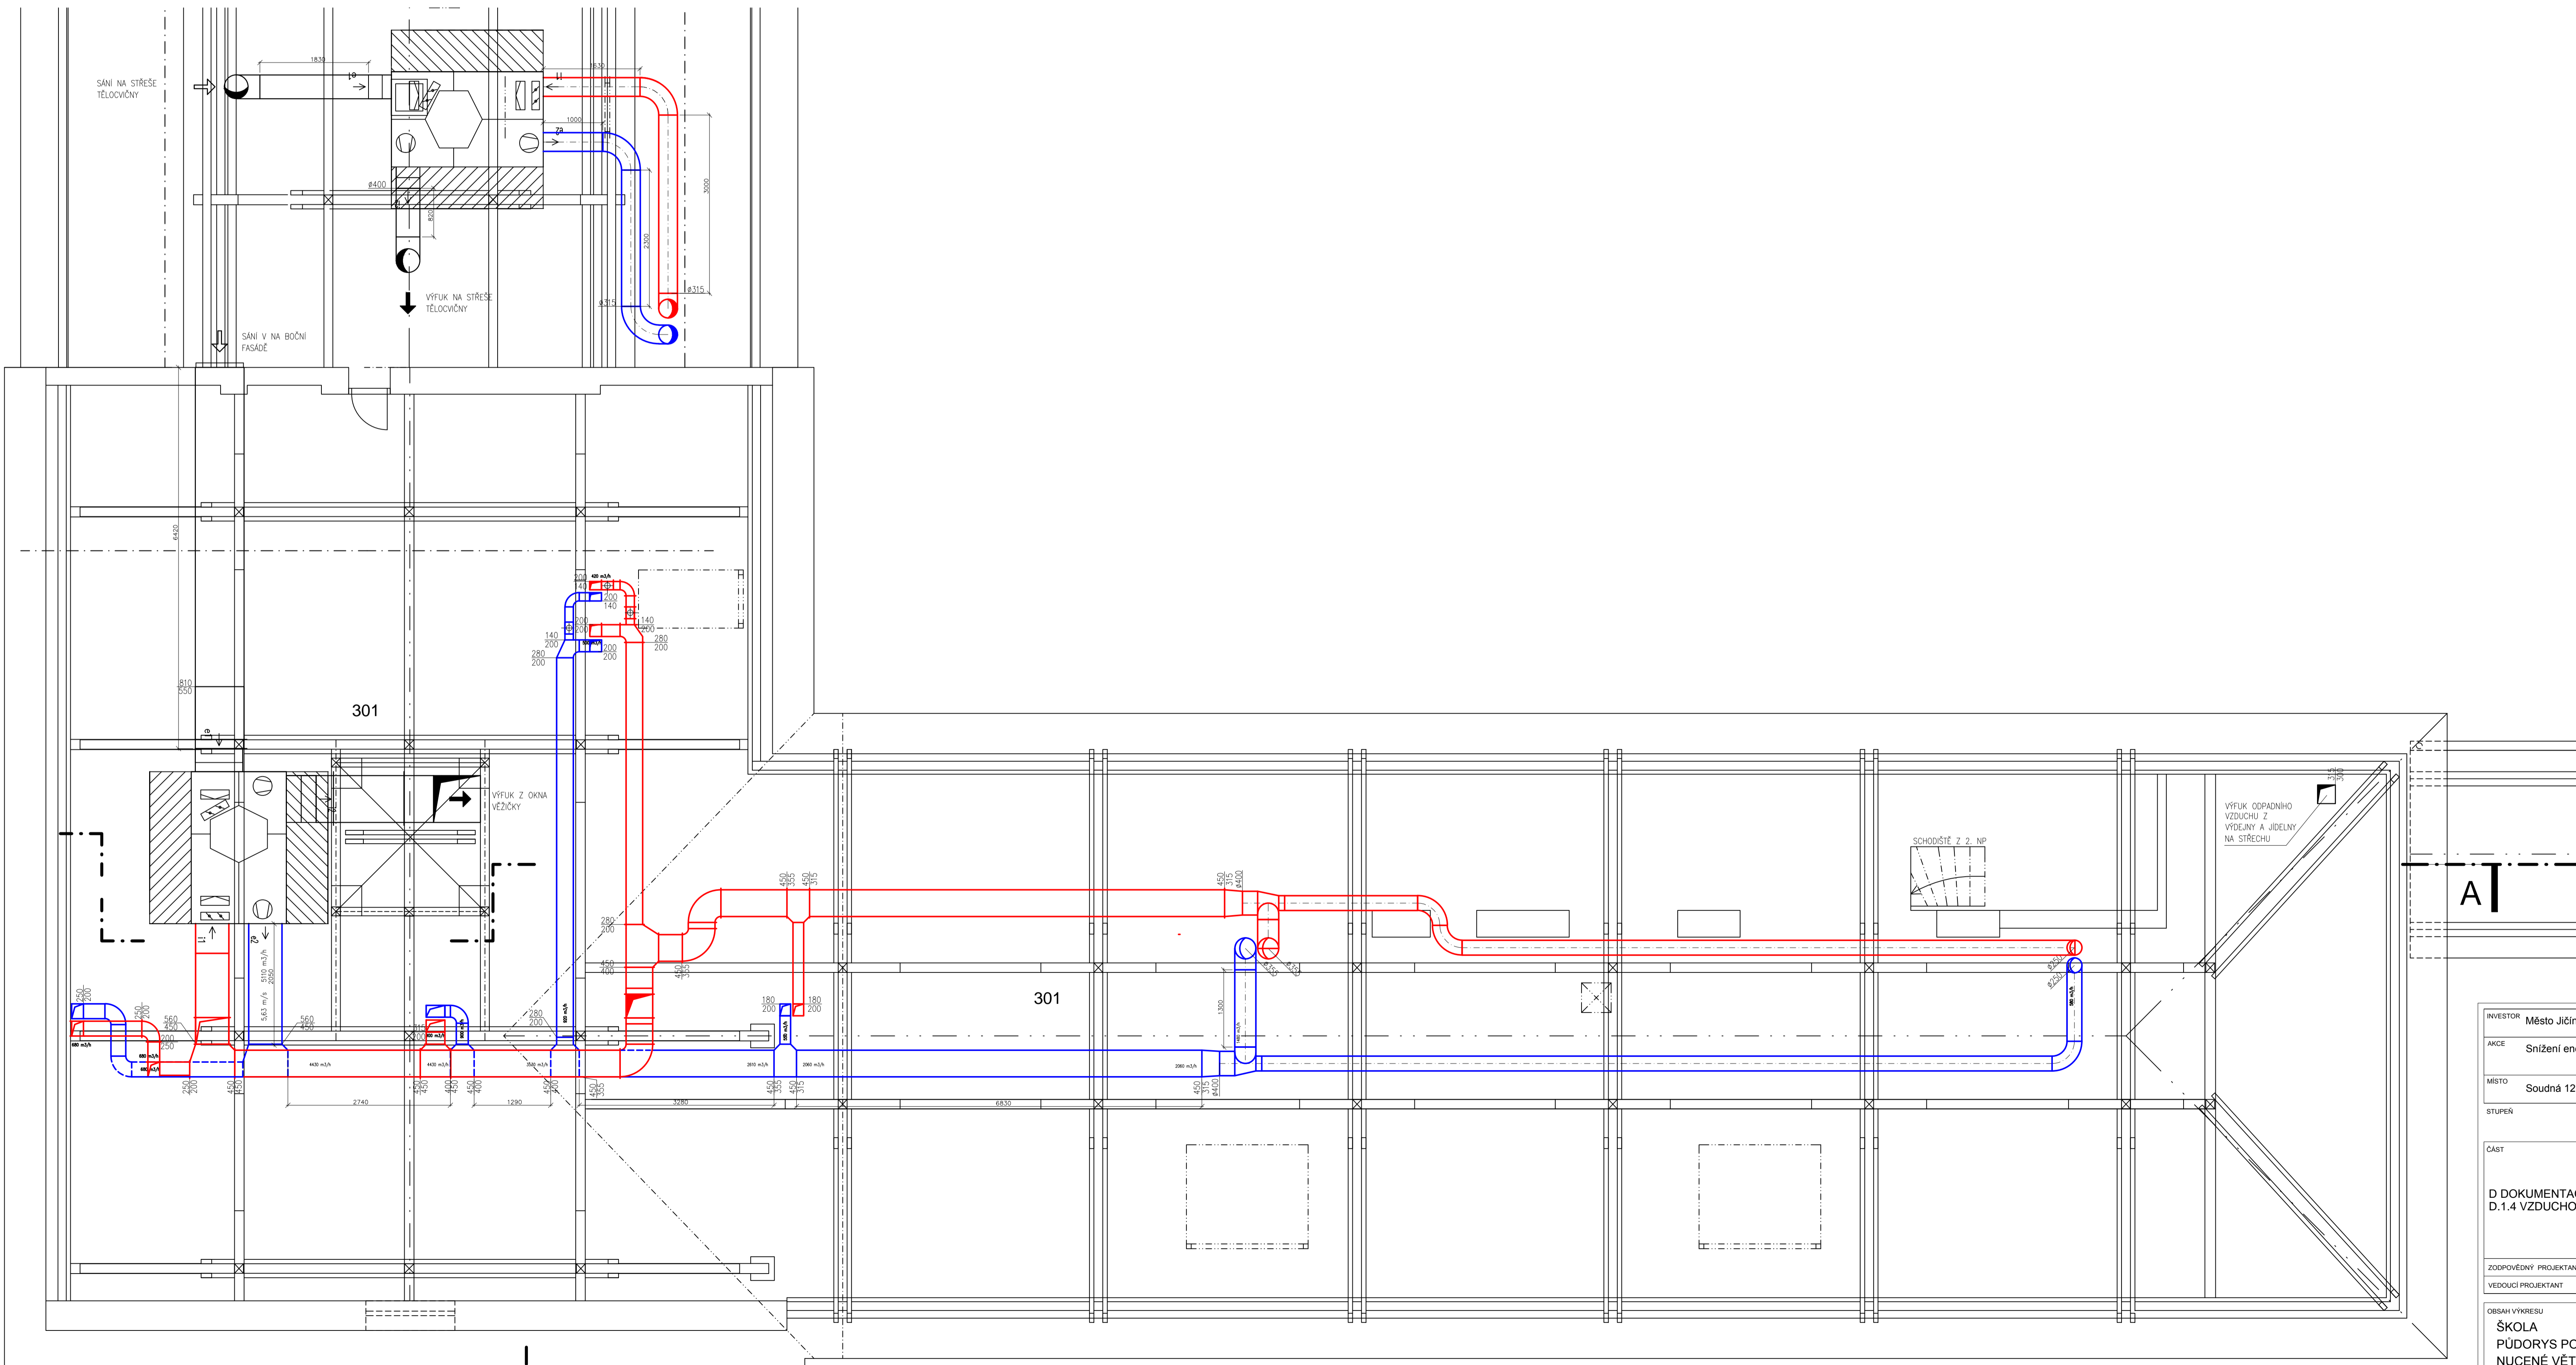

POZNAMKY:
 KONEČNÉ UMÍSTĚNÍ JEDNOTLIVÝCH KOMPONENT
 VZT NUTNO KOORDINOVAT SE STAVBOU
 IZOLACE VZT POTRUBÍ:
 TEPELNOU IZOLACÍ BUDDOU OPATŘENY
 POTRUBÍ SÁNÍ A VÝFLUKU

- LEGENDA
- ODVOD VZDUCHU
 - PŘÍVOD VZDUCHU
 - VÝFLUK ODPAVNĚHO VZDUCHU
 - SÁNÍ ŽERSTIVĚHO VZDUCHU
 - PŘEPOLUŠTĚNÍ VZDUCHU
 - JEDNOTKA PŘIVÁDĚNÉ MNOŽSTVÍ VZDUCHU
OVÁDĚNÉ MNOŽSTVÍ VZDUCHU
 - KLAPKA SE SERVOPOHONEM

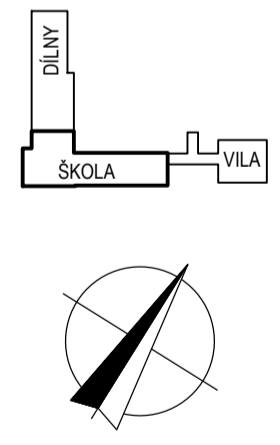

INVESTOR	Město Jičín, Žitkovo náměstí 18, Valdkické Předměstí, 506 01 Jičín, IČO: 00271632
AKCE	Snížení energetické náročnosti základní a praktické školy, Jičín
MÍSTO	Soudná 12, 506 01 Jičín
STUPEŇ	Dokumentace pro stavební povolení
ČÁST	GENERÁLNÍ PROJEKTANT ČVUT - FAKULTA STAVĚBNÍ
DOKUMENTACE OBJEKTŮ D.1.4 VZDUCHOTECHNIKA	KATEDRA TECHNICKÝCH ZÁŘEŽÍ BUDOV
ZODPOVĚDNÝ PROJEKTANT	Barbara Lampová
VEDOUcí PROJEKTANT	Barbara Lampová
VYPRACOVAVŠÍ	Barbara Lampová
KRESLIL	Barbara Lampová
OBSAH VYKRESU	Č. ZAKÁZKY 123/2016
ŠKOLA PŮDORYS PODKROVÍ NUCENÉ VĚTRÁNÍ	DATUM 05/2016
	FORMÁT 1284x914
	MĚŘÍTKO 1:50
	Č. VYKRESU D.1.4. 07
	PÁRE