
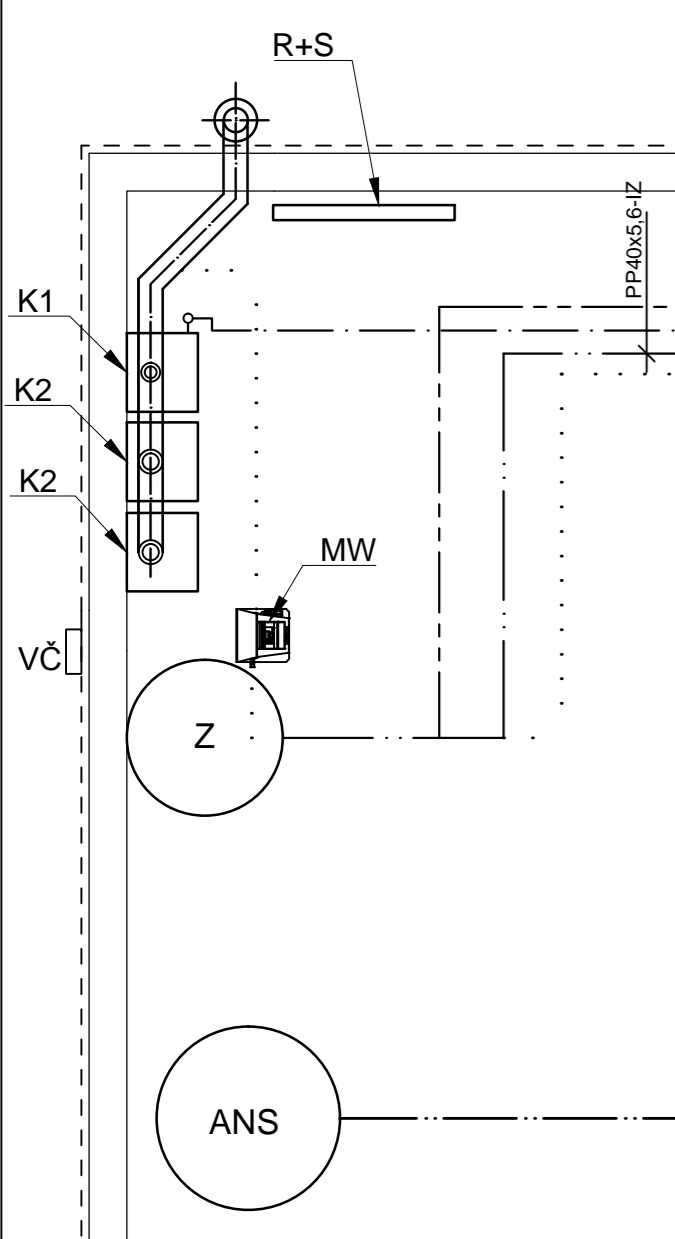


# 1PP

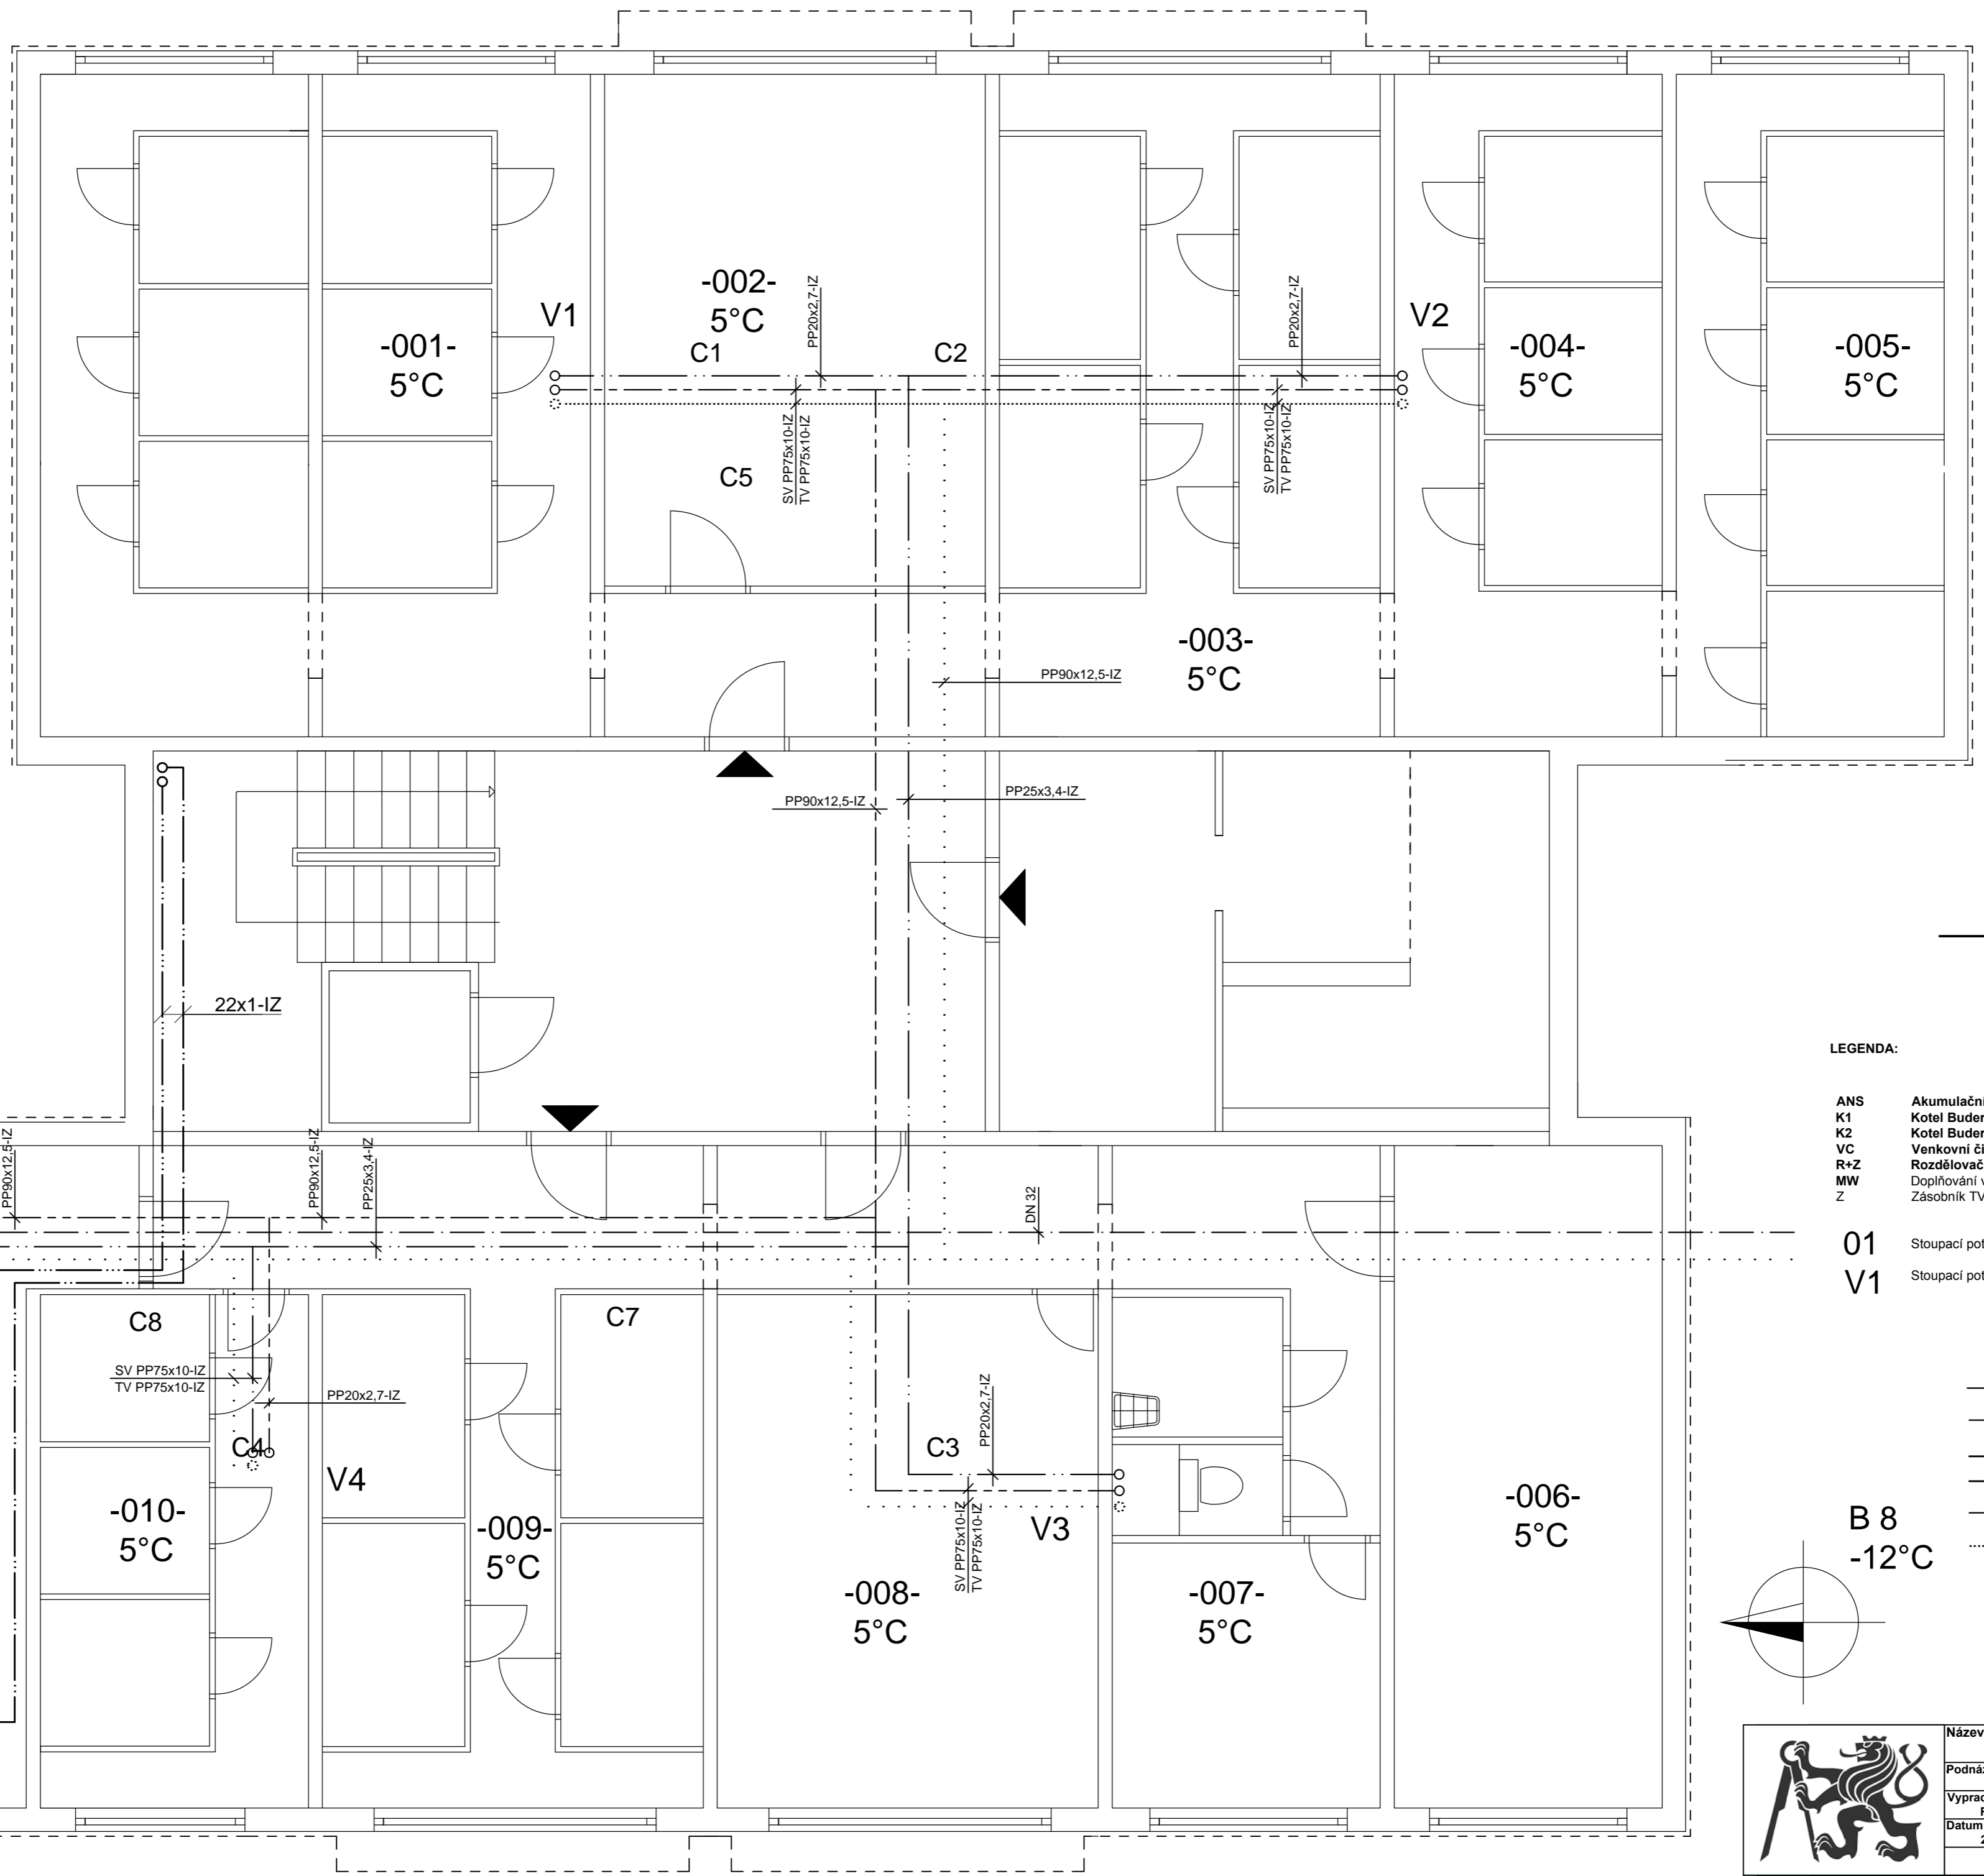


**LEGENDA:**

- ANS Akumulační nádrž solar Secespol TXE 2500 PFSS
- K1 Kotel Buderus Logamax plus GB 192-35i
- K2 Kotel Buderus Logamax plus GB 192-25i
- VC Venkovní čidlo teploty
- R+Z Rozdělovač + Sběrač
- MW Doplnění vody do systému Reflex Filicontrol Auto Compact
- Z Zásobník TV Dražiče OKC 750 NTR/BP

- 01 Stoupačí potrubí
- V1 Stoupačí potrubí TV

- — — — — Cirkulace TV
- — — — — Plyn
- — — — — Solar zpátečka
- — — — — Solar přívodní
- — — — — Teplá voda
- ..... Studená voda

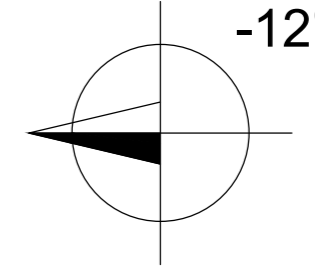

	Název: Studie vytápění bytového domu	Měřítko: 1:50
	Podnázev: Půdorys 1PP Plyn,ZTI,Solár	
	Vypracoval: Roman Mikolášek	
	Datum: 2018-06-22	Kontrola:
		Číslo výkresu: 2018-02