



1PP

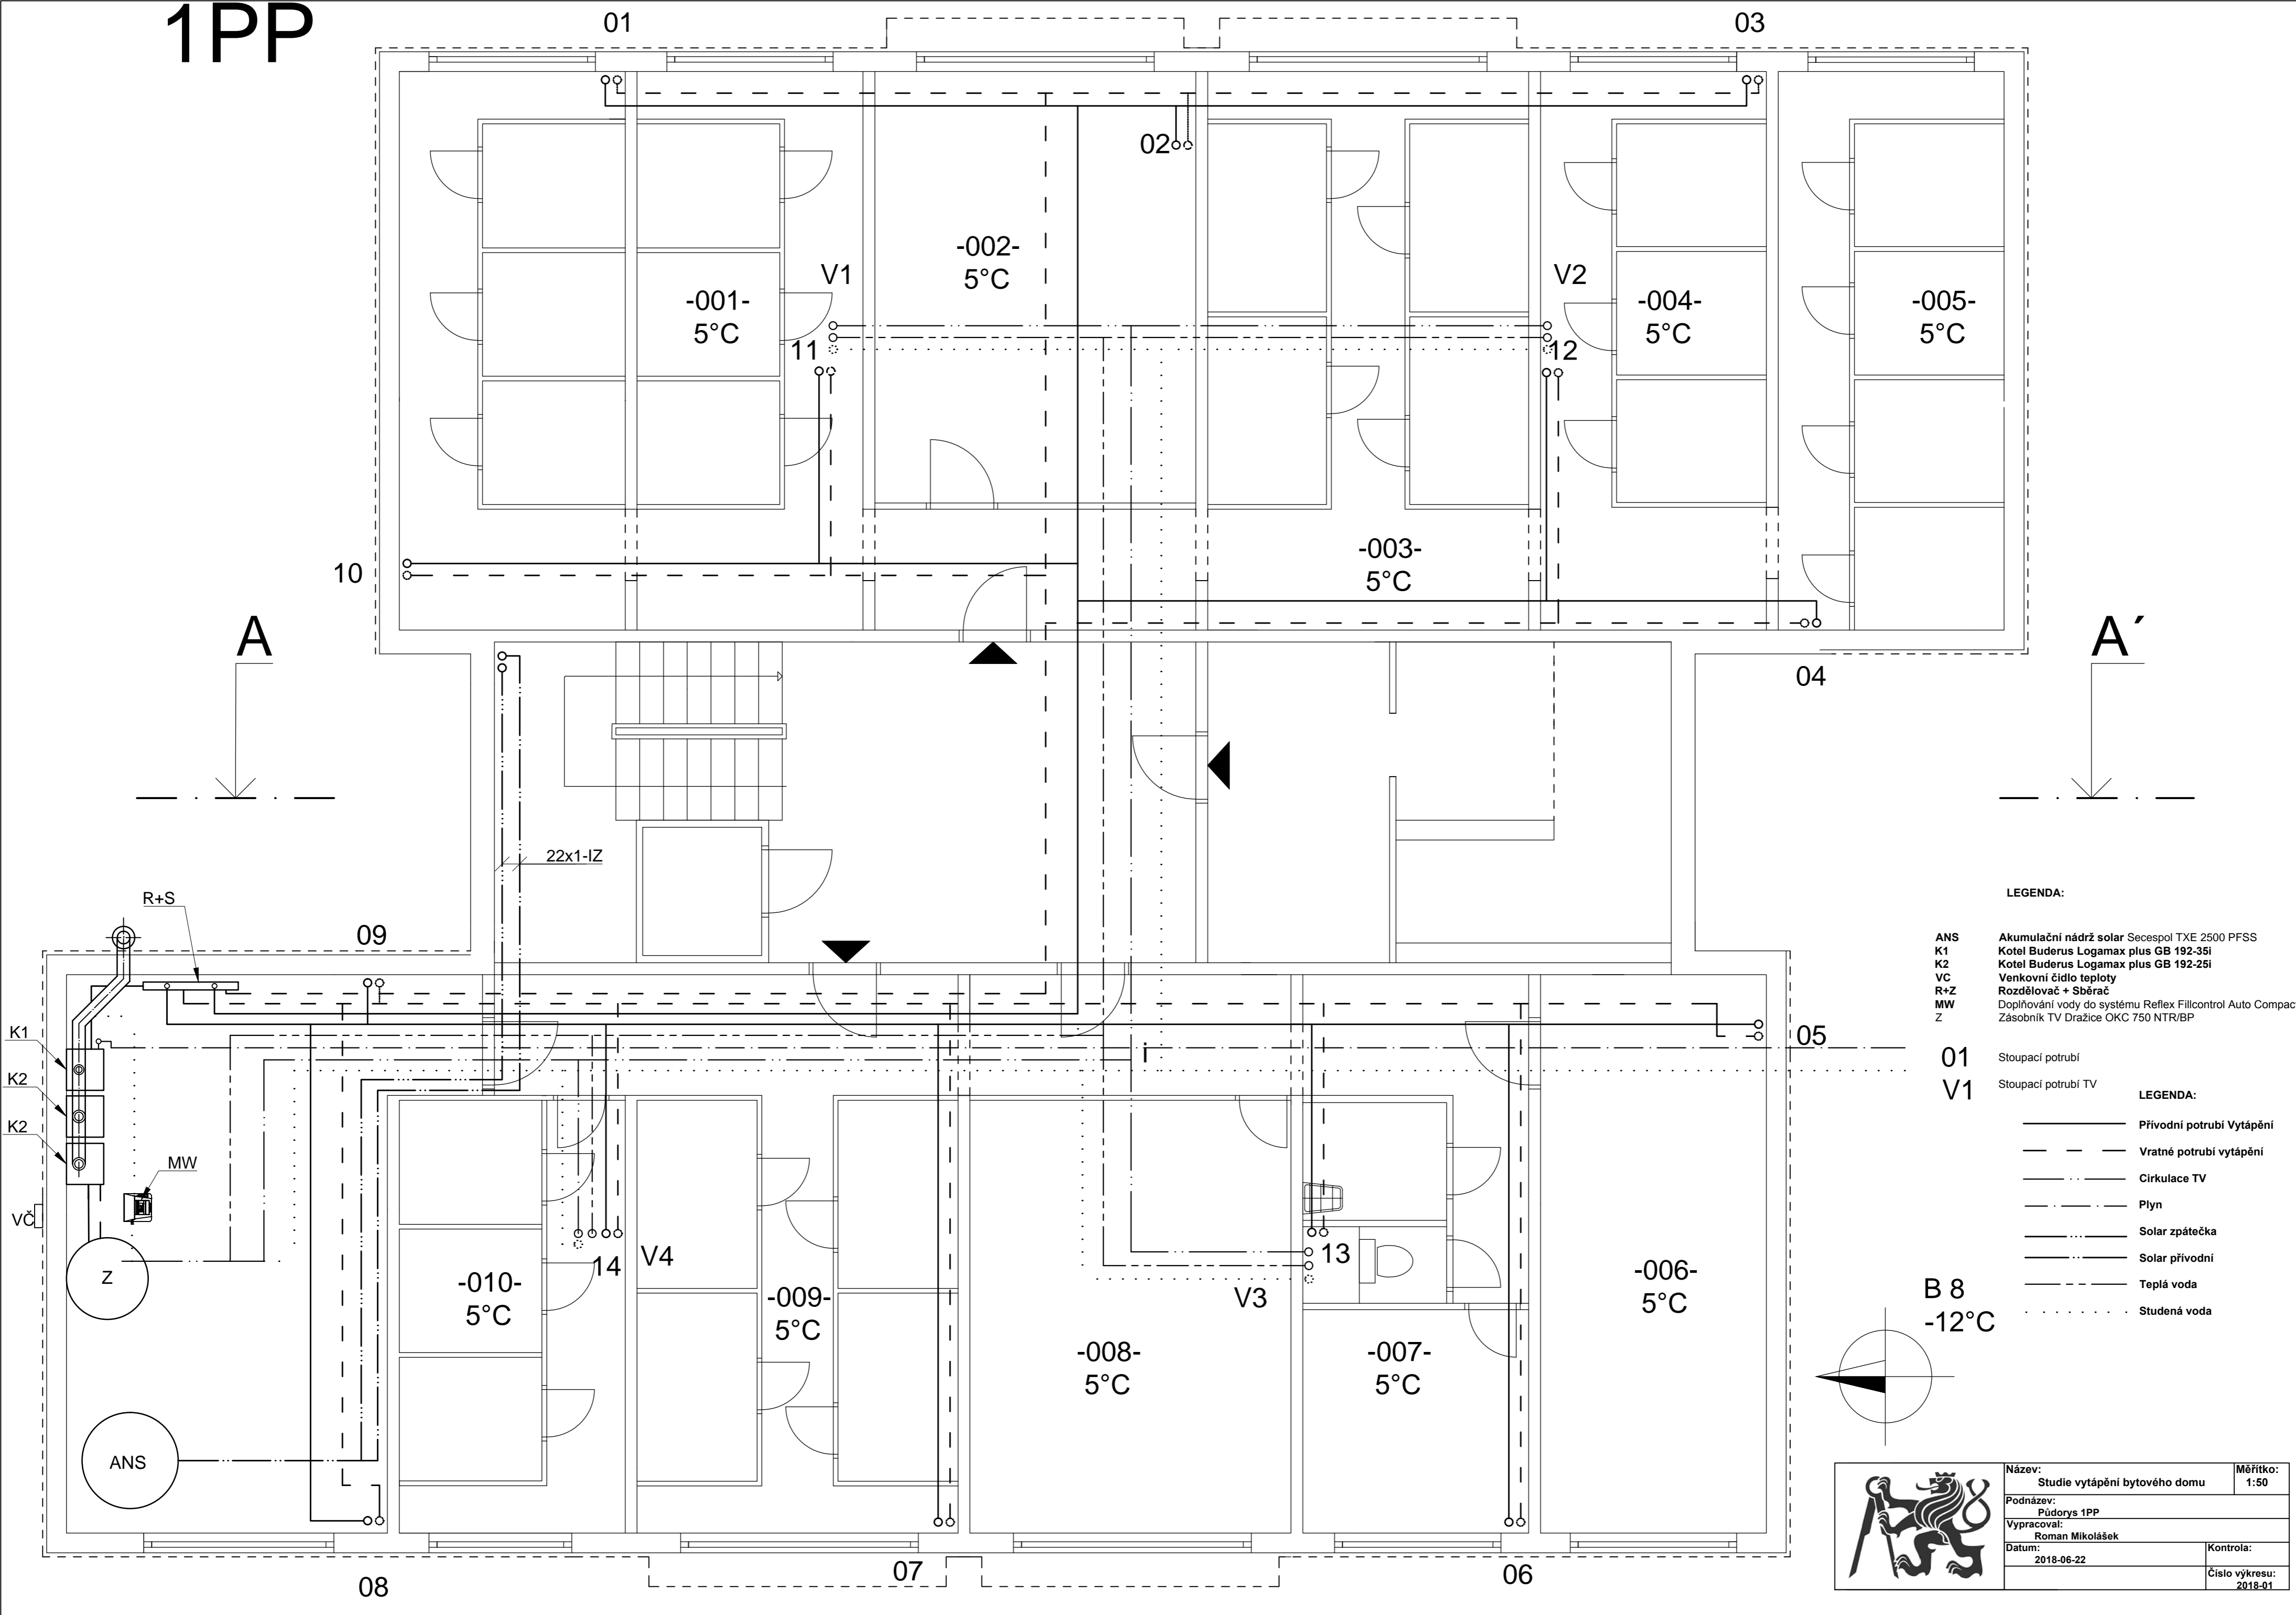

- LEGENDA:**
- ANS Akumulační nádrž solar Secespol TXE 2500 PFSS
 - K1 Kotel Buderus Logamax plus GB 192-35i
 - K2 Kotel Buderus Logamax plus GB 192-25i
 - VC Venkovní čidlo teploty
 - R+Z Rozdělovač + Sběrač
 - MW Doplnění vody do systému Reflex Fillcontrol Auto Compact
 - Z Zásobník TV Dražice OKC 750 NTR/BP

- 01 Stoupační potrubí
- V1 Stoupační potrubí TV
- LEGENDA:**
- Přívodní potrubí Vytápění
 - - - Vratné potrubí vytápění
 - ... Cirkulace TV
 - - - Plyn
 - Solar zpátečka
 - ... Solar přívodní
 - - - Teplá voda
 - ... Studená voda

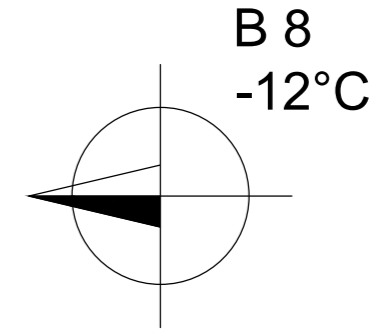

	Název: Studie vytápění bytového domu	Měřítko: 1:50
	Podnázev: Půdorys 1PP	
	Vypracoval: Roman Mikolášek	
	Datum: 2018-06-22	Kontrola:
		Číslo výkresu: 2018-01