 



nové přeložené kabely vedou v konstrukci mostu

nové přeložené kabely vedou v konstrukci mostu

Legenda:

-  Hranice řešeného území
-  elektřina rušená
-  elektrokomunikace rušená
-  voda rušená
-  elektřina stávající
-  elektrokomunikace stávající
-  voda stávající
-  voda nová
-  elektřina nová
-  elektrokomunikace nová
-  místo napojení na stávající elektrické vedení
-  místo napojení na stávající elektrokomunikaci
-  místo napojení na stávající vodovodní řád

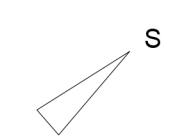

Poznámky:

Konzultanti: Ing. Zuzana Vyoralová, Ph. D.



Projekt: Praha - obnova městské krajiny
 Lokalita: Přípotoční, 2091/4, KÚ Vršovice
 Část: SO_4: TZI
 Obsah: Situace

Vypracoval: Petr Stojaník
 Vedoucí BP: Dipl. Ing. Till Rehwaldt
 Organizace: Atelier 205, FA-ČVUT
 Formát: A1
 Měřítko: 1:500

Datum: Květen 2019
 Podpis:
 Číslo přílohy: 4.1