

LEGENDA

- voda studená TYP: PP-r PN 20
- voda teplá TYP: PP-r PN 20
- voda bílá TYP: PP-r PN 20

Nekótované potrubí: PP 16x2,3

01 číslo stoupacího potrubí

T-32x4,5 - dimenze stoupacího potrubí teplé vody
 S-35x4,5 - dimenze stoupacího potrubí studené vody
 B-20x2,8 - dimenze stoupacího potrubí bílé vody

Vodoměrná sestava:




KK-40 - kulový kohout DN 40
 40-20 - redukce DN 40/20
 20-40 - redukce DN 20/40
 HUV - hlavní uzávěr vody
 KK-40 (HUV) - kulový kohout DN 40 s výpustkou
 F-40 - filt DN 40
 ZV-40 - zpětný ventil DN 40
 VKK-15 - vypouštěcí kulový kohout DN 15

Zařizovací předměty:

WC - toaleta s nádržkovým splachovačem
 PP - automatická pračka
 VA - vana
 UM - umyvadlo
 SM - sprchový kout
 MN - myčka nádobí
 ZV - zahradní výtokový ventil
 DJ - kuchyňský dřez

Veškeré potrubní rozvody a tvarovky jsou opatřeny tepelnou izolací na bázi polyetylenu o tloušťce 13 mm..

DETAIL VODOMĚRNÉ SESTAVY

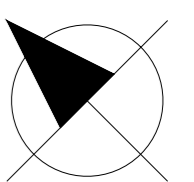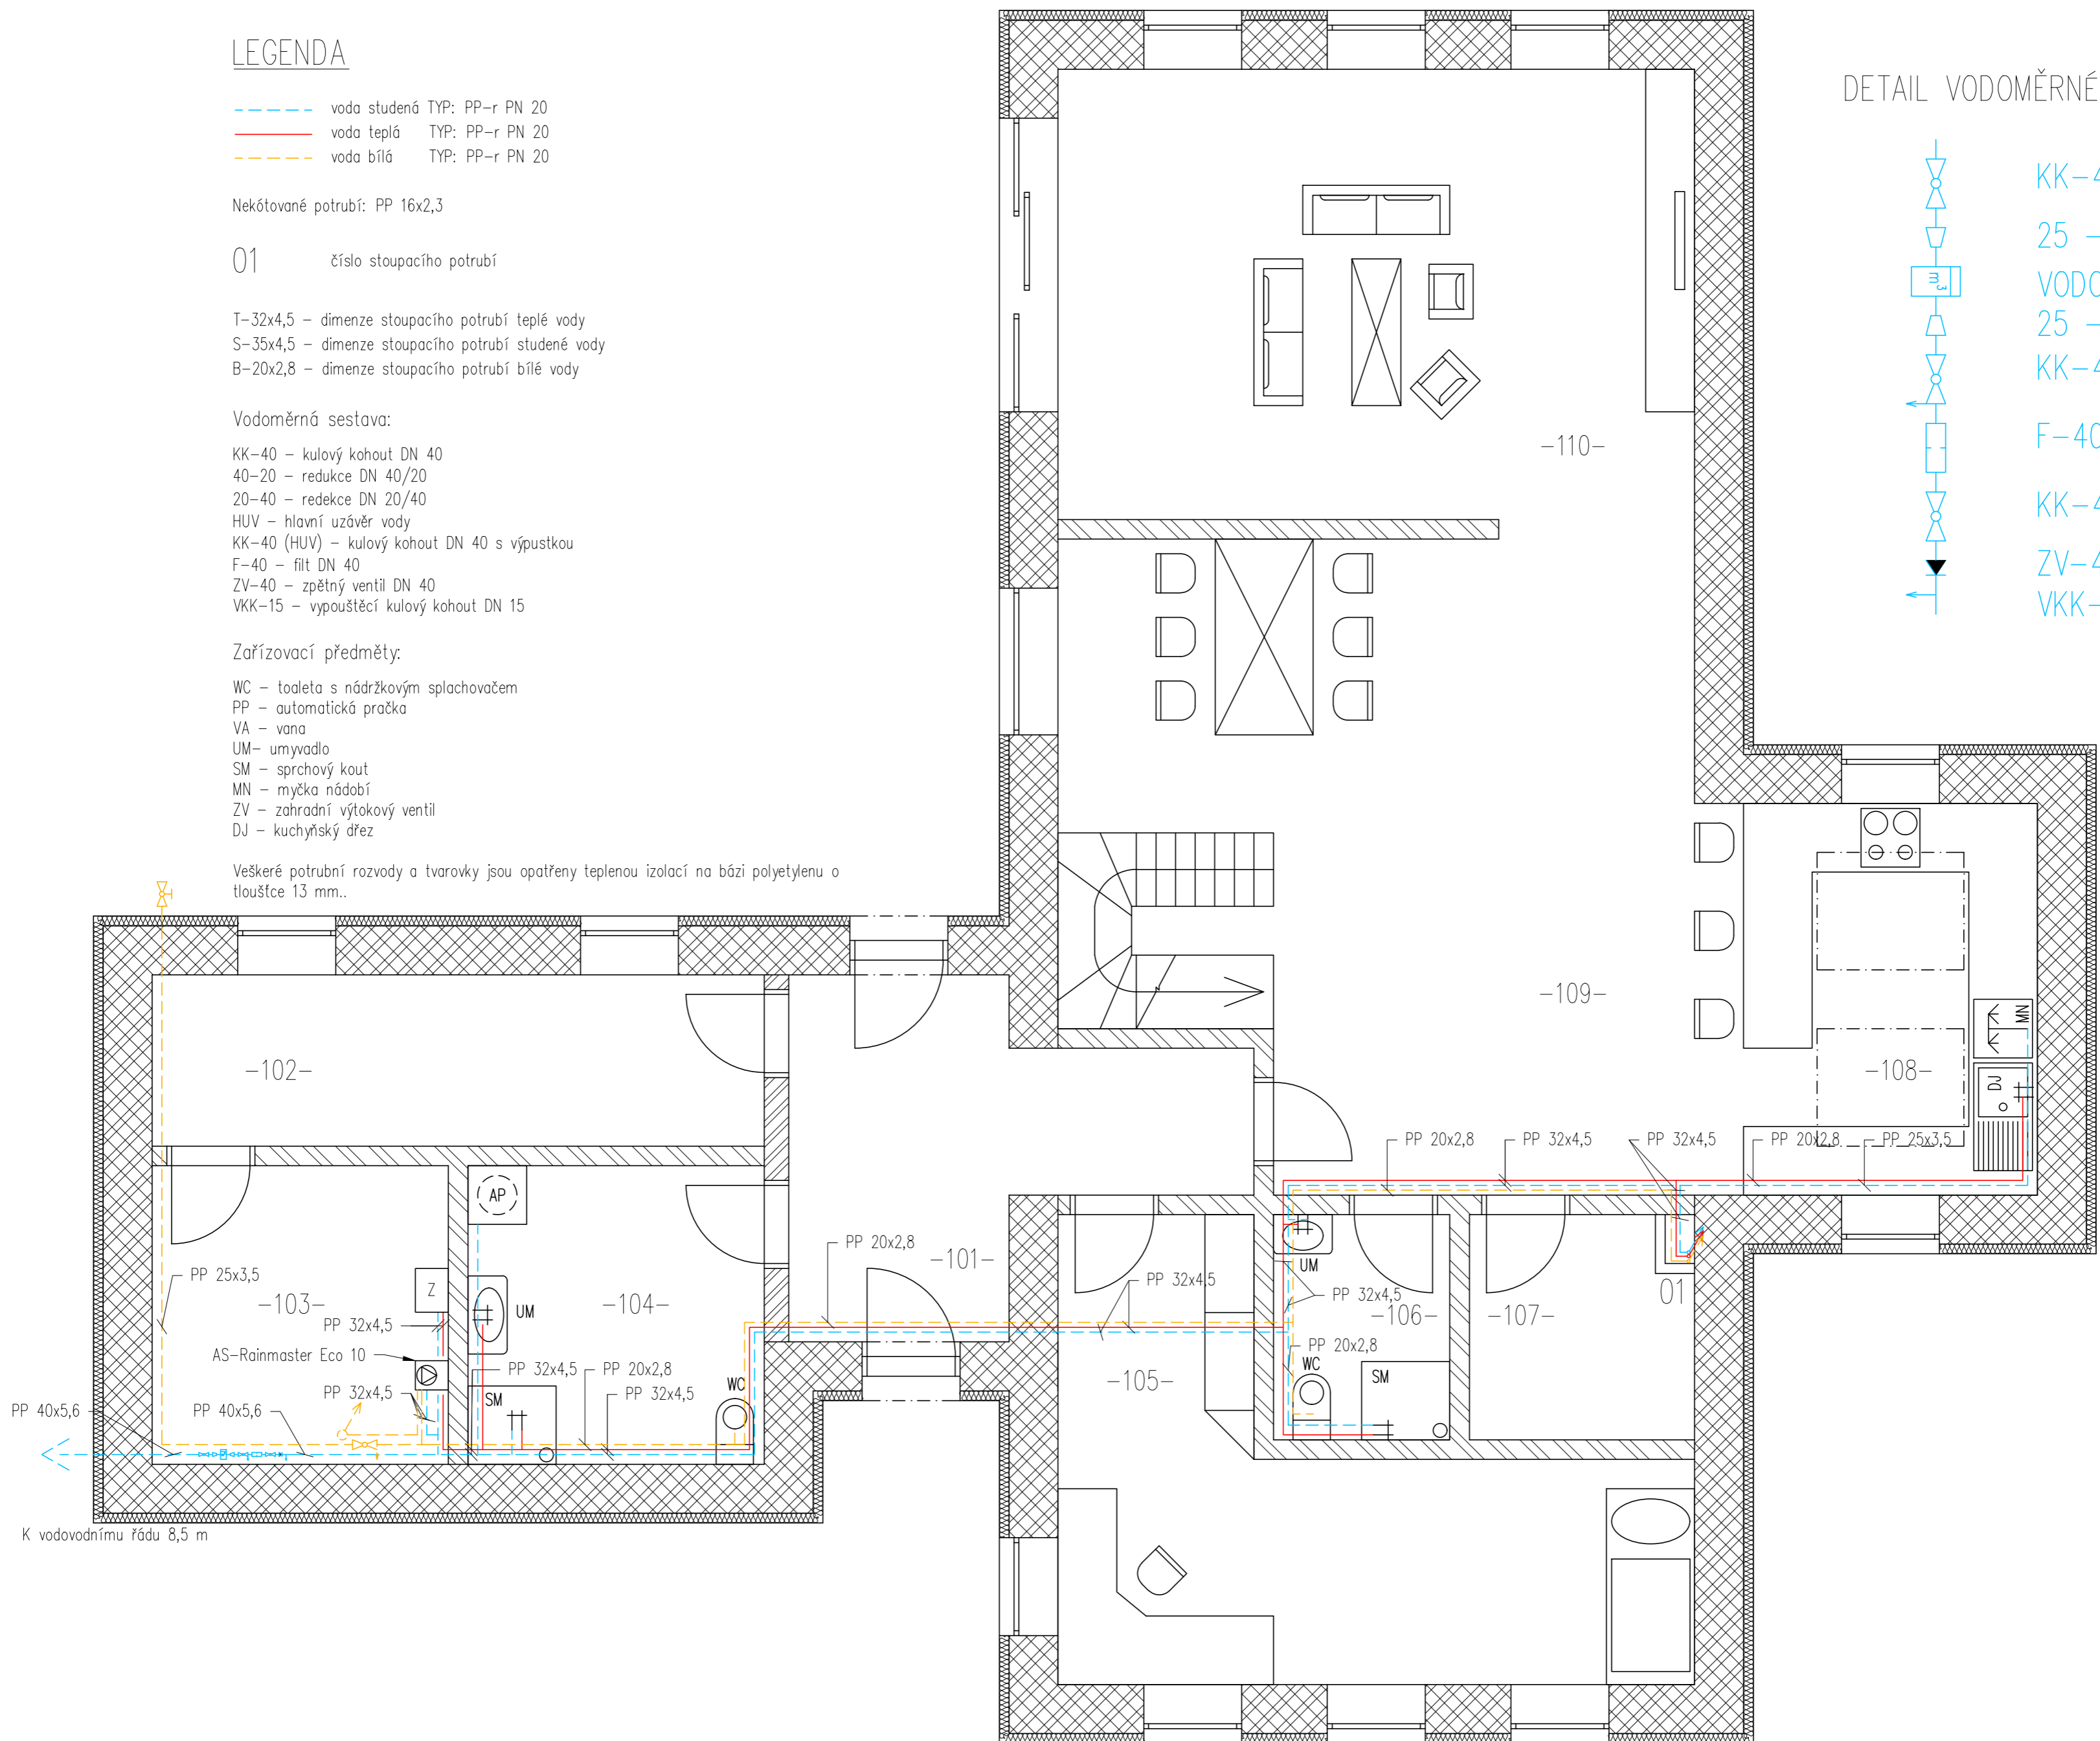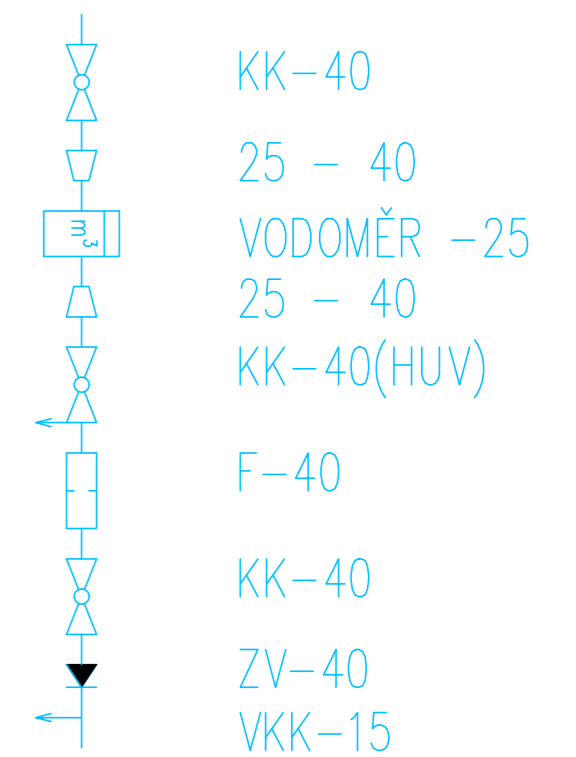

STUDENT MATĚJ KOUDELA	VYUČUJÍCÍ Ing. R. VAVŘIČKA, Ph.D.	DATUM 4. 2019
PŘEDMĚT DIPLOMOVÁ PRÁCE	MĚŘÍTKO 1:50	Č.V.
NÁZEV VÝKRESU VV-PŮDORYS 1.NP	Č.V. DP-VV-17	