



ŘEZ F-F' M 1:50

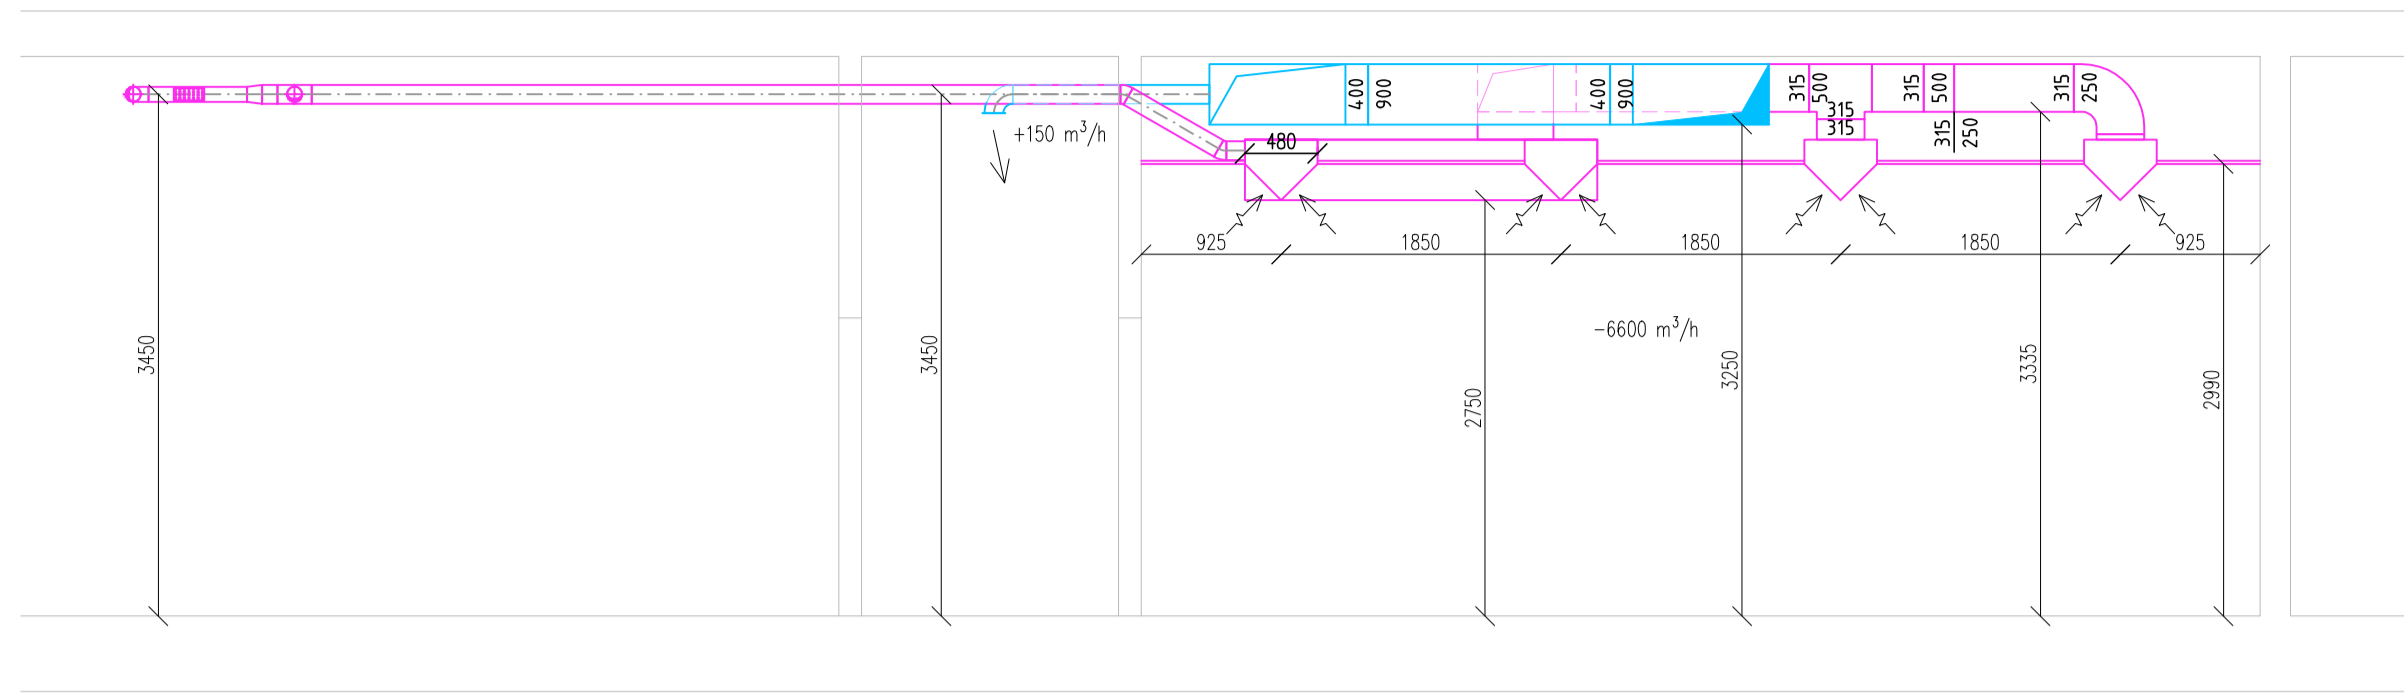

PŮDORYS 1. NP M 1:50

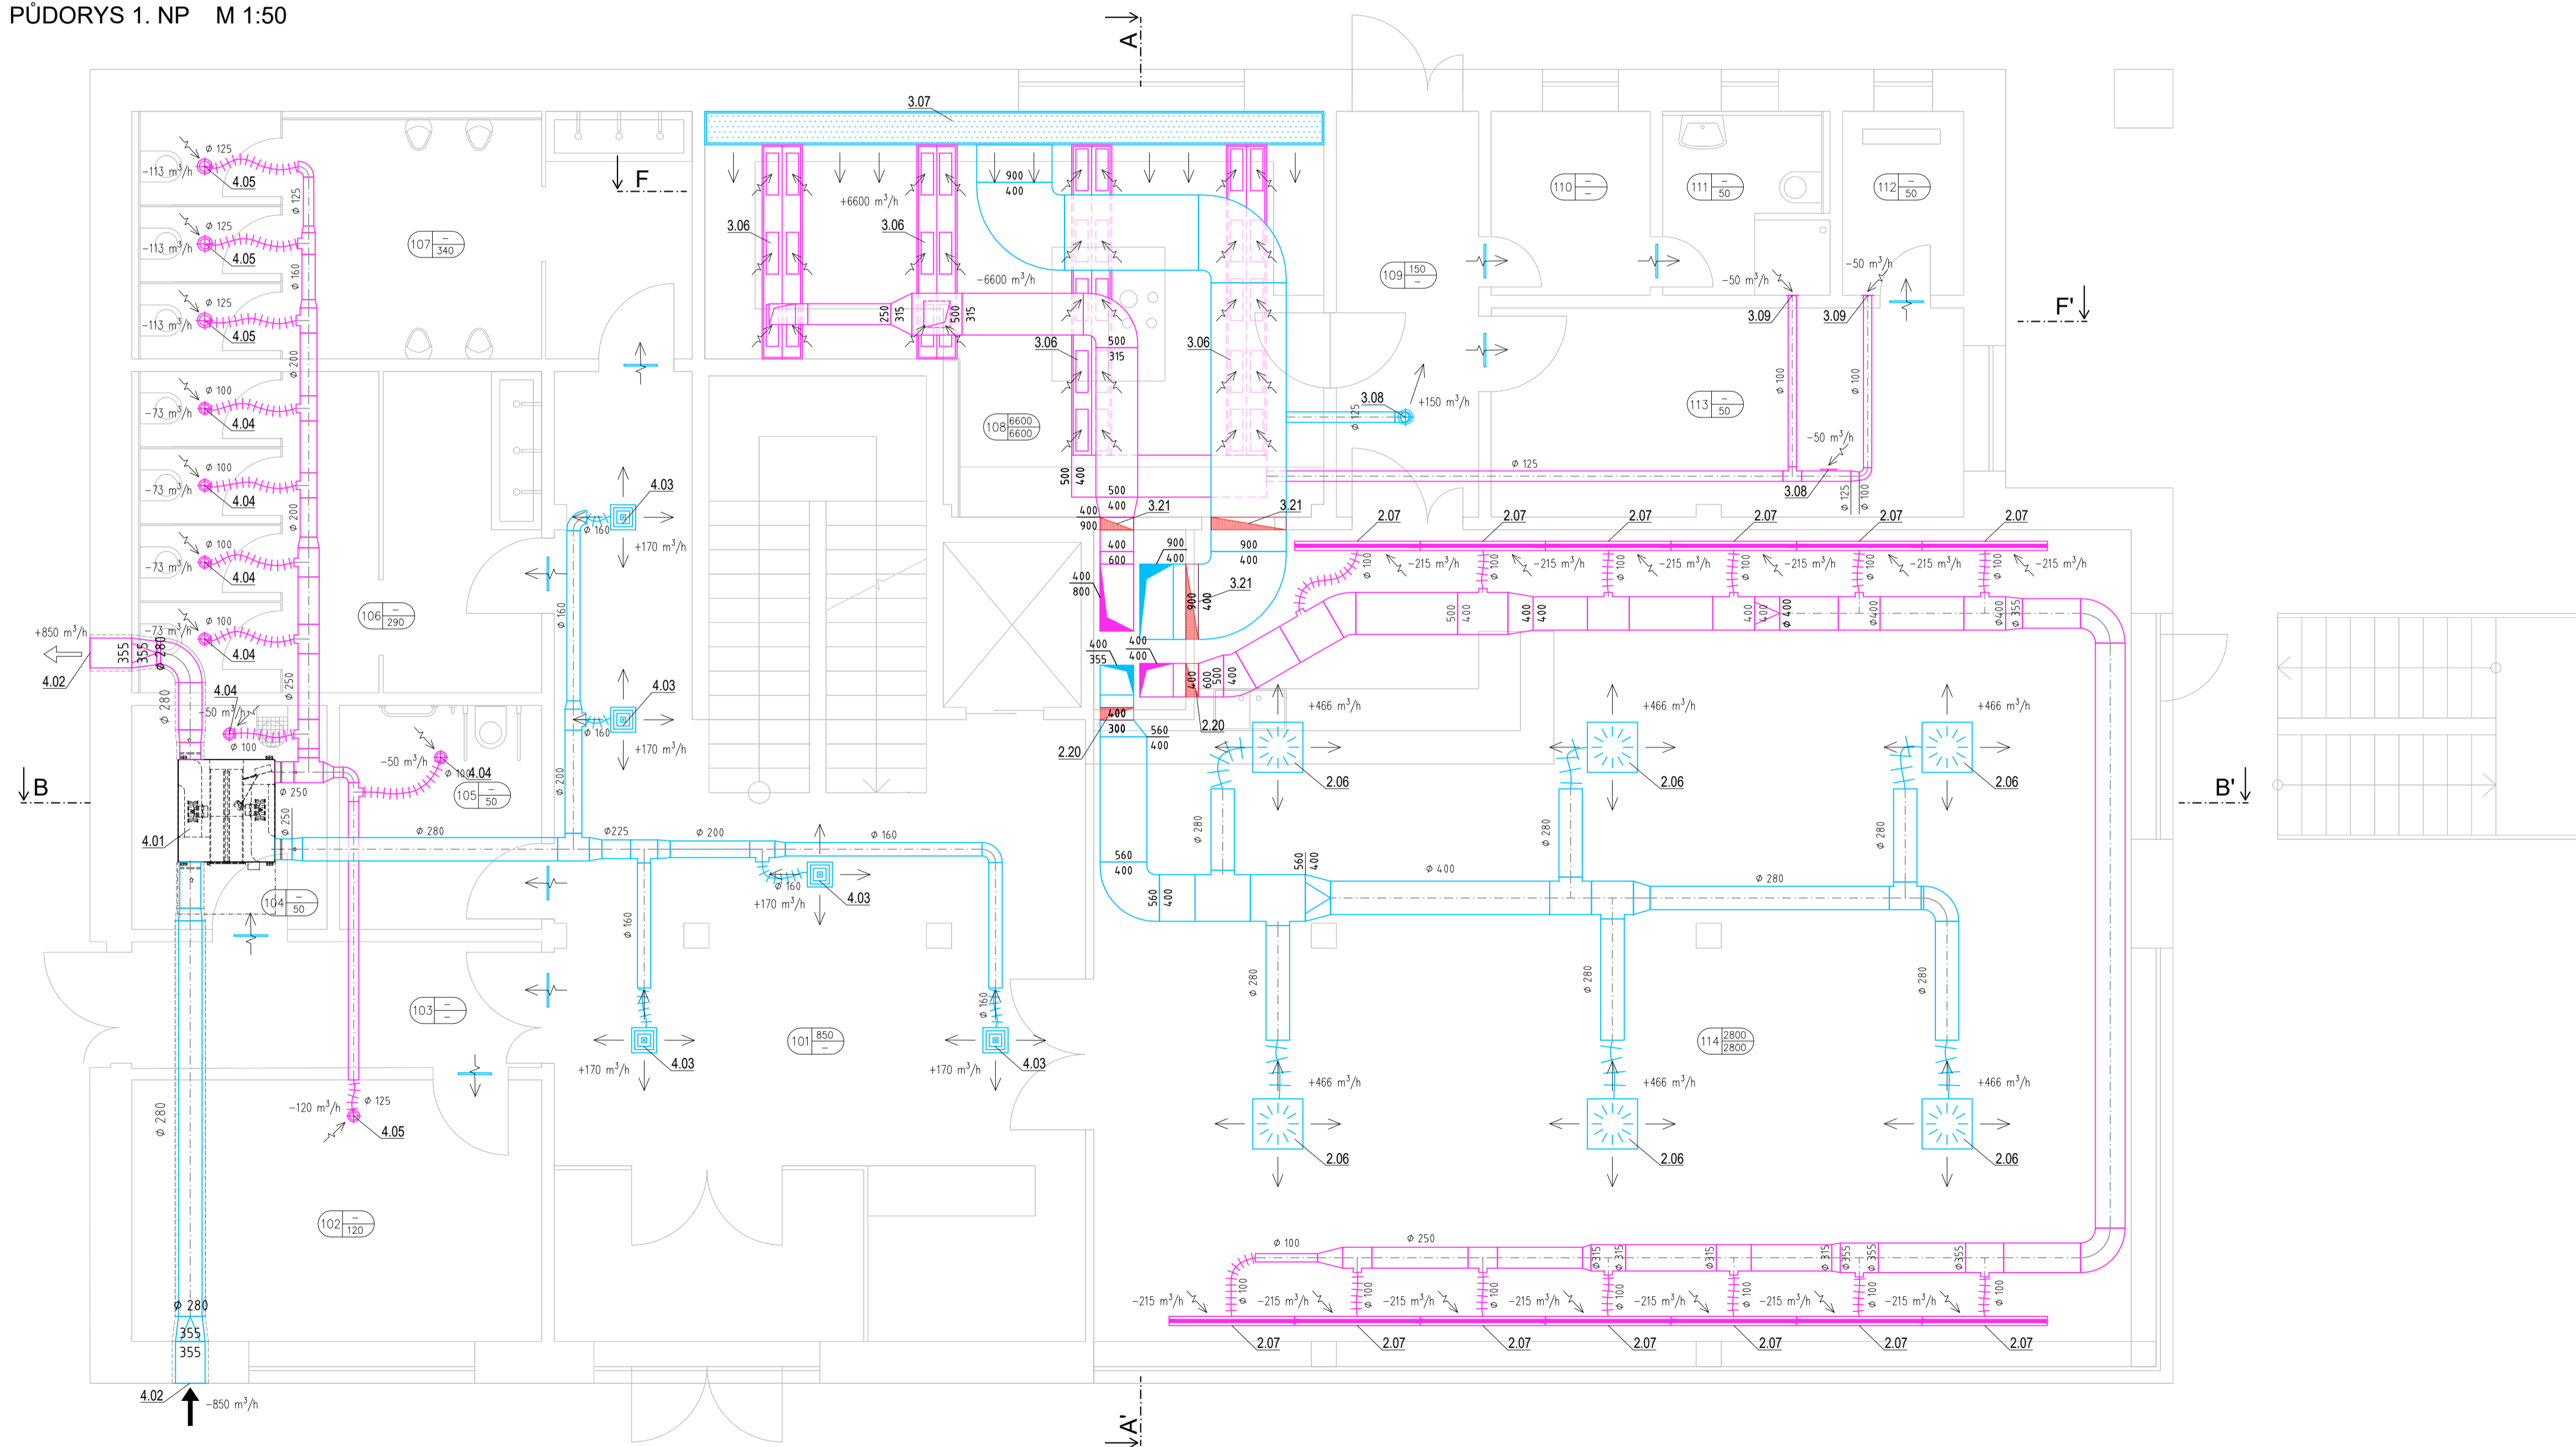

TABULKA MÍSTNOSTÍ 1. NP		
č. m.	název místnosti	plocha [m ²]
101	chodba	54,0
102	lyžárna	15,3
103	chodba	7,4
104	úklidová místnost	6,2
105	WC invalidé	6,5
106	WC ženy	18,8
107	WC muži	19,8
108	kuchyně	30,5
109	chodba	8,3
110	šatna personál	4,2
111	koupelna personál	4,4
112	sklad	3,2
113	sklad	14,1
114	restaurace	120,3

LEGENDA VZT ZNAČENÍ

- SÁNÍ VZDUCHU
- VÝFUK VZDUCHU
- NUČENÝ PŘÍVOD VZDUCHU
- NUČENÝ ODVOD VZDUCHU
- DVEŘNÍ MŘÍŽKA
- Č. MÍSTNOSTI PŘÍVOD VZDUCHU
- ODVOD VZDUCHU
- ODVODNÍ POTRUBÍ KRUHOVÉ
- PŘÍVODNÍ POTRUBÍ KRUHOVÉ
- ODVODNÍ POTRUBÍ HRANATÉ
- PŘÍVODNÍ POTRUBÍ HRANATÉ
- POTRUBÍ OPATŘENÉ IZOLACÍ
- POŽÁRNÍ Klapka
- REGULACNÍ Klapka
- TLUMIČ HLUKU

POZNÁMKA

- VÝŠKOVÉ UMÍSTĚNÍ VZT POTRUBÍ JE MOŽNÉ PŘI REALIZACI UPRAVIT
- TRASY POTRUBÍ MOHOU BÝT POZIČNĚ UPRAVENY NA ZÁKLADĚ SKUTEČNÉHO STAVU NA STAVBĚ
- PŘI ZJIŠTĚNÍ ZÁVAŽNÝCH ROZPORŮ V PROJEKTOVÉ DOKUMENTACI JE NUTNÉ PŘED OBJEDNÁNÍM VÝROBKU NEBO PŘEDVENÍ PŘÍSLUŠNÉ KONSTRUKCE KONTAKTOVAT PROJEKTANTA VZT

AKCE: BOUDA JOSEFINA SPINDLERŮV MLÝN 89, 543 51 OKRES TRUTNOV	VYPRACOVAL: BC. MATĚJ KUBINA VEDOUČÍ DPM: DOC. ING. V. JELÍNEK, CSc. PŘEDMĚT: 125 DPM ŠKOLNÍ ROK: 2019/2020	ČVUT FAKULTA STAVEBNÍ DATUM: 01/2020 MĚŘÍTKO: 1:50 ČÍSLO VÝKRESU: B.01
VÝKRES: PŮDORYS 1. NP		