


TABULKA ZAŘIZOVACÍCH PŘEDMĚTŮ SO.01-SO.03:

OZN.	ZNAČKA	POPIS ZAŘIZOVACÍHO PŘEDMĚTU	KS
WC		Závěsné keramické WC s plochou nádržkou do 7,5l	0
Pi		Závěsný keramický pisoár, stojánková baterie	0
U		Keramické umyvadlo 400 x 500 mm	0
Um		Keramické umývatko 350 x 400 mm	0
SK1		Čtvercový sprchový kout 900 x 900 mm	0
SK2		Sprchový kout 1200 x 900 mm	0
VA		Vana s upevněním na zeď 1600 x 815 x 460 mm	0
D		Nerezový dřez s odkapem 760 x 440 mm	0
M		Vestavená myčka nádobí 550 x 600 x 875 mm	0
S		Volně stojící sušička prádla 660 x 600 x 850 mm	3
PR		Volně stojící automatická pračka 660 x 600 x 850 mm	3

TABULKA MÍSTNOSTÍ SO.01-SO.03:

ČÍSLO MÍSTNOSTI	NÁZEV MÍSTNOSTI	PLOCHA[m ²]
00.01	CHODBA	10,92
00.02	DÍLNA	24,94
00.03	SKLAD	7,92
00.04	SKLAD	14,62
00.05	TECHNICKÁ MÍSTNOST	7,71
00.06	DOMÁCÍ PRÁCE	7,86
00.20	TERASA	24,59
CELKEM		98,55

LEGENDA KANALIZACE:

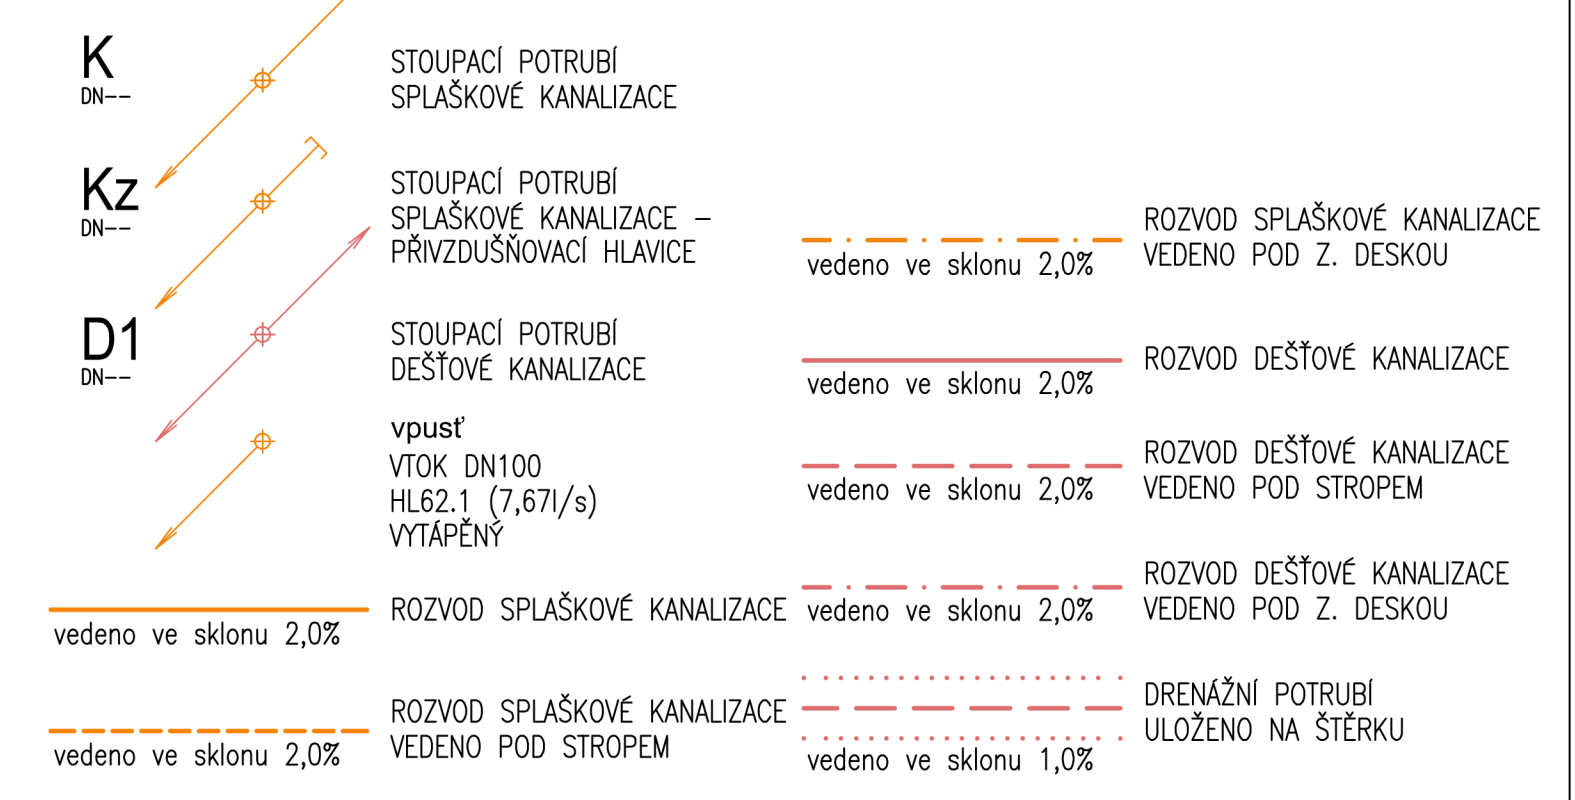

Zpracovala: Bc. Daniela Petrová	Vedoucí projektu: doc. Ing. Michal Kabrhel, Ph.D.	Fakulta stavební, ČVUT
Předmět: 125DPM - Diplomová práce		
Název úlohy: Areál rodinných domů Cisařská Vinice	Číslo výkresu: Půdorys 01.PP - kanalizace	Číslo výkresu: C.05
Šk. rok: 2019/2020	Datum: 23.12.2019	Formát: 10 x A4
Měřítko: 1:50		